


PROFIL SIECI WODOCIĄGOWEJ CZ. 4
SKALA 1:500/1:100

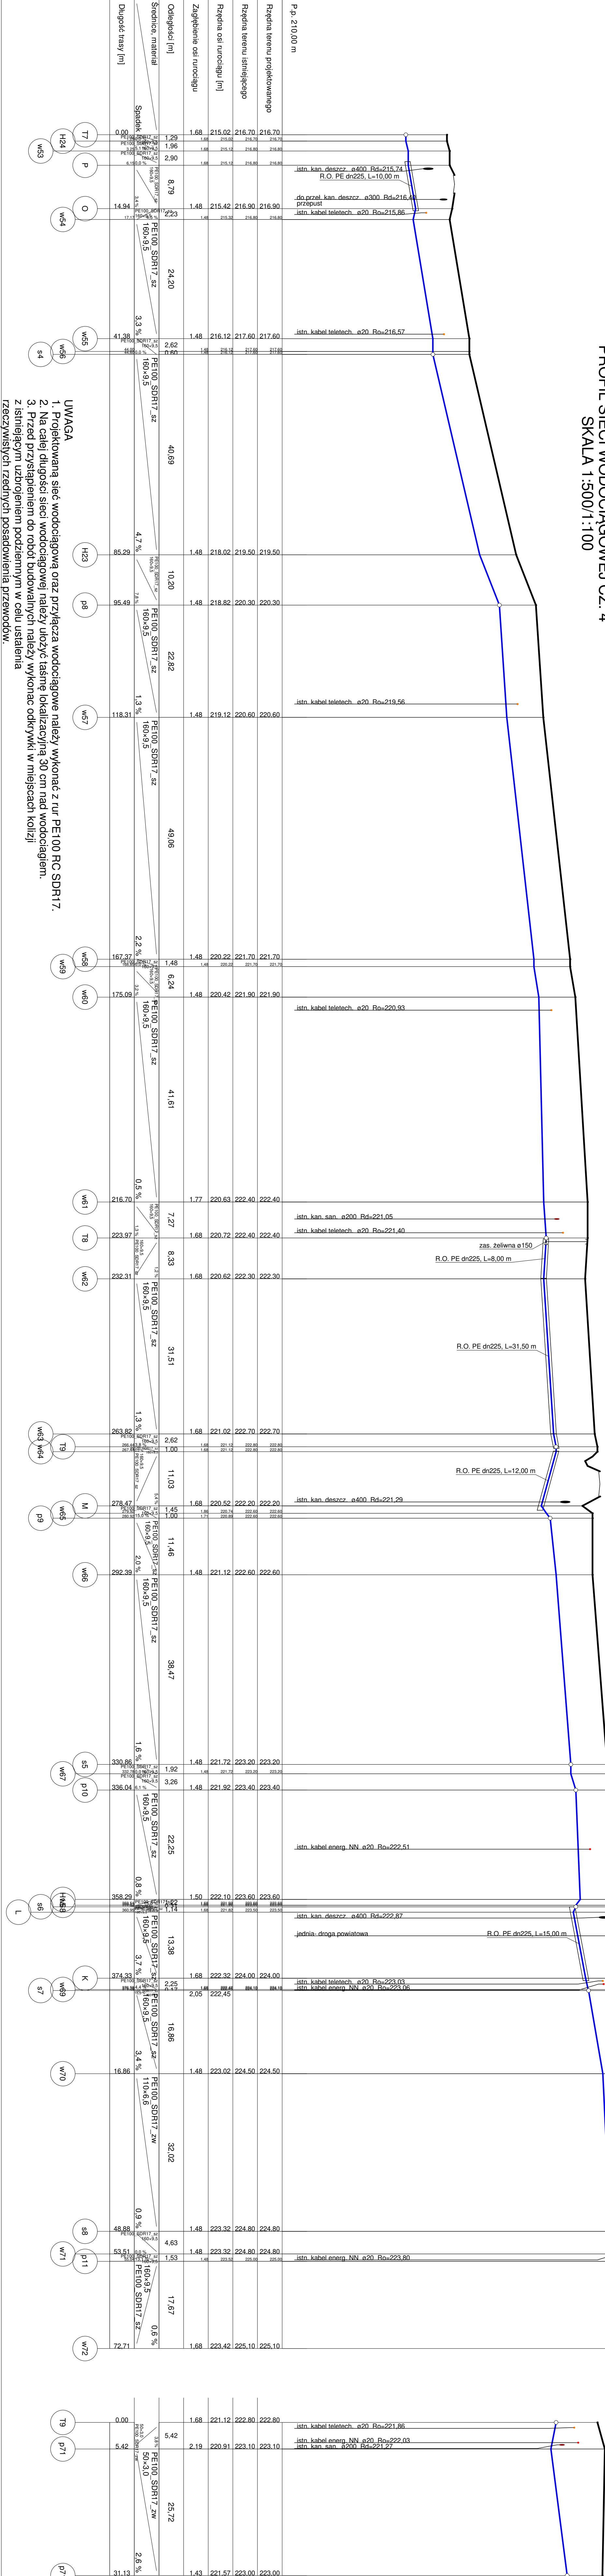

UWAGA

1. Projektowaną sieć wodociągową oraz przyłącza wodociągowe należy wykonać z rur PE100 RC SDR17.
2. Na całej długości sieci wodociągowej należy użyć taśm lokalizacyjnych 30 cm nad wodociągami.
3. Przed przystąpieniem do robót budowlanych należy wykonać odkrywki w miejscach kolizji z istniejącym uzbrojeniem podziemnym w celu ustalenia rzeczywistych rzędnych posadowienia przewodów.

	projekty-sanitarne.pl Marcin Andrzyk ul. Rolnicza 9 22-600 Tomaszów Lubelski	inwestor Gmina Krasiczyn Krasiczyn 177 37-741 Krasiczyn
Obiekt	BUDOWA SIECI WODOCIĄGOWEJ WRAZ Z PRZYŁĄCZAMI, URZĄDZENIAMI PRZECIWPÓZ ORAZ POMPOWNIĄ WODY I NIEZBĘDNIĄ INFRASTRUKTURĄ TECHNICZNĄ DLA MŚC. KORYTNIK	
Faza oprac.	PROJEKT TECHNCZNY	Skala 1:500/1:100
Tytuł rys.	PROFIL SIECI WODOCIĄGOWEJ CZ. 4	Data
Projektant	mgr inż. Marcin Andrzyk	numer uprawnień LUB/0177/PWOS/09
Sprawdz.	mgr inż. Agnieszka Urbaniak	Podpis LUB/0119/PWBS/15
		10.03.2026 r. nr rys.
		S15