


- UWAGA
1. Projektowana sieć wodociągowa oraz przyłącza wodociągowe należy wykonać z rur PE100 RC SDR17.
 2. Na całej długości sieci wodociągowej należy ułożyć taśmę lokalizacyjną 30 cm nad wodociągiem.
 3. Przed przystąpieniem do robót budowlanych należy wykonać odkrywkę w miejscach kolizji z istniejącym uzbrojeniem podziemnym w celu ustalenia rzeczywistych rzędnych posadowienia przewodów.

PROFIL SIECI WODOCIAĞOWEJ CZ. 11
SKALA 1:500/1:100

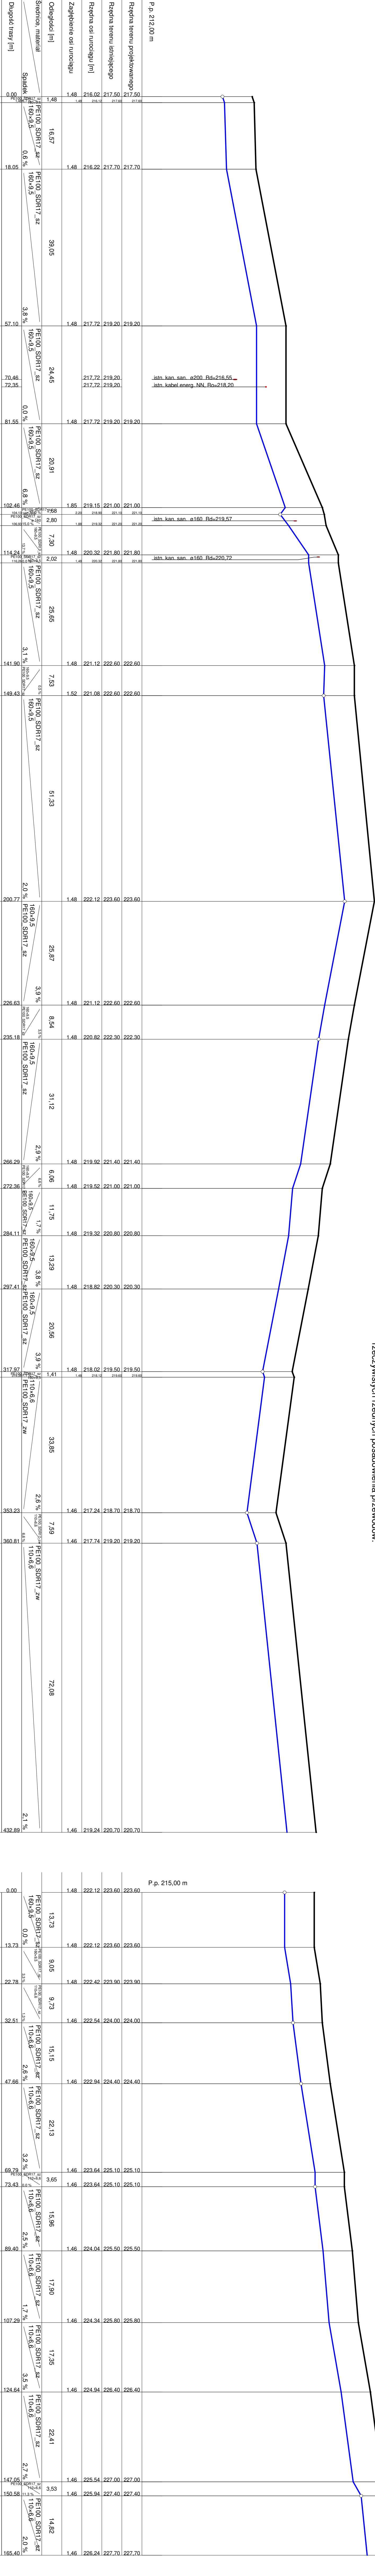

projekt-sanitarny.pl Marcin Andrzyk ul. Rolnicza 9 22-600 Tomaszów Lubelski		Inwestor Gmina Krasiczyn Kraciszyn 177 37-741 Krasiczyn	
BUDOWA SIECI WODOCIAĞOWEJ WRAZ Z PRZYŁĄCZAMI, URZĄDZENIAMI PRZECIWOPOŻ. ORAZ POMPOWNIA WODY I NIEZBĘDNA INFRASTRUKTURA TECHNICZNA DLA MSC. KORYTNIK			
Obiekt	PROJEKT TECHNCZNY		Skala 1:500/1:100
Faza oprac.	PROFIL SIECI WODOCIAĞOWEJ CZ. 11		Data 10.03.2026 r.
Tytuł rys.	PROFIL SIECI WODOCIAĞOWEJ CZ. 11		Nr rys.
Projektant	mgr inż. Marcin Andrzyk	numer uprawnień LUB/0177/PWOS/09	Podpis
Sprawdz.	mgr inż. Agnieszka Urbaniak	numer uprawnień LUB/0119/PWBS/15	Podpis