


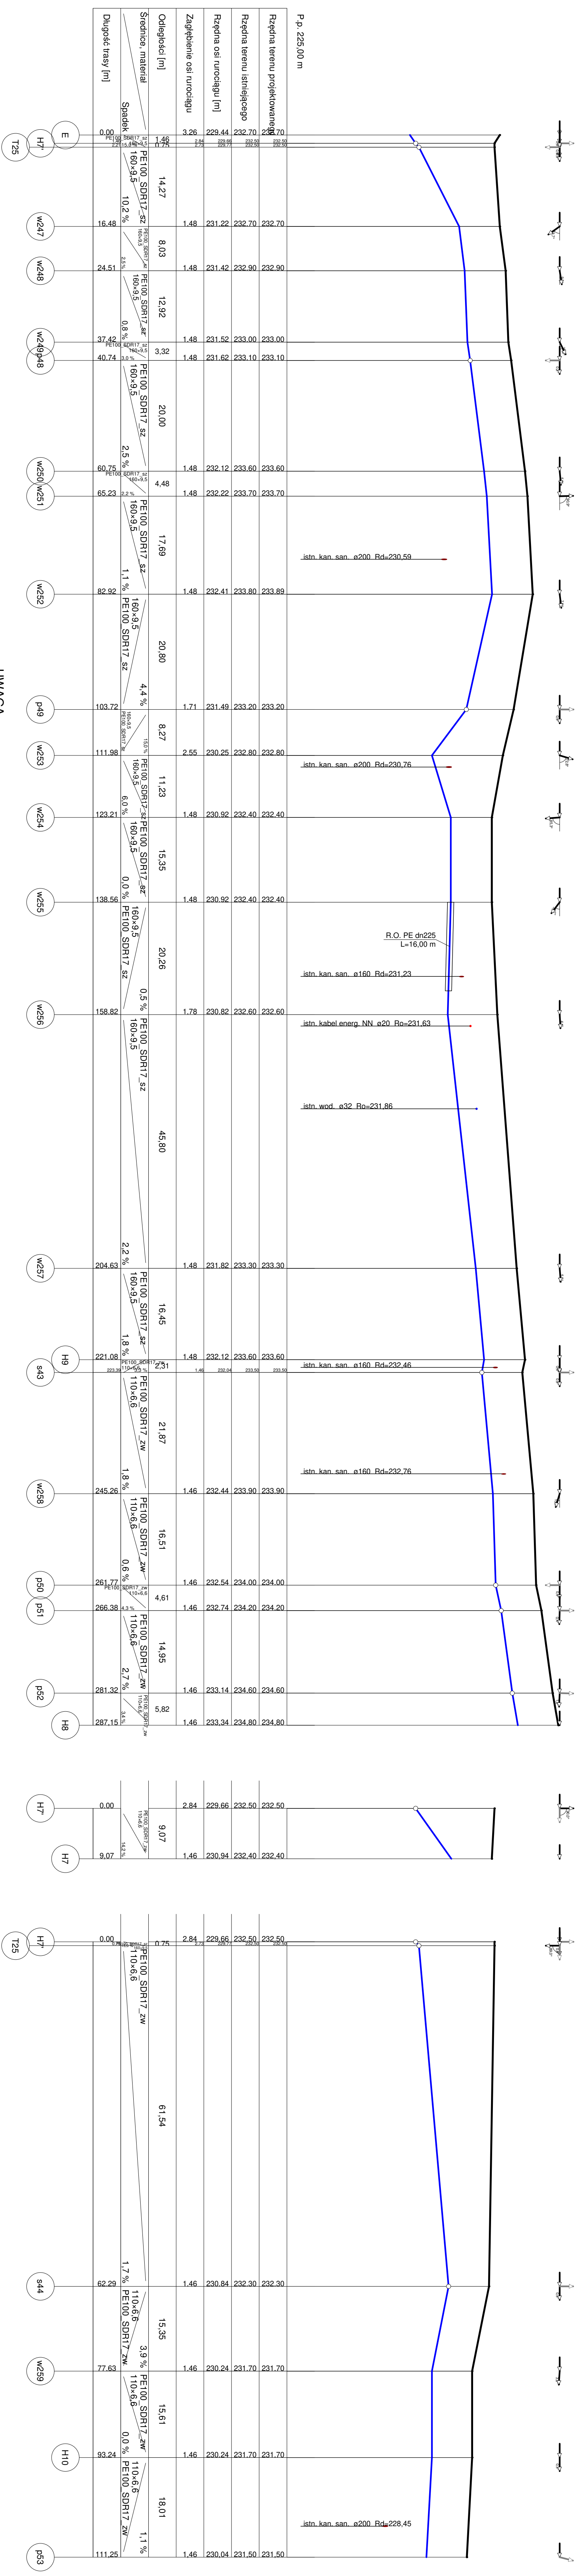

- UWAGA**
1. Projektowana sieć wodociągową oraz przyłącza wodociągowe należy wykonać z rur PE100 RG SDR17.
 2. Na całej długości sieci wodociągowej należy użyć taśmy lokalizacyjnej 30 cm nad wodociągami.
 3. Przed przystąpieniem do robót budowlanych należy wykonać odkrywkę w miejscach kolizji z istniejącym uzbrojeniem podziemnym w celu ustalenia rzeczywistych rzędnych posadowienia przewodów.

	projekty-sanitarne.pl Marcin Andrzyk ul. Rolnicza 6 22-600 Tomaszów Lubelski	Inwestor Gmina Krasiczyn Krasiczyn 177 37-741 Krasiczyn	Skala: 1:500/1:100 Data:
Obiekt	BUDOWA SIECI WODOCIAŁGOWEJ WRAZ Z PRZYŁĄCZAMI, URZĄDZENIAMI PRZECIWPÓZ. ORAZ POMPOWNIĄ WODY I NIEZBĘDNIĄ INFRASTRUKTURĄ TECHNICZNĄ DLA MISC. KORYTNIK		
Faza oprac.	PROJEKT TECHNICZNY		
Tytuł rys.	PROFIL SIECI WODOCIAŁGOWEJ CZ. 12		
Projektant	mgr inż. Marcin Andrzyk	numer uprawnień LUB/0177/PWOS/09	10.03.2026 r.
Sprawdz.	mgr inż. Agnieszka Urbaniak	numer uprawnień LUB/0119/PWBOS/15	Nr rys. S23