



P.p. 205,00 m

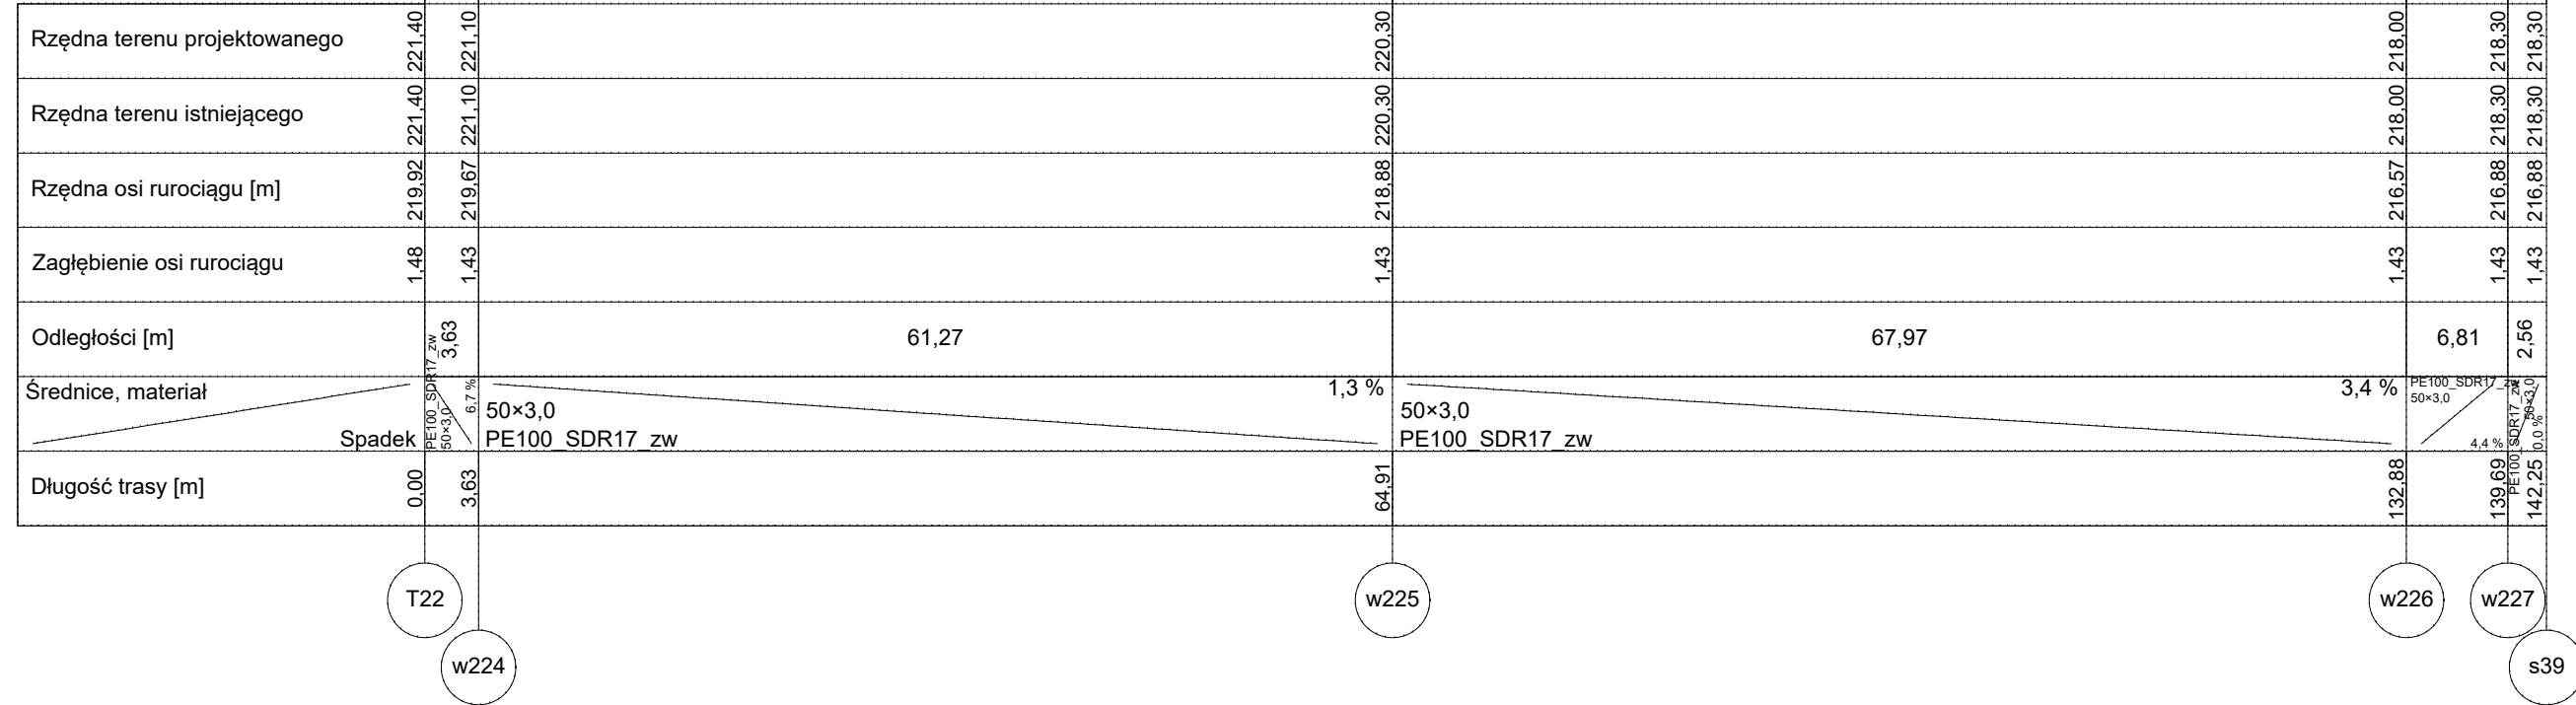

UWAGA

1. Projektowaną sieć wodociągową oraz przyłącza wodociągowe należy wykonać z rur PE100 RC SDR17.
2. Na całej długości sieci wodociągowej należy ułożyć taśmę lokalizacyjną 30 cm nad wodociągiem.
3. Przed przystąpieniem do robót budowlanych należy wykonać odkrytki w miejscach kolizji z istniejącym uzbrojeniem podziemnym w celu ustalenia rzeczywistych rzędnych posadowienia przewodów.

PROFIL SIECI WODOCIĄGOWEJ CZ. 14
SKALA 1:500/1:100

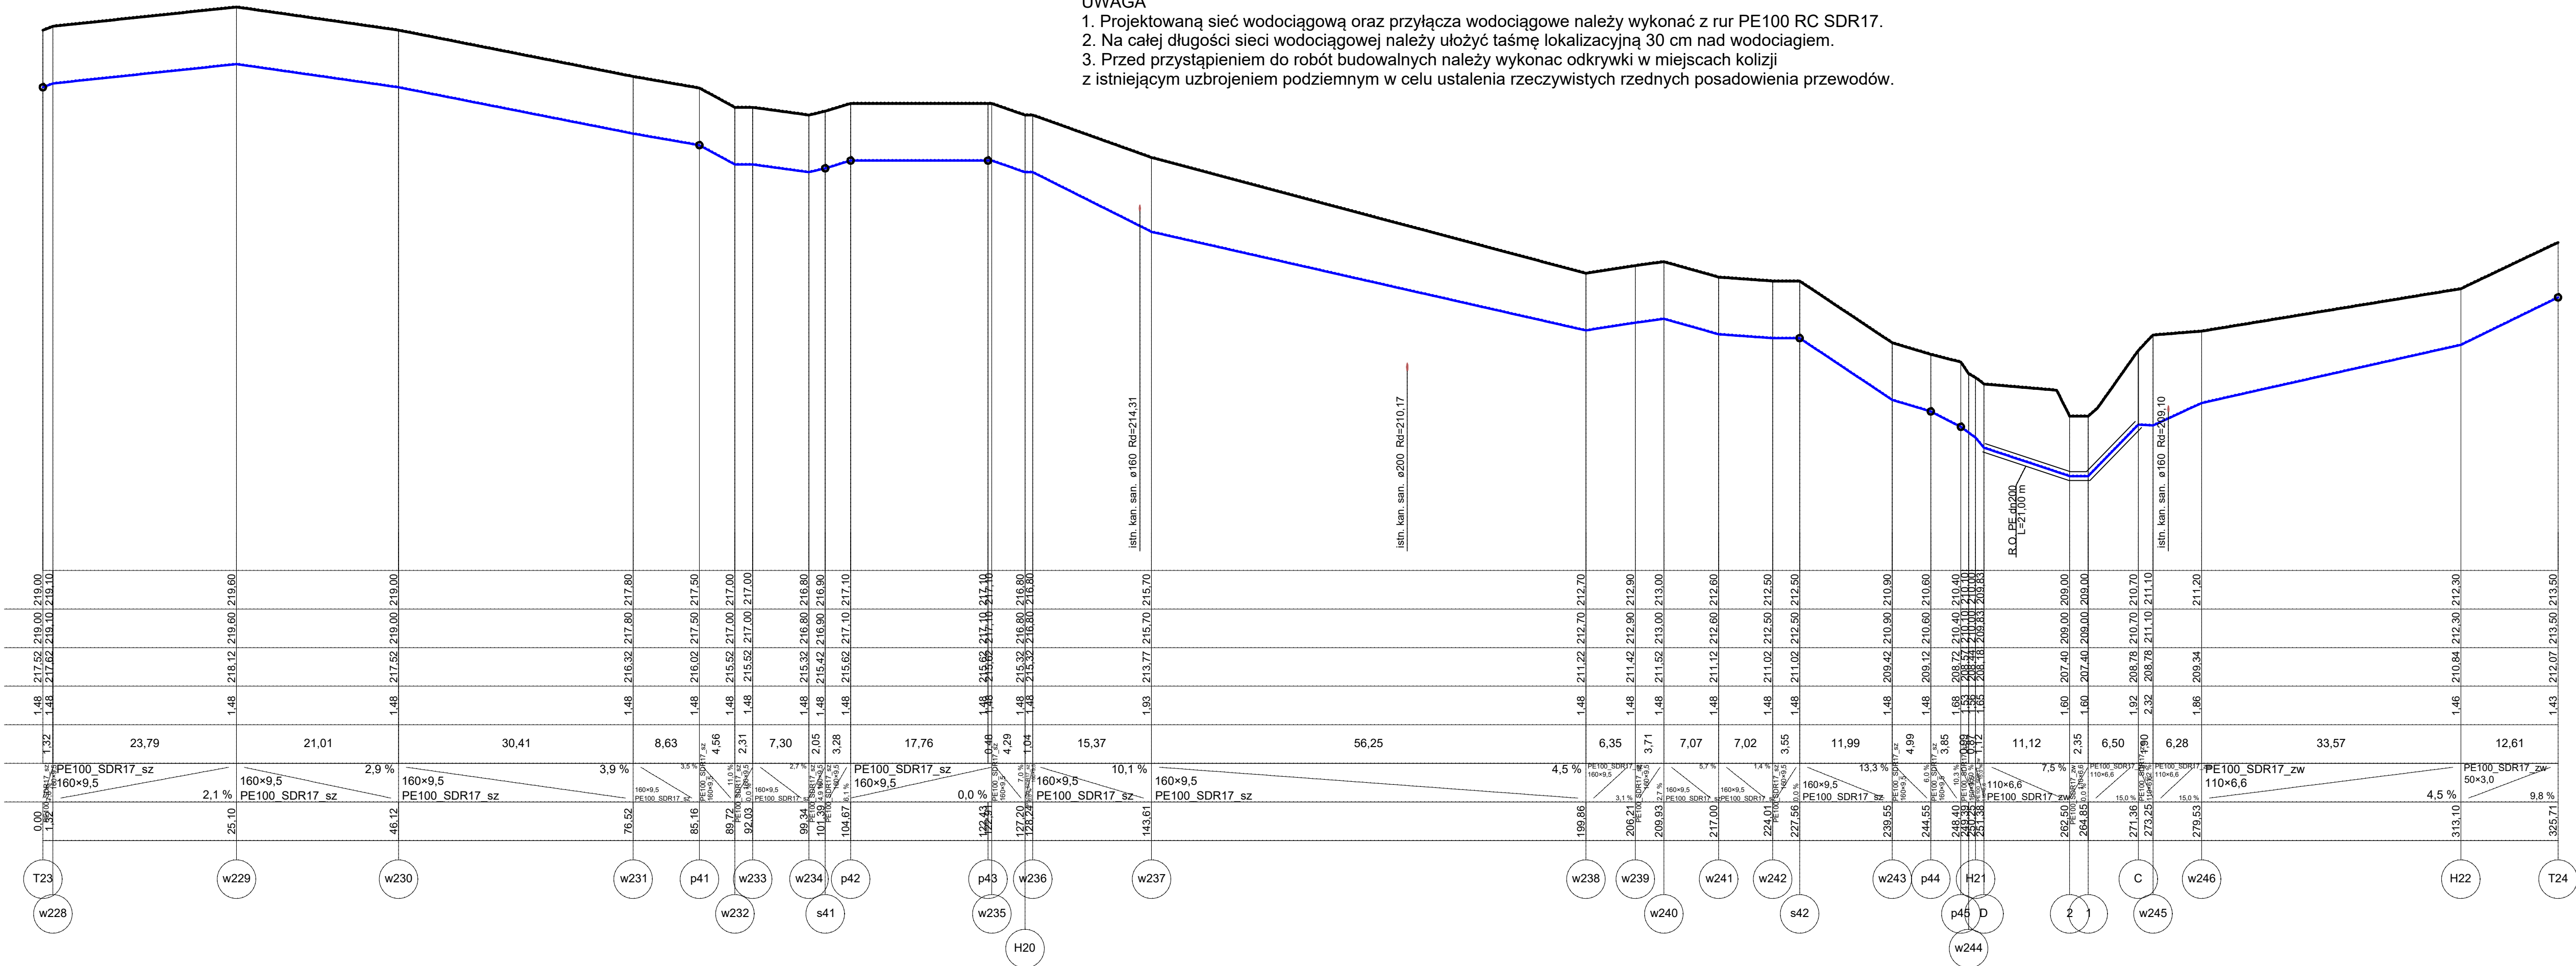

projekt-santame.pl Marcin Andryk	inwestor Gmina Krasieczyn	Krasieczyn 177
ul. Reńnicza 9	37-741 Krasieczyn	
Obiekt	BUDOWA SIECI WODOCIĄGOWEJ WRAZ Z PRZYŁĄCZAMI, URZĄDZENIAMI PRZECIWPÓZ. ORAZ POMPOWNIA WODY NIEZBĘDNA INFRASTRUKTURA TECHNICZNA DLA MSC. KORYTNIK	
Faza oprac.	PROJEKT TECHNICZNY	Skala 1:500/1:100
Tytuł rys.	PROFIL SIECI WODOCIĄGOWEJ CZ. 14	Plan
Projektant	mgr inż. Marcin Andryk	Proces 10.03.2026 r.
Sprawdz.	mgr inż. Agnieszka Urbaniak	Proces 10.03.2026 r.