


PROFIL SIECI WODOCIĄGOWEJ CZ. 15
SKALA 1:500/1:100

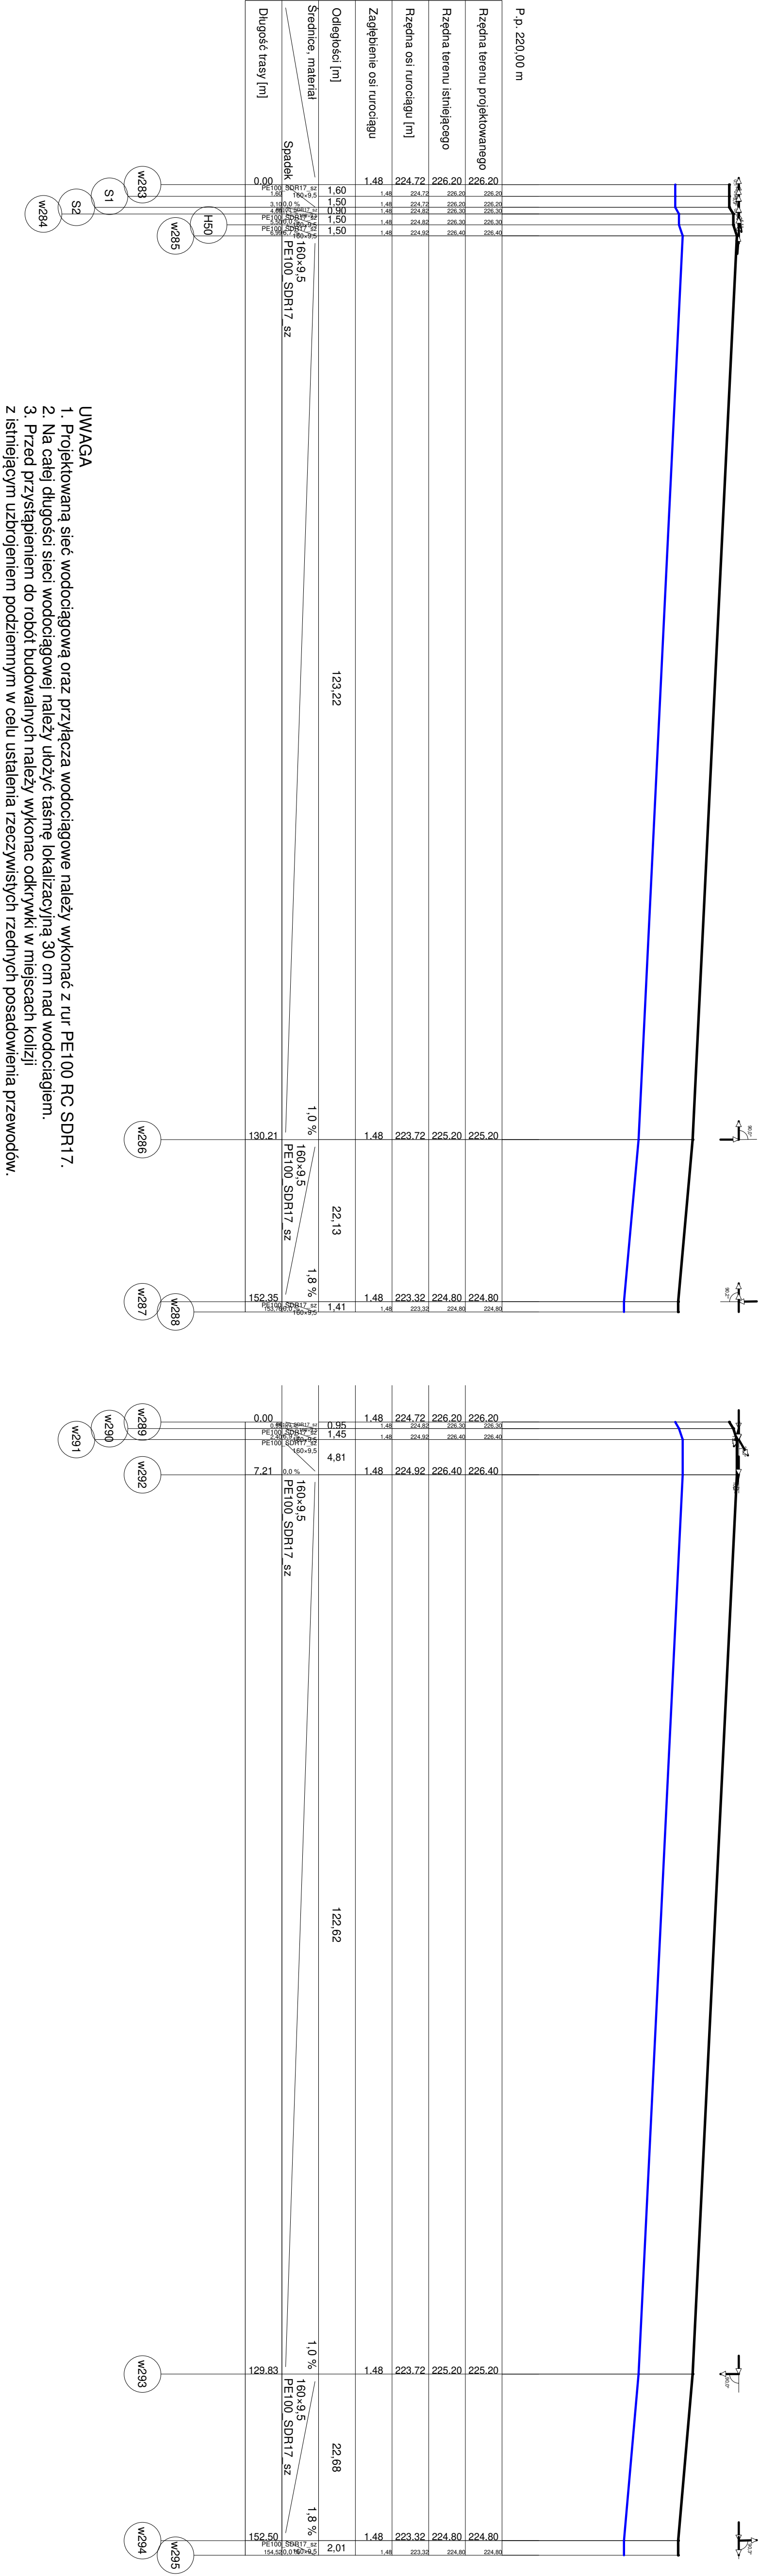

- UWAGA
1. Projektowana sieć wodociągowa oraz przyłącza wodociągowe należy wykonać z rur PE100 RC SDR17.
 2. Na całej długości sieci wodociągowej należy użyć taśmę lokalizacyjną 30 cm nad wodociągiem.
 3. Przed przystąpieniem do robót budowlanych należy wykonać odkrywkę w miejscach kolizji z istniejącym uzbrojeniem podziemnym w celu ustalenia rzeczywistych rzędnych posadowienia przewodów.

	projekty-sanitarne.pl Marcin Andrzyk ul. Rolnicza 9 22-600 Tomaszów Lubelski	Inwestor Gmina Krasiczyn Krasiczyn 177 37-741 Krasiczyn
Obiekt	BUDOWA SIECI WODOCIĄGOWEJ WRAZ Z PRZYŁĄCZAMI, URZĄDZENIAMI PRZECIWOŻ. ORAZ POMPOWNIĄ WODY I NIEZBEDNĄ INFRASTRUKTURĄ TECHNICZNĄ DLA MSC. KORYTNIK	
Faza oprac.	PROJEKT TECHNCZNY	Skala 1:500/1:100
Tytuł rys.	PROFIL SIECI WODOCIĄGOWEJ CZ. 15	Data
Projektant	mgr inż. Marcin Andrzyk	numer uprawnień LUB/0177/PWOS/09
Sprawdz.	mgr inż. Agnieszka Urbaniak	numer uprawnień LUB/0119/PWBS/15
		Podpis
		Podpis
		10.03.2026 r.
		Nr rys. S26