


PROFILE PRZYŁĄCZY WODOCIĄGOWYCH, CZ. 1
SKALA 1:250/1:100

- UWAGA
1. Projektowane przyłącza wodociągowe należy wykonać z rur PE100 RC SDR17.
 2. Na całej długości sieci wodociągowej należy użyć taśmy lokalizacyjnej 30 cm nad wodociągami.
 3. Przed przystąpieniem do robót budowlanych należy wykonać odkrywkę w miejscach kolizji z istniejącym uzbrojeniem podziemnym w celu ustalenia rzeczywistych rzędnych posadowienia przewodów.

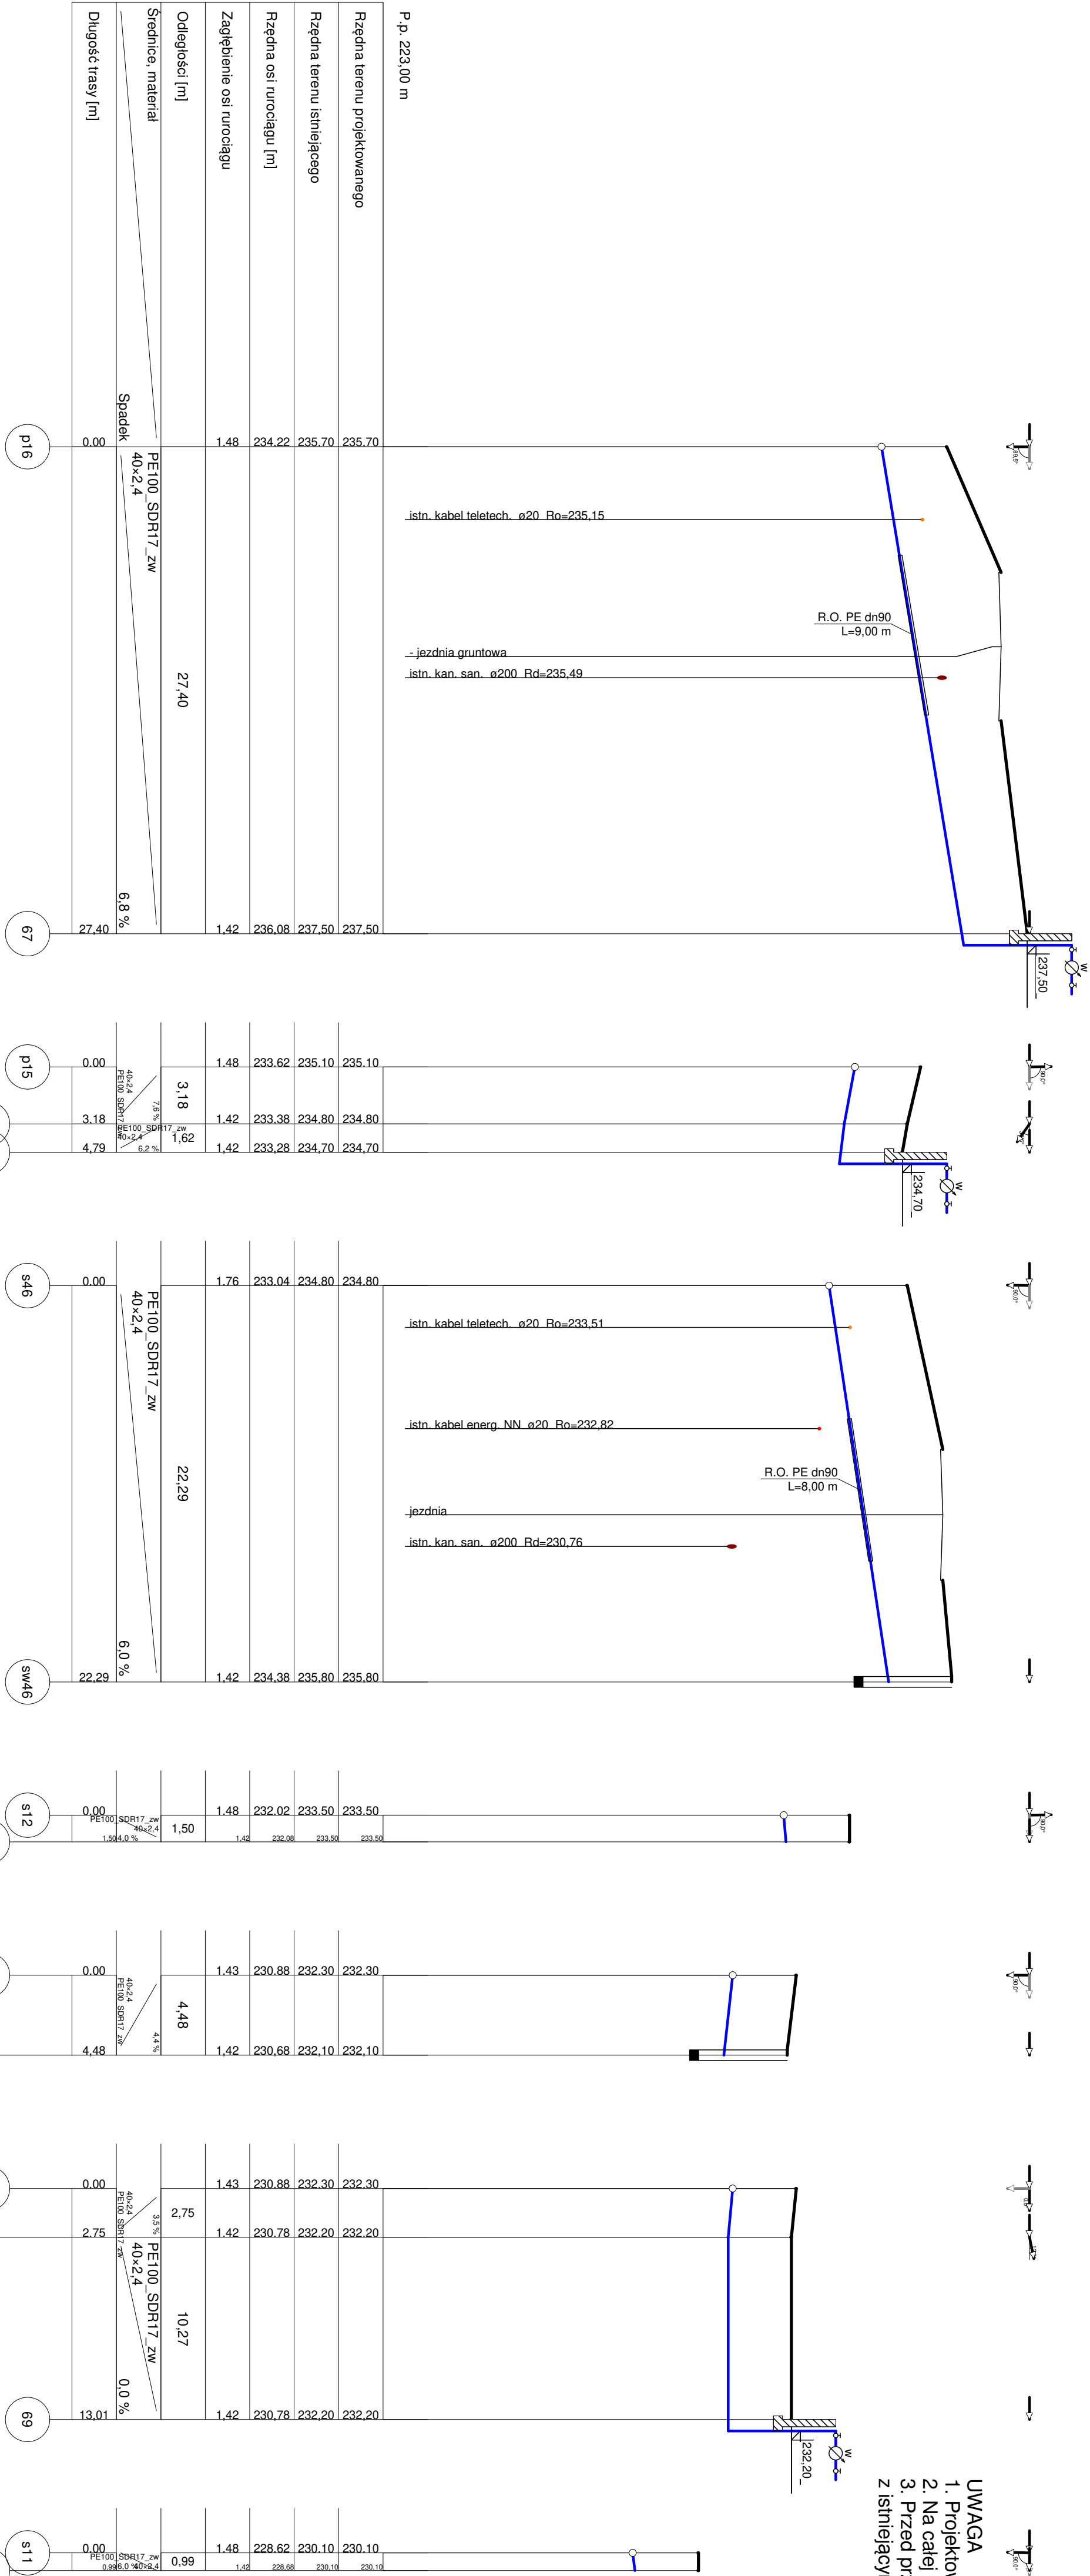

	projekty-sanitarne.pl Marcin Andrzyk ul. Rolnicza 9 22-600 Tomaszów Lubelski	Inwestor Gmina Krasiczyn Krasiczyn 177 37-741 Krasiczyn
Obiekt	BUDOWA SIECI WODOCIĄGOWEJ WRAZ Z PRZYŁĄCZAMI, URZĄDZENIAMI PRZECIWPÓZ. ORAZ POMPOWNIĄ WODY I NIEZBEDNĄ INFRASTRUKTURĄ TECHNICZNĄ DLA MSC. KORYTNIK	
Faza oprac.	PROJEKT TECHNCZNY	Skala 1:250/1:100
Tytuł rys.	PROFILE PRZYŁĄCZY WODOCIĄGOWYCH, CZ. 1	Data
Projektant	mgr inż. Marcin Andrzyk	numer uprawnień LUB/0177/PWOS/09
Sprawdz.	mgr inż. Agnieszka Urbaniak	numer uprawnień LUB/0119/PWBS/15
		Podpis 10.03.2026 r.
		Podpis S31