


- UWAGA
1. Projektowane przyłącza wodociągowe należy wykonać z rur PE100 RC SDR17.
 2. Na całej długości sieci wodociągowej należy użyć taśmy lokalizacyjnej 30 cm nad wodociągiem.
 3. Przed przystąpieniem do robót budowlanych należy wykonać odkrywkę w miejscach kolizji z istniejącym uzbrojeniem podziemnym w celu ustalenia rzeczywistych rzędnych posadowienia przewodów.

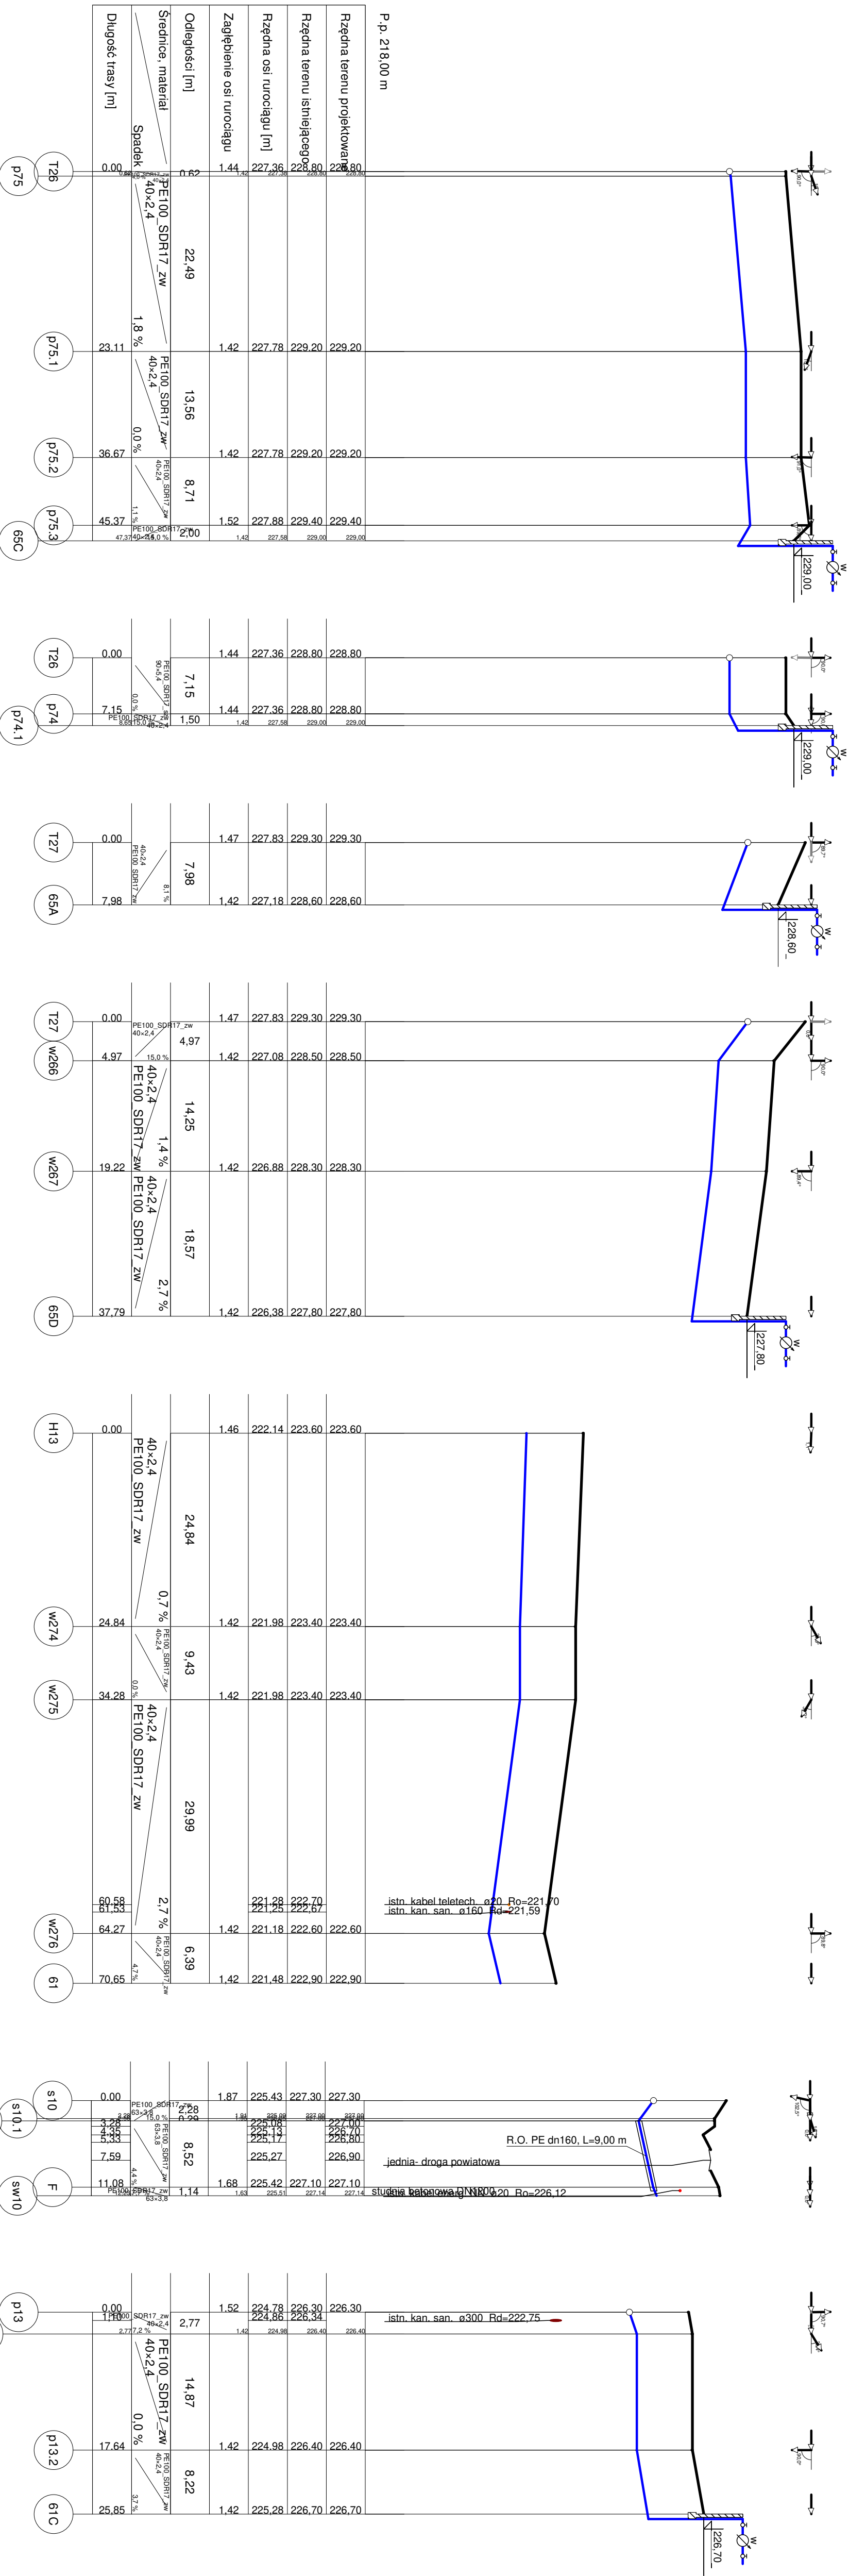

	projekty-sanitarne.pl Marcin Andrzyk ul. Rolnicza 9 22-600 Tomaszów Lubelski	Investor Gmina Krasiczyn Krasiczyn 177 37-741 Krasiczyn
Obiekt	BUDOWA SIECI WODOCIĄGOWEJ WRAZ Z PRZYŁĄCZAMI, URZĄDZENIAMI PRZECIWPOŻ. ORAZ POMPOWNIĄ WODY I NIEZBĘDNĄ INFRASTRUKTURĄ TECHNICZNĄ DLA MSC. KORYTNIK	
Faza oprac.	PROJEKT TECHNCZNY	Skala 1:500/1:100
Tytuł rys.	PROFILE PRZYŁĄCZY WODOCIĄGOWYCH, CZ. 3	Data
Projektant	mgr inż. Marcin Andrzyk	numer uprawnień LUB/0177/PWOS/09
Sprawdz.	mgr inż. Agnieszka Urbaniak	numer uprawnień LUB/0119/PWBS/15
		Podpis 10.03.2026 r.
		Podpis S33