


PROFIL PRZYŁĄCZY WODOCIĄGOWYCH, CZ. 5
SKALA 1:500/1:100

UWAGA

1. Projektowane przyłącza wodociągowe należy wykonać z rur PE100 RC SDR17.
2. Na całej długości sieci wodociągowej należy ułożyć taśmę lokalizacyjną 30 cm nad wodociągiem.
3. Przed przystąpieniem do robót budowlanych należy wykonać odkrytki w miejscach kolizji z istniejącym uzbrojeniem podziemnym w celu ustalenia rzeczywistych rzędnych posadowienia przewodów.

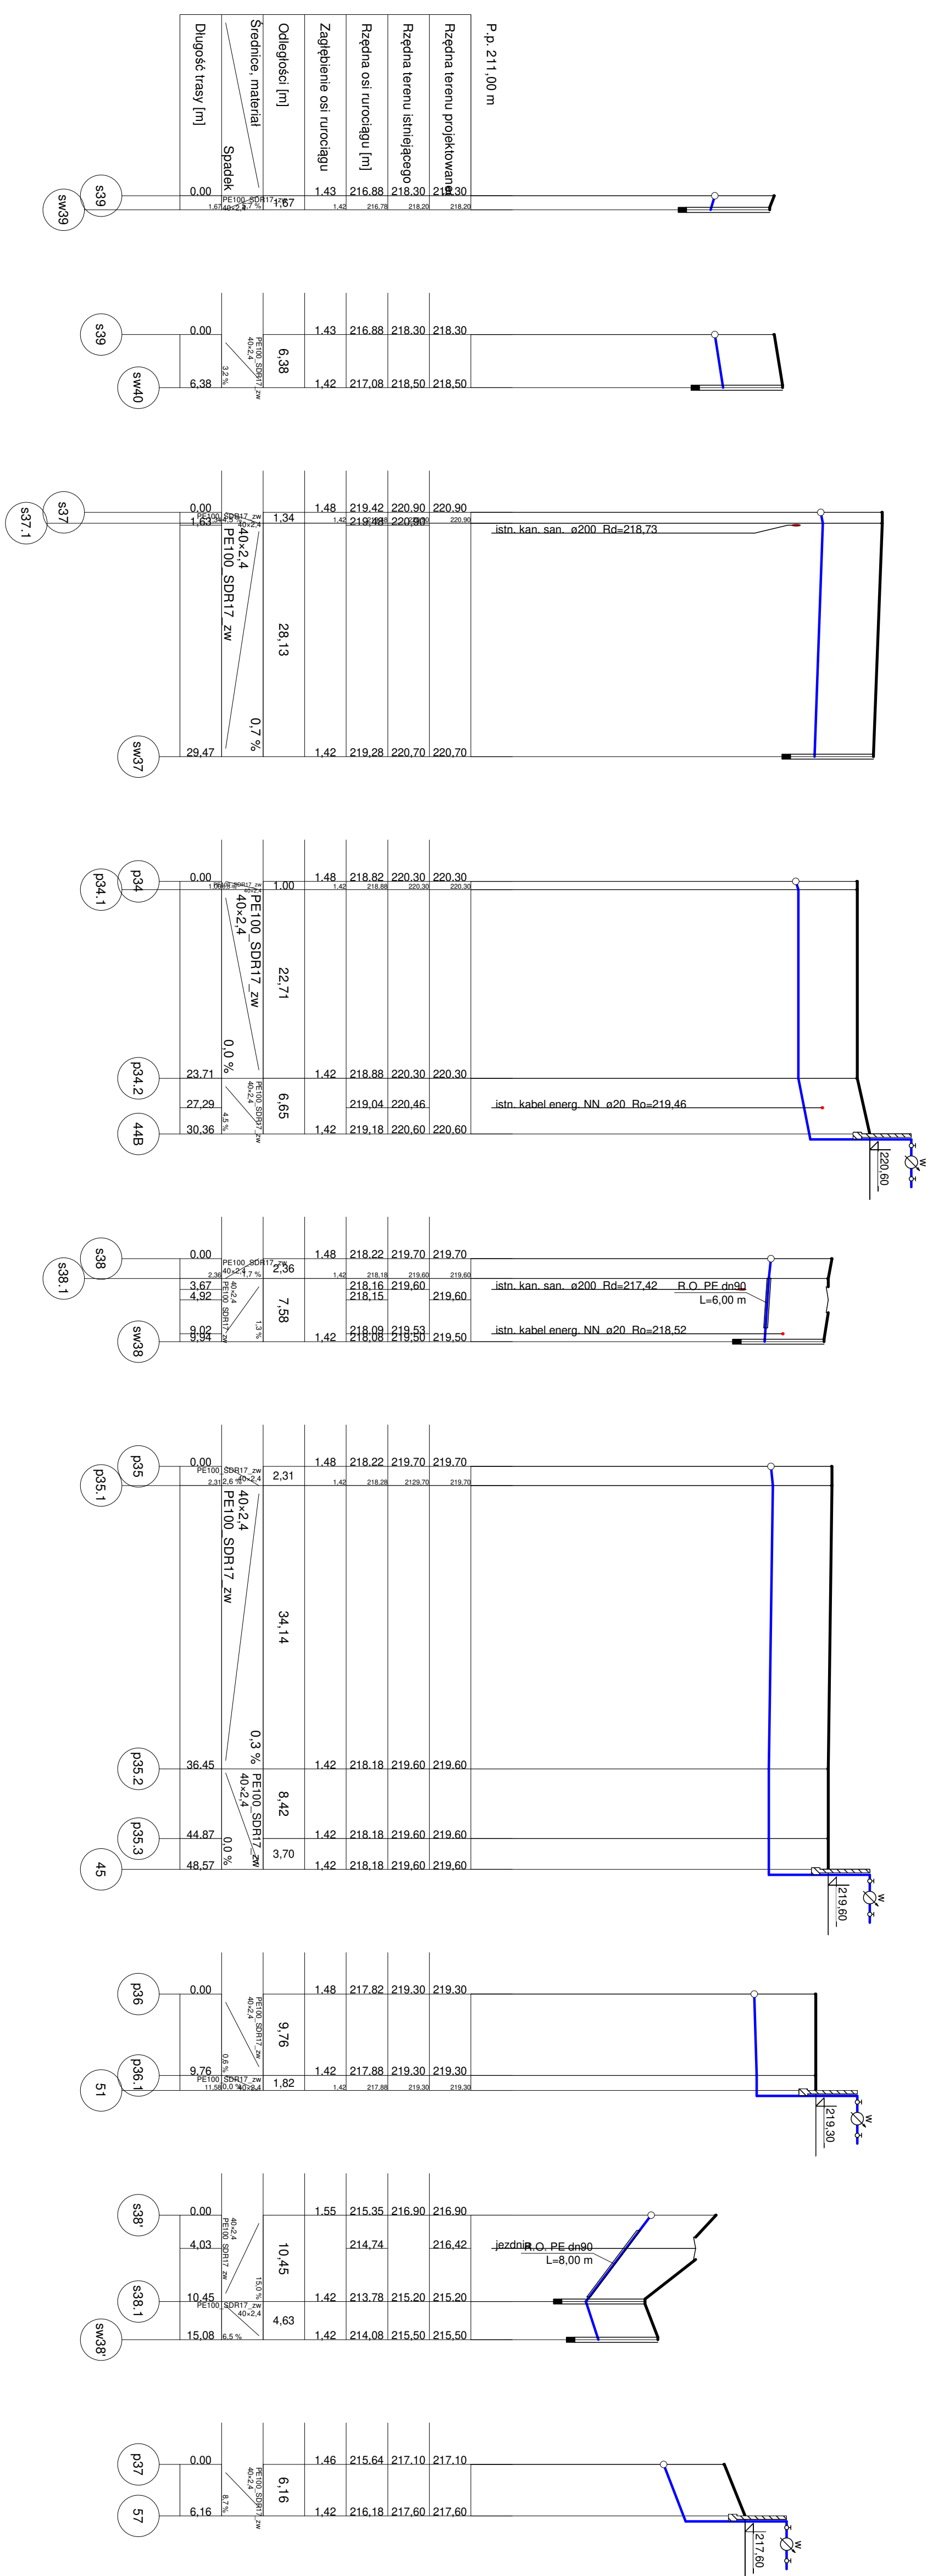

	projekty-sanitarne.pl Marcin Andrzyk ul. Rolnicza 9 22-600 Tomaszów Lubelski		Inwestor Gmina Krasiczyn Krasiczyn 177 37-741 Krasiczyn	
Objekt	BUDOWA SIECI WODOCIĄGOWEJ WRAZ Z PRZYŁĄCZAMI, URZĄDZENIAMI PRZECIWPÓŻ. ORAZ POMPOWNIA WODY I NIEZBĘDNA INFRASTRUKTURA TECHNICZNĄ DLA MSC. KORYTNIK			
Faza oprac.	PROJEKT TECHNCZNY			Skala 1:500/1:100
Tytuł rys.	PROFILE PRZYŁĄCZY WODOCIĄGOWYCH, CZ. 5			Data
Projektant	mgr inż. Marcin Andrzyk	numer uprawnień LUB/0177/PWOS/09	Podpis	10.03.2026 r.
Sprawdz.	mgr inż. Agnieszka Urbaniak	numer uprawnień LUB/0119/PWBS/15	Podpis	Nr rys. S35