


- UWAGA
1. Projektowane przyłącza wodociągowe należy wykonać z rur PE100 RC SDR17.
 2. Na całej długości sieci wodociągowej należy użyć taśmy lokalizacyjnej 30 cm nad wodociągiem.
 3. Przed przystąpieniem do robót budowlanych należy wykonać odczytki w miejscach kolizji z istniejącym uzbrojeniem podziemnym w celu ustalenia rzeczywistych rzędnych posadowienia przewodów.

PROFILE PRZYŁĄCZY WODOCIĄGOWYCH, CZ. 6

SKALA 1:500/1:100

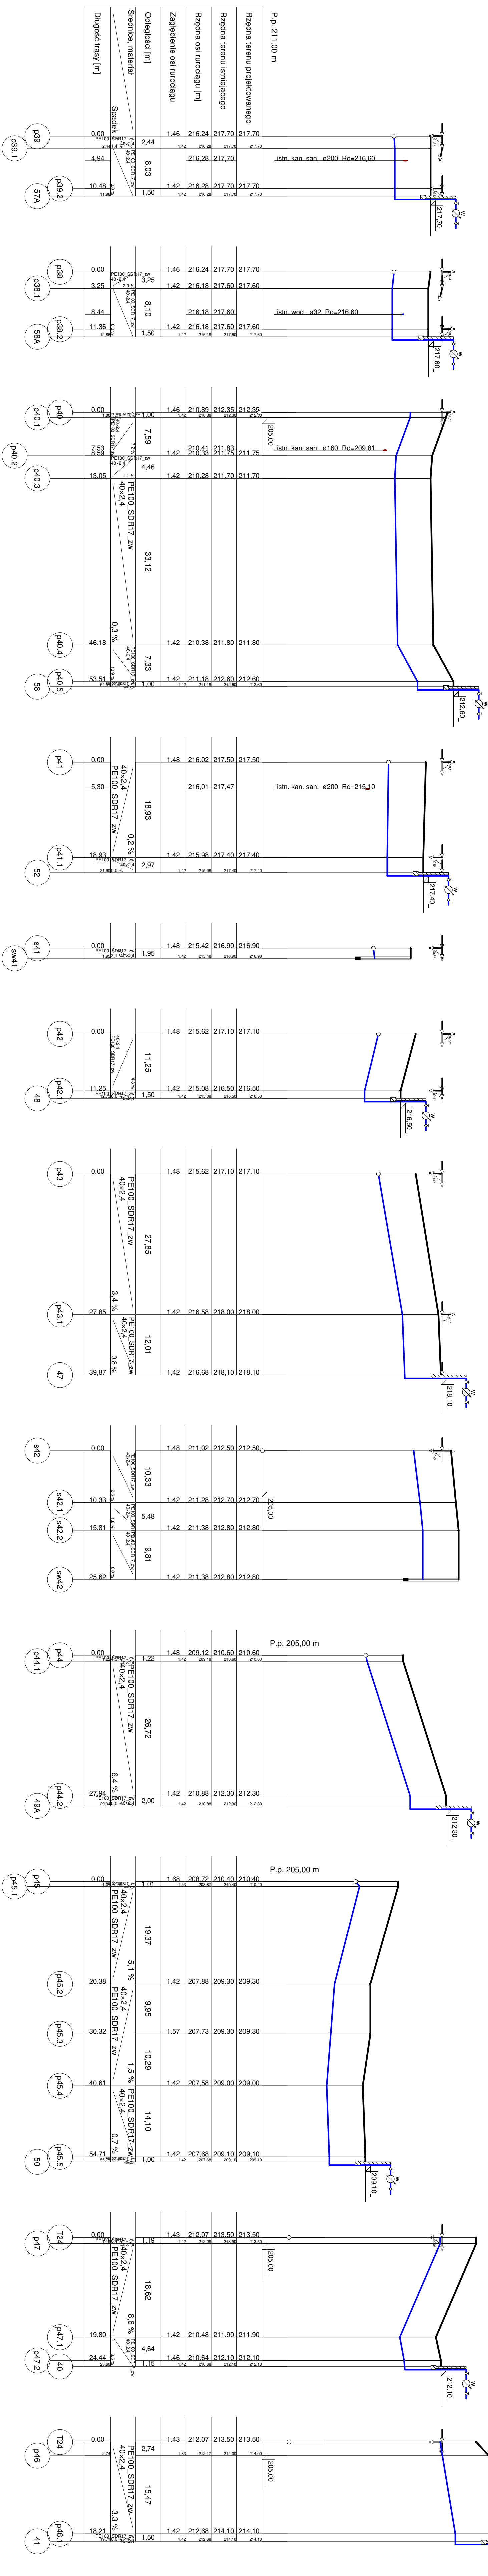

	projekt-santame.pl Marcin Andrzyk ul. Rolnicza 9 22-600 Tomaszów Lubelski	Inwestor Gmina Krasiczyn Kraciszyn 177 37-741 Krasiczyn	
Obiekt	BUDOWA SIECI WODOCIĄGOWEJ WRAZ Z PRZYŁĄCZAMI, URZĄDZENIAMI PRZECIWPÓŻ. ORAZ POMPOWNIĄ WODY I NIEZBEDNĄ INFRASTRUKTURĄ TECHNICZNĄ DLA MSC. KORYTNIK		
Faza oprac.	PROJEKT TECHNICZNY	Skala 1:500/1:100	
Tytuł rys.	PROFILE PRZYŁĄCZY WODOCIĄGOWYCH, CZ. 6	Data	
Projektant	mgr inż. Marcin Andrzyk	numer uprawnień LUB/0177/PWOS/09	Podpis 10.03.2026 r.
Sprawdz.	mgr inż. Agnieszka Urbaniak	numer uprawnień LUB/0119/PWBS/15	Podpis S36