


- UWAGA
1. Projektowane przyłącza wodociągowe należy wykonać z rur PE100 RC SDR17.
 2. Na całej długości sieci wodociągowej należy ułożyć taśmę lokalizacyjną 30 cm nad wodociągiem.
 3. Przed przystąpieniem do robót budowlanych należy wykonać odkrywki w miejscach kolizji z istniejącym uzbrojeniem podziemnym w celu ustalenia rzeczywistych rzędnych posadowienia przewodów.

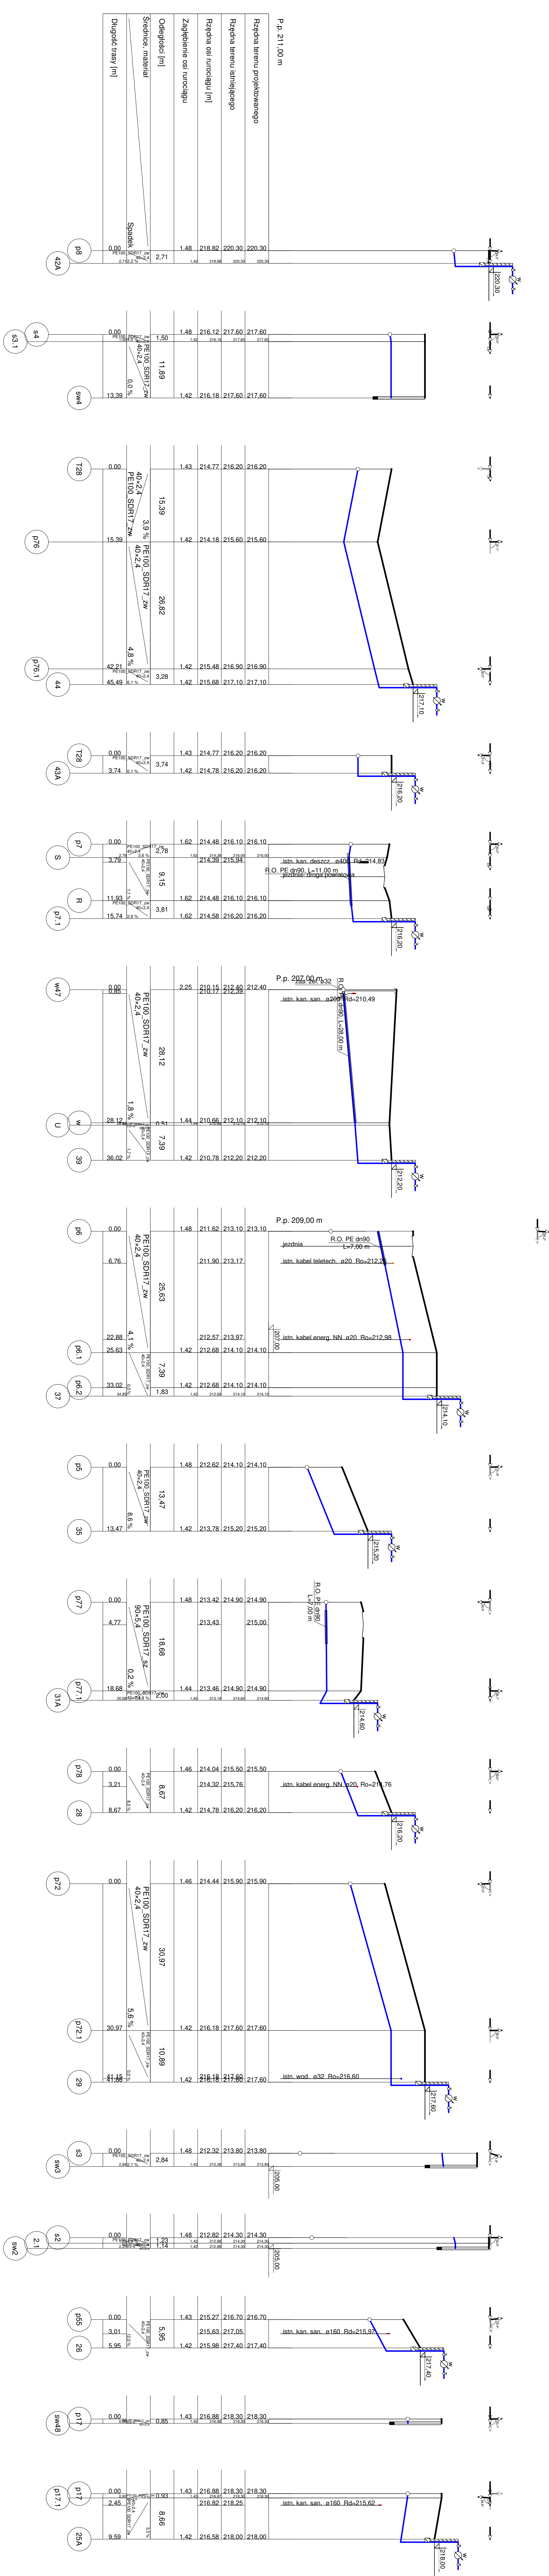

PROFILE PRZYLĄCZY WODOCIĄGOWYCH, CZ. 7
SKALA 1:500/1:100

	projekty-sanitarne.pl ul. Rolnicza 9 22-600 Tomaszów Lubelski	inwestor Gmina Krasiczyn Krasiczyn 177 37-741 Krasiczyn	
Obiekt	BUDOWA SIECI WODOCIĄGOWEJ WRAZ Z PRZYŁĄCZAMI, URZĄDZENIAMI PRZECIWOPOŻ. ORAZ POMPOWNIĄ WODY I NIEZBEDNĄ INFRASTRUKTURĄ TECHNICZNĄ DLA MSC. KORYTNIK		
Faza oprac.	PROJEKT TECHNCZNY		Skala 1:500/1:100
Tytuł rys.	PROFILE PRZYLĄCZY WODOCIĄGOWYCH, CZ. 7		Data
Projektant	mgr inż. Marcin Andrzyk	numer uprawnień LUB/0177/PWOS/09	10.03.2026 r. Podpis
	mgr inż. Agnieszka Urbaniak	numer uprawnień LUB/0119/PWBS/15	
Sprawdz.			S37