


PROFILE PRZYŁĄCZY WODOCIĄGOWYCH, CZ. 9
SKALA 1:500/1:100

- UWAGA
1. Projektowane przyłącza wodociągowe należy wykonać z rur PE100 RC SDR17.
 2. Na całej długości sieci wodociągowej należy stosować taśmę lokalizacyjną 30 cm nad wodociągiem.
 3. Przed przystąpieniem do robót budowlanych należy wykonać odkrywkę w miejscach kolizji z istniejącym uzbrojeniem podziemnym w celu ustalenia rzeczywistych rzędnych posadowienia przewodów.

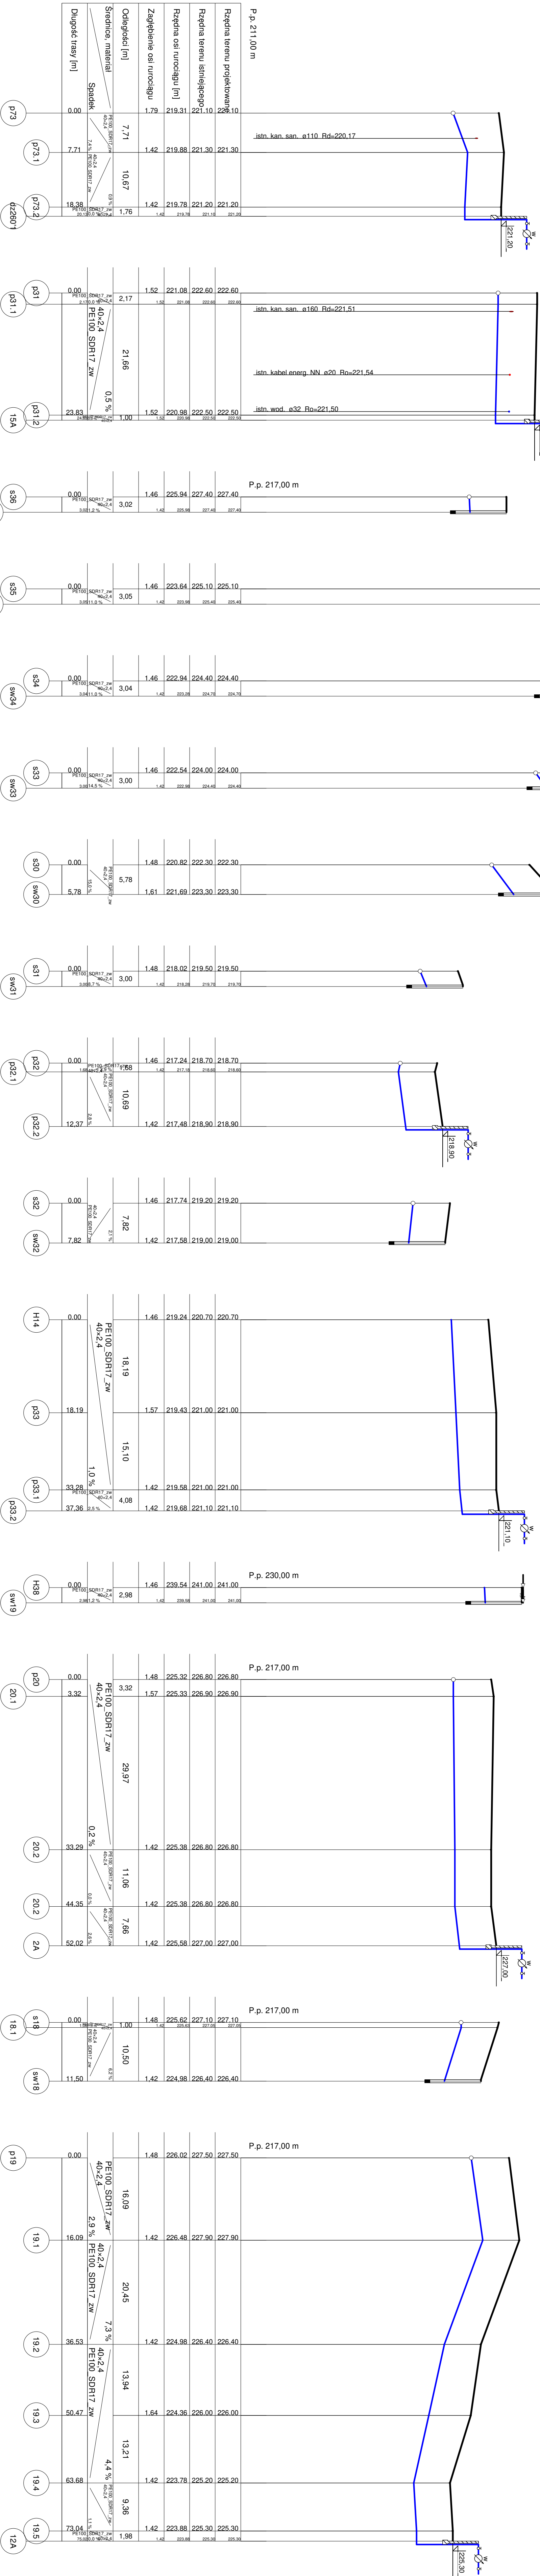

	projekt-sanitarne.pl Marcin Andrzyk ul. Rolnicza 9 22-600 Tomaszów Lubelski	Inwestor Gmina Krasiczyn Krasiecin 177 37-741 Krasiczyn	
Obiekt	BUDOWA SIECI WODOCIĄGOWEJ WRAZ Z PRZYŁĄCZAMI, URZĄDZENIAMI PRZECIWPÓZ. ORAZ POMPOWNIĄ WODY I NIEZBEDNĄ INFRASTRUKTURĄ TECHNICZNĄ DLA MSC. KORYTNIK		
Faza oprac.	PROJEKT TECHNICZNY		Skala 1:500/1:100
Tytuł rys.	PROFILE PRZYŁĄCZY WODOCIĄGOWYCH, CZ. 9		Data
Projektant	mgr inż. Marcin Andrzyk	numer uprawnień LUB/0177/PWOS/09	10.03.2026 r.
		Podpis	
Sprawdz.	mgr inż. Agnieszka Urbaniak	numer uprawnień LUB/0119/PWBS/15	S39
		Podpis	