

Mapa do celów projektowych

skala 1:500

Jedn. ewid.: 181304\_2 Krsiczyń

Obręb: 0004 Korytniki

Układ współrzędnych płaskich: PL-2000/B

Układ wysokościowy: PL-EVRF2007

s. 8.119.08.14.1.4; 3.2

Rejestr zgłoszeń: 430.1475.2024

Granica obszaru opracowania - linia przerywana

Data opracowania mapy: 07.2024

Mapę wykonał:

USŁUGI GEODEZYJNE

GEODETA

Mieczysław Chruszczyk

ul. Przemyska 90, 37-716 Ory

NIP 7951008248, REGON 850126060

ul. REGON 850126060

Wykonał Geodeta Uprawniony

mgr inż. Mieczysław CHRUSZCZYK

na podstawie zaświadczenia Nr 2959

z dnia 12.XII.1985 r. wydawanego przez

G.U.G.i.K. w WARSZAWIE


L. ks. rob. 2959/

|                                                                                                                                                                                   |                                                                                                                                                                          |
|-----------------------------------------------------------------------------------------------------------------------------------------------------------------------------------|--------------------------------------------------------------------------------------------------------------------------------------------------------------------------|
| Poświadczam, że niniejszy dokument został opracowany w wyniku prac geodezyjnych i kartograficznych, jestem świadomy odpowiedzialności karnej za złożenie fałszywego oświadczenia. |                                                                                                                                                                          |
| Identyfikator zgłoszenia prac geodezyjnych                                                                                                                                        | 430 - 1475 - 2024                                                                                                                                                        |
| Organ służby geodezyjnej, który otrzymał zgłoszenie                                                                                                                               | Starosta Przemyski<br>P.O.D.G. i K w Przemysku<br>Usługi Geodezyjne GEO-RAM<br>Mieczysław Chruszczyk<br>ul. Przemyska 90, 37-716 Ory<br>A.P. 7951008248, REGON 850126060 |
| Wykonawca prac geodezyjnych                                                                                                                                                       | Protokół weryfikacji:<br>Nr. 430-1475-2024-1 z dnia: 2024.08.14<br>mgr inż. Mieczysław Chruszczyk<br>Nr. uprawnień 2959 (1,3)                                            |
| Nr oraz data sporządzenia dokumentu                                                                                                                                               |                                                                                                                                                                          |
| Zawierającego wyrok sądowniej weryfikacji                                                                                                                                         |                                                                                                                                                                          |
| Imię i nazwisko oraz nr uprawnień zawodowych k.c. wykonawcy prac                                                                                                                  |                                                                                                                                                                          |

GEODETA UPRAWNIONY  
mgr inż. Mieczysław CHRUSZCZYK  
37-716 Ory, ul. Przemyska 90  
tel. 672 395 862 672 395 862

PLAN SYTUACYJNY, CZ. 7


SKALA 1:500

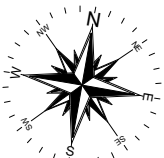

OZNACZENIA:

- projektowana sieć wodociągowa PE100 RC SDR17
- projektowane przyłącza wodociągowe PE100 RC SDR17
- rura osłonięta z rur PE
- skrzyżowanie wodociągu z gazociągiem, linią kablową/kanalizacją teletechniczną, linią kablową elektroenergetyczną i kan. sanitarną
- projektowany hydrant HP80
- projektowana studzienka wodomierzowa

Odcinki sieci wodociągowej C-D, E-F w kompetencji Wojewody Podkarpackiego. Pozostałe odcinki sieci w kompetencji Starosty Przemyskiego.

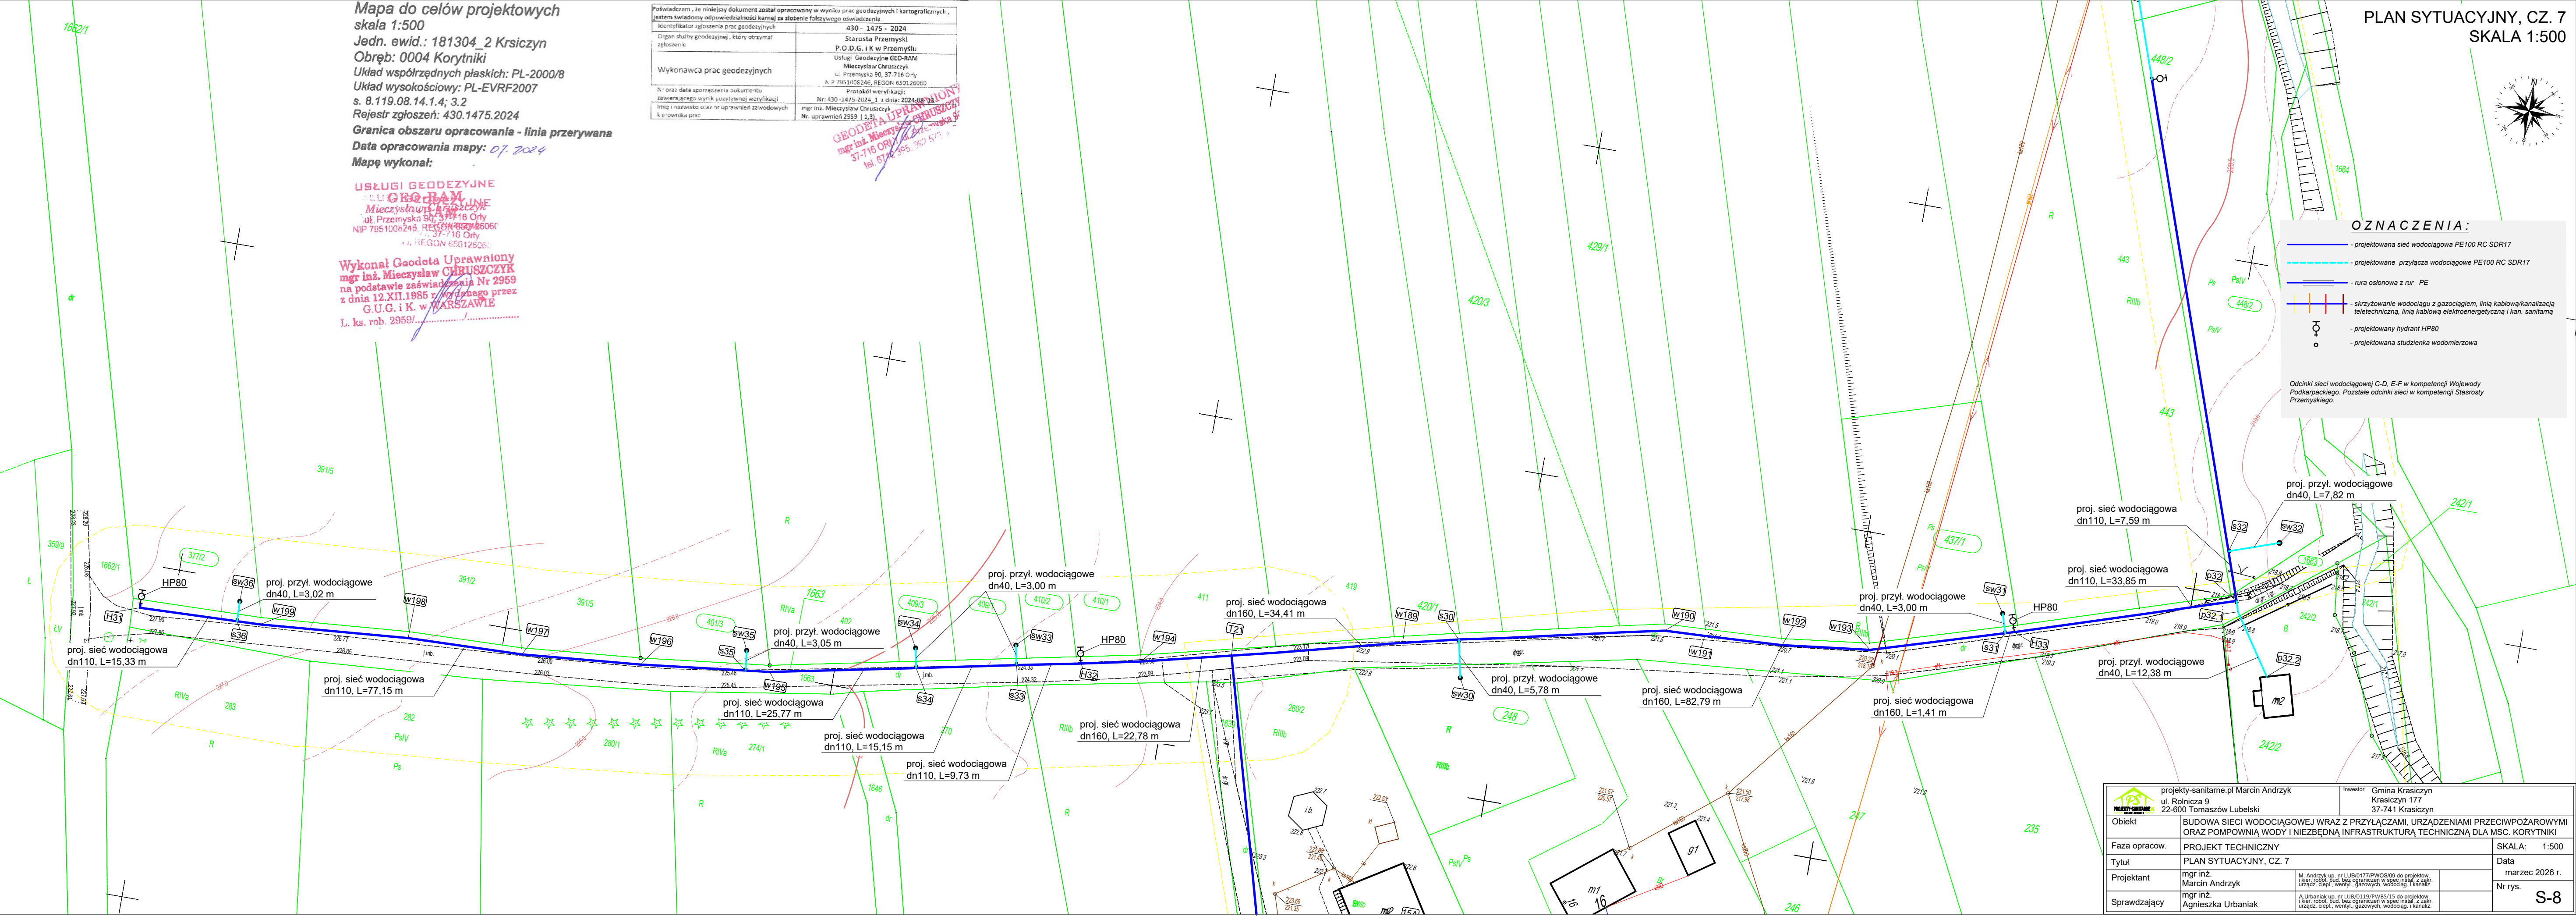

|                                                                                                                                                                         |                                                                                                                                                           |                                                                                                                                                                |              |
|-------------------------------------------------------------------------------------------------------------------------------------------------------------------------|-----------------------------------------------------------------------------------------------------------------------------------------------------------|----------------------------------------------------------------------------------------------------------------------------------------------------------------|--------------|
|  projektysanitarny.pl Marcin Andrzyk<br>ul. Rolnicza 9<br>22-600 Tomaszów Lubelski |                                                                                                                                                           | Inwestor: Gmina Krasiechyn<br>Krasiechyn 177<br>37-741 Krasiechyn                                                                                              |              |
| Obiekt                                                                                                                                                                  | BUDOWA SIECI WODOCIĄGOWEJ WRAZ Z PRZYŁĄCZAMI, URZĄDZENIAMI PRZECIWPOŻAROWYMI ORAZ POMPOWNIĄ WODY I NIEZBEDNĄ INFRASTRUKTURĄ TECHNICZNĄ DLA M.C. KORYTNIKI |                                                                                                                                                                |              |
| Faza opracow.                                                                                                                                                           | PROJEKT TECHNICZNY                                                                                                                                        |                                                                                                                                                                | SKALA: 1:500 |
| Tytuł                                                                                                                                                                   | PLAN SYTUACYJNY, CZ. 7                                                                                                                                    |                                                                                                                                                                | Data         |
| Projektant                                                                                                                                                              | mgr inż.<br>Marcin Andrzyk                                                                                                                                | M. Andrzyk up. nr LUB/0177/PWCS/09 do projektowania robót bud. bez ograniczeń w spec. instal. z 28str. urzędz. cepl., wentyl., gazowych, wodociąg. i kanaliz.  | Nr rys. S-8  |
| Sprawdzający                                                                                                                                                            | mgr inż.<br>Agnieszka Urbaniak                                                                                                                            | A. Urbaniak up. nr LUB/0113/PWCS/15 do projektowania robót bud. bez ograniczeń w spec. instal. z 28str. urzędz. cepl., wentyl., gazowych, wodociąg. i kanaliz. |              |