
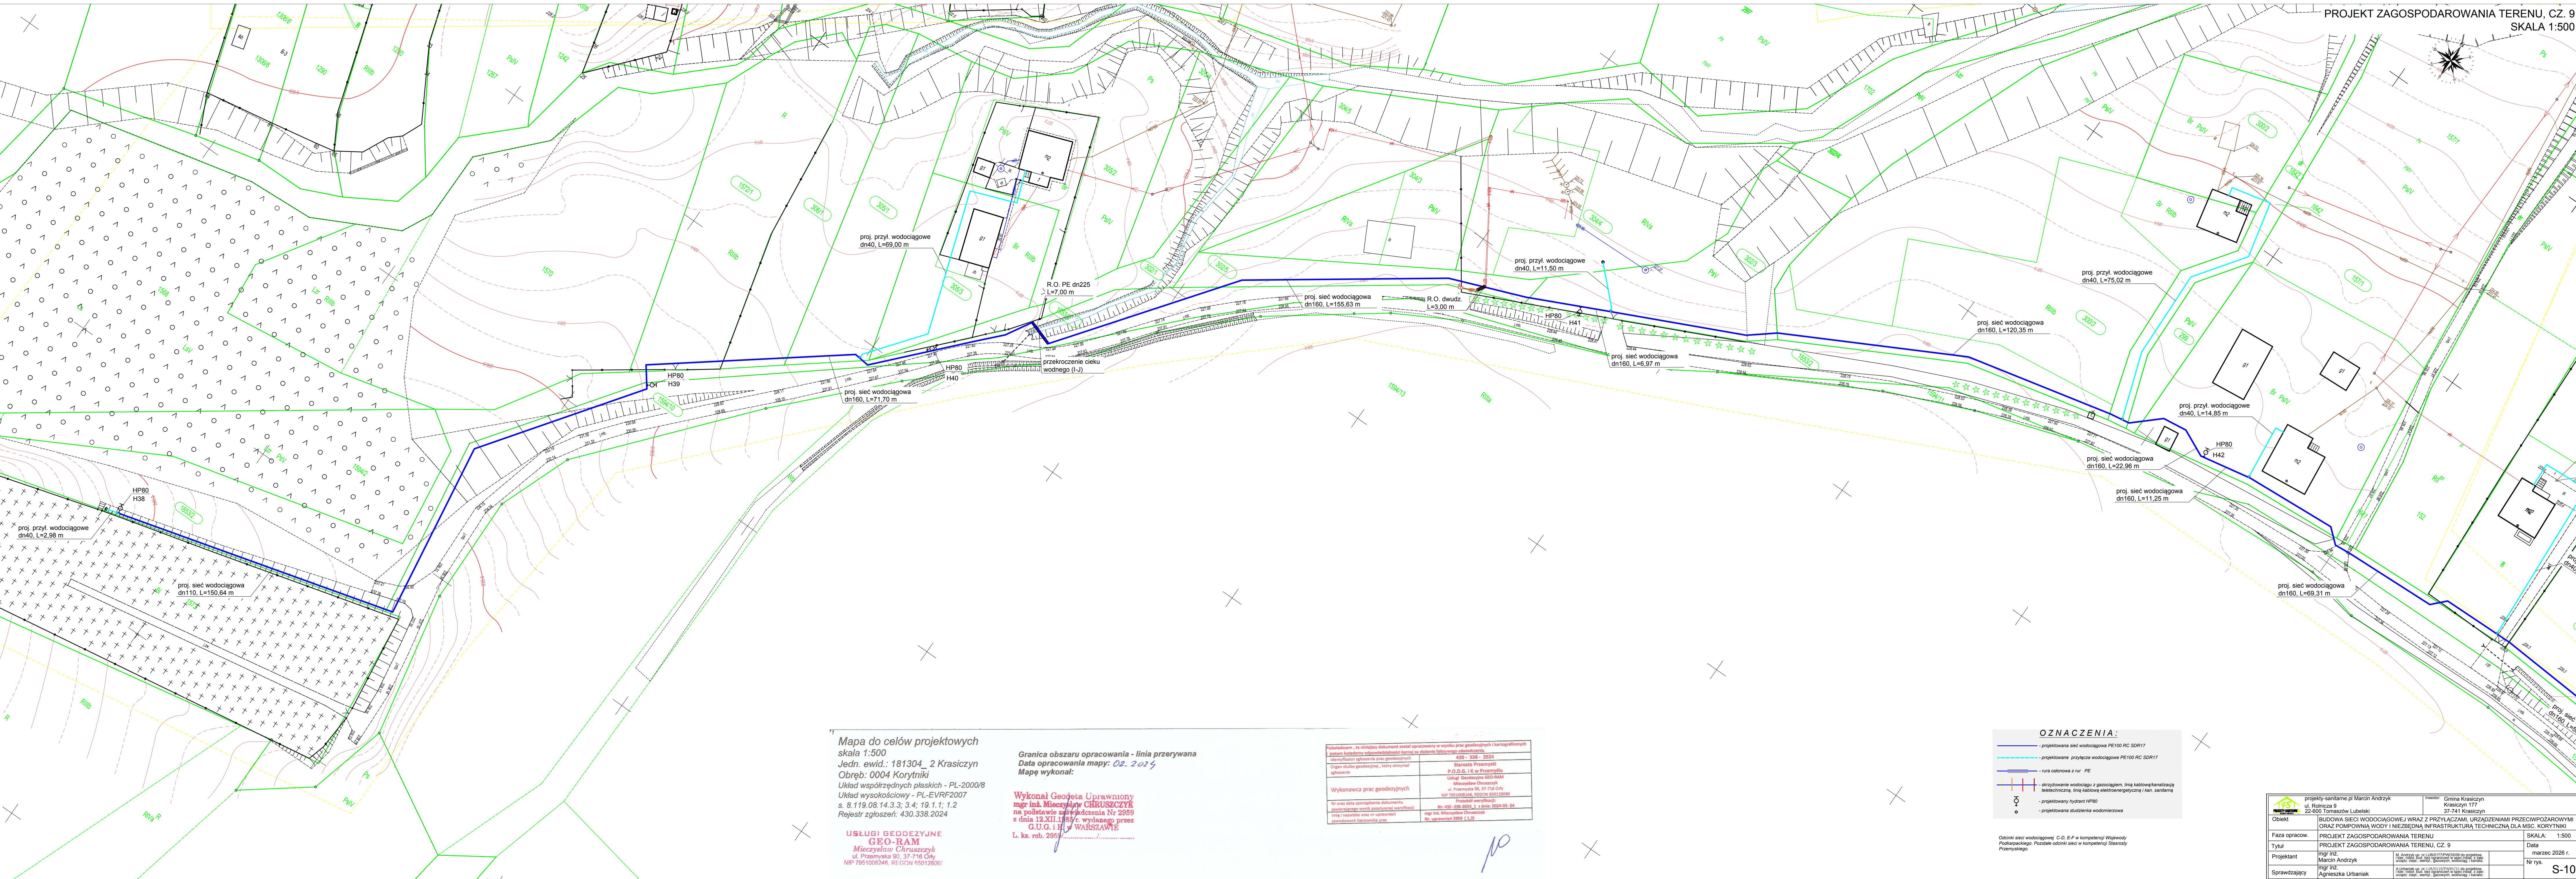


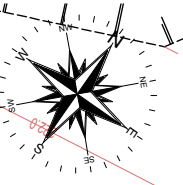

Mapa do celów projektowych
skala 1:500
Jedn. ewid.: 181304_2 Krasiczyn
Obręb: 0004 Korytniki
Układ współrzędnych płaskich - PL-2000/8
Układ wysokościowy - PL-EVRF2007
s. 8.119.08.14.3.3; 3.4; 19.1.1; 1.2
Rejestr zgłoszeń: 430.338.2024

USŁUGI GEODEZYJNE
GEO-RAM
Mieczysław Chruszczyk
ul. Przemyska 90, 37-716 Góry
NIP 7951008248, REGON 150126061

Granica obszaru opracowania - linia przerywana
Data opracowania mapy: 02. 2025
Mapę wykonał:

Wykonał Geodeta Uprawniony
mgr inż. Mieczysław CHRUSZCZYK
na podstawie zaopiniowania Nr 2009
z dnia 12.XII.1985 r. wydanego przez
G.U.G. i H. w WARSZAWIE
L. ks. rob. 2959

Podpisem, za niniejszy dokument został opracowany w wyniku prac geodezyjnych i kartograficznych Jednostka wykonawcza: 430 - 338 - 2024 Nadawca: Mieczysław Chruszczyk Organ nadawcy: G.U.G. i H. w Przemysku Organ nadawcy: G.U.G. i H. w Przemysku Organ nadawcy: G.U.G. i H. w Przemysku	Wykonawca prac geodezyjnych Mieczysław Chruszczyk ul. Przemyska 90, 37-716 Góry NIP 7951008248, REGON 150126061
---	--

OZNACZENIA:	
	- projektowana sieć wodociągowa PE100 RC SDR17
	- projektowane przyłącza wodociągowe PE100 RC SDR17
	- linia osłonna z rur PE
	- sztywna wodociągowa z gazociągami, linia kablowa/kanalizacja
	- projektowany hydrant HP80
	- projektowana studzinka wodomierzowa

Odnosić się do projektu w całości, w tym do części w kompetencji Wojewody
Podkarpackiego. Pozostałe odnosić się do części w kompetencji Starosty
Przemyskiego.

projektant: mgr inż. Marcin Andrzyk ul. Rolnicza 9 22-400 Tomaszów Lubelski	inwestor: Gmina Krasiczyn Krasiczyn 177 37-741 Krasiczyn
Objekt: BUDOWA SIECI WODOCIAGOWEJ WRAZ Z PRZYŁĄCZAMI, URZĄDZENIAMI PRZECIWPOŻAROWYMI ORAZ POMPOWNIĄ WODY I NIEZBEDNĄ INFRASTRUKTURĄ TECHNICZNĄ DLA M.C. KORYTNIKI	SKALA: 1:500
Faza oprac.: PROJEKT ZAGOSPODAROWANIA TERENU, CZ. 9	Data: marzec 2028 r.
Tytuł: PROJEKT ZAGOSPODAROWANIA TERENU, CZ. 9	Nr rys.: S-10
Projektant: mgr inż. Marcin Andrzyk	mgr inż. Agnieszka Urbanik
Sprawdzający: mgr inż. Agnieszka Urbanik	mgr inż. Agnieszka Urbanik