

Mapa do celów projektowych

skala 1:500

Jedn. ewid.: 181304_2 Krsiczyń

Obręb: 0004 Korytniki

Układ współrzędnych płaskich: PL-2000/B

Układ wysokościowy: PL-EVRF2007

s. 8.119.08.14.1.4; 3.2

Rejestr zgłoszeń: 430.1475.2024

Granica obszaru opracowania - linia przerywana

Data opracowania mapy: 07.2024

Mapę wykonał:

USŁUGI GEODEZYJNE

GEODETA

Mieczysław Chruszczyk

ul. Przemyska 90, 37-716 Ory

NIP 7951008248, REGON 850126060

Wykonał Geodeta Uprawniony

mgr inż. Mieczysław CHRUSZCZYK

na podstawie zaświadczenia Nr 2959

z dnia 12.XII.1985 r. wydanego przez

G.U.G.i.K. w WARSZAWIE

L. ks. rob. 2959/

Poświadczam, że niniejszy dokument został opracowany w wyniku prac geodezyjnych i kartograficznych, jestem świadomy odpowiedzialności karnej za złożenie fałszywego oświadczenia.	
Identyfikator zgłoszenia prac geodezyjnych	430 - 1475 - 2024
Organ służby geodezyjnej, który otrzymał zgłoszenie	Starosta Przemyski P.O.D.G. i K w Przemysku Usługi Geodezyjne GEO-RAM Mieczysław Chruszczyk ul. Przemyska 90, 37-716 Ory A.P. 7951008248, REGON 850126060
Wykonawca prac geodezyjnych	Protokół weryfikacji: Nr: 430-1475-2024-1 z dnia: 2024-08-14 mgr inż. Mieczysław Chruszczyk Nr. uprawnień 2959 (1,3)
Nr oraz data sporządzenia dokumentu	
Zawierającego wyrok sądowniej weryfikacji	
Imię i nazwisko oraz nr uprawnień zawodowych k.c. i ewidencja prac	

GEODETA UPRAWNIONY
mgr inż. Mieczysław CHRUSZCZYK
37-716 Ory
tel. 672 395 362 573

PROJEKT ZAGOSPODAROWANIA TERENU, CZ. 7


SKALA 1:500



OZNACZENIA:

- projektowana sieć wodociągowa PE100 RC SDR17
- projektowane przyłącza wodociągowe PE100 RC SDR17
- rura osłonna z rur PE
- skrzyżowanie wodociągu z gazociągiem, linią kablową/kanalizacją teletechniczną, linią kablową elektroenergetyczną i kan. sanitarną
- projektowany hydrant HP80
- projektowana studzienka wodomierzowa

Odcinki sieci wodociągowej C-D, E-F w kompetencji Wojewody Podkarpackiego. Pozostałe odcinki sieci w kompetencji Starosty Przemyskiego.

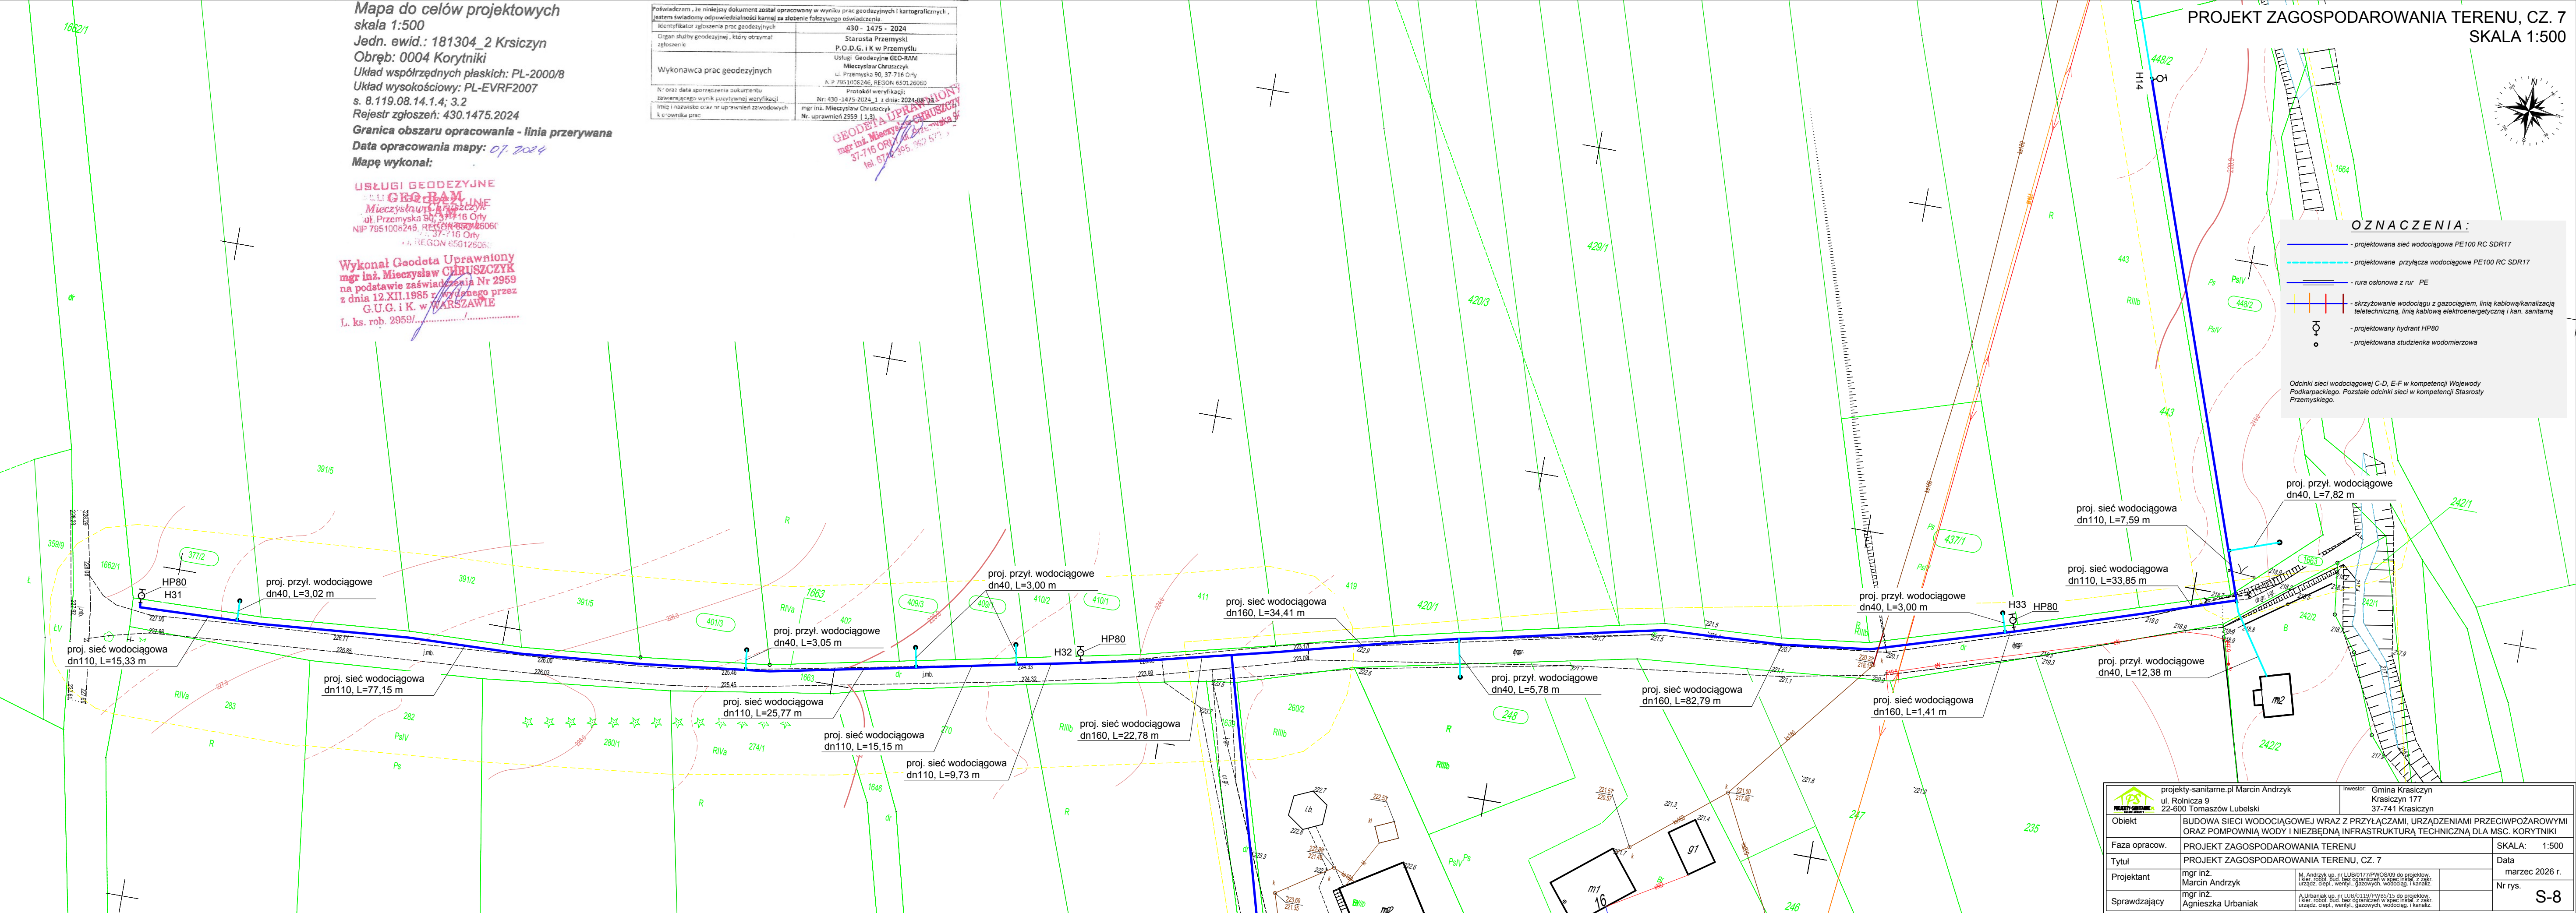

	projekt-sanitarne.pl Marcin Andrzyk ul. Rolnicza 9 22-600 Tomaszów Lubelski		Inwestor: Gmina Krasieczyń Krasieczyń 177 37-741 Krasieczyń		
	Obiekt	BUDOWA SIECI WODOCIĄGOWEJ WRAZ Z PRZYŁĄCZAMI, URZĄDZENIAMI PRZECIWPOŻAROWYMI ORAZ POMPOWNIĄ WODY I NIEZBĘDĄ INFRASTRUKTURĄ TECHNICZNĄ DLA MŚC. KORYTNIKI			
	Faza opracow.	PROJEKT ZAGOSPODAROWANIA TERENU			SKALA: 1:500
	Tytuł	PROJEKT ZAGOSPODAROWANIA TERENU, CZ. 7			Data
	Projektant	mgr inż. Marcin Andrzyk	M. Andrzyk ul. nr 10/61177/PW/S015 do projektów i kier. robót bud. bez ograniczeń w spec. inst. z 228r. urząd. ciepl., wentyl., gazowych, wodociąg. i kanaliz.		marzec 2026 r.
Sprawdzający	mgr inż. Agnieszka Urbaniak	A. Urbaniak ul. nr 10/61113/PW/S115 do projektów i kier. robót bud. bez ograniczeń w spec. inst. z 228r. urząd. ciepl., wentyl., gazowych, wodociąg. i kanaliz.		Nr rys. S-8	