


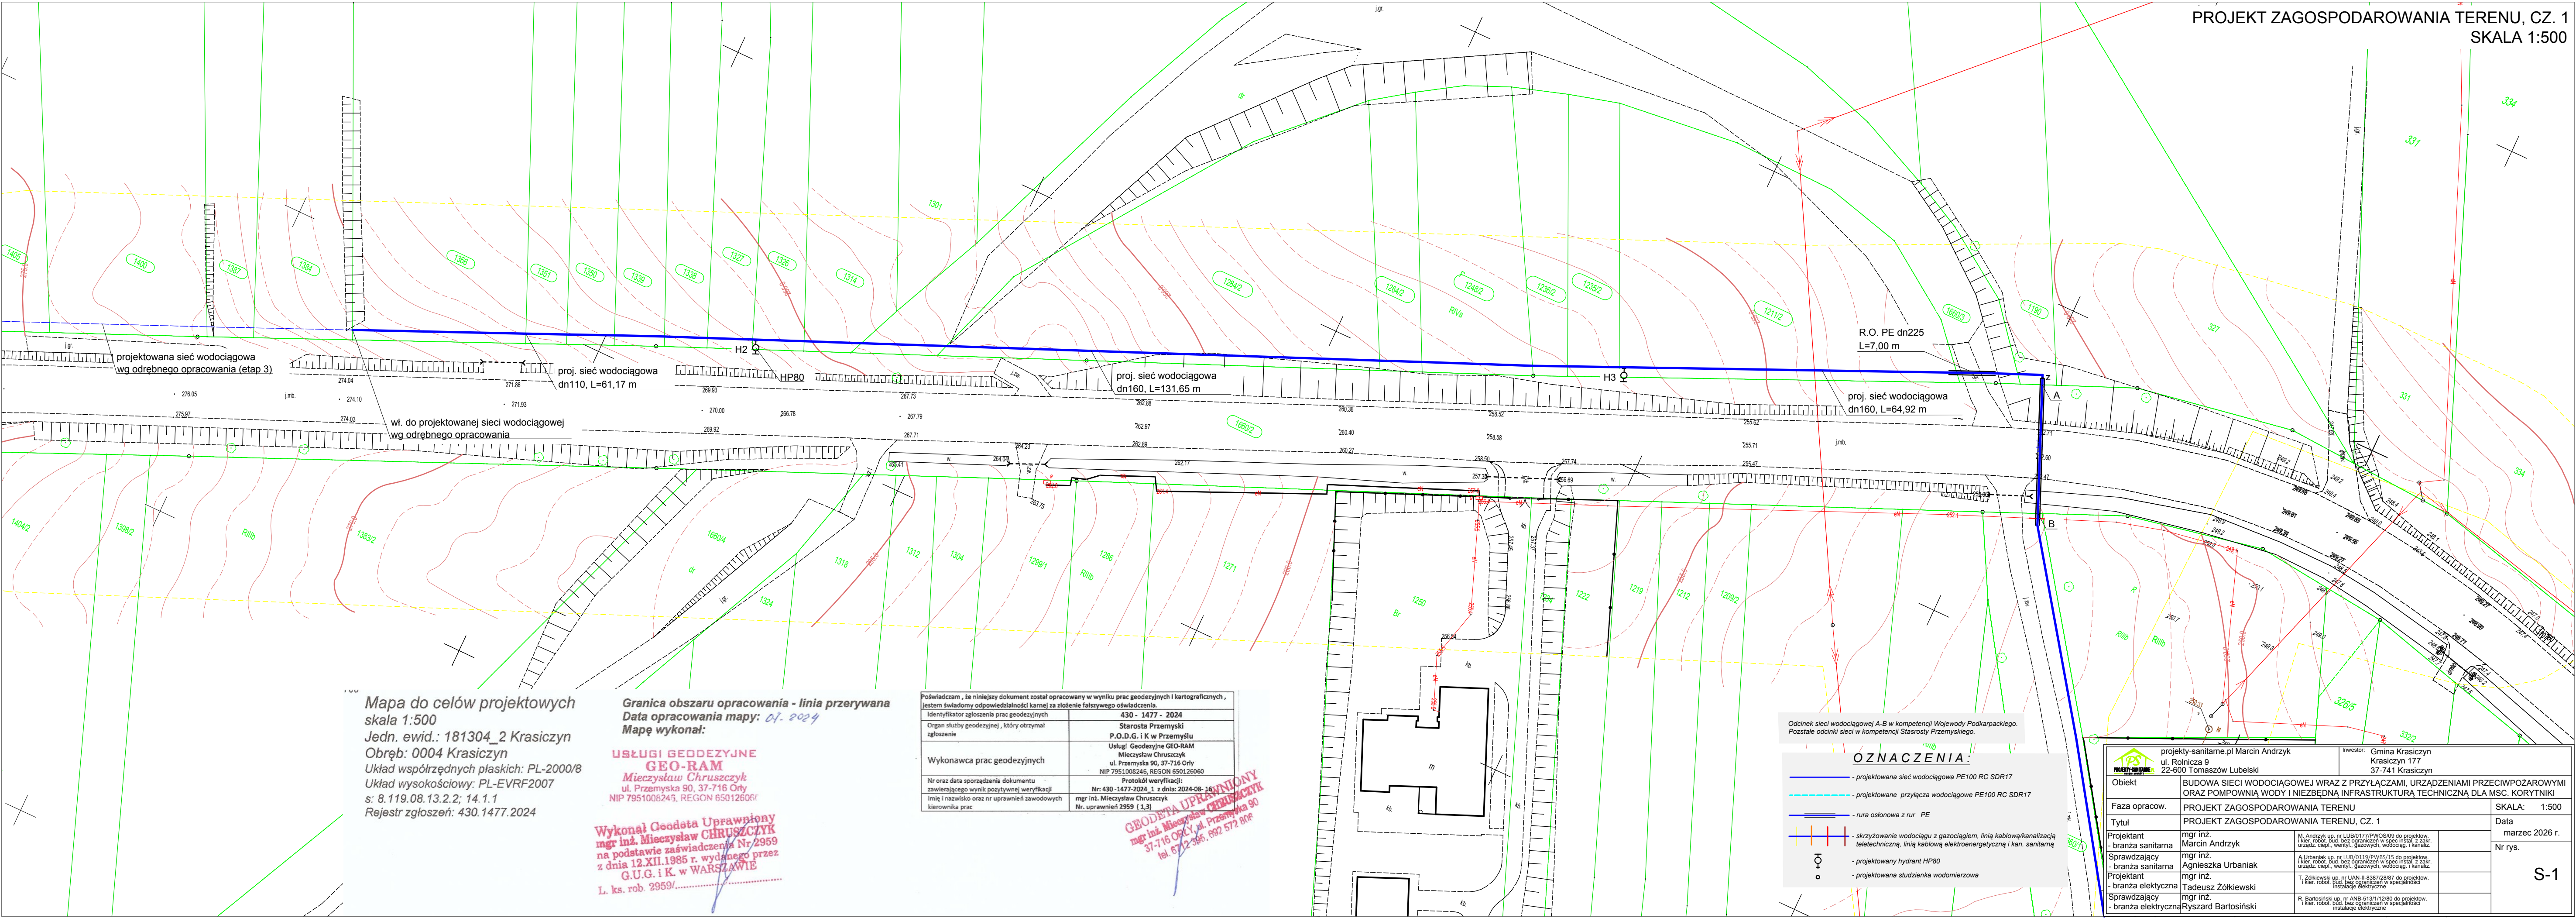

Mapa do celów projektowych
skala 1:500
Jedn. ewid.: 181304_2 Krasiczyn
Obręb: 0004 Krasiczyn
Układ współrzędnych płaskich: PL-2000/B
Układ wysokościowy: PL-EVRF2007
s: 8.119.08.13.2.2; 14.1.1
Rejestr zgłoszeń: 430.1477.2024

Granica obszaru opracowania - linia przerywana
Data opracowania mapy: 07.2024
Mapę wykonał:

USŁUGI GEODEZYJNE
GEO-RAM
Mieczysław Chruszczyk
ul. Przemyska 90, 37-716 Orły
NIP 7951008245, REGON 65012606

Wykonał Geodeta Uprawniony
mgr inż. Mieczysław CHRUSZCZYK
na podstawie zaświadczenia Nr 2959
z dnia 12.XII.1986 r. wydanego przez
G.U.G. i K. w WARSZAWIE
L. ks. rob. 2959/.....

Poświadczam, że niniejszy dokument został opracowany w wyniku prac geodezyjnych i kartograficznych, jestem świadomy odpowiedzialności karnej za złożenie fałszywego oświadczenia.	
Identyfikator zgłoszenia prac geodezyjnych	430 - 1477 - 2024
Organ służby geodezyjnej, który otrzymał zgłoszenie	Starosta Przemyski P.O.D.G. i K w Przemyslu Usługi Geodezyjne GEO-RAM Mieczysław Chruszczyk ul. Przemyska 90, 37-716 Orły NIP 7951008245, REGON 65012606
Wykonawca prac geodezyjnych	Protokół weryfikacji: Nr: 430-1477-2024_1 z dnia: 2024-08-16 mgr inż. Mieczysław Chruszczyk Nr. uprawnień 2959 (1,3)
Nr oraz data sporządzenia dokumentu zawierającego wynik pozytywnej weryfikacji	
Imię i nazwisko oraz nr uprawnień zawodowych kierownika prac	

GEODETA UPRAWNIONY
mgr inż. Mieczysław CHRUSZCZYK
37-716 ORŁY, ul. Przemyska 90
tel. 672 296 692 572 806

Odcinek sieci wodociągowej A-B w kompetencji Wojewody Podkarpackiego. Pozostałe odcinki sieci w kompetencji Starosty Przemyskiego.

OZNACZENIA:

- projektowana sieć wodociągowa PE100 RC SDR17
- projektowane przyłącza wodociągowe PE100 RC SDR17
- rura osłoniowa z rur PE
- skrzyżowanie wodociągu z gazociągami, linią kablową/kanalizacją teletechniczną, linią kablową elektroenergetyczną i kan. sanitarną
- projektowany hydrant HP80
- projektowana studzienka wodomierzowa

 projekt-santane.pl Marcin Andrzyk ul. Rolnicza 9 22-600 Tomaszów Lubelski		Inwestor: Gmina Krasiczyn Krasiczyn 177 37-741 Krasiczyn	
Objekt	BUDOWA SIECI WODOCIĄGOWEJ WRAZ Z PRZYŁĄCZAMI, URZĄDZENIAMI PRZECIWOPOŻAROWYMI ORAZ POMPOWNIĄ WODY I NIEZBĘDNA INFRASTRUKTURA TECHNICZNA DLA MŚC. KORYTNIKI		
Faza opracow.	PROJEKT ZAGOSPODAROWANIA TERENU		SKALA: 1:500
Tytuł	PROJEKT ZAGOSPODAROWANIA TERENU, CZ. 1		Data
Projektant - branża sanitarna	mgr inż. Marcin Andrzyk	M. Andrzyk up. nr LUB0177/PWOS/80 do projektow. i kier. robot. bud. bez ograniczeń w spec. instal. z zakr. urządzeń: ciepł., wentyl., gazowych, wodociąg. i kanaliz.	marzec 2026 r. Nr rys.
Sprawdzający - branża sanitarna	mgr inż. Agnieszka Urbaniak	A. Urbaniak up. nr LUB0131/PWOS/15 do projektow. i kier. robot. bud. bez ograniczeń w spec. instal. z zakr. urządzeń: ciepł., wentyl., gazowych, wodociąg. i kanaliz.	
Projektant - branża elektryczna	mgr inż. Tadeusz Żółkowski	T. Żółkowski up. nr LUB0113/PWOS/07 do projektow. i kier. robot. bud. bez ograniczeń w spec. instal. z zakr. urządzeń: ciepł., wentyl., gazowych, wodociąg. i kanaliz.	
Sprawdzający - branża elektryczna	mgr inż. Ryszard Bartosiński	R. Bartosiński up. nr ANB-5131113/80 do projektow. i kier. robot. bud. bez ograniczeń w spec. instal. z zakr. urządzeń: ciepł., wentyl., gazowych, wodociąg. i kanaliz.	