


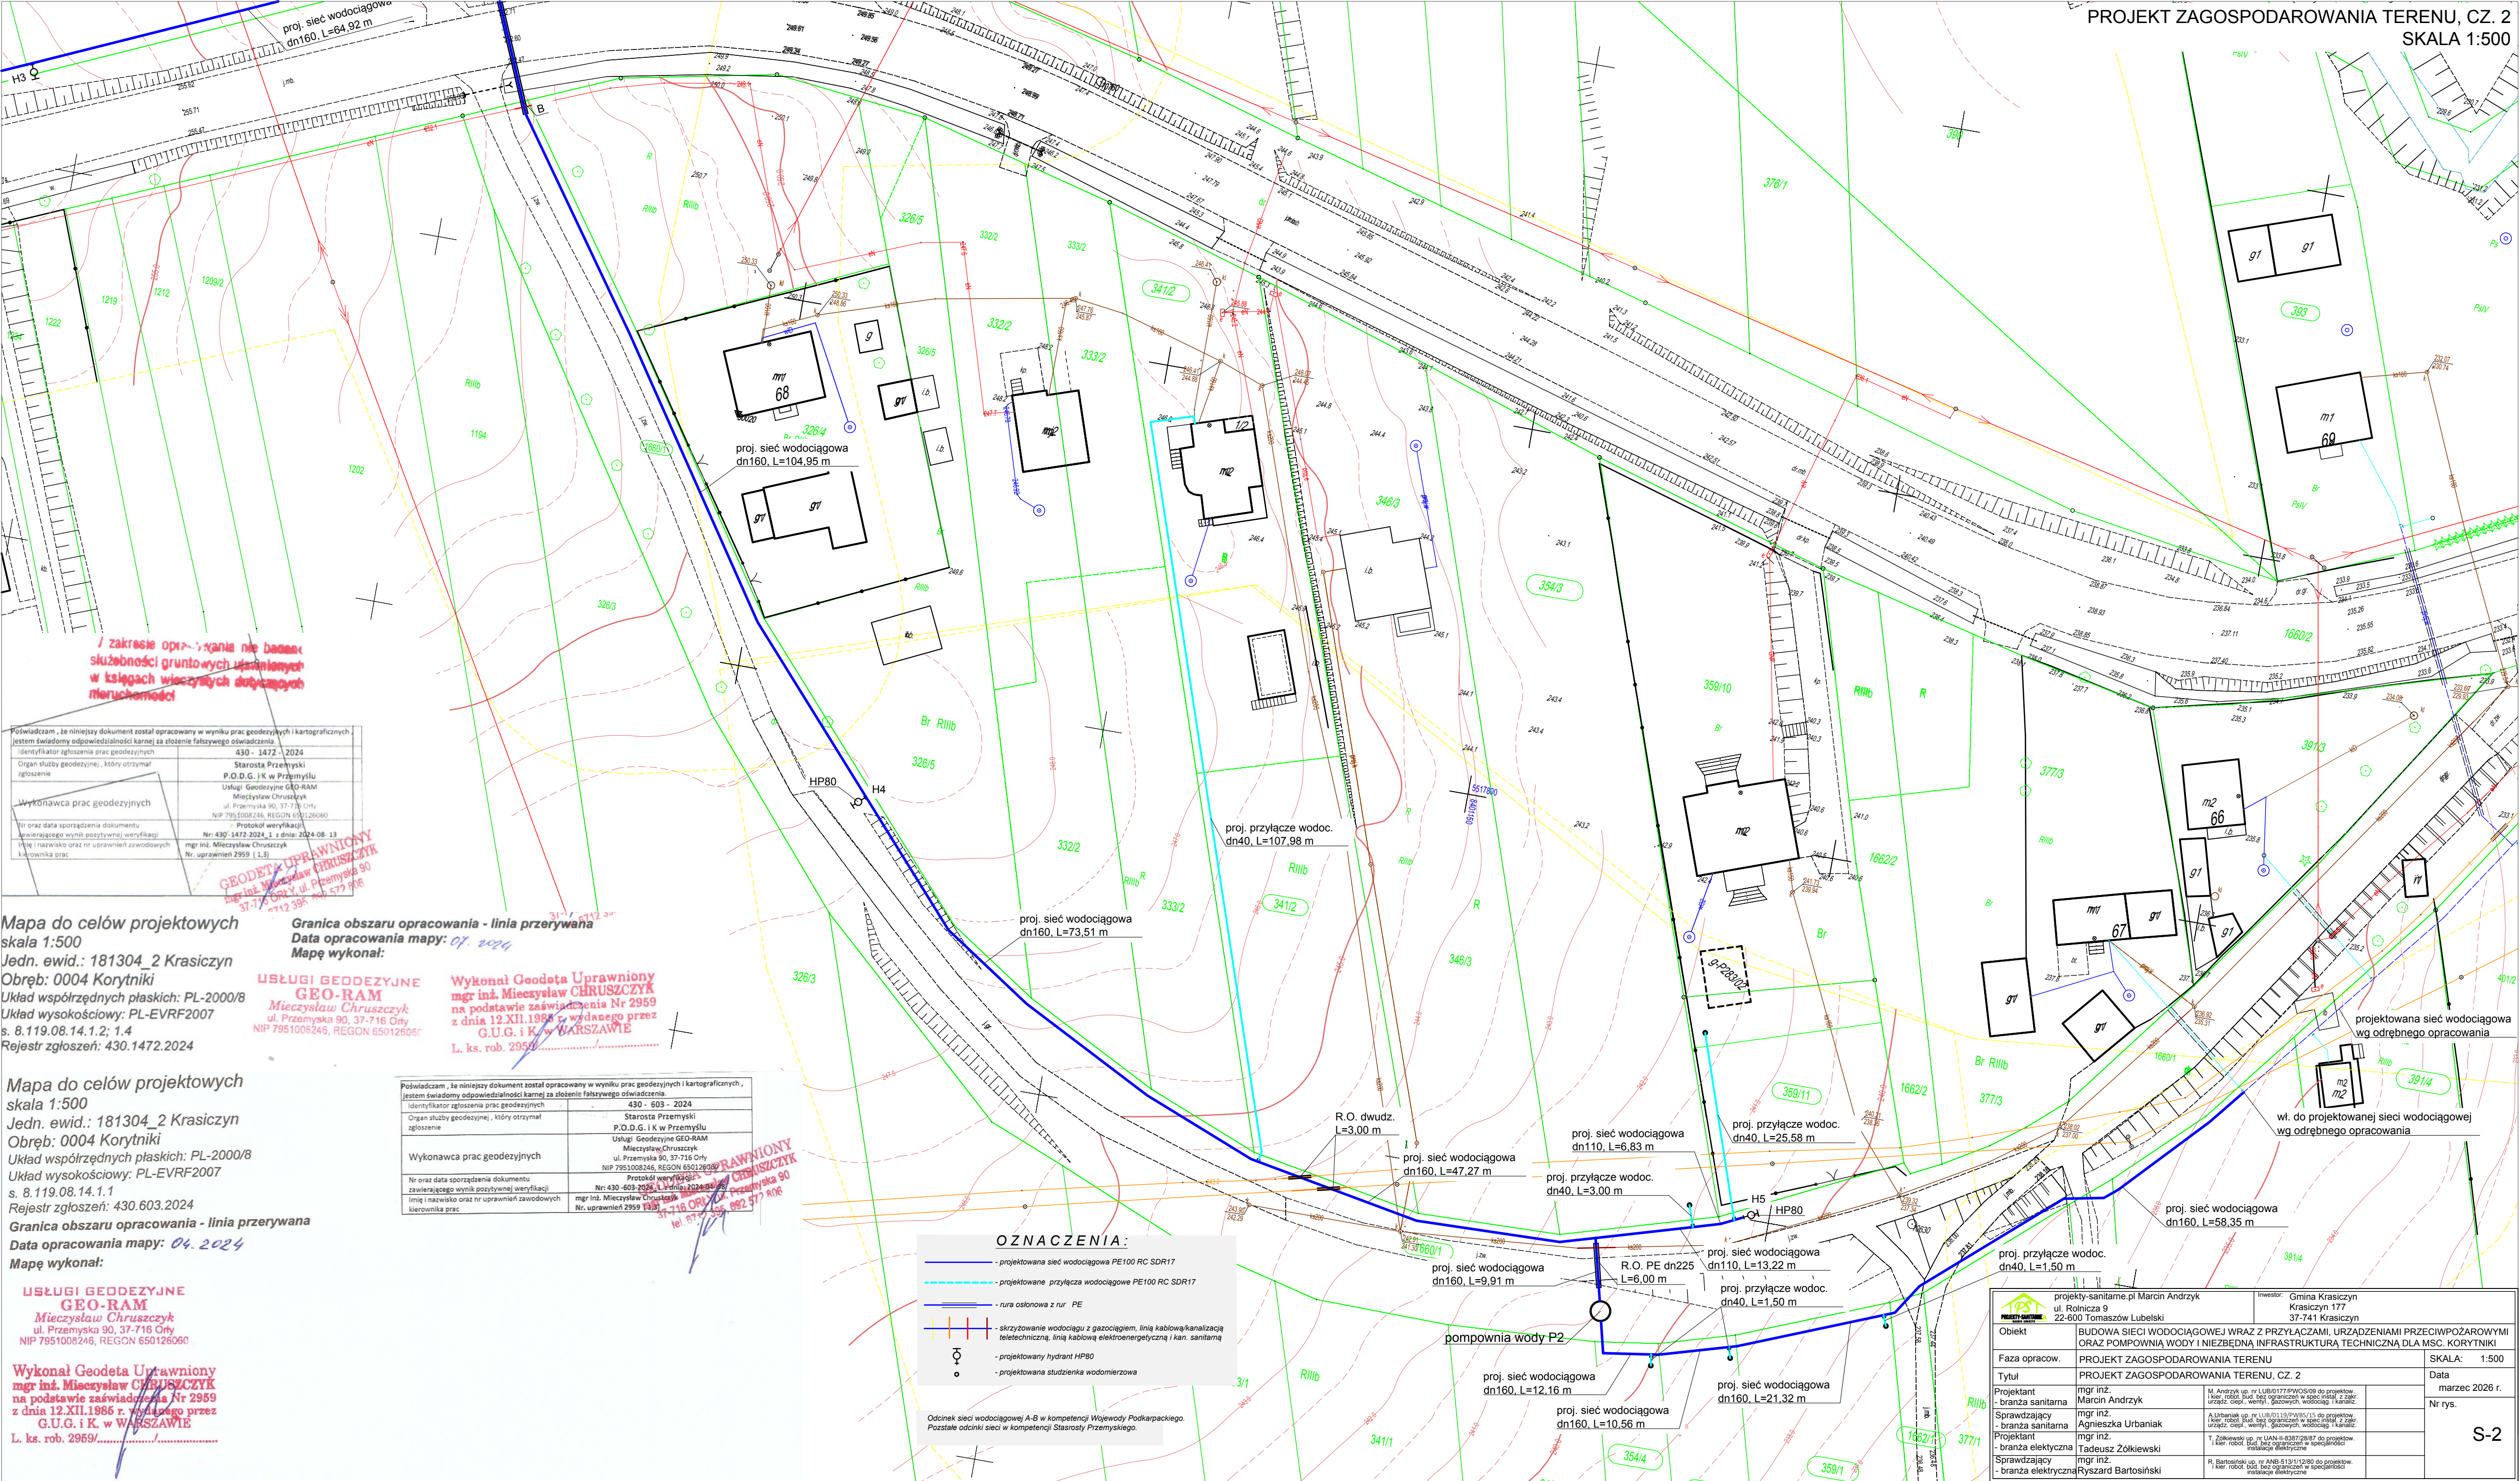

/ zakresie opracowania nie badano: służebności gruntuowych ustanowionych w księgach wieczystych dotyczących nieruchomości

Świadczę, że niniejszy dokument został opracowany w wyniku prac geodezyjnych i kartograficznych, jestem świadomy odpowiedzialności karnej za złożenie fałszywego oświadczenia.	430 - 1472 - 2024
Identyfikator zgłoszenia prac geodezyjnych	Starosta Przemyski P.O.D.G. i K w Przemyslu Usługi Geodezyjne GEO-RAM Mieczysław Chruszczyk ul. Przemyska 90, 37-716 Orły NIP 7951008246, REGON 650126060
Organ służby geodezyjnej, który otrzymał zgłoszenie	Protokół weryfikacji Nr: 430-1472-2024.1 z dnia: 2024-08-13
Wykonawca prac geodezyjnych	mgr inż. Mieczysław Chruszczyk Nr. uprawnień 2959 (1.3)
Nr oraz data sporządzenia dokumentu	Nr: 430-1472-2024.1 z dnia: 2024-08-13
Zawierającego wynik pozytywnej weryfikacji	
Imię i nazwisko oraz nr uprawnień zawodowych kierownika prac	

Mapa do celów projektowych
skala 1:500
Jedn. ewid.: 181304_2 Krasiczyn
Obręb: 0004 Korytniki
Układ współrzędnych płaskich: PL-2000/8
Układ wysokościowy: PL-EVRF2007
s. 8.119.08.14.1.2; 1.4
Rejestr zgłoszeń: 430.1472.2024

Granica obszaru opracowania - linia przerywana
Data opracowania mapy: 04.2024
Mapę wykonał:

USŁUGI GEODEZYJNE
GEO-RAM
Mieczysław Chruszczyk
ul. Przemyska 90, 37-716 Orły
NIP 7951008246, REGON 650126060

Wykonał Geodeta Uprawniony
mgr inż. Mieczysław CHRUSZCZYK
na podstawie zaświadczenia Nr 2959
z dnia 12.XII.1986 r. wydanego przez
G.U.G. i K. w WARSZAWIE
L. ks. rob. 2959/.....

Mapa do celów projektowych
skala 1:500
Jedn. ewid.: 181304_2 Krasiczyn
Obręb: 0004 Korytniki
Układ współrzędnych płaskich: PL-2000/8
Układ wysokościowy: PL-EVRF2007
s. 8.119.08.14.1.1
Rejestr zgłoszeń: 430.603.2024

Granica obszaru opracowania - linia przerywana
Data opracowania mapy: 04.2024
Mapę wykonał:

USŁUGI GEODEZYJNE
GEO-RAM
Mieczysław Chruszczyk
ul. Przemyska 90, 37-716 Orły
NIP 7951008246, REGON 650126060

Wykonał Geodeta Uprawniony
mgr inż. Mieczysław CHRUSZCZYK
na podstawie zaświadczenia Nr 2959
z dnia 12.XII.1986 r. wydanego przez
G.U.G. i K. w WARSZAWIE
L. ks. rob. 2959/.....

Świadczę, że niniejszy dokument został opracowany w wyniku prac geodezyjnych i kartograficznych, jestem świadomy odpowiedzialności karnej za złożenie fałszywego oświadczenia.	430 - 603 - 2024
Identyfikator zgłoszenia prac geodezyjnych	Starosta Przemyski P.O.D.G. i K w Przemyslu Usługi Geodezyjne GEO-RAM Mieczysław Chruszczyk ul. Przemyska 90, 37-716 Orły NIP 7951008246, REGON 650126060
Organ służby geodezyjnej, który otrzymał zgłoszenie	Protokół weryfikacji Nr: 430-603-2024.1 z dnia: 2024-08-13
Wykonawca prac geodezyjnych	mgr inż. Mieczysław Chruszczyk Nr. uprawnień 2959 (1.3)
Nr oraz data sporządzenia dokumentu	Nr: 430-603-2024.1 z dnia: 2024-08-13
Zawierającego wynik pozytywnej weryfikacji	
Imię i nazwisko oraz nr uprawnień zawodowych kierownika prac	

OZNACZENIA:

- projektowana sieć wodociągowa PE100 RC SDR17
- projektowane przyłącza wodociągowe PE100 RC SDR17
- rura osłonowa z rur PE
- skrzyżowanie wodociągu z gazociągami, linią kablową/kanalizacją teletechniczną, linią kablową elektroenergetyczną i kan. sanitarną
- projektowany hydrant HP80
- projektowana studzienka wodomierzowa

Odcinek sieci wodociągowej A-B w kompetencji Wojewody Podkarpackiego.
Pozostałe odcinki sieci w kompetencji Starosty Przemyskiego.

projekt-sanitarne.pl Marcin Andryk ul. Rolnicza 9 22-600 Tomaszów Lubelski	Investor: Gmina Krasiczyn Krasiczyn 177 37-741 Krasiczyn
Obiekt	BUDOWA SIECI WODOCIĄGOWEJ WRAZ Z PRZYŁĄCZAMI, URZĄDZENIAMI PRZECIWPOŻAROWYMI ORAZ POMPOWNIĄ WODY I NIEZBĘDNA INFRASTRUKTURA TECHNICZNA DLA MSC. KORYTNIKI
Faza opracow.	PROJEKT ZAGOSPODAROWANIA TERENU
Tytuł	PROJEKT ZAGOSPODAROWANIA TERENU, CZ. 2
Projektant	mgr inż. Marcin Andryk
Sprawdzający	mgr inż. Agnieszka Urbaniak
Projektant	mgr inż. Tadeusz Żółkiewski
Sprawdzający	mgr inż. Ryszard Bartosiński
Instalacje elektryczne	A. Urbanik up. nr UIR/0110/PN/15/15 do projektów (kier. robot. bud. bez ograniczeń w spec. instal. z zastr. urządzeń ciepl., wentyl., gazowych, wodociąg. i kanaliz.)
Instalacje elektryczne	T. Żółkiewski up. nr UAN-II-8387/28/87 do projektów (kier. robot. bud. bez ograniczeń w spec. instal. z zastr. urządzeń elektrycznych)
Instalacje elektryczne	R. Bartosiński up. nr ANB-513/11/2080 do projektów (kier. robot. bud. bez ograniczeń w spec. instal. z zastr. urządzeń elektrycznych)