


# PROFIL PODŁUŻNY SIECI WODOCIĄGOWEJ E-F SKALA 1:100/1:100

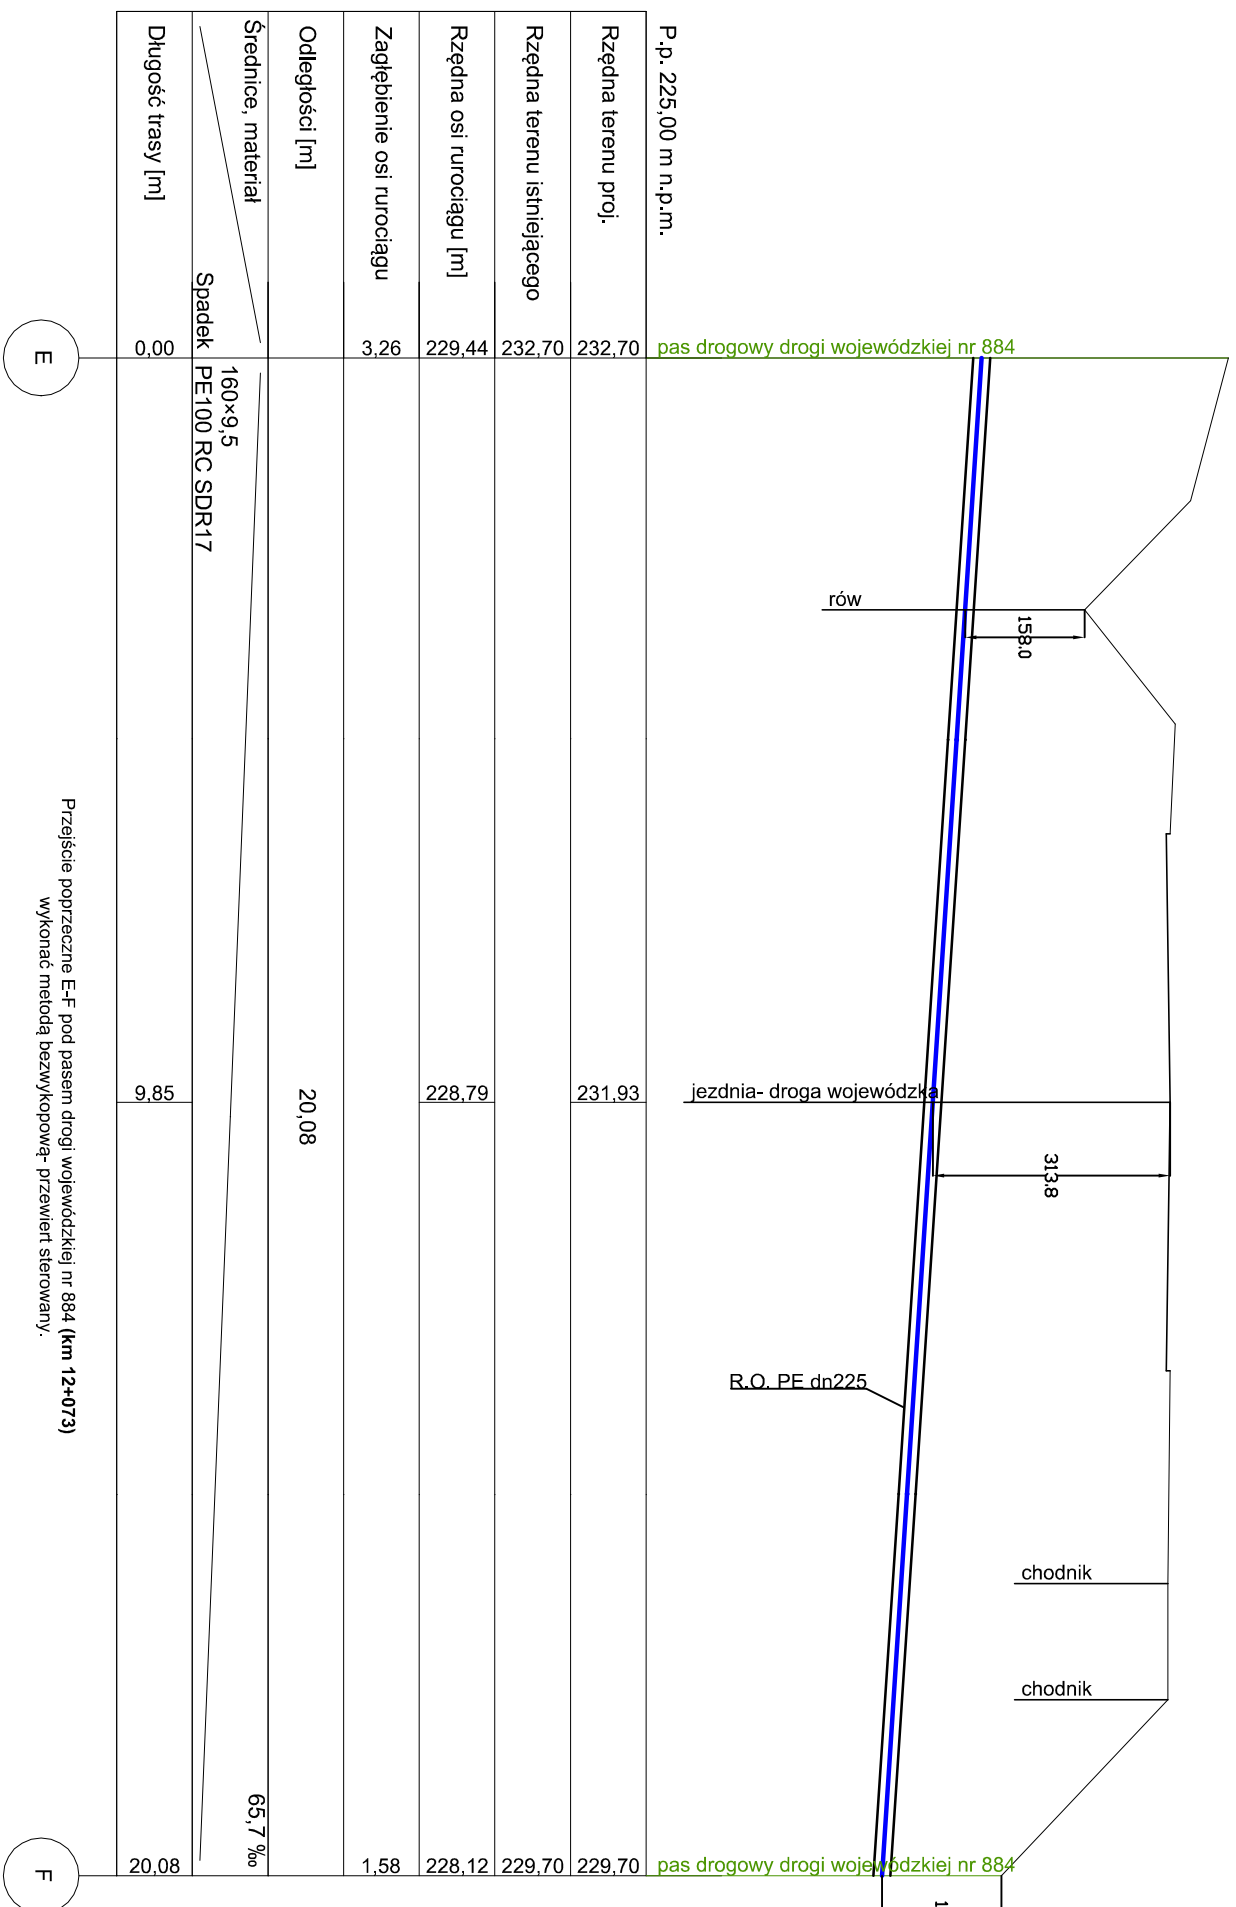

|                                                                                                                                                             |                                                                                                                                                                       |                                                                                                                                                                                                                                                                                                                                                                 |                                                                       |
|-------------------------------------------------------------------------------------------------------------------------------------------------------------|-----------------------------------------------------------------------------------------------------------------------------------------------------------------------|-----------------------------------------------------------------------------------------------------------------------------------------------------------------------------------------------------------------------------------------------------------------------------------------------------------------------------------------------------------------|-----------------------------------------------------------------------|
| <br><b>PROJEKT-SANTAMARE</b><br><small>PROJEKTOWANIE I WYKONANIE</small> | <b>projekt-santamare.pl</b> Marcin Andrzyk<br>ul. Rolnicza 9<br>22-600 Tomaszów Lubelski                                                                              |                                                                                                                                                                                                                                                                                                                                                                 | Inwestor: <b>Gmina Krasiczyn</b><br>Krasiczyn 177<br>37-741 Krasiczyn |
|                                                                                                                                                             | <b>BUDOWA SIECI WODOCIĄGOWEJ W PASIE DROGOWYM DROGI WOJEWÓDZKIEJ NR 884 PRZEMYSŁ - DOMARADZ</b><br>w km 12+484, 12+207, 12+073 w MŁSOWOŚCI KORYTNIKI, GMINA KRASICZYN |                                                                                                                                                                                                                                                                                                                                                                 |                                                                       |
| <b>Opieki</b>                                                                                                                                               |                                                                                                                                                                       |                                                                                                                                                                                                                                                                                                                                                                 |                                                                       |
| <b>Faza opracow.</b>                                                                                                                                        | <b>PROJEKT ZAGOSPODAROWANIA TERENU</b>                                                                                                                                |                                                                                                                                                                                                                                                                                                                                                                 |                                                                       |
| <b>Tytuł</b>                                                                                                                                                | <b>PROFIL PODŁUŻNY SIECI WODOCIĄGOWEJ E-F</b>                                                                                                                         |                                                                                                                                                                                                                                                                                                                                                                 |                                                                       |
| <b>Projektant</b>                                                                                                                                           | mgr inż.<br>Marcin Andrzyk                                                                                                                                            |                                                                                                                                                                                                                                                                                                                                                                 |                                                                       |
| <b>Sprawdzający</b>                                                                                                                                         | mgr inż.<br>Agnieszka Urbaniaek                                                                                                                                       |                                                                                                                                                                                                                                                                                                                                                                 |                                                                       |
|                                                                                                                                                             |                                                                                                                                                                       | M. Andrzyk, inż. nr. UWB/0117/PW/05/09 do projektu.<br>i kier. robot. bud. bez ograniczeń w spec. instal. z ząbk.<br>urządzeń: ciepł., wentyl. i gazowych, wodociąg, kanaliz.<br>A. Urbaniaek inż. nr. UWB/0119/PW/05/15 do projektu.<br>i kier. robot. bud. bez ograniczeń w spec. instal. z ząbk.<br>urządzeń: ciepł., wentyl. i gazowych, wodociąg, kanaliz. |                                                                       |
|                                                                                                                                                             |                                                                                                                                                                       | SKALA: 1:100/1:100<br>Data<br>marzec 2026 r.<br>Nr rys.<br><b>S-5</b>                                                                                                                                                                                                                                                                                           |                                                                       |