


WÓJT GMINY
KRASICZYN

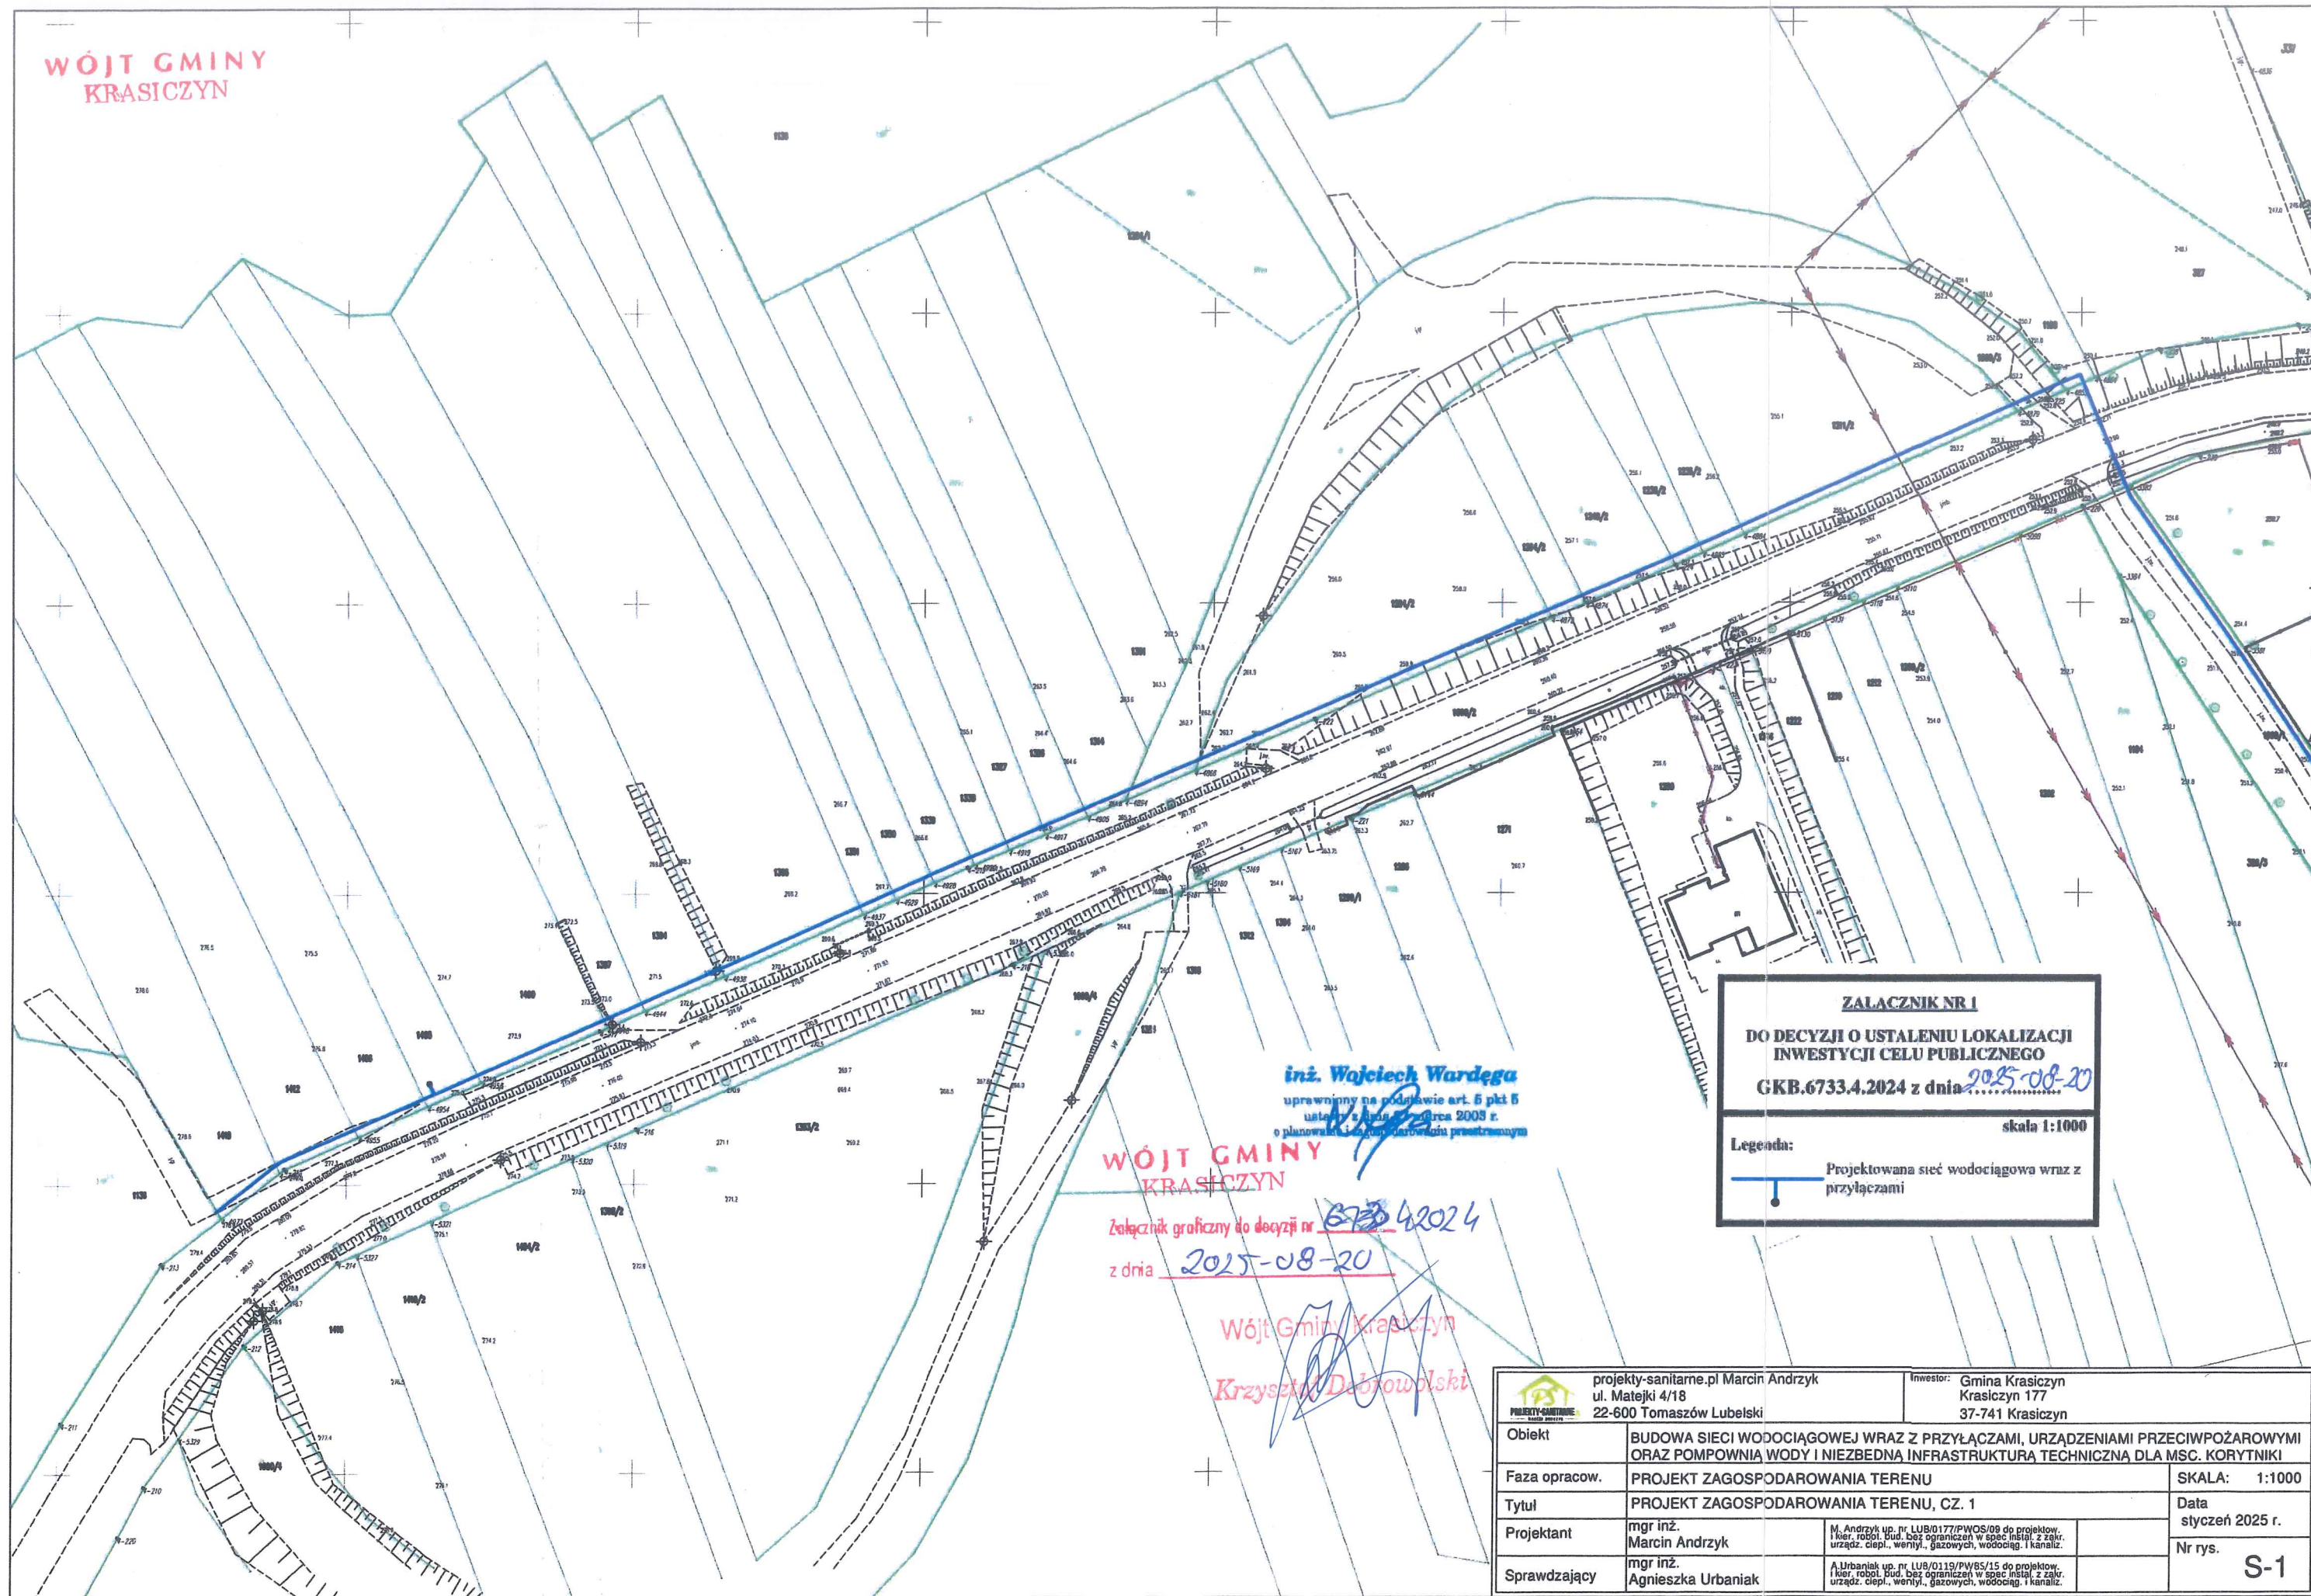

ZALACZNIK NR 1

**DO DECYZJI O USTALENIU LOKALIZACJI
INWESTYCJI CELU PUBLICZNEGO**

GKB.6733.4.2024 z dnia 2025-08-20

skala 1:1000

Legenda:


Projektowana sieć wodociągowa wraz z przyłączami

WÓJT GMINY
KRASICZYN

Załącznik graficzny do decyzji nr 6733.4.2024
z dnia 2025-08-20

Wójt Gminy Krasiczyn
Krzysztof Dobrowolski

 projekty-sanitarne.pl Marcin Andrzyk ul. Matejki 4/18 22-600 Tomaszów Lubelski		Inwestor: Gmina Krasiczyn Krasiczyn 177 37-741 Krasiczyn	
Obiekt	BUDOWA SIECI WODOCIĄGOWEJ WRAZ Z PRZYŁĄCZAMI, URZĄDZENIAMI PRZECIWOŻAROWYMI ORAZ POMPOWNIĄ WODY I NIEZBEDNĄ INFRASTRUKTURĄ TECHNICZNĄ DLA MSC. KORYTNIKI		
Faza opracow.	PROJEKT ZAGOSPODAROWANIA TERENU		SKALA: 1:1000
Tytuł	PROJEKT ZAGOSPODAROWANIA TERENU, CZ. 1		Data styczeń 2025 r.
Projektant	mgr inż. Marcin Andrzyk	M. Andrzyk up. nr. LUB/0177/PWOS/09 do projektow. i kier. robót bud. bez ograniczeń w spec. insal. z zagr. urząd. ciepł., wentyl., gazowych, wodociąg. i kanaliz.	Nr rys.
Sprawdzający	mgr inż. Agnieszka Urbaniak	A. Urbaniak up. nr. LUB/0119/PWOS/15 do projektow. i kier. robót bud. bez ograniczeń w spec. insal. z zagr. urząd. ciepł., wentyl., gazowych, wodociąg. i kanaliz.	S-1

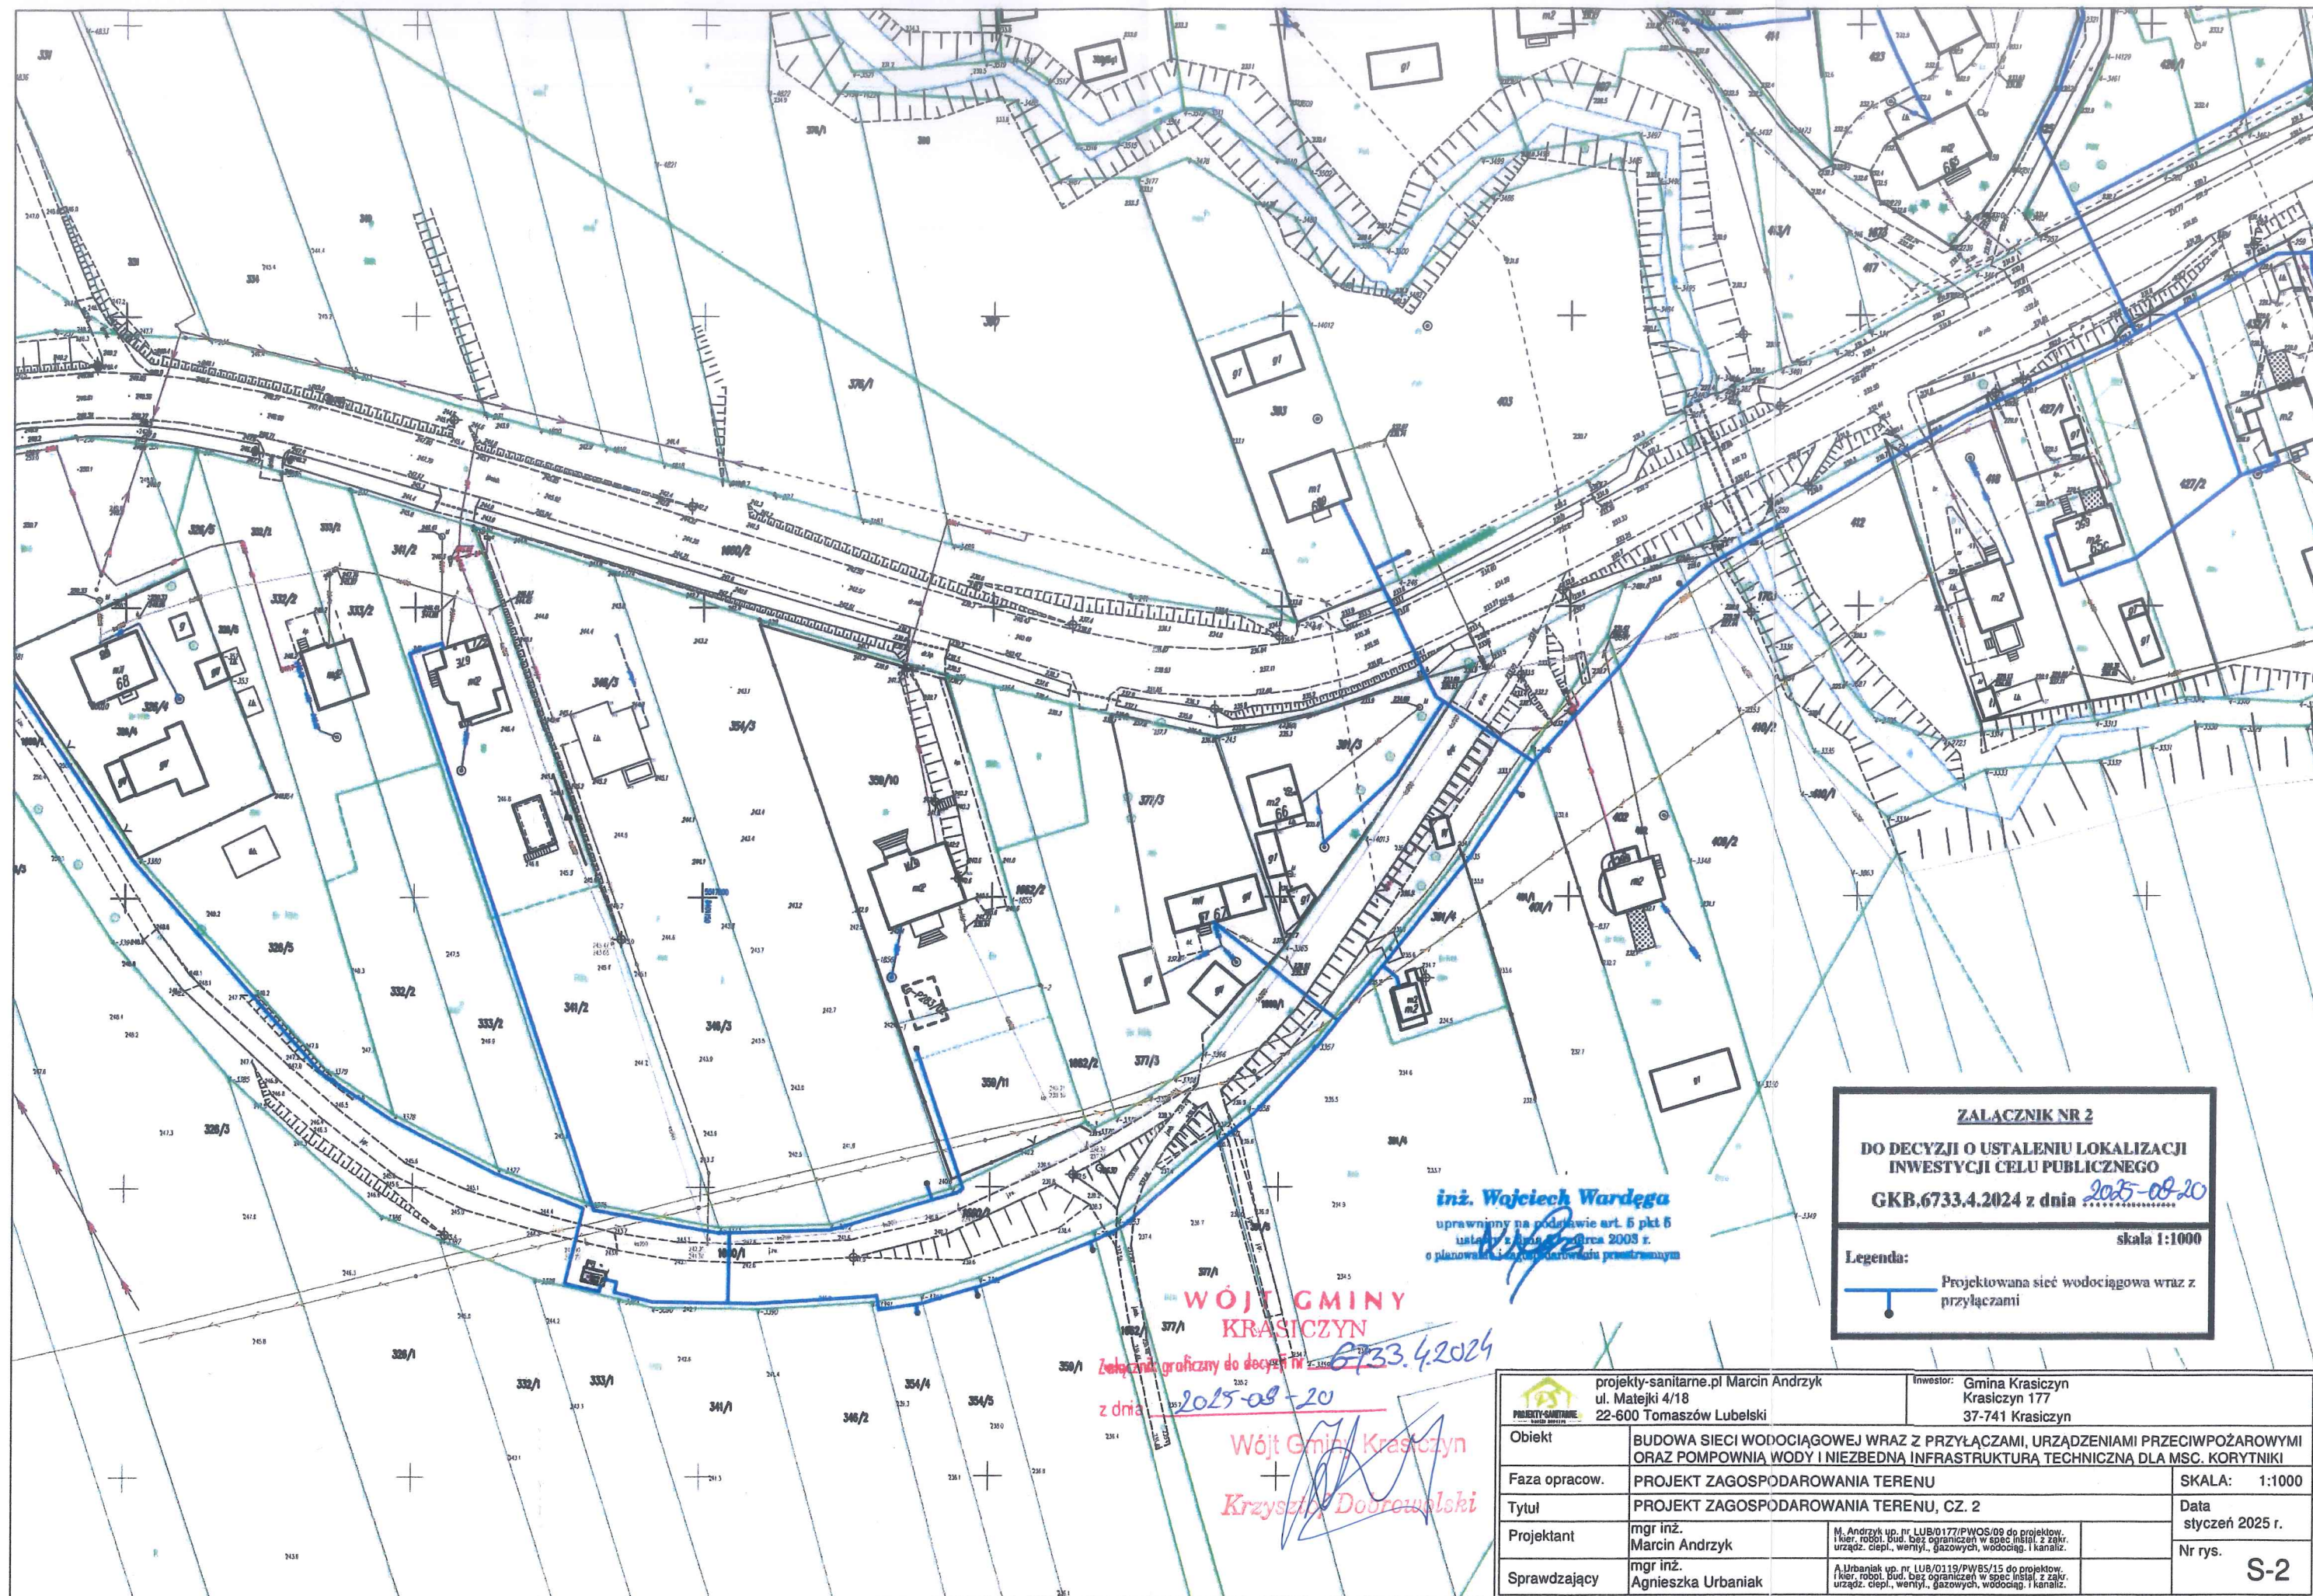


ZALĄCZNIK NR 2
DO DECYZJI O USTALENIU LOKALIZACJI
INWESTYCJI CELU PUBLICZNEGO
GKB.6733.4.2024 z dnia 2025-08-20
skala 1:1000

Legenda:
Projektowana sieć wodociągowa wraz z przyłączami

inż. Wojciech Wardega
uprawniony na podstawie art. 5 pkt 6
ustawy z dnia 27 marca 2003 r.
o planowaniu i zagospodarowaniu przestrzennym

WÓJT GMINY
KRASICZYN
Załącznik graficzny do decyzji nr GKB.6733.4.2024
z dnia 2025-08-20
Wójt Gminy Krasiczyn
Krzysztof Dobrowolski

 projekty-sanitarne.pl Marcin Andrzyk ul. Matejki 4/18 22-600 Tomaszów Lubelski		Inwestor: Gmina Krasiczyn Krasiczyn 177 37-741 Krasiczyn	
Obiekt	BUDOWA SIECI WODOCIĄGOWEJ WRAZ Z PRZYŁĄCZAMI, URZĄDZENIAMI PRZECIWOPOŻAROWYMI ORAZ POMPOWNIĄ WODY I NIEZBEDNĄ INFRASTRUKTURĄ TECHNICZNĄ DLA MSC. KORYTNIKI		
Faza opracow.	PROJEKT ZAGOSPODAROWANIA TERENU		SKALA: 1:1000
Tytuł	PROJEKT ZAGOSPODAROWANIA TERENU, CZ. 2		Data styczeń 2025 r.
Projektant	mgr inż. Marcin Andrzyk	M. Andrzyk up. nr LUB/0177/PWOS/09 do projektow. i rob. bud. bez ograniczeń w spec instal. z ząkr. urząd. ciepł., wentyl., gazowych, wodociąg. i kanaliz.	Nr rys. S-2
Sprawdzający	mgr inż. Agnieszka Urbaniak	A. Urbaniak up. nr LUB/0119/PWGS/15 do projektow. i rob. bud. bez ograniczeń w spec instal. z ząkr. urząd. ciepł., wentyl., gazowych, wodociąg. i kanaliz.	

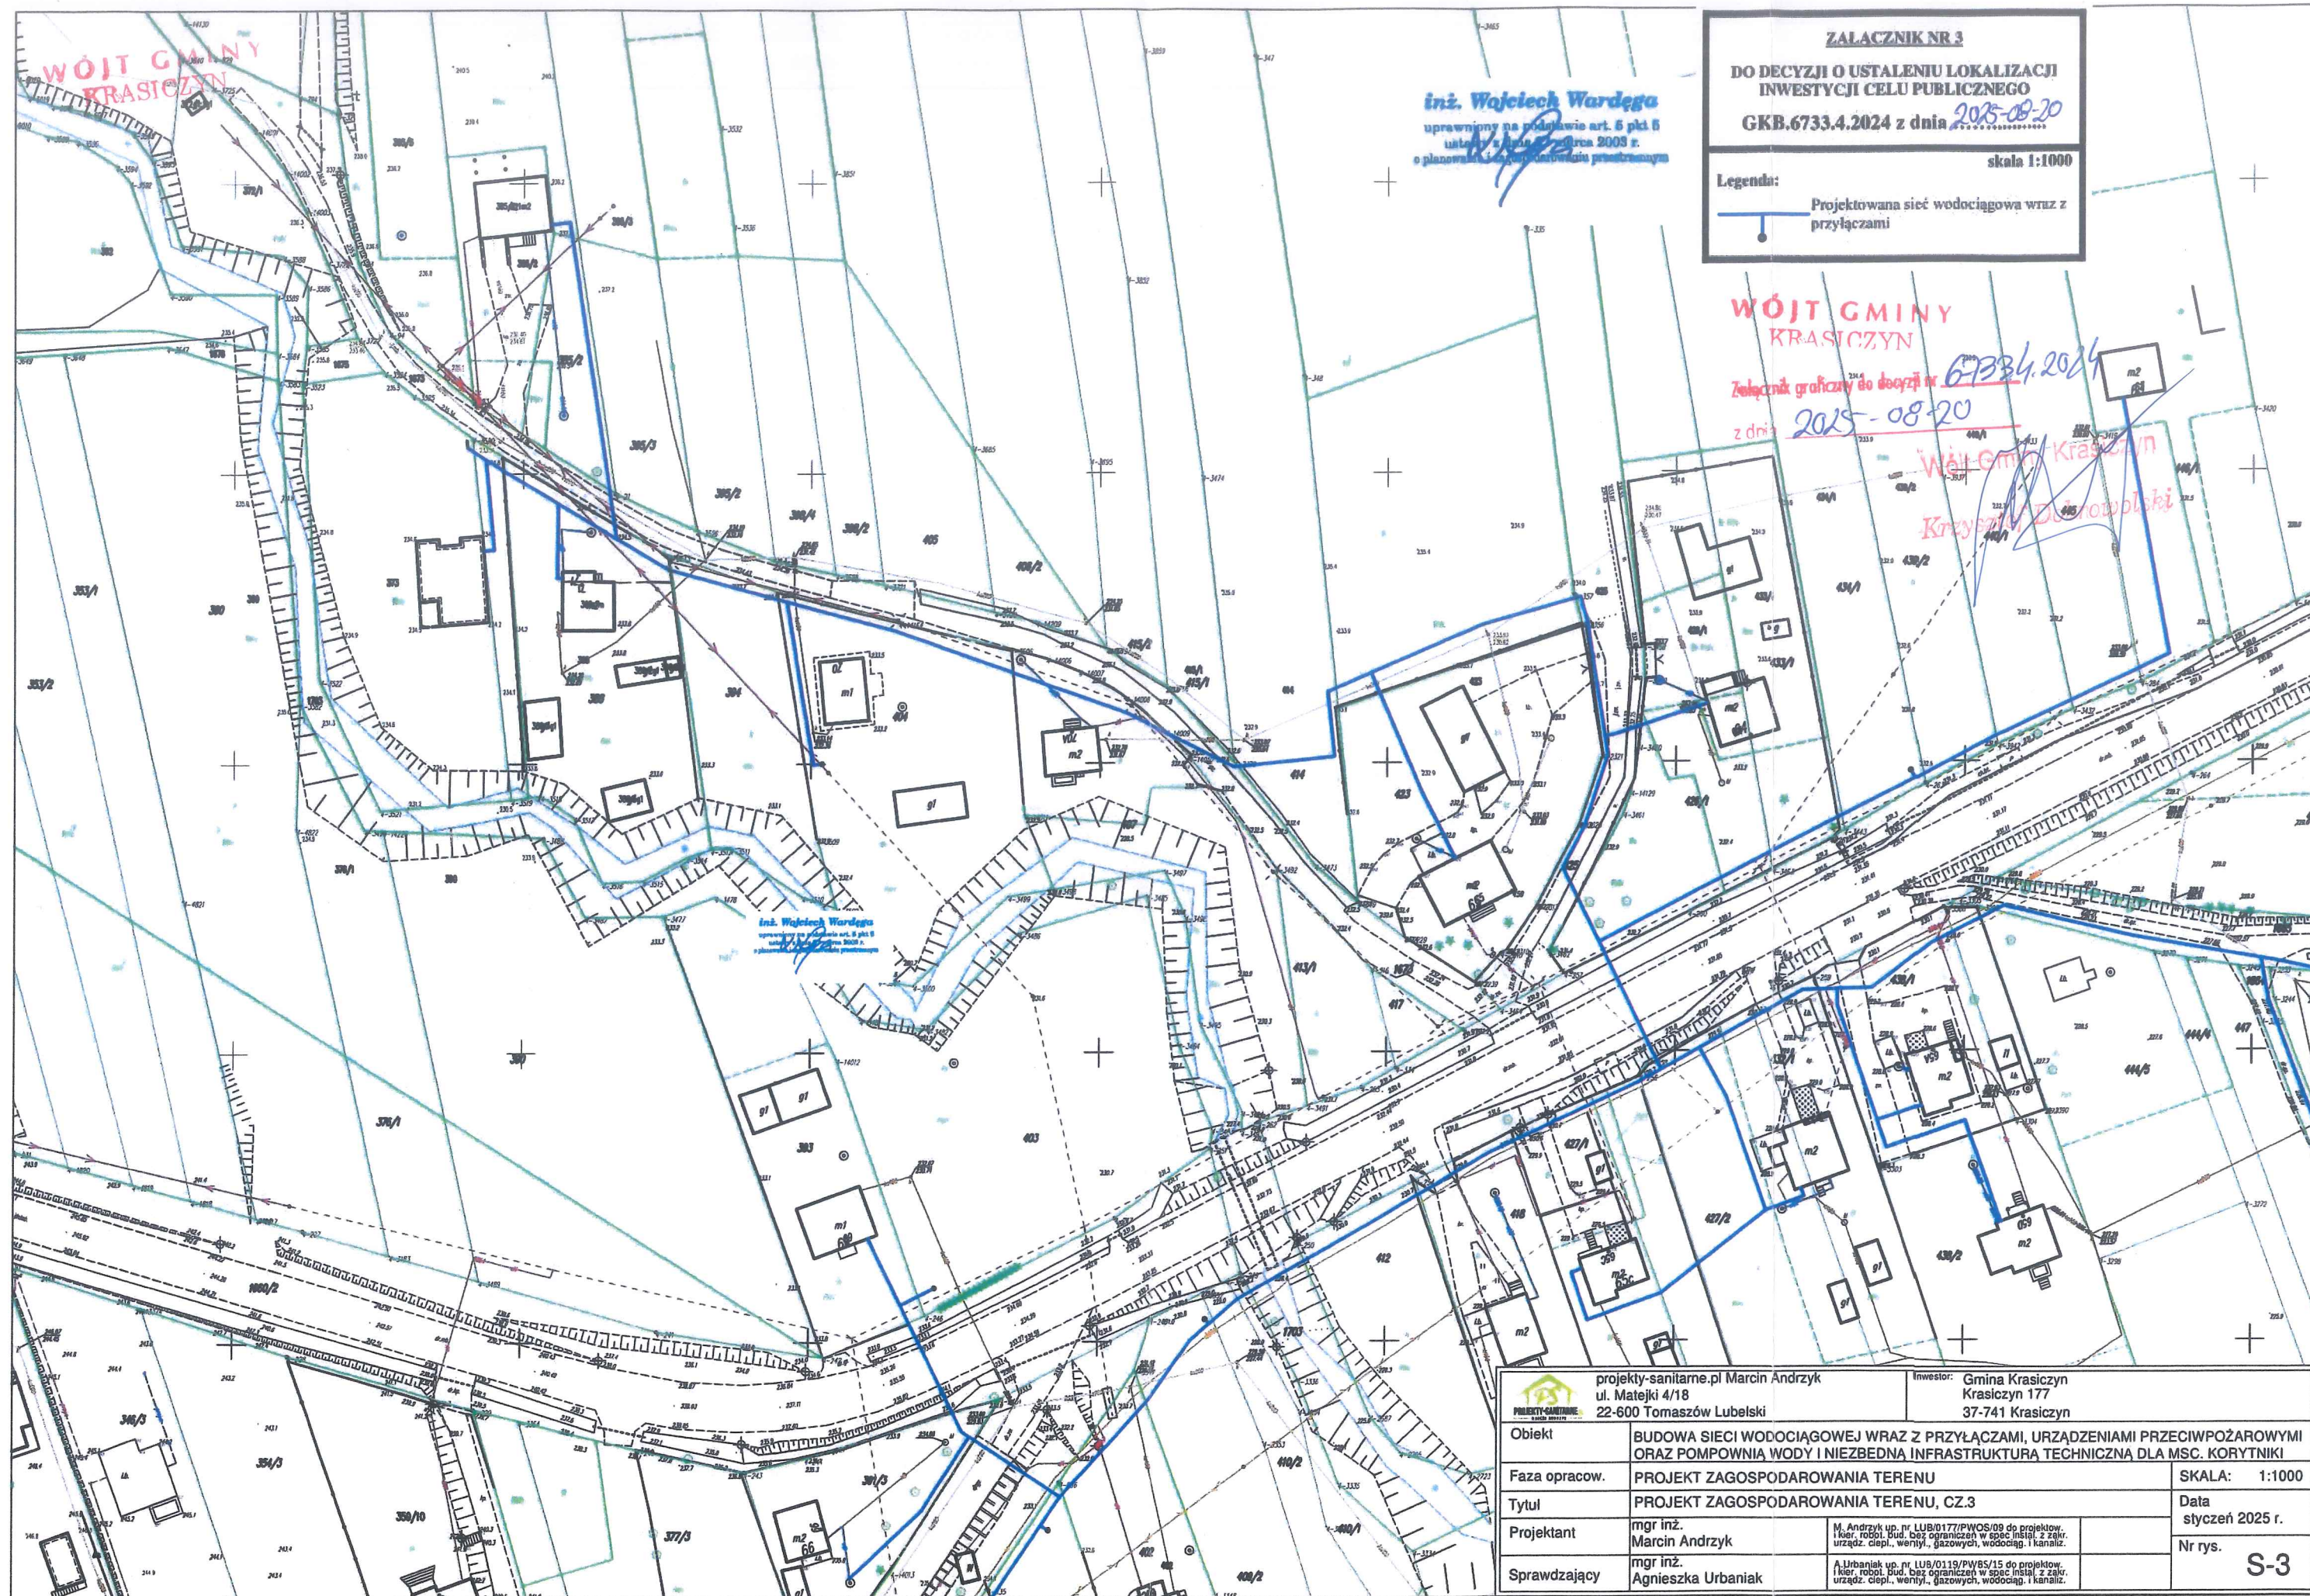


ZALACZNIK NR 3
DO DECYZJI O USTALENIU LOKALIZACJI
INWESTYCJI CELU PUBLICZNEGO
GKB.6733.4.2024 z dnia 2025-08-20
skala 1:1000
Legenda:
Projektowana sieć wodociągowa wraz z przyłączami

WOJÓT GMINY
KRASICZYN

Załącznik graficzny do decyzji nr 6733.4.2024
z dnia 2025-08-20

Wójt Gminy Krasiczyn
Krzysztof Dąbowski

 projekty-sanitarne.pl Marcin Andrzyk ul. Matejki 4/18 22-600 Tomaszów Lubelski		Inwestor: Gmina Krasiczyn Krasiczyn 177 37-741 Krasiczyn	
Obiekt	BUDOWA SIECI WODOCIĄGOWEJ WRAZ Z PRZYŁĄCZAMI, URZĄDZENIAMI PRZECIWOŻAROWYMI ORAZ POMPOWNIĄ WODY I NIEZBEDNĄ INFRASTRUKTURA TECHNICZNA DLA MSC. KORYTNIKI		
Faza opracow.	PROJEKT ZAGOSPODAROWANIA TERENU		SKALA: 1:1000
Tytuł	PROJEKT ZAGOSPODAROWANIA TERENU, CZ.3		Data styczeń 2025 r.
Projektant	mgr inż. Marcin Andrzyk	M. Andrzyk up. nr LUB/0177/PWOS/09 do projektów, i kier. robot. bud. bez ograniczeń w spec. instal. z zagr. urządzeń, ciepł., wentyl., gazowych, wodociąg. i kanaliz.	Nr rys. S-3
Sprawdzający	mgr inż. Agnieszka Urbaniak	A. Urbaniak up. nr LUB/0119/PWBS/15 do projektów, i kier. robot. bud. bez ograniczeń w spec. instal. z zagr. urządzeń, ciepł., wentyl., gazowych, wodociąg. i kanaliz.	

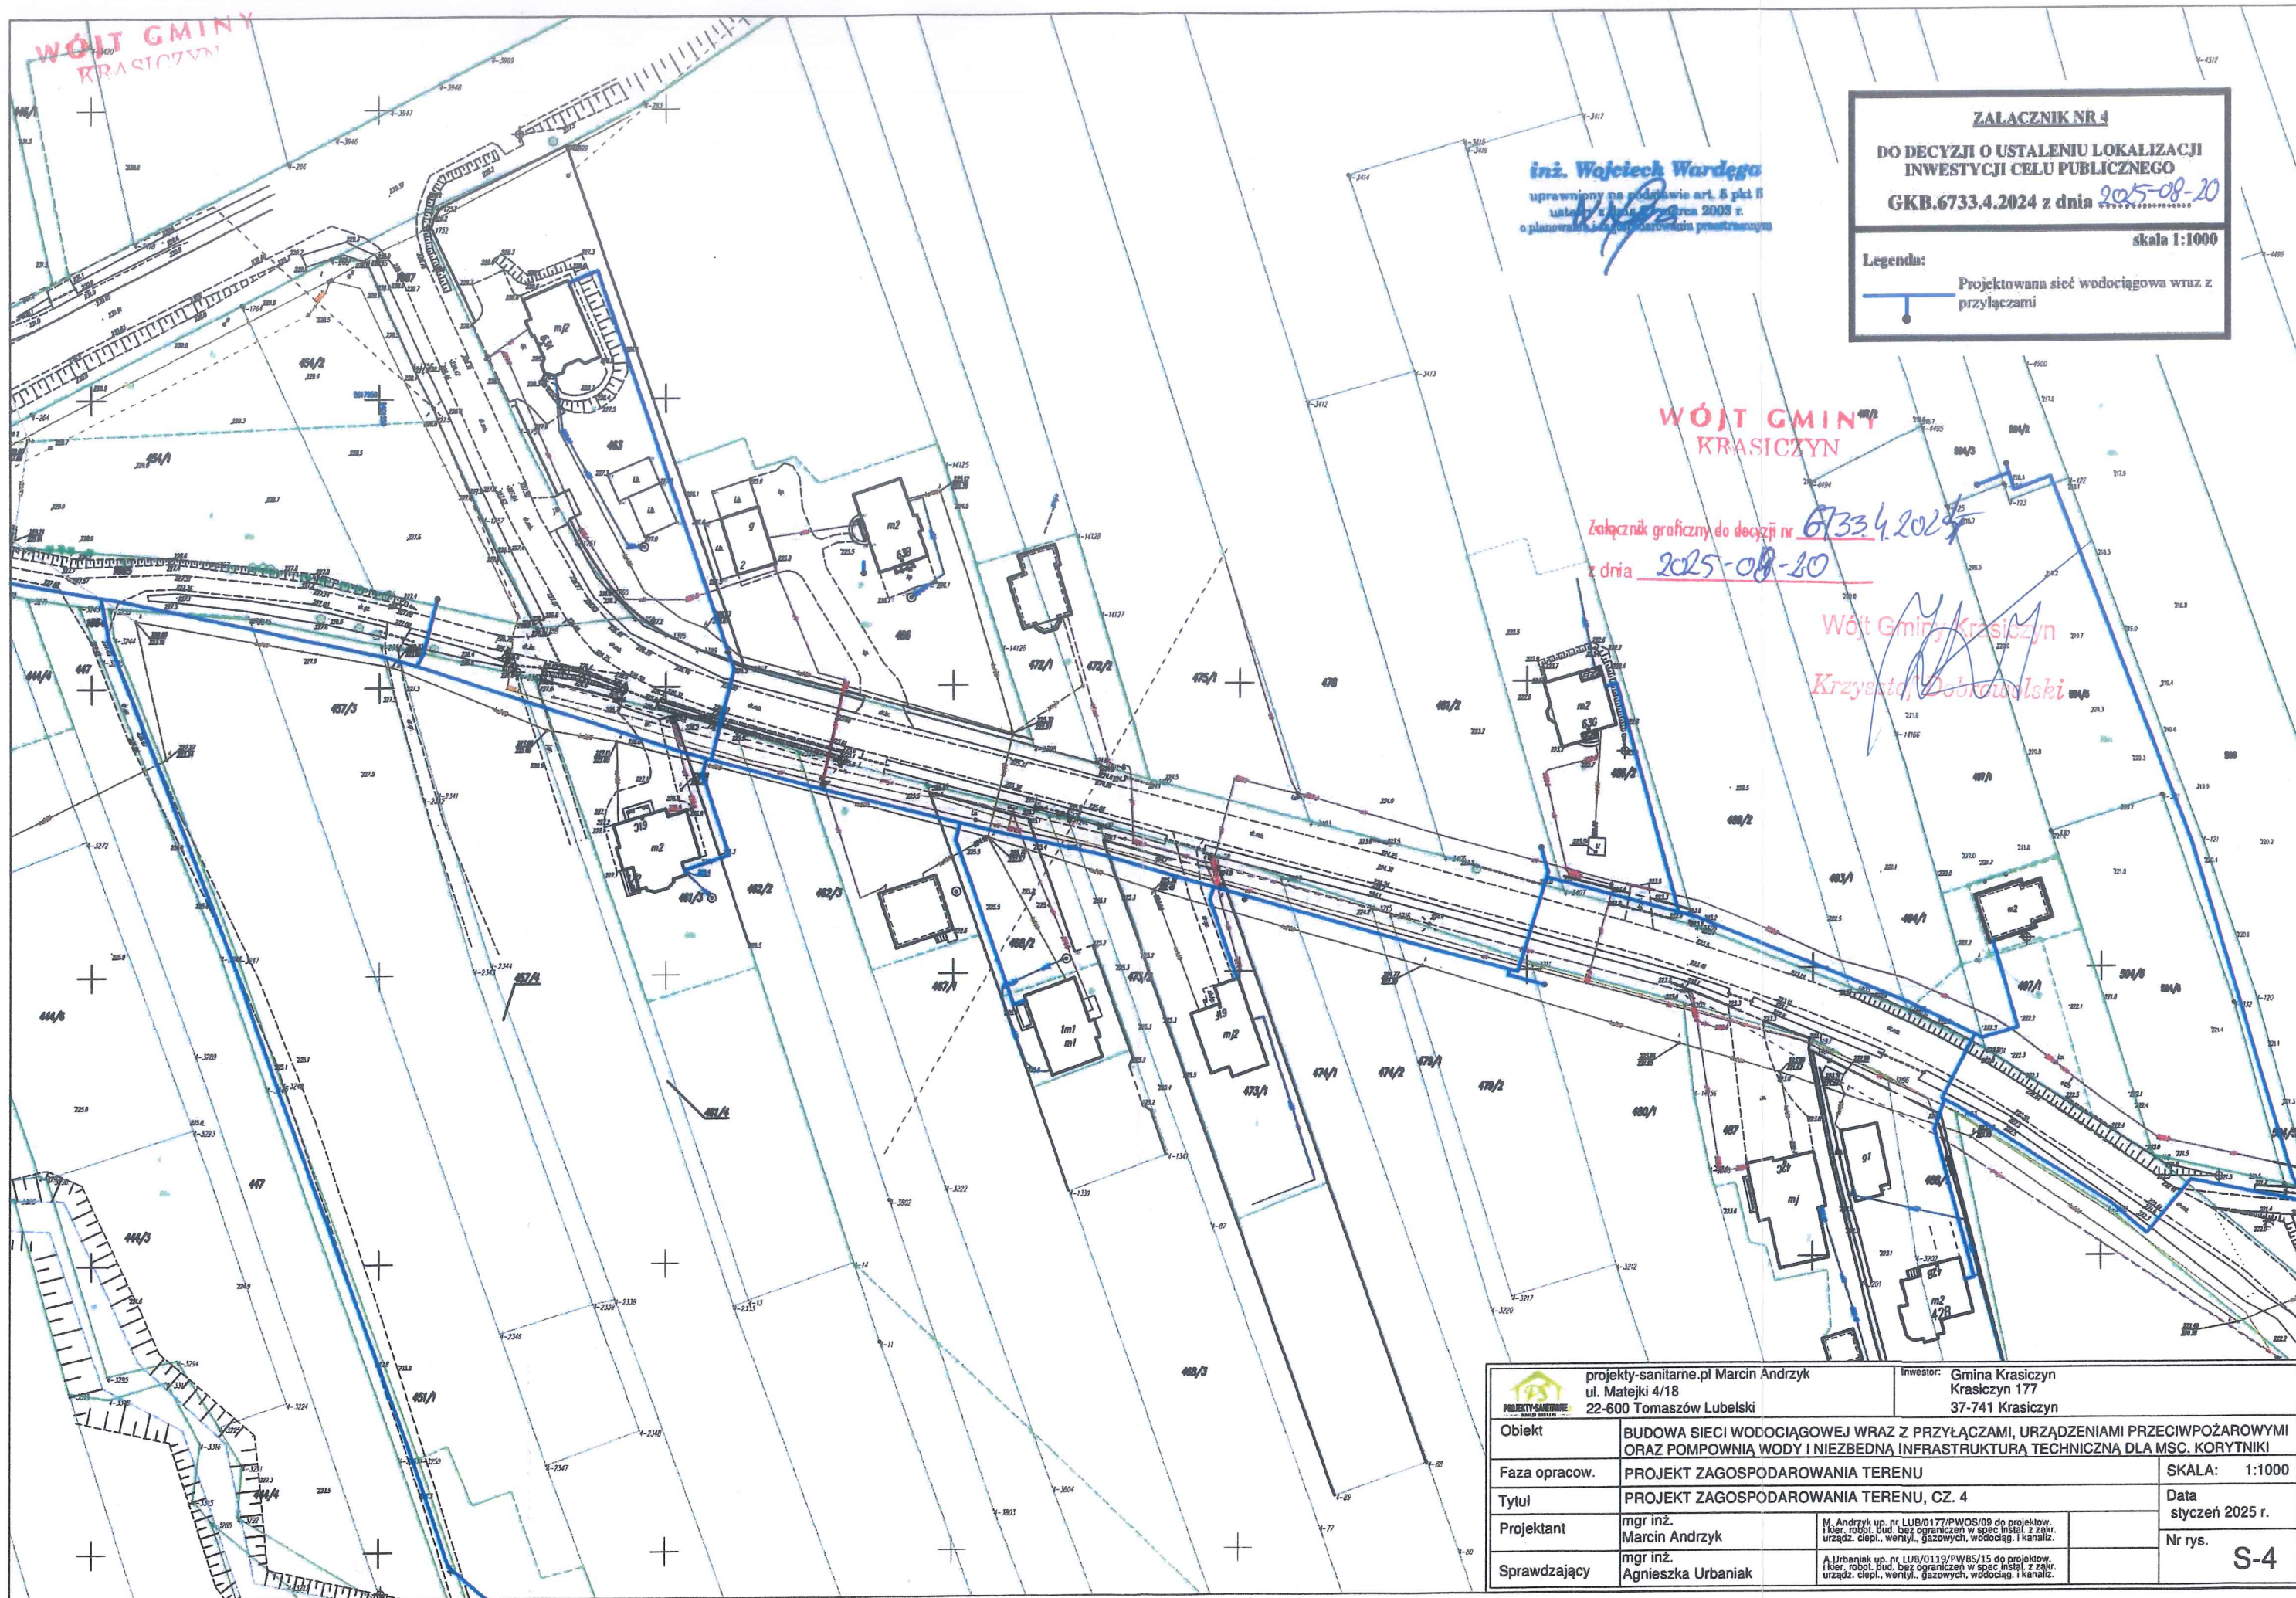

ZALACZNIK NR 4
DO DECYZJI O USTALENIU LOKALIZACJI
INWESTYCJI CELU PUBLICZNEGO
GKB.6733.4.2024 z dnia 2025-08-20
skala 1:1000

Legenda:
Projektowana sieć wodociągowa wraz z przyłączami


inż. Wojciech Wardega
uprawniony na podstawie art. 6 pkt 6
ustawy z dnia 27 marca 2003 r.
o planowaniu i zagospodarowaniu przestrzennym

WÓJT GMINY
KRASICZYN

Załącznik graficzny do decyzji nr 6733.4.2024
z dnia 2025-08-20

Wójt Gminy Krasiczyn
Krzysztof Dobkowski

 projekty-sanitarne.pl Marcin Andrzyk ul. Matejki 4/18 22-600 Tomaszów Lubelski		Inwestor: Gmina Krasiczyn Krasiczyn 177 37-741 Krasiczyn	
Obiekt	BUDOWA SIECI WODOCIĄGOWEJ WRAZ Z PRZYŁĄCZAMI, URZĄDZENIAMI PRZECIWOPOŻAROWYMI ORAZ POMPOWNIĄ WODY I NIEZBEDNĄ INFRASTRUKTURĄ TECHNICZNĄ DLA MŚC. KORYTNIKI		
Faza opracow.	PROJEKT ZAGOSPODAROWANIA TERENU		SKALA: 1:1000
Tytuł	PROJEKT ZAGOSPODAROWANIA TERENU, CZ. 4		Data styczeń 2025 r.
Projektant	mgr inż. Marcin Andrzyk	M. Andrzyk up. nr LUB/0177/PWOS/09 do projektow. i kier. robot. bud. bez ograniczeń w spec instal. z zakr. urząd. ciepł., wentyl., gazowych, wodociąg. i kanaliz.	Nr rys. S-4
Sprawdzający	mgr inż. Agnieszka Urbaniak	A. Urbaniak up. nr LUB/0119/PW/65/15 do projektow. i kier. robot. bud. bez ograniczeń w spec instal. z zakr. urząd. ciepł., wentyl., gazowych, wodociąg. i kanaliz.	

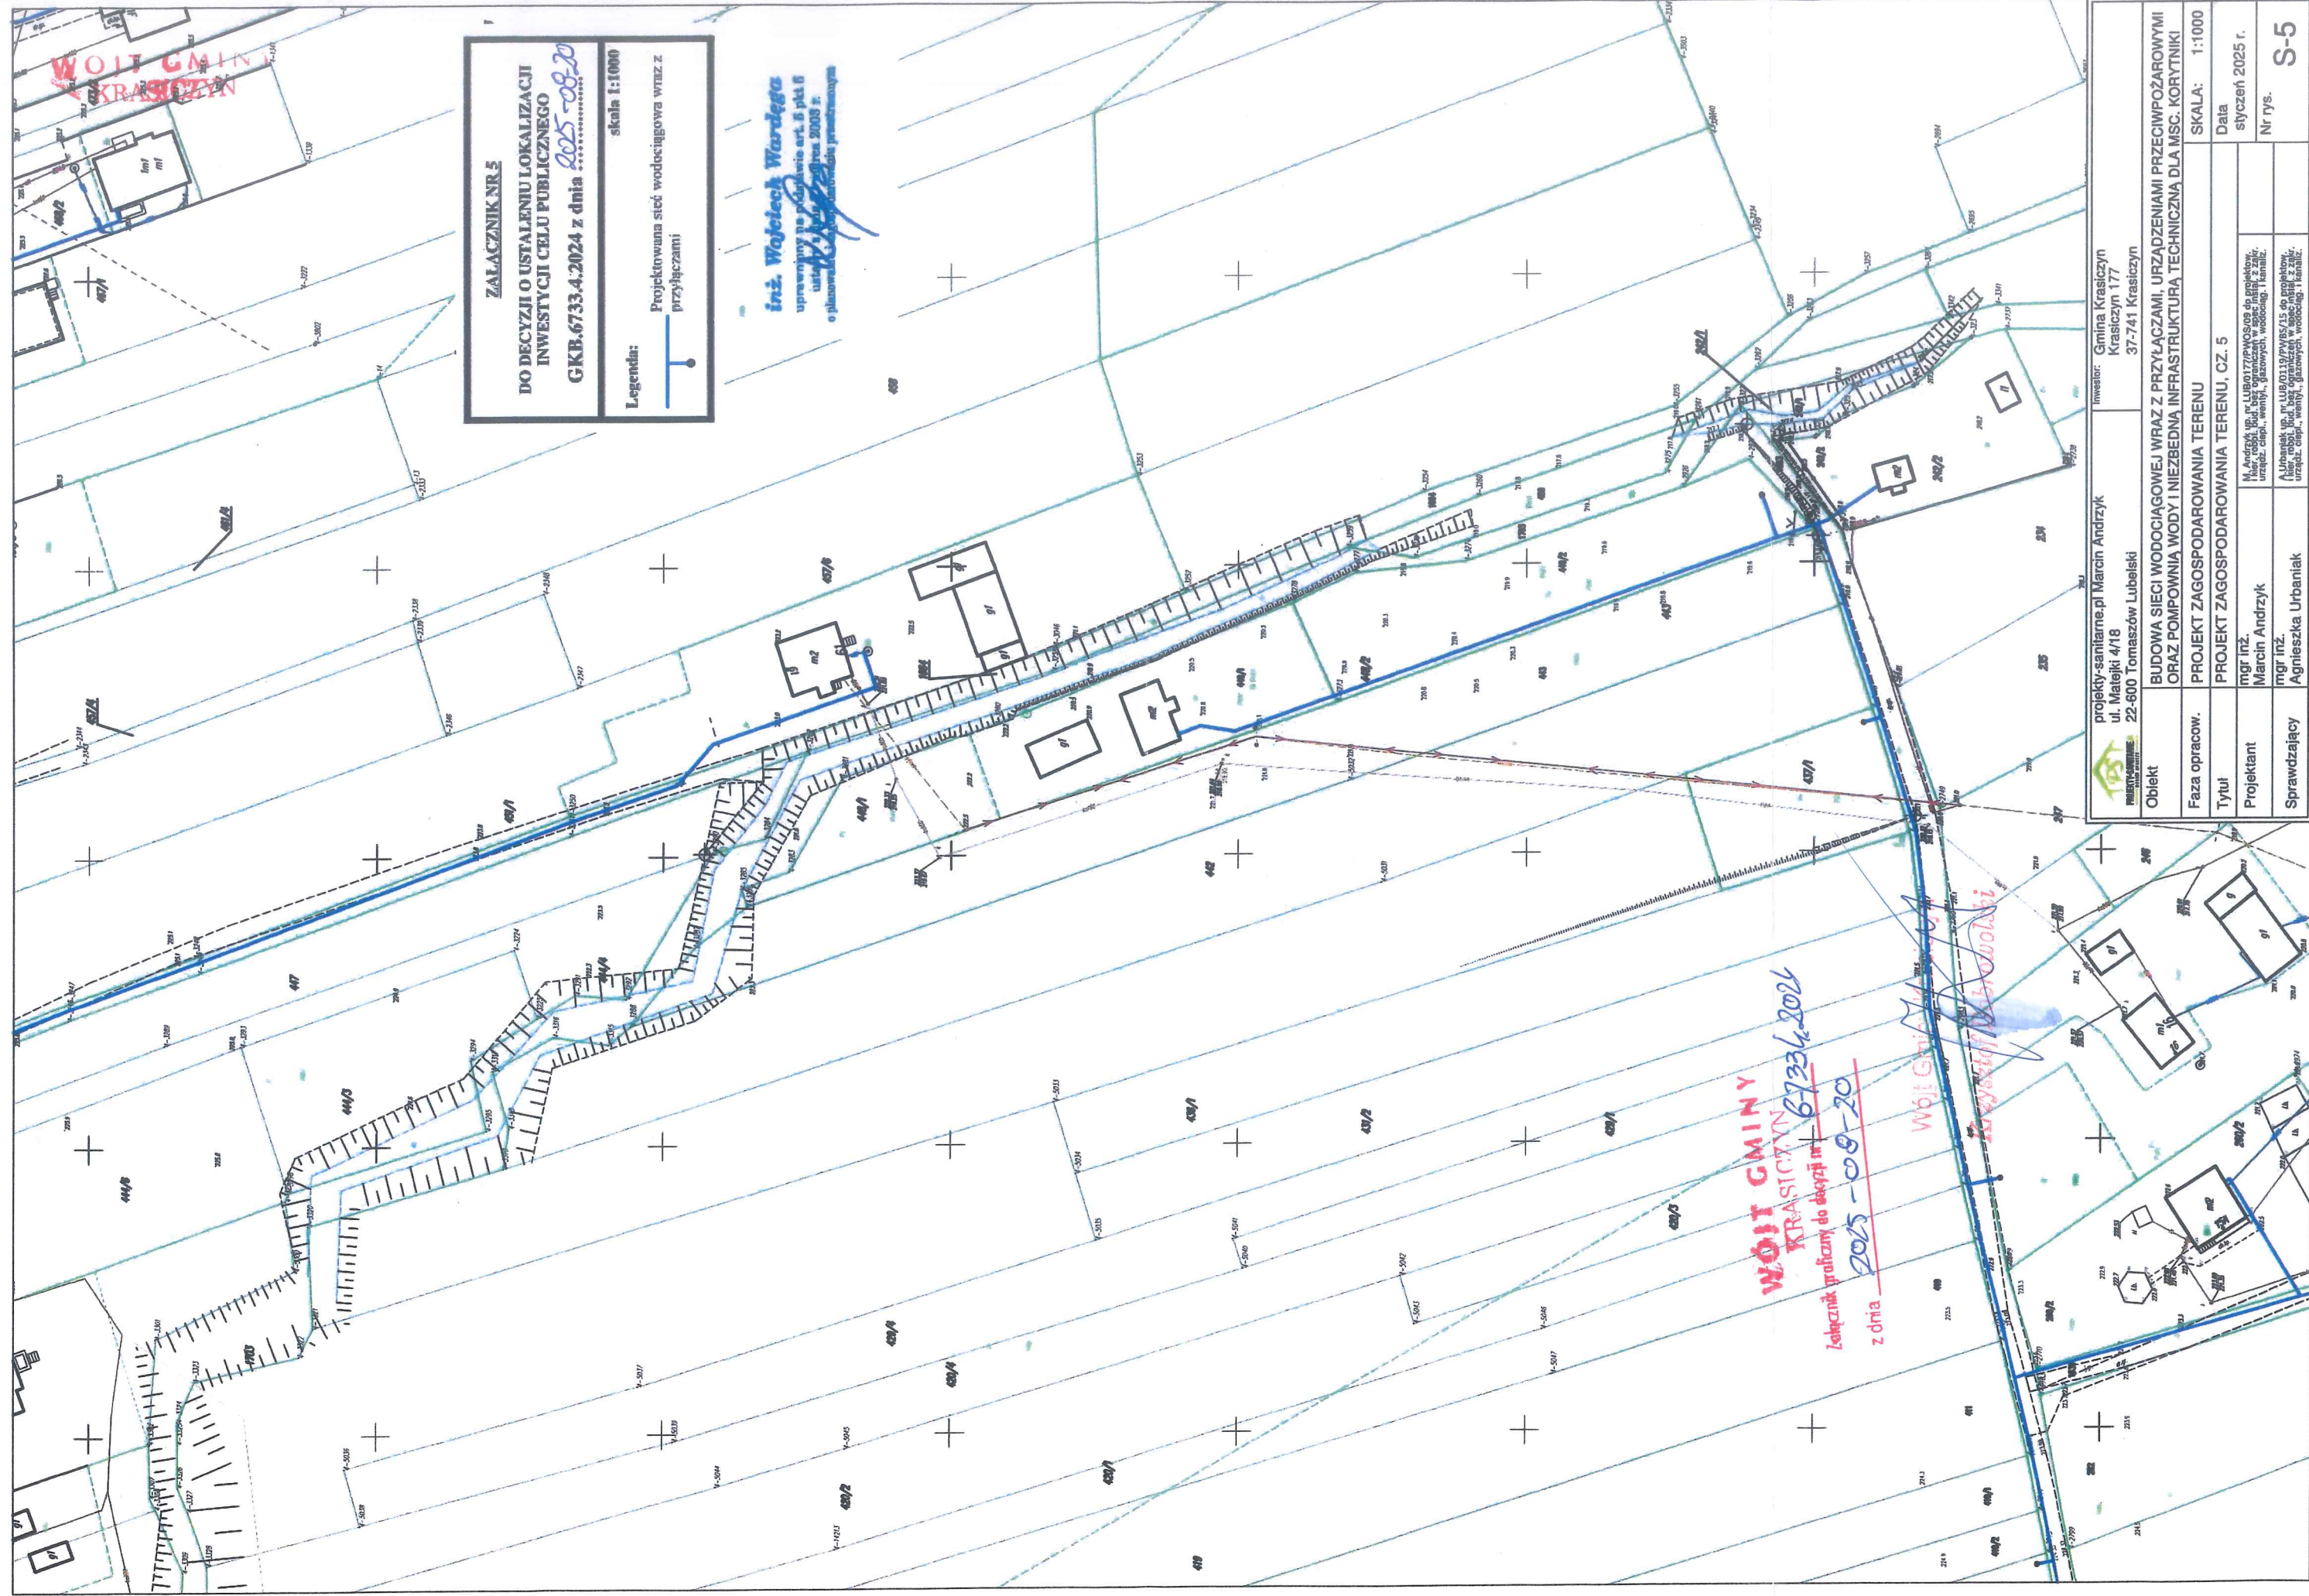

ZALĄCZNIK NR 5
DO DECYZJI O USTALENIU LOKALIZACJI
INWESTYCJI CELU PUBLICZNEGO
GKB.6733.4.2024 z dnia 2025-08-20
skala 1:1000
Legenda:
Projektowana sieć wodociągowa wraz z przyłączami

inż. Wojciech Wardega
uprawniony do projektowania art. 6 pkt 6
ustawy z dnia 27.07.2002 r.
o planowaniu i zagospodarowaniu przestrzennym


WOJĘT GMINY
KRASCICZYN
Załącznik projektu do decyzji nr 6733/4.2024
z dnia 2025-08-20

WOJĘT GMINY
KRASCICZYN
Załącznik projektu do decyzji nr 6733/4.2024
z dnia 2025-08-20

Obiekt	projekt-sanitarny pl Marcin Andrzyk ul. Matejki 4/18 22-600 Tomaszów Lubelski	Inwestor	Gmina Krasiczyn Krasiczyn 177 37-741 Krasiczyn
Faza opracow.	BUDOWA SIECI WODOCIĄGOWEJ WRAZ Z PRZYŁĄCZAMI, URZĄDZENIAMI PRZECIWPÓŻAROWYMI ORAZ POMPOWNIĄ WODY I NIEZBEDNĄ INFRASTRUKTURĄ TECHNICZNĄ DLA MŚC. KORYTNIKI		
Tytuł	PROJEKT ZAGOSPODAROWANIA TERENU		
Projektant	mgr inż. Marcin Andrzyk	SKALA:	1:1000
Sprawdzający	mgr inż. Agnieszka Urbanik	Data	styczeń 2025 r.
		Nr rys.	S-5


ZALACZNIK NR 6
DO DECYZJI O USTALENIU LOKALIZACJI
INWESTYCJI CELU PUBLICZNEGO
GKB.6733.4.2024 z dnia 2025-08-20
skala 1:1000
Legenda: Projektowana sieć wodociągowa wraz z przyłączami

inż. Wojciech Wardęga
uprawniony do projektowania art. 6 pkt 6
ustawy z dnia 27.06.2003 r.
o planowaniu i zagospodarowaniu przestrzennym

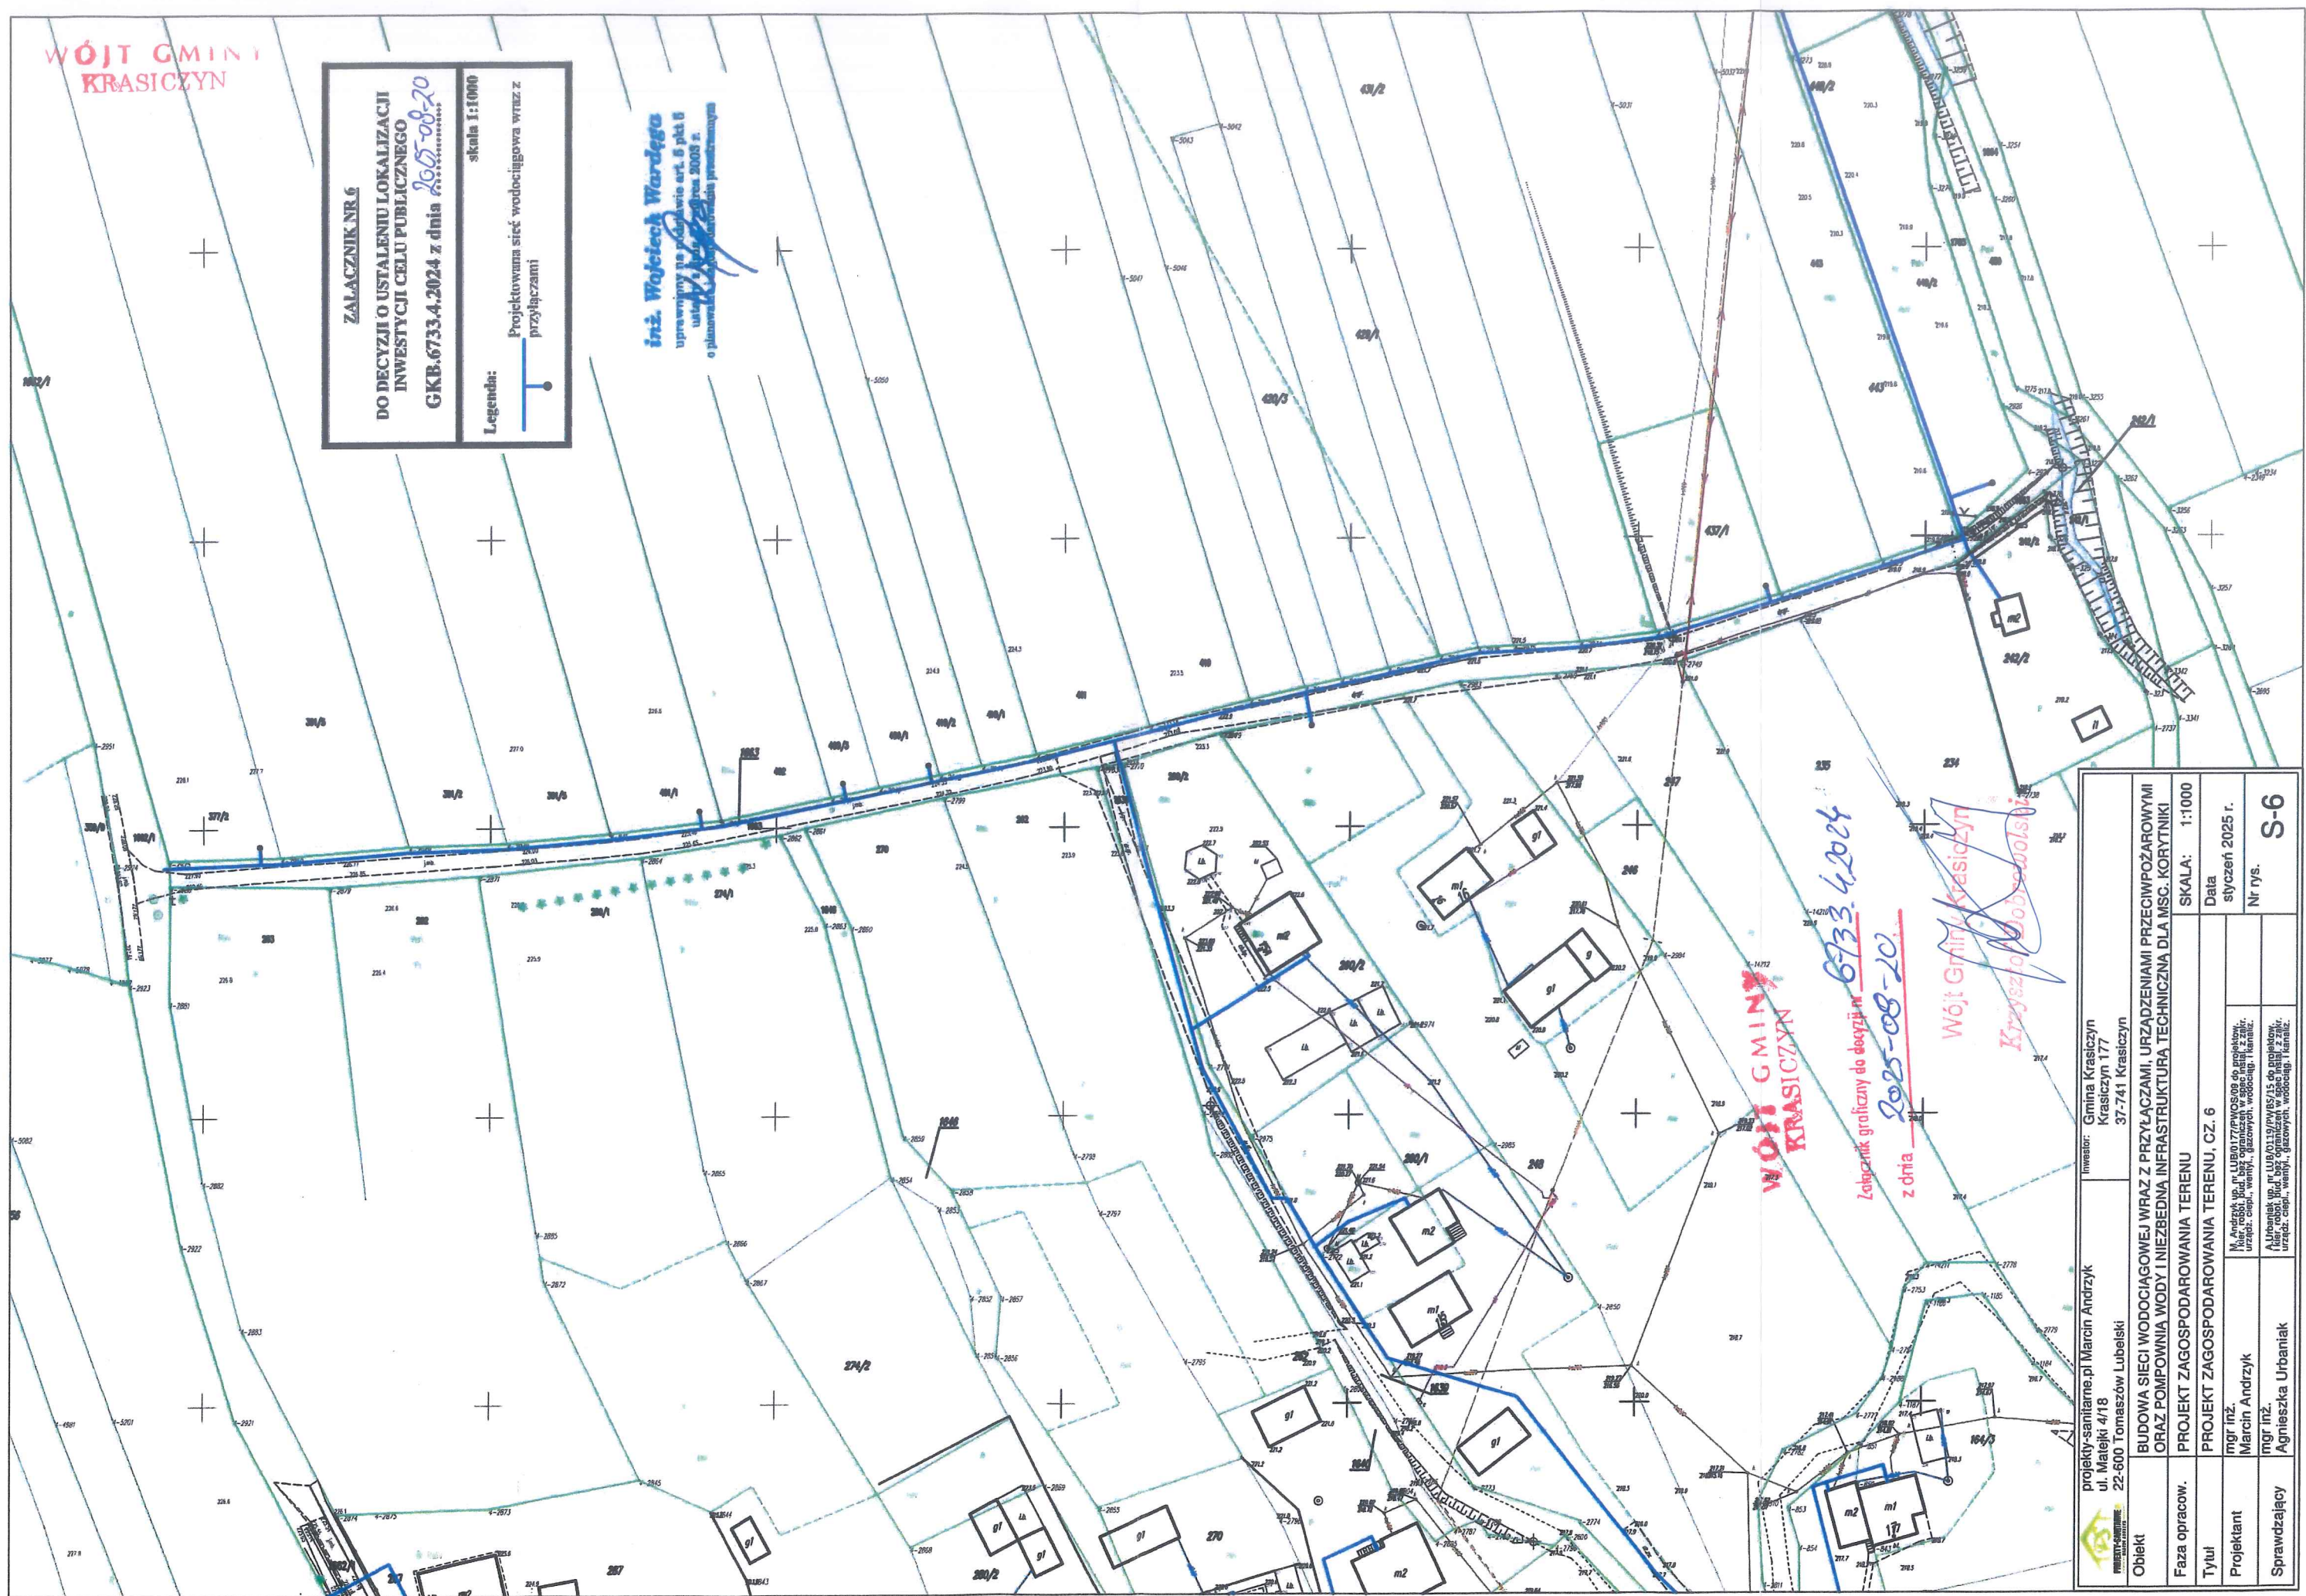

WOJCI GMINY
KRASICZYN
Zalacznik graniczny do decyzji nr 6733.4.2024
z dnia 2025-08-20
Wójt Gminy Krasiczyn
Krysztof Bobrowski

 projekt-sanitarnie.pl ul. Matejki 4/18 22-600 Tomaszów Lubelski		Inwestor: Gmina Krasiczyn Krasiczyn 177 37-741 Krasiczyn	
Obiekt BUDOWA SIECI WODOCIĄGOWEJ WRAZ Z PRZYŁĄCZAMI, URZĄDZENIAMI PRZECIWPÓŻAROWYMI ORAZ POMPOWNIĄ WODY I NIEZBEDNĄ INFRASTRUKTURĄ TECHNICZNĄ DLA MŚC. KORYTNIKI			
Faza opracow. PROJEKT ZAGOSPODAROWANIA TERENU			
Tytuł PROJEKT ZAGOSPODAROWANIA TERENU, CZ. 6			
Projektant mgr inż. Marcin Andrzyk		Data styczeń 2025 r.	
Sprawdzający mgr inż. Agnieszka Urbaniak		Nr rys. S-6	

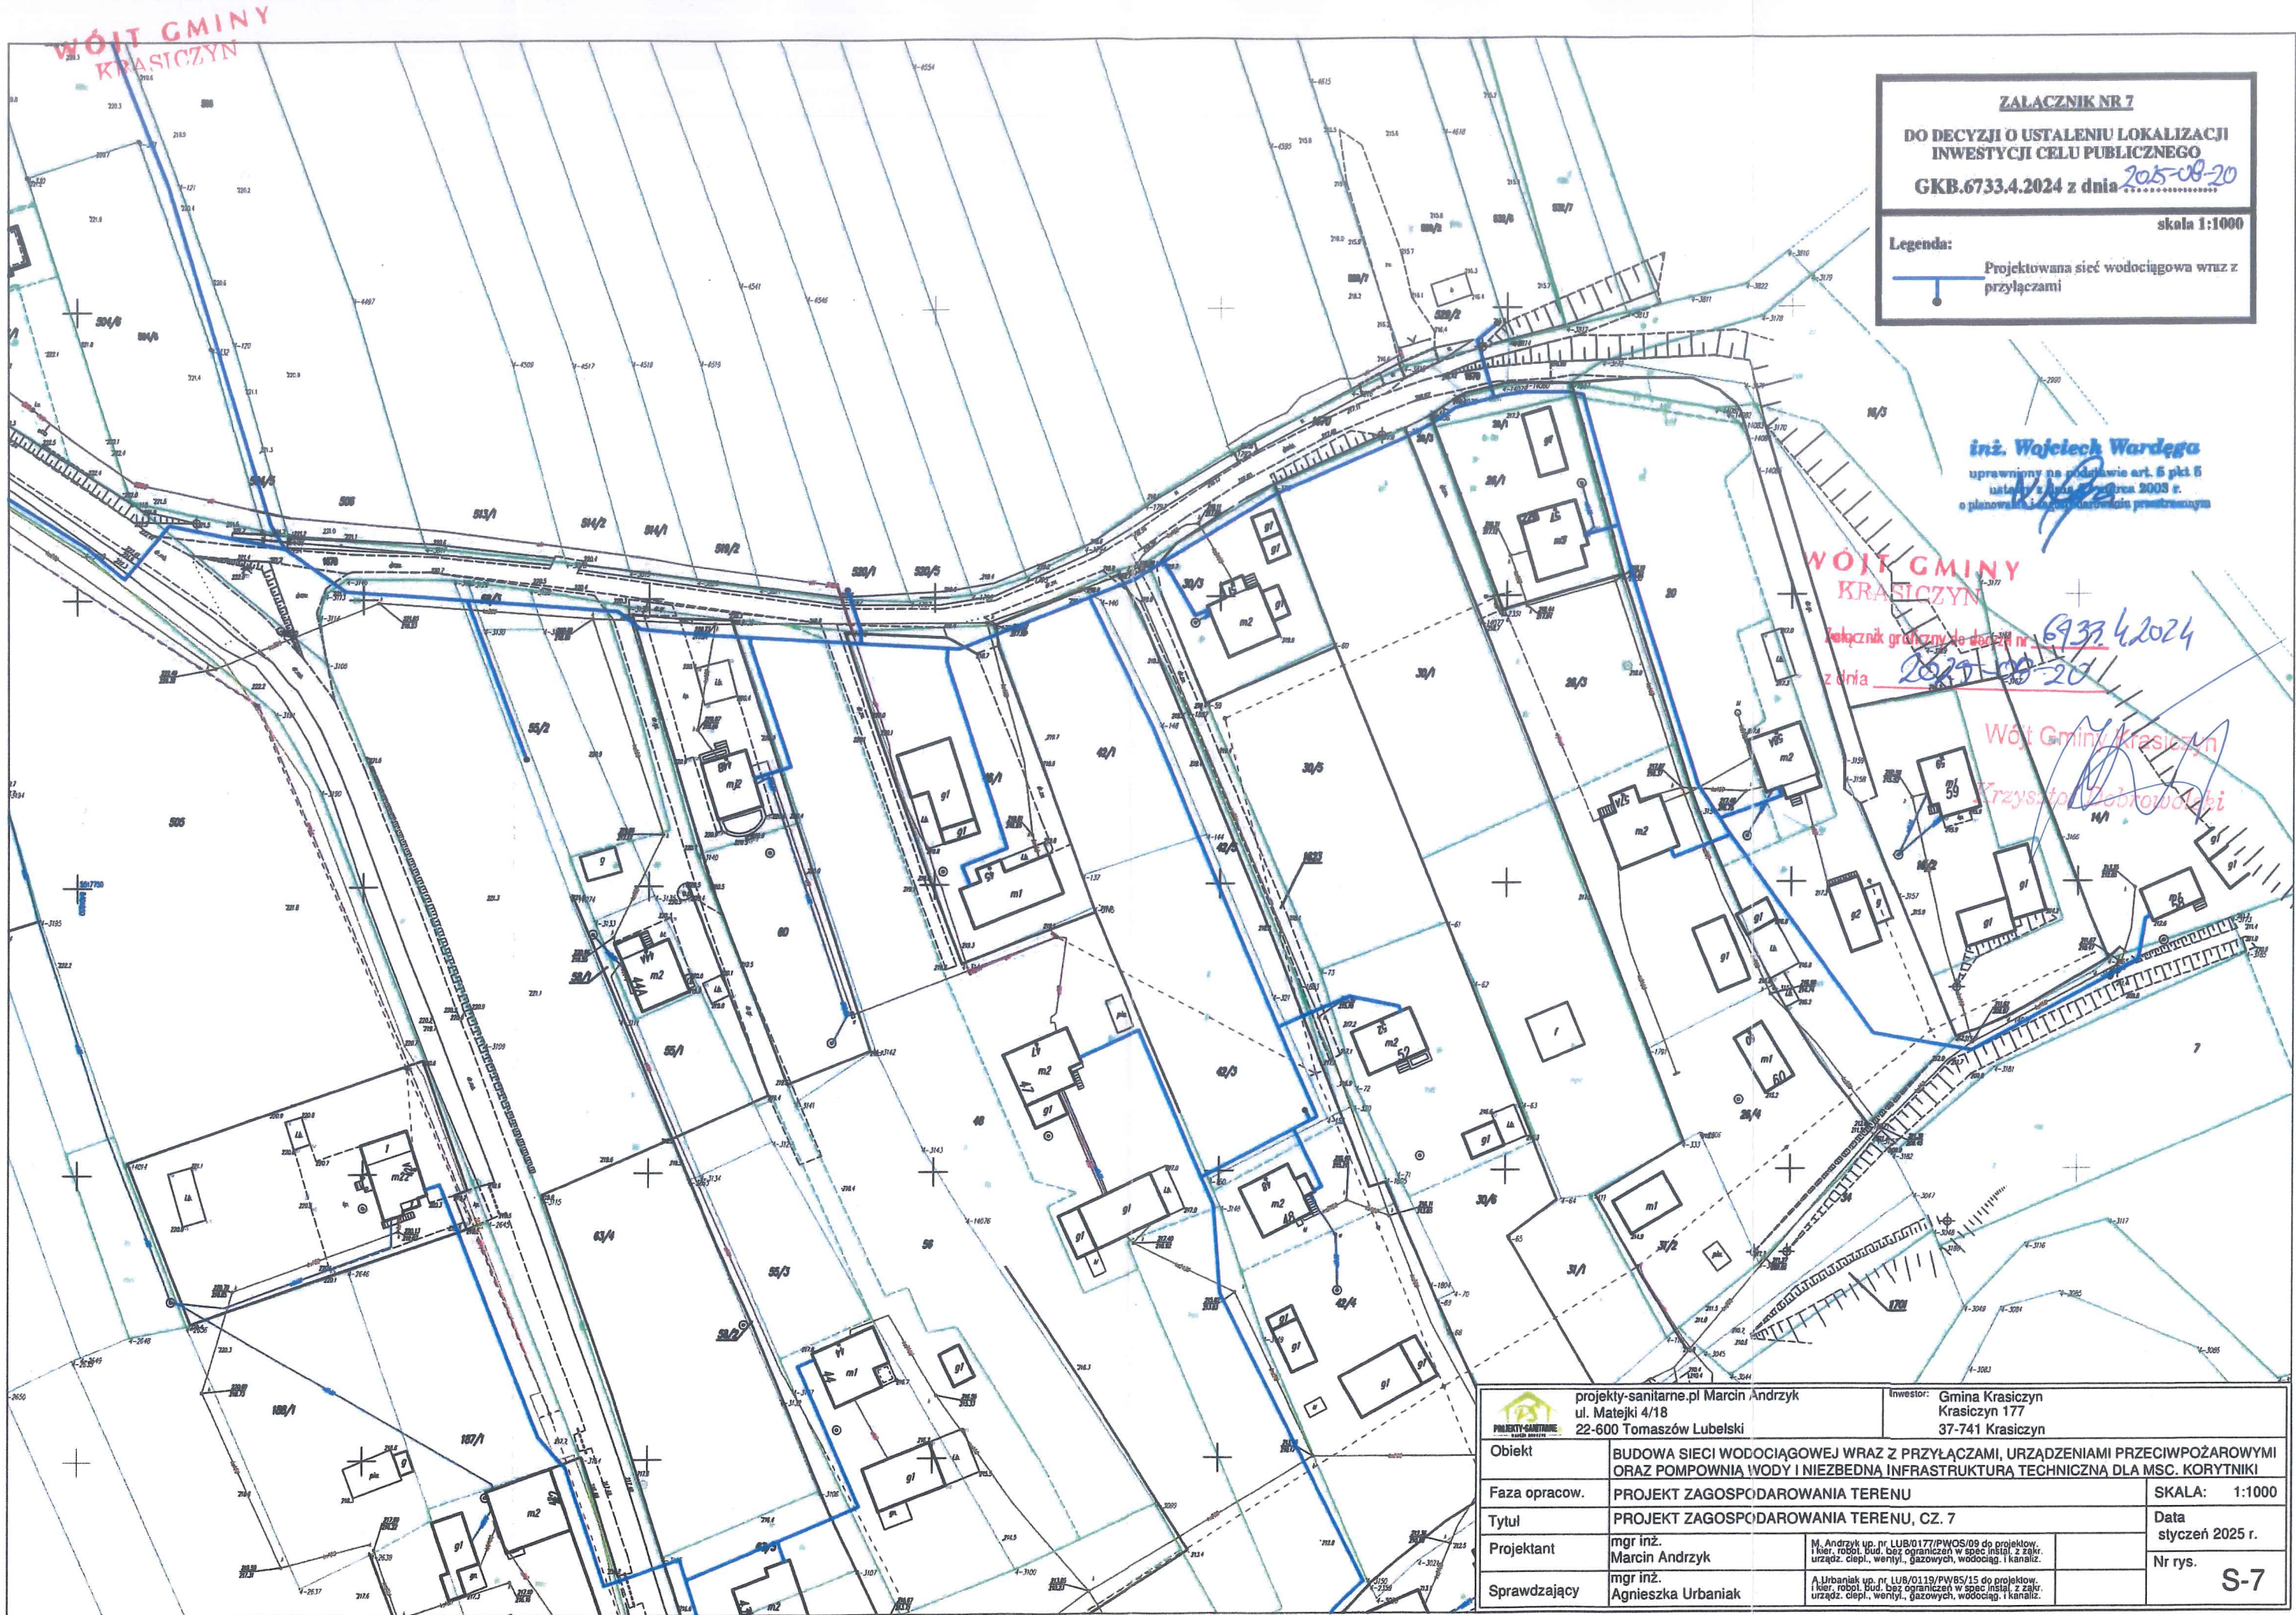


ZALACZNIK NR 7
DO DECYZJI O USTALENIU LOKALIZACJI
INWESTYCJI CELU PUBLICZNEGO
GKB.6733.4.2024 z dnia 2025-08-20
skala 1:1000
Legenda:
Projektowana sieć wodociągowa wraz z przyłączami

inż. Wojciech Wardega
uprawniony na podstawie art. 6 pkt 5
ustawy z dnia 27.07.2003 r.
o planowaniu i zagospodarowaniu przestrzennym

WÓJT GMINY
KRASICZYN
Załącznik graniczny do decyzji nr 6933/4.2024
z dnia 2025-08-20

Wójt Gminy Krasiczyn
Krystof Zabrowolaki


 projekty-sanitarne.pl Marcin Andrzyk ul. Matejki 4/18 22-600 Tomaszów Lubelski		Inwestor: Gmina Krasiczyn Krasiczyn 177 37-741 Krasiczyn	
Obiekt	BUDOWA SIECI WODOCIĄGOWEJ WRAZ Z PRZYŁĄCZAMI, URZĄDZENIAMI PRZECIWOŻAROWYMI ORAZ POMPOWNIĄ WODY I NIEZBEDNA INFRASTRUKTURA TECHNICZNA DLA MSC. KORYTNIKI		
Faza opracow.	PROJEKT ZAGOSPODAROWANIA TERENU		SKALA: 1:1000
Tytuł	PROJEKT ZAGOSPODAROWANIA TERENU, CZ. 7		Data styczeń 2025 r.
Projektant	mgr inż. Marcin Andrzyk	M. Andrzyk up. nr LUB/0177/PWOS/09 do projektow. i kier. robot bud. bez ograniczeń w spec. inst. z zagr. urząd. ciepł., wentyl., gazowych, wodociąg. i kanaliz.	Nr rys. S-7
Sprawdzający	mgr inż. Agnieszka Urbaniak	A. Urbaniak up. nr LUB/0119/PWBS/15 do projektow. i kier. robot bud. bez ograniczeń w spec. inst. z zagr. urząd. ciepł., wentyl., gazowych, wodociąg. i kanaliz.	

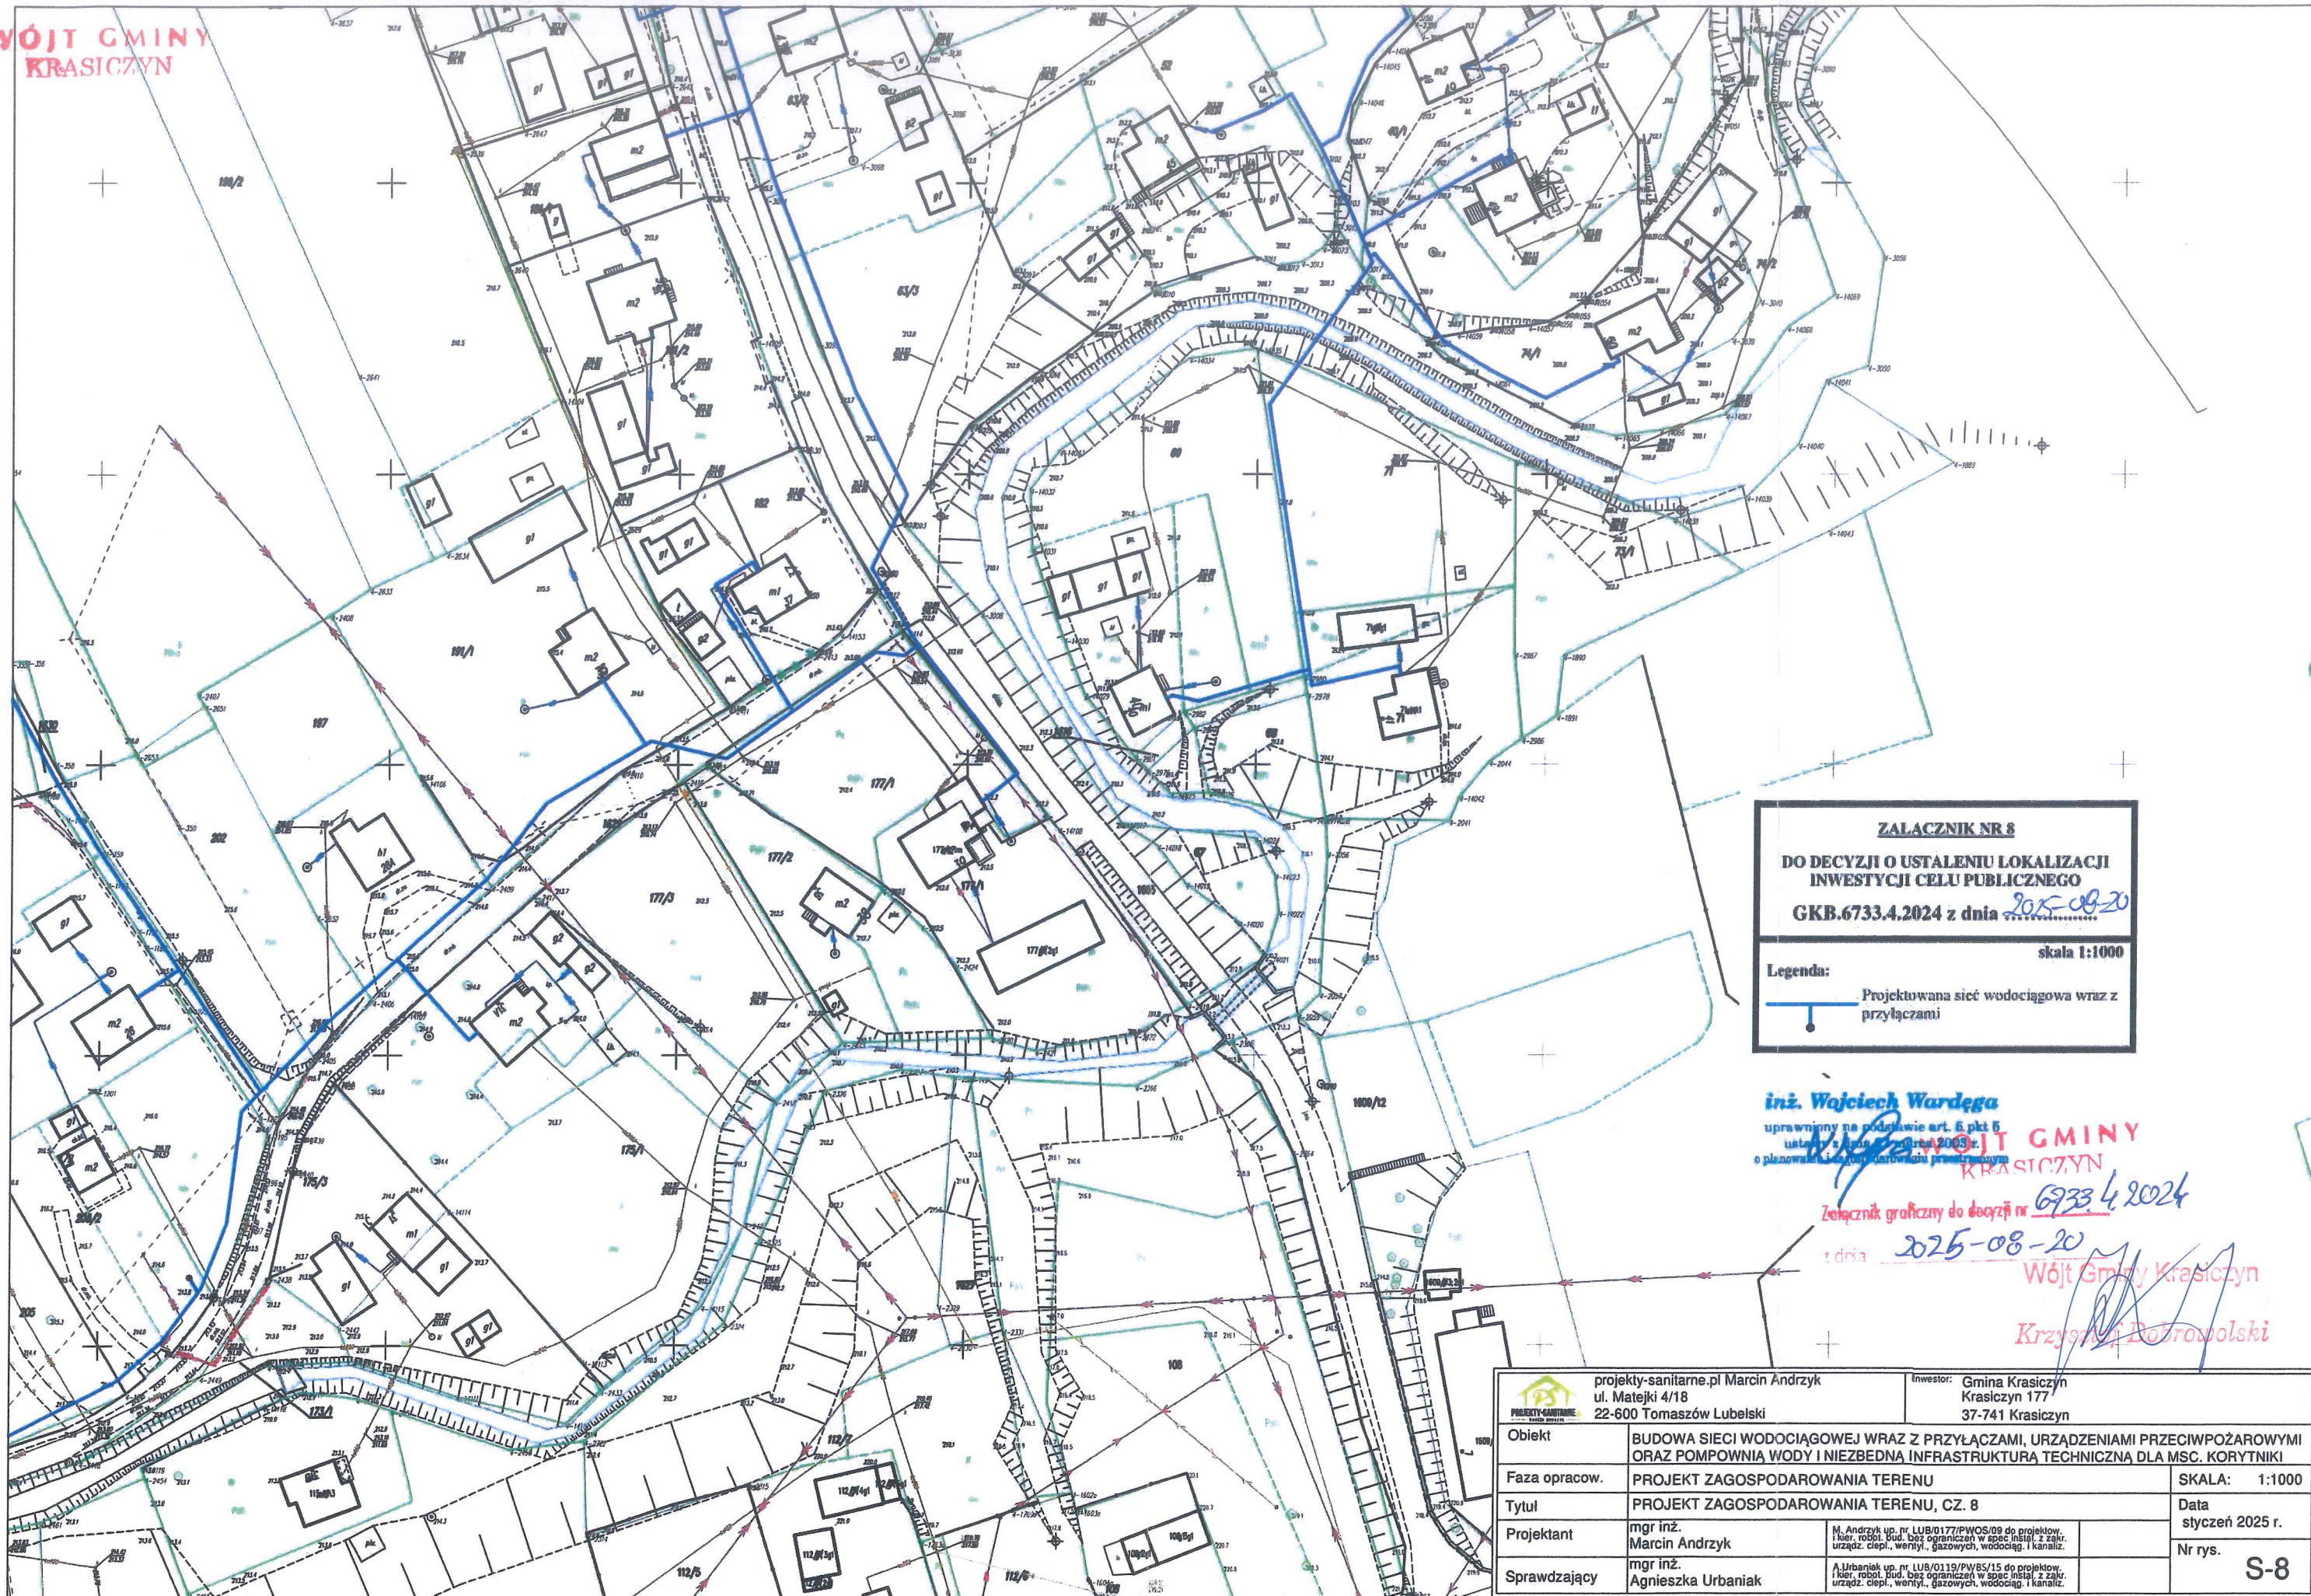

ZALACZNIK NR 8
DO DECYZJI O USTALENIU LOKALIZACJI
INWESTYCJI CELU PUBLICZNEGO
GKB.6733.4.2024 z dnia 2025-08-20
skala 1:1000
Legenda:
Projektowana sieć wodociągowa wraz z przyłączami

inż. Wojciech Wardega
uprawniony na podstawie art. 6 pkt 5
ustawy z dnia 27.06.2003 r.
o planowaniu i zagospodarowaniu przestrzennym
Załącznik graficzny do decyzji nr 6733.4.2024
z dnia 2025-08-20
Wójt Gminy Krasiczyn
Krzysztof Dobrowolski

 projekty-sanitarne.pl Marcin Andrzyk ul. Matejki 4/18 22-600 Tomaszów Lubelski		Inwestor: Gmina Krasiczyn Krasiczyn 177 37-741 Krasiczyn	
Obiekt	BUDOWA SIECI WODOCIĄGOWEJ WRAZ Z PRZYŁĄCZAMI, URZĄDZENIAMI PRZECIWPOŻAROWYMI ORAZ POMPOWNIA WODY I NIEZBEDNA INFRASTRUKTURA TECHNICZNA DLA MSC. KORYTNIKI		
Faza opracow.	PROJEKT ZAGOSPODAROWANIA TERENU		SKALA: 1:1000
Tytuł	PROJEKT ZAGOSPODAROWANIA TERENU, CZ. 8		Data styczeń 2025 r.
Projektant	mgr inż. Marcin Andrzyk	M. Andrzyk up. nr. LUB/0177/PWOS/09 do projektow. i kier. robot. bud. bez ograniczeń w spec. instal. z zagr. urząd. ciepł., wentyl., gazowych, wodociąg. i kanaliz.	Nr rys. S-8
Sprawdzający	mgr inż. Agnieszka Urbaniak	A. Urbaniak up. nr. LUB/0119/PW/BS/15 do projektow. i kier. robot. bud. bez ograniczeń w spec. instal. z zagr. urząd. ciepł., wentyl., gazowych, wodociąg. i kanaliz.	

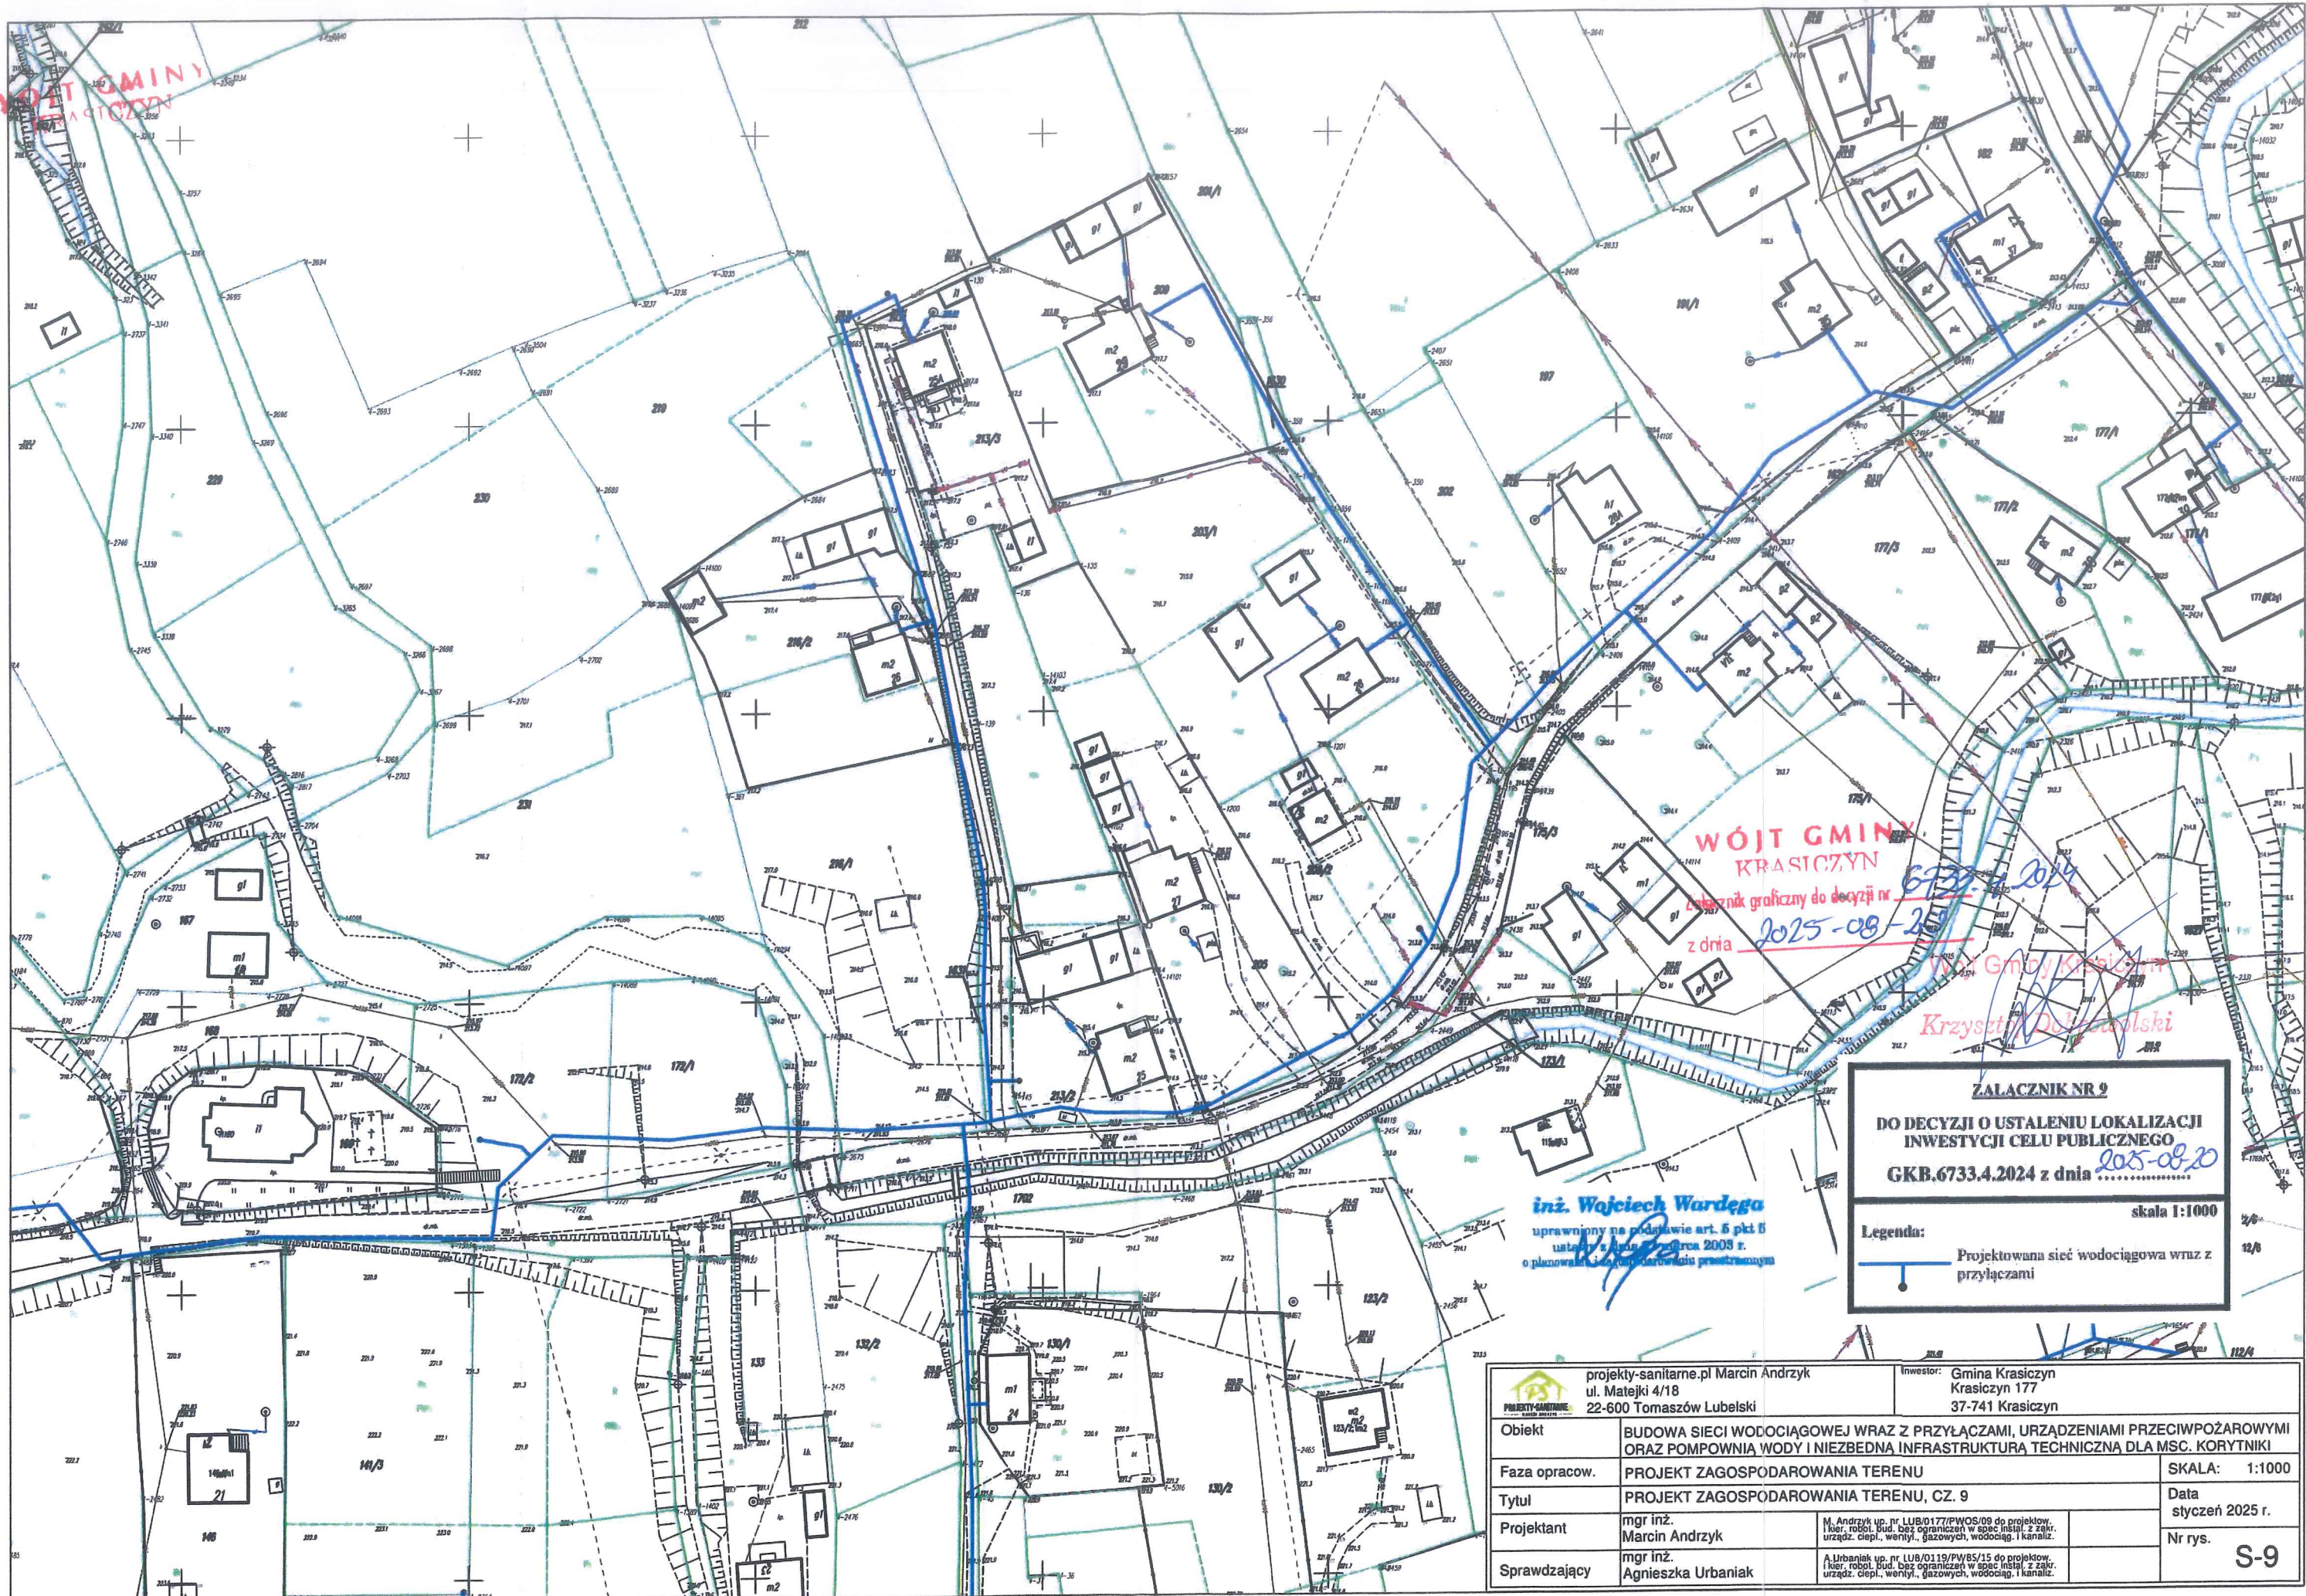


ZALĄCZNIK NR 9
DO DECYZJI O USTALENIU LOKALIZACJI
INWESTYCJI CELU PUBLICZNEGO
GKB.6733.4.2024 z dnia 2025-08-25

skala 1:1000

Legenda:
— Projektowana sieć wodociągowa wraz z przyłączami

inż. Wojciech Wardega
uprawniony na podstawie art. 5 pkt 6
ustawy z dnia 27 czerwca 2003 r.
o planowaniu i zagospodarowaniu przestrzennym

 projekty-sanitarne.pl Marcin Andrzyk ul. Matejki 4/18 22-600 Tomaszów Lubelski		Inwestor: Gmina Krasiczyn Krasiczyn 177 37-741 Krasiczyn	
Obiekt	BUDOWA SIECI WODOCIĄGOWEJ WRAZ Z PRZYŁĄCZAMI, URZĄDZENIAMI PRZECIWPÓŻAROWYMI ORAZ POMPOWNIĄ WODY I NIEZBEDNĄ INFRASTRUKTURĄ TECHNICZNĄ DLA MŚC. KORYTNIKI		
Faza opracow.	PROJEKT ZAGOSPODAROWANIA TERENU		SKALA: 1:1000
Tytuł	PROJEKT ZAGOSPODAROWANIA TERENU, CZ. 9		Data styczeń 2025 r.
Projektant	mgr inż. Marcin Andrzyk	M. Andrzyk up. nr LUB/0177/PWOS/09 do projektów: i kier. robot. bud. bez ograniczeń w spec instal. z zakr. urząd. ciepł., wentyl., gazowych, wodociąg. i kanaliz.	Nr rys. S-9
Sprawdzający	mgr inż. Agnieszka Urbaniak		
		A. Urbaniak up. nr LUB/0119/PWOS/15 do projektów: i kier. robot. bud. bez ograniczeń w spec instal. z zakr. urząd. ciepł., wentyl., gazowych, wodociąg. i kanaliz.	

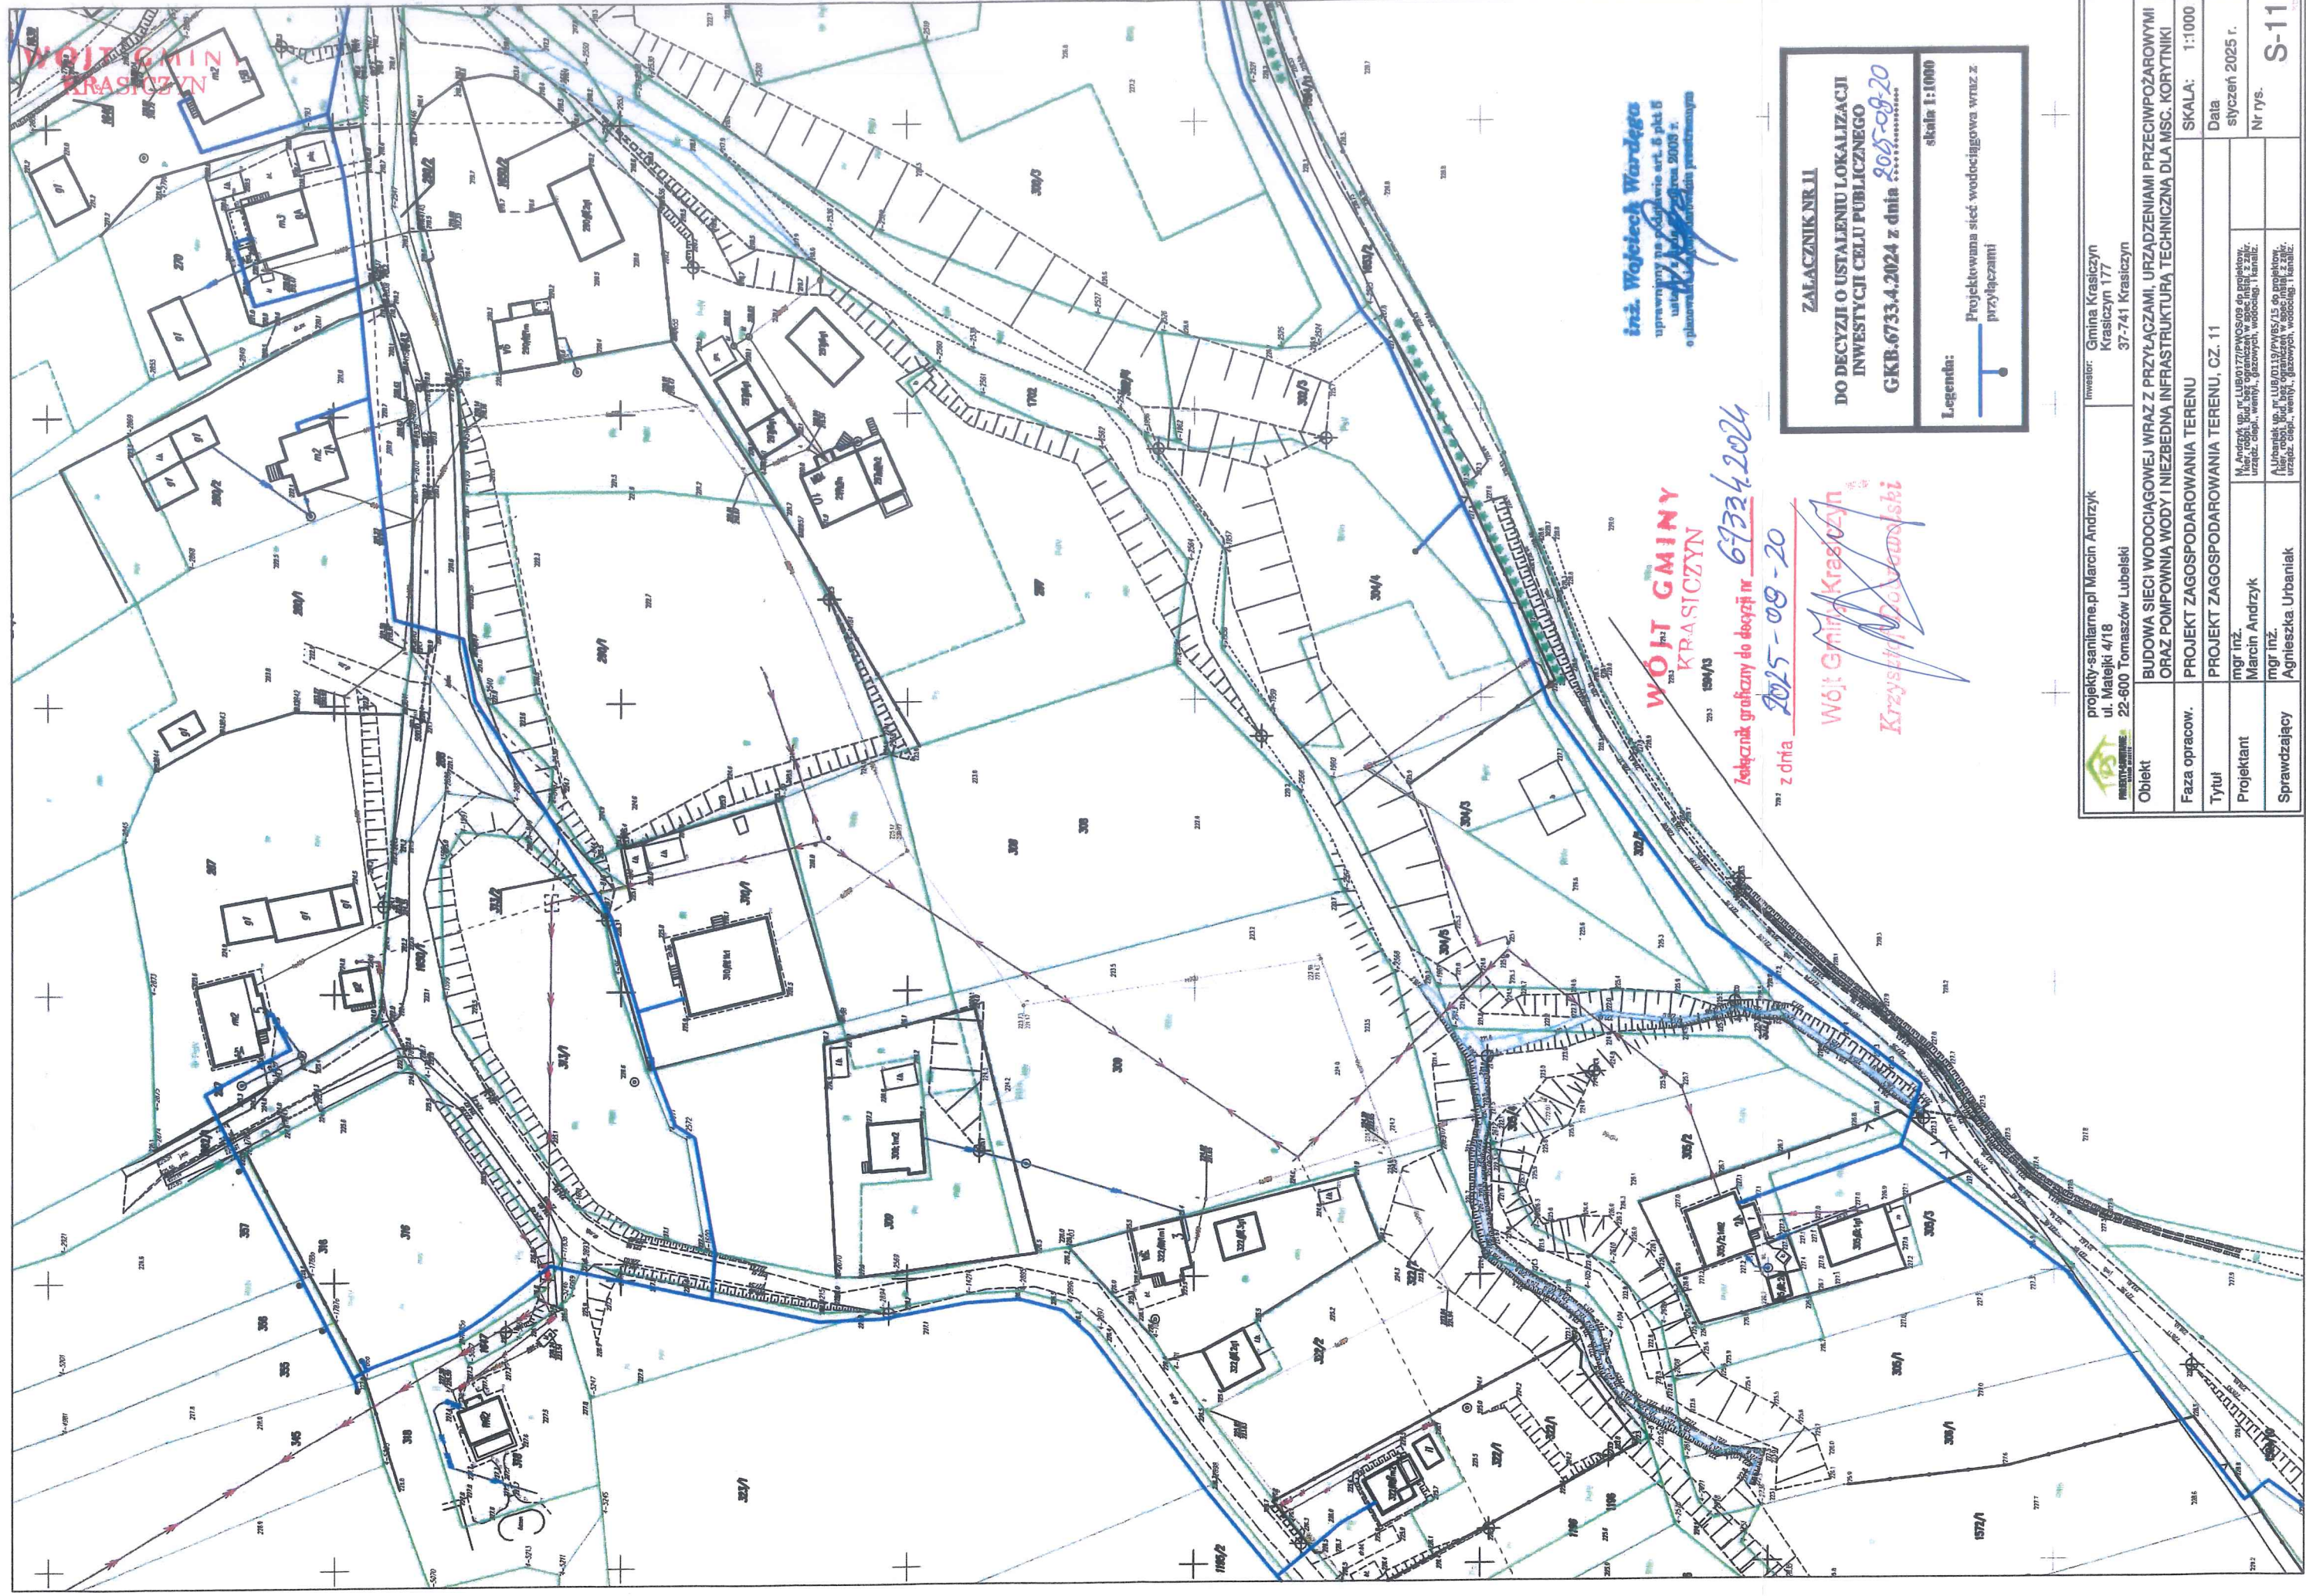

WÓJT GMINY
KRASCZYŃ

inż. Wojciech Wardęga
uprawniony do wykonywania art. 6 pkt 6
ustawy z dnia 27 czerwca 2003 r.
o planowaniu i wyznaczeniu przedsięwzięcia

Załącznik graficzny do decyzji nr 67324/2024
z dnia 2025-08-20

Wójt Gminy Krasczyn
Krzysztof Dąbrowski

ZALACZNIK NR II

**DO DECYZJI O USTALENIU LOKALIZACJI
INWESTYCJI CELU PUBLICZNEGO**

GKB-6733.4.2024 z dnia 2025-08-20


Legenda:

Projektowana sieć wodociągowa wraz z przyłączami

skala 1:1000

	projekt-saniarnie.pl Marcin Andrzyk ul. Matejki 4/18 22-600 Tomaszów Lubelski	inwestor: Gmina Krasczyn Krasczyn 177 37-741 Krasczyn
	Objekt	BUDOWA SIECI WODOCIĄGOWEJ WRAZ Z PRZYŁĄCZAMI, URZĄDZENIAMI PRZECIWOŻAROWYMI ORAZ POMPOWNIĄ WODY I NIEZBEDNĄ INFRASTRUKTURĄ TECHNICZNĄ DLA MSC. KORYTNIKI
Faza opracow.		PROJEKT ZAGOSPODAROWANIA TERENU
Tytuł		PROJEKT ZAGOSPODAROWANIA TERENU, CZ. 11
Projektant	mgr inż. Marcin Andrzyk	mgr inż. Marcin Andrzyk
Sprawdzający	mgr inż. Agnieszka Urbaniak	mgr inż. Agnieszka Urbaniak
		SKALA: 1:1000
		Data styczeń 2025 r.
		Nr rys. S-11

WOJ. GMINY
KRASZCZYN

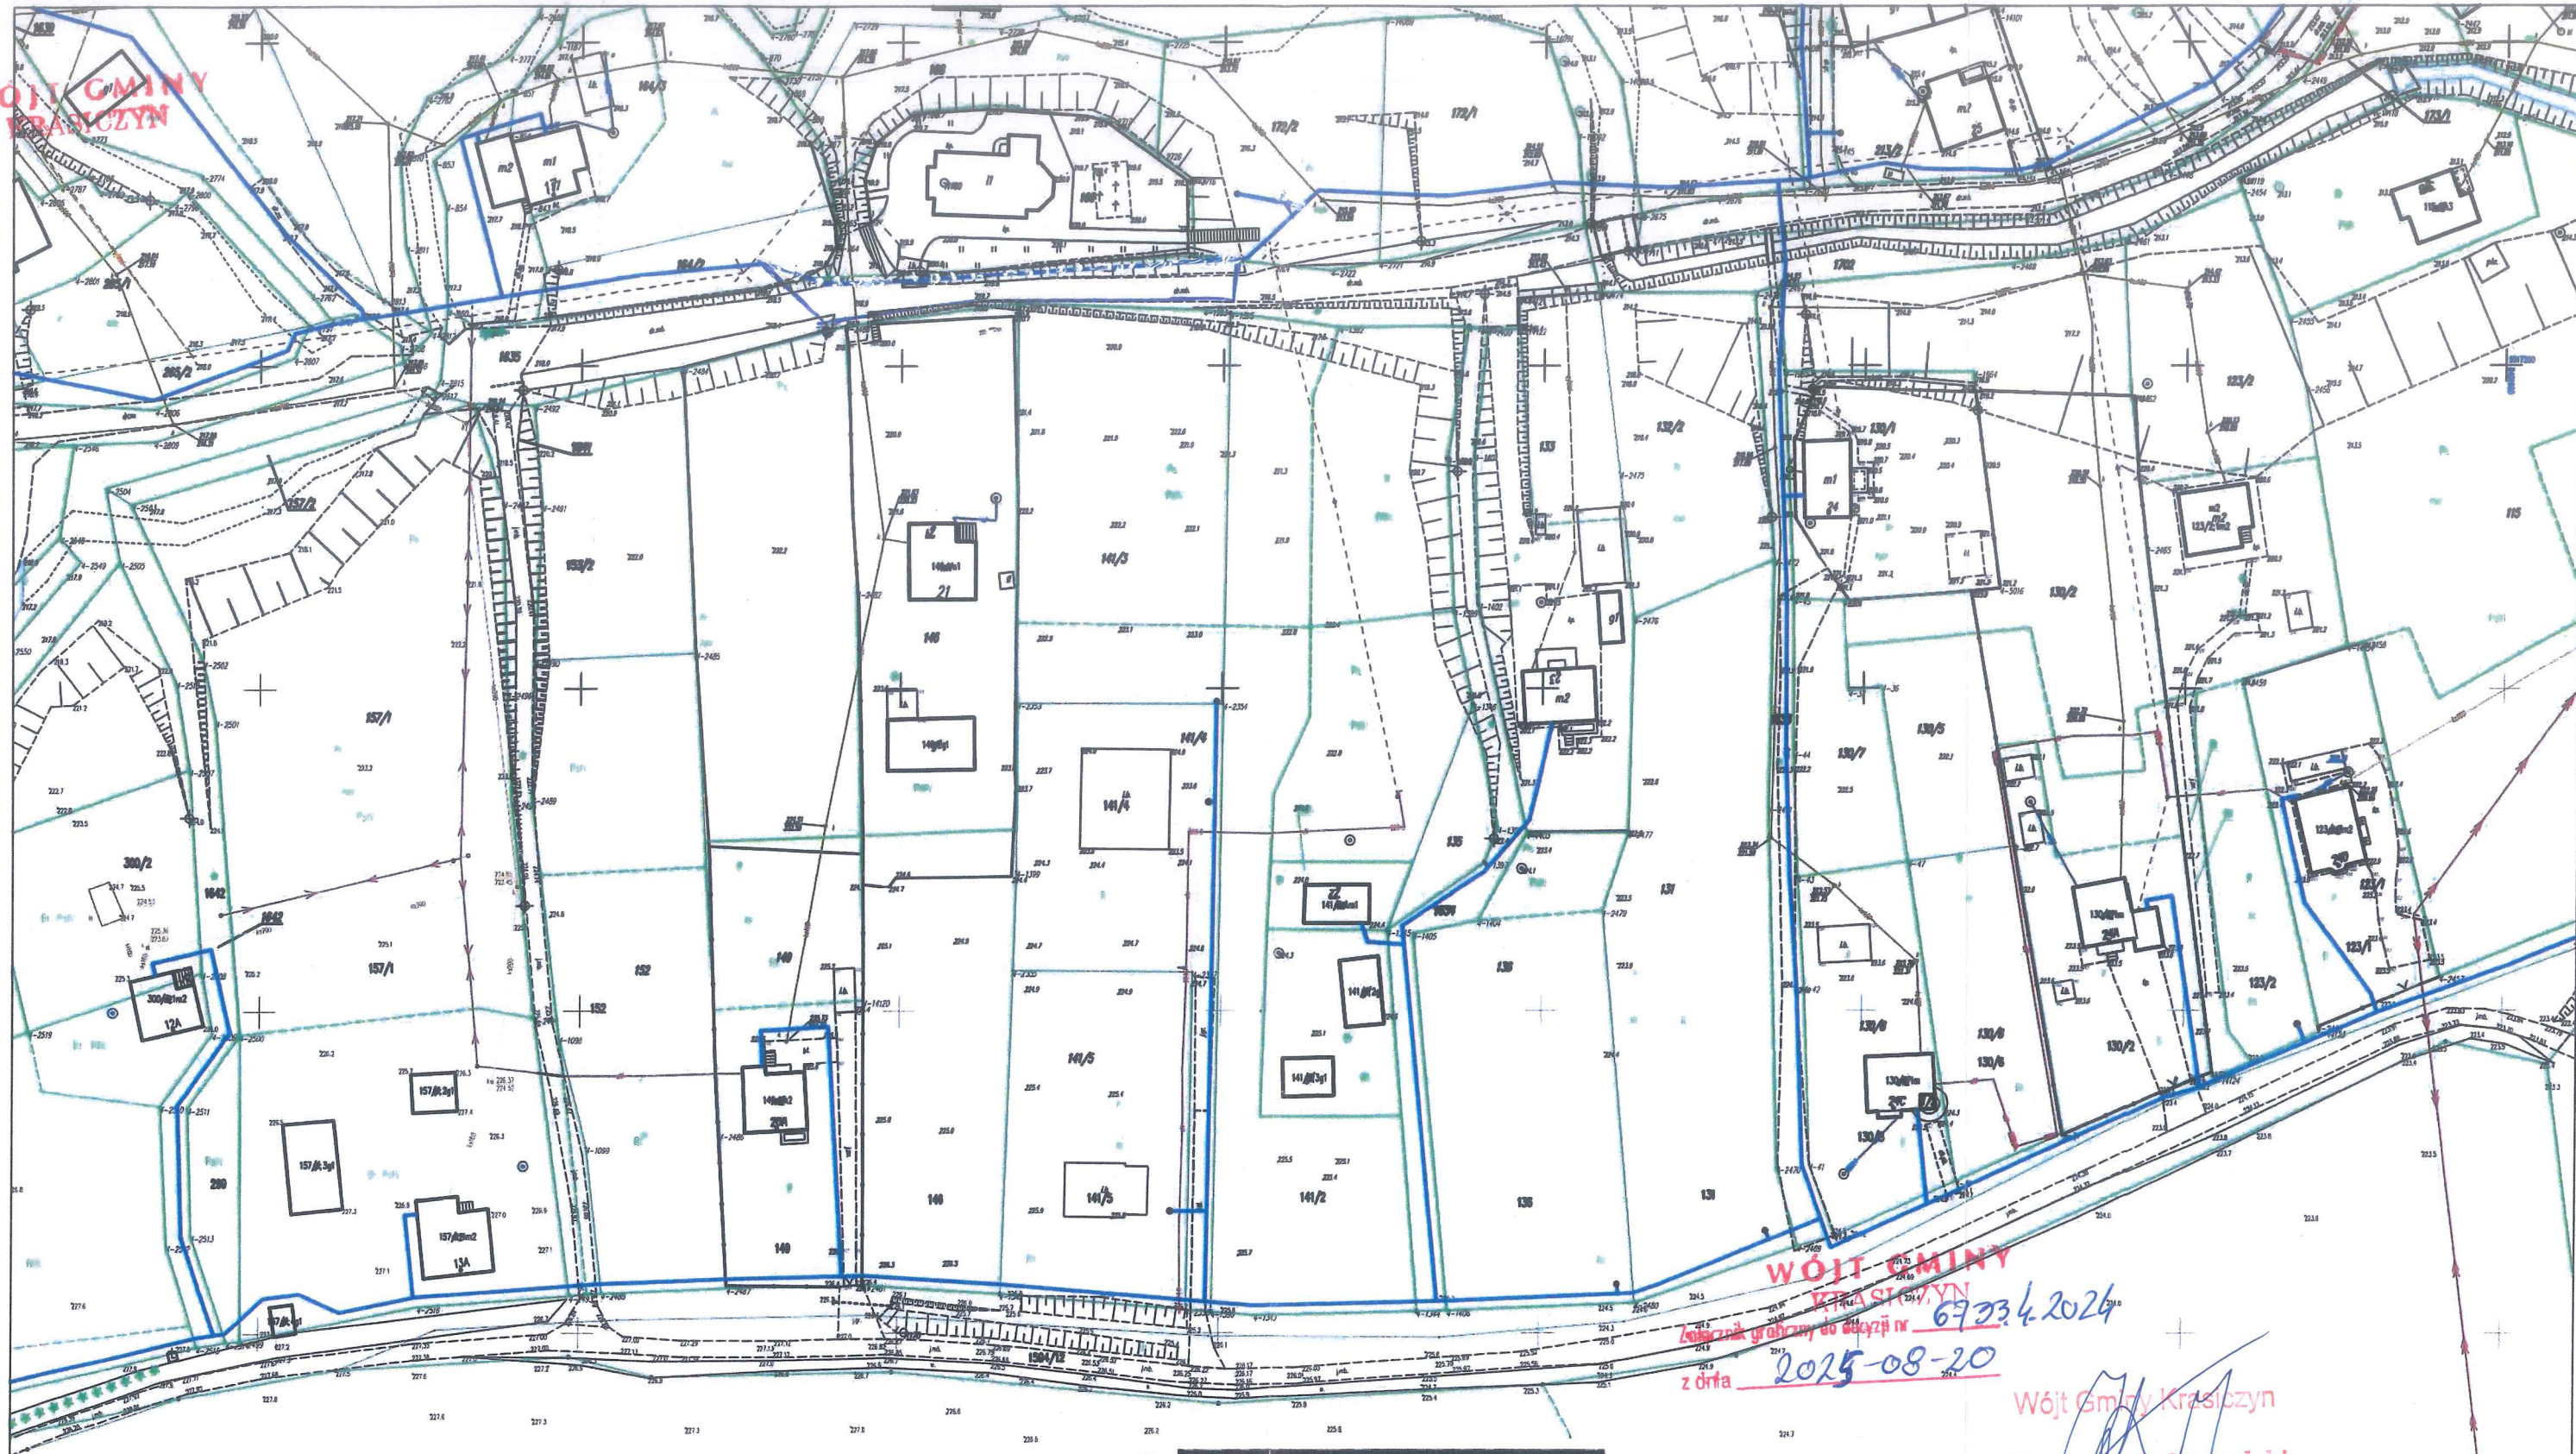

inż. Wojciech Wardega
uprawniony na podstawie art. 6 pkt 5
ustawy z dnia 27 marca 2003 r.
o planowaniu i zagospodarowaniu przestrzennym


ZALACZNIK NR 12
DO DECYZJI O USTALENIU LOKALIZACJI
INWESTYCJI CELU PUBLICZNEGO
GKB.6733.4.2024 z dnia 2025-08-20
skala 1:1000

Legenda:
— Projektowana sieć wodociągowa wraz z przyłączami

WOJ. GMINY
KRASZCZYN
Załącznik graficzny do decyzji nr 6733.4.2024
z dnia 2025-08-20

Wójt Gminy Kraszczyn
Krzysztof Dońkowski

 projekty-sanitarne.pl Marcin Andrzyk ul. Matejki 4/18 22-600 Tomaszów Lubelski		Investor: Gmina Kraszczyn Kraszczyn 177 37-741 Kraszczyn
Obiekt	BUDOWA SIECI WODOCIĄGOWEJ WRAZ Z PRZYŁĄCZAMI, URZĄDZENIAMI PRZECIWOPOŻAROWYMI ORAZ POMPOWNIĄ WODY I NIEZBEDNĄ INFRASTRUKTURĄ TECHNICZNĄ DLA MSC. KORYTNKI	
Faza opracow.	PROJEKT ZAGOSPODAROWANIA TERENU	SKALA: 1:1000
Tytuł	PROJEKT ZAGOSPODAROWANIA TERENU, CZ. 12	
Projektant	mgr inż. Marcin Andrzyk	M. Andrzyk up. nr. LUB/0177/PWOS/09 do projektow. i kier. robot. bud. bez ograniczeń w spec. instal. z zaskr. urząd. ciepł., wentyl., gazowych, wodociąg. i kanaliz.
Sprawdzający	mgr inż. Agnieszka Urbaniak	A. Urbaniak up. nr. LUB/0119/PW/05/15 do projektow. i kier. robot. bud. bez ograniczeń w spec. instal. z zaskr. urząd. ciepł., wentyl., gazowych, wodociąg. i kanaliz.
		Data styczeń 2025 r. Nr rys. S-12

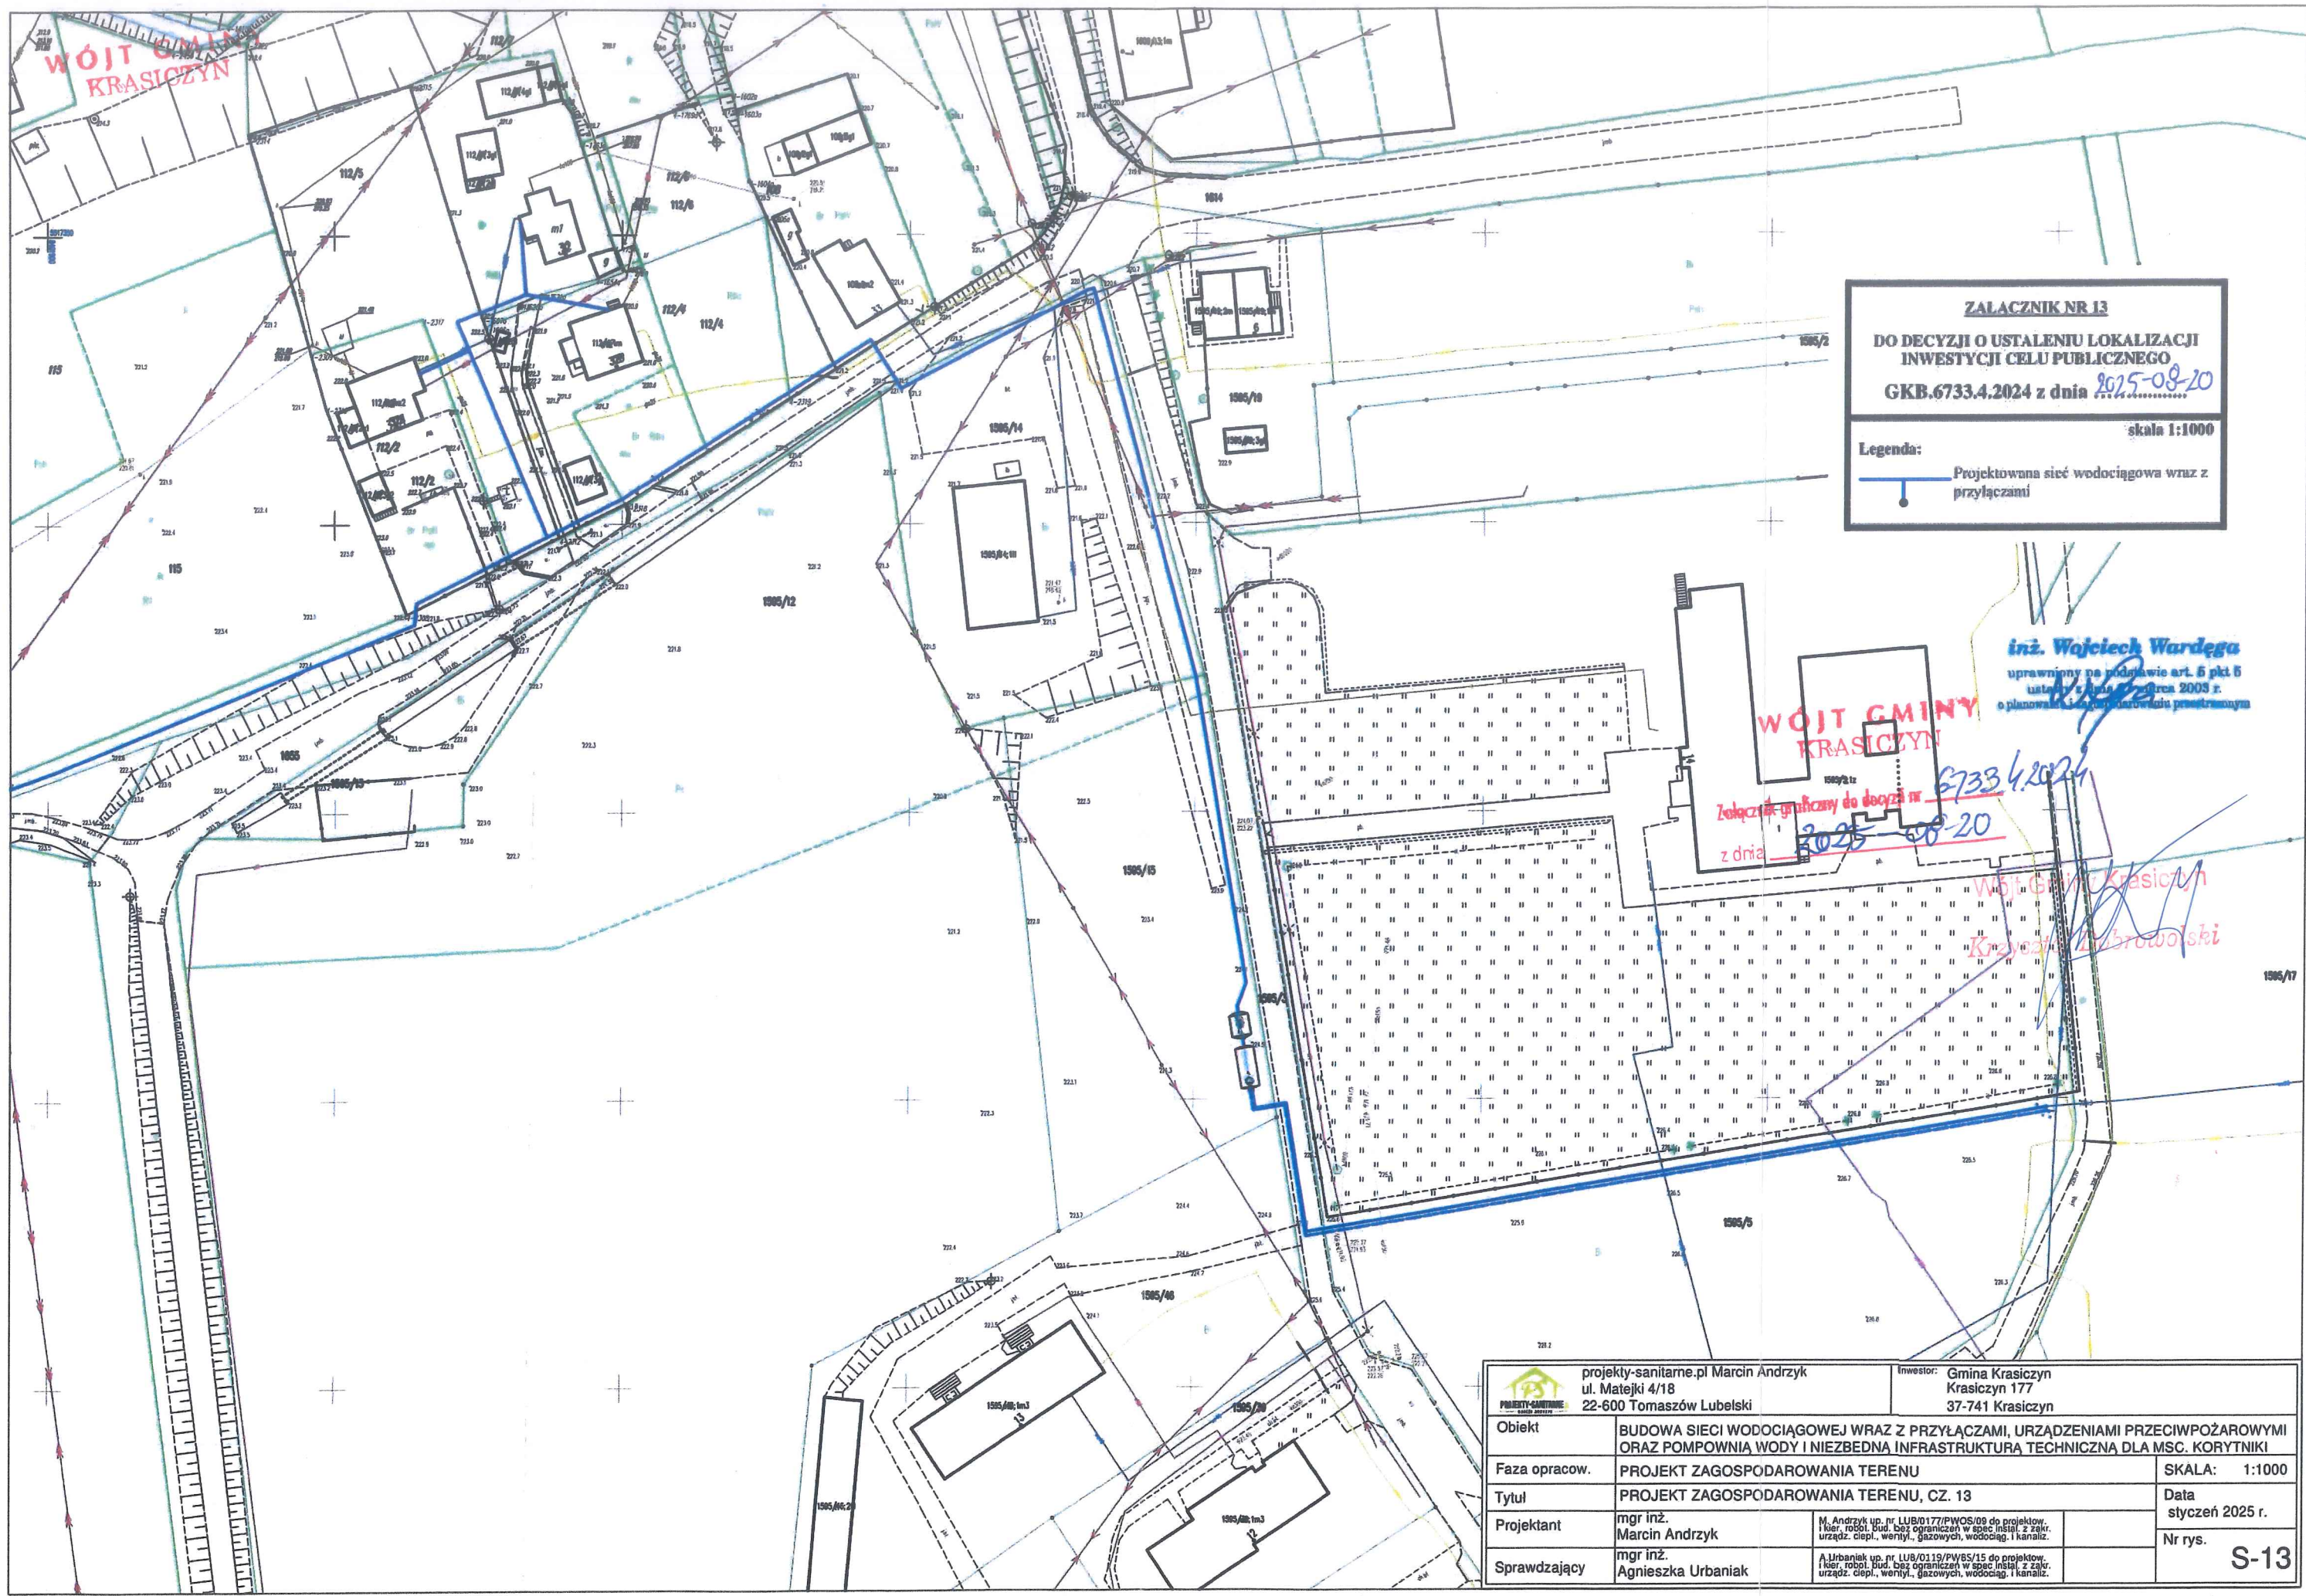

ZALACZNIK NR 13
DO DECYZJI O USTALENIU LOKALIZACJI
INWESTYCJI CELU PUBLICZNEGO
GKB.6733.4.2024 z dnia 2025-08-20
skala 1:1000

Legenda:
— Projektowana sieć wodociągowa wraz z przyłączami

inż. Wojciech Wardega
uprawniony na podstawie art. 6 pkt 5
ustawy z dnia 27.06.2003 r.
o planowaniu i zagospodarowaniu przestrzennym

WOJCI GMINY
KRASICZYN
Załącznik graficzny do decyzji nr 6733.4.2024
z dnia 2025-08-20

WOJCI GMINY
KRASICZYN
Krzysztof Lubowski

 projektanty-sanitarne.pl Marcin Andrzyk ul. Matejki 4/18 22-600 Tomaszów Lubelski		Inwestor: Gmina Krasiczyn Krasiczyn 177 37-741 Krasiczyn	
Obiekt	BUDOWA SIECI WODOCIĄGOWEJ WRAZ Z PRZYŁĄCZAMI, URZĄDZENIAMI PRZECIWOPOŻAROWYMI ORAZ POMPOWNIĄ WODY I NIEZBEDNA INFRASTRUKTURA TECHNICZNA DLA MSC. KORYTNIKI		
Faza opracow.	PROJEKT ZAGOSPODAROWANIA TERENU		SKALA: 1:1000
Tytuł	PROJEKT ZAGOSPODAROWANIA TERENU, CZ. 13		Data styczeń 2025 r.
Projektant	mgr inż. Marcin Andrzyk	M. Andrzyk up. nr. LUB/0177/PWOS/09 do projektow. i kier. robot. bud. bez ograniczeń w spec. inż. z zakres. urząd. ciepł., wentyl., gazowych, wodociąg. i kanaliz.	Nr rys. S-13
Sprawdzający	mgr inż. Agnieszka Urbaniak	A. Urbaniak up. nr. LUB/0119/PW/05/15 do projektow. i kier. robot. bud. bez ograniczeń w spec. inż. z zakres. urząd. ciepł., wentyl., gazowych, wodociąg. i kanaliz.	