

Mapa do celów projektowych
skala 1:500
Jedn. ewid.: 181304_2 Krasiczyn
Obręb: 0004 Krasiczyn
Układ współrzędnych płaskich: PL-2000/8
Układ wysokościowy: PL-EVRF2007
s: 8.119.08.13.2.2; 14.1.1
Rejestr zgłoszeń: 430.1477.2024



Granica obszaru opracowania - linia przerywana
Data opracowania mapy: 07.2024
Mapę wykonał:

USŁUGI GEODEZYJNE
GEO-RAM
Mieczysław Chruszczyk
ul. Przemyska 90, 37-716 Orły
NIP 7951008245, REGON 650126060

Wykonał Geodeta Uprawniony
mgr inż. Mieczysław CHRUSZCZYK
na podstawie zaświadczenia Nr 2959
z dnia 12.XII.1985 r. wydanego przez
G.U.G. i K. w WARSZAWIE
L. ks. rob. 2959/.....

Poświadczam, że niniejszy dokument został opracowany w wyniku prac geodezyjnych i kartograficznych, jestem świadomy odpowiedzialności karnej za złożenie fałszywego oświadczenia.	
Identyfikator zgłoszenia prac geodezyjnych	430 - 1477 - 2024
Organ służby geodezyjnej, który otrzymał zgłoszenie	Starosta Przemyski P.O.D.G. i K w Przemysku Usługi Geodezyjne GEO-RAM Mieczysław Chruszczyk ul. Przemyska 90, 37-716 Orły NIP 7951008245, REGON 650126060
Wykonawca prac geodezyjnych	Protokół weryfikacji: Nr: 430 - 1477-2024_1 z dnia: 2024-08-16 mgr inż. Mieczysław Chruszczyk Nr. uprawnień 2959 (1,3)
Nr oraz data sporządzenia dokumentu zawierającego wynik pozytywnej weryfikacji	
Imię i nazwisko oraz nr uprawnień zawodowych kierownika prac	

PROJEKT ZAGOSPODAROWANIA TERENU, CZ. 1
SKALA 1:500

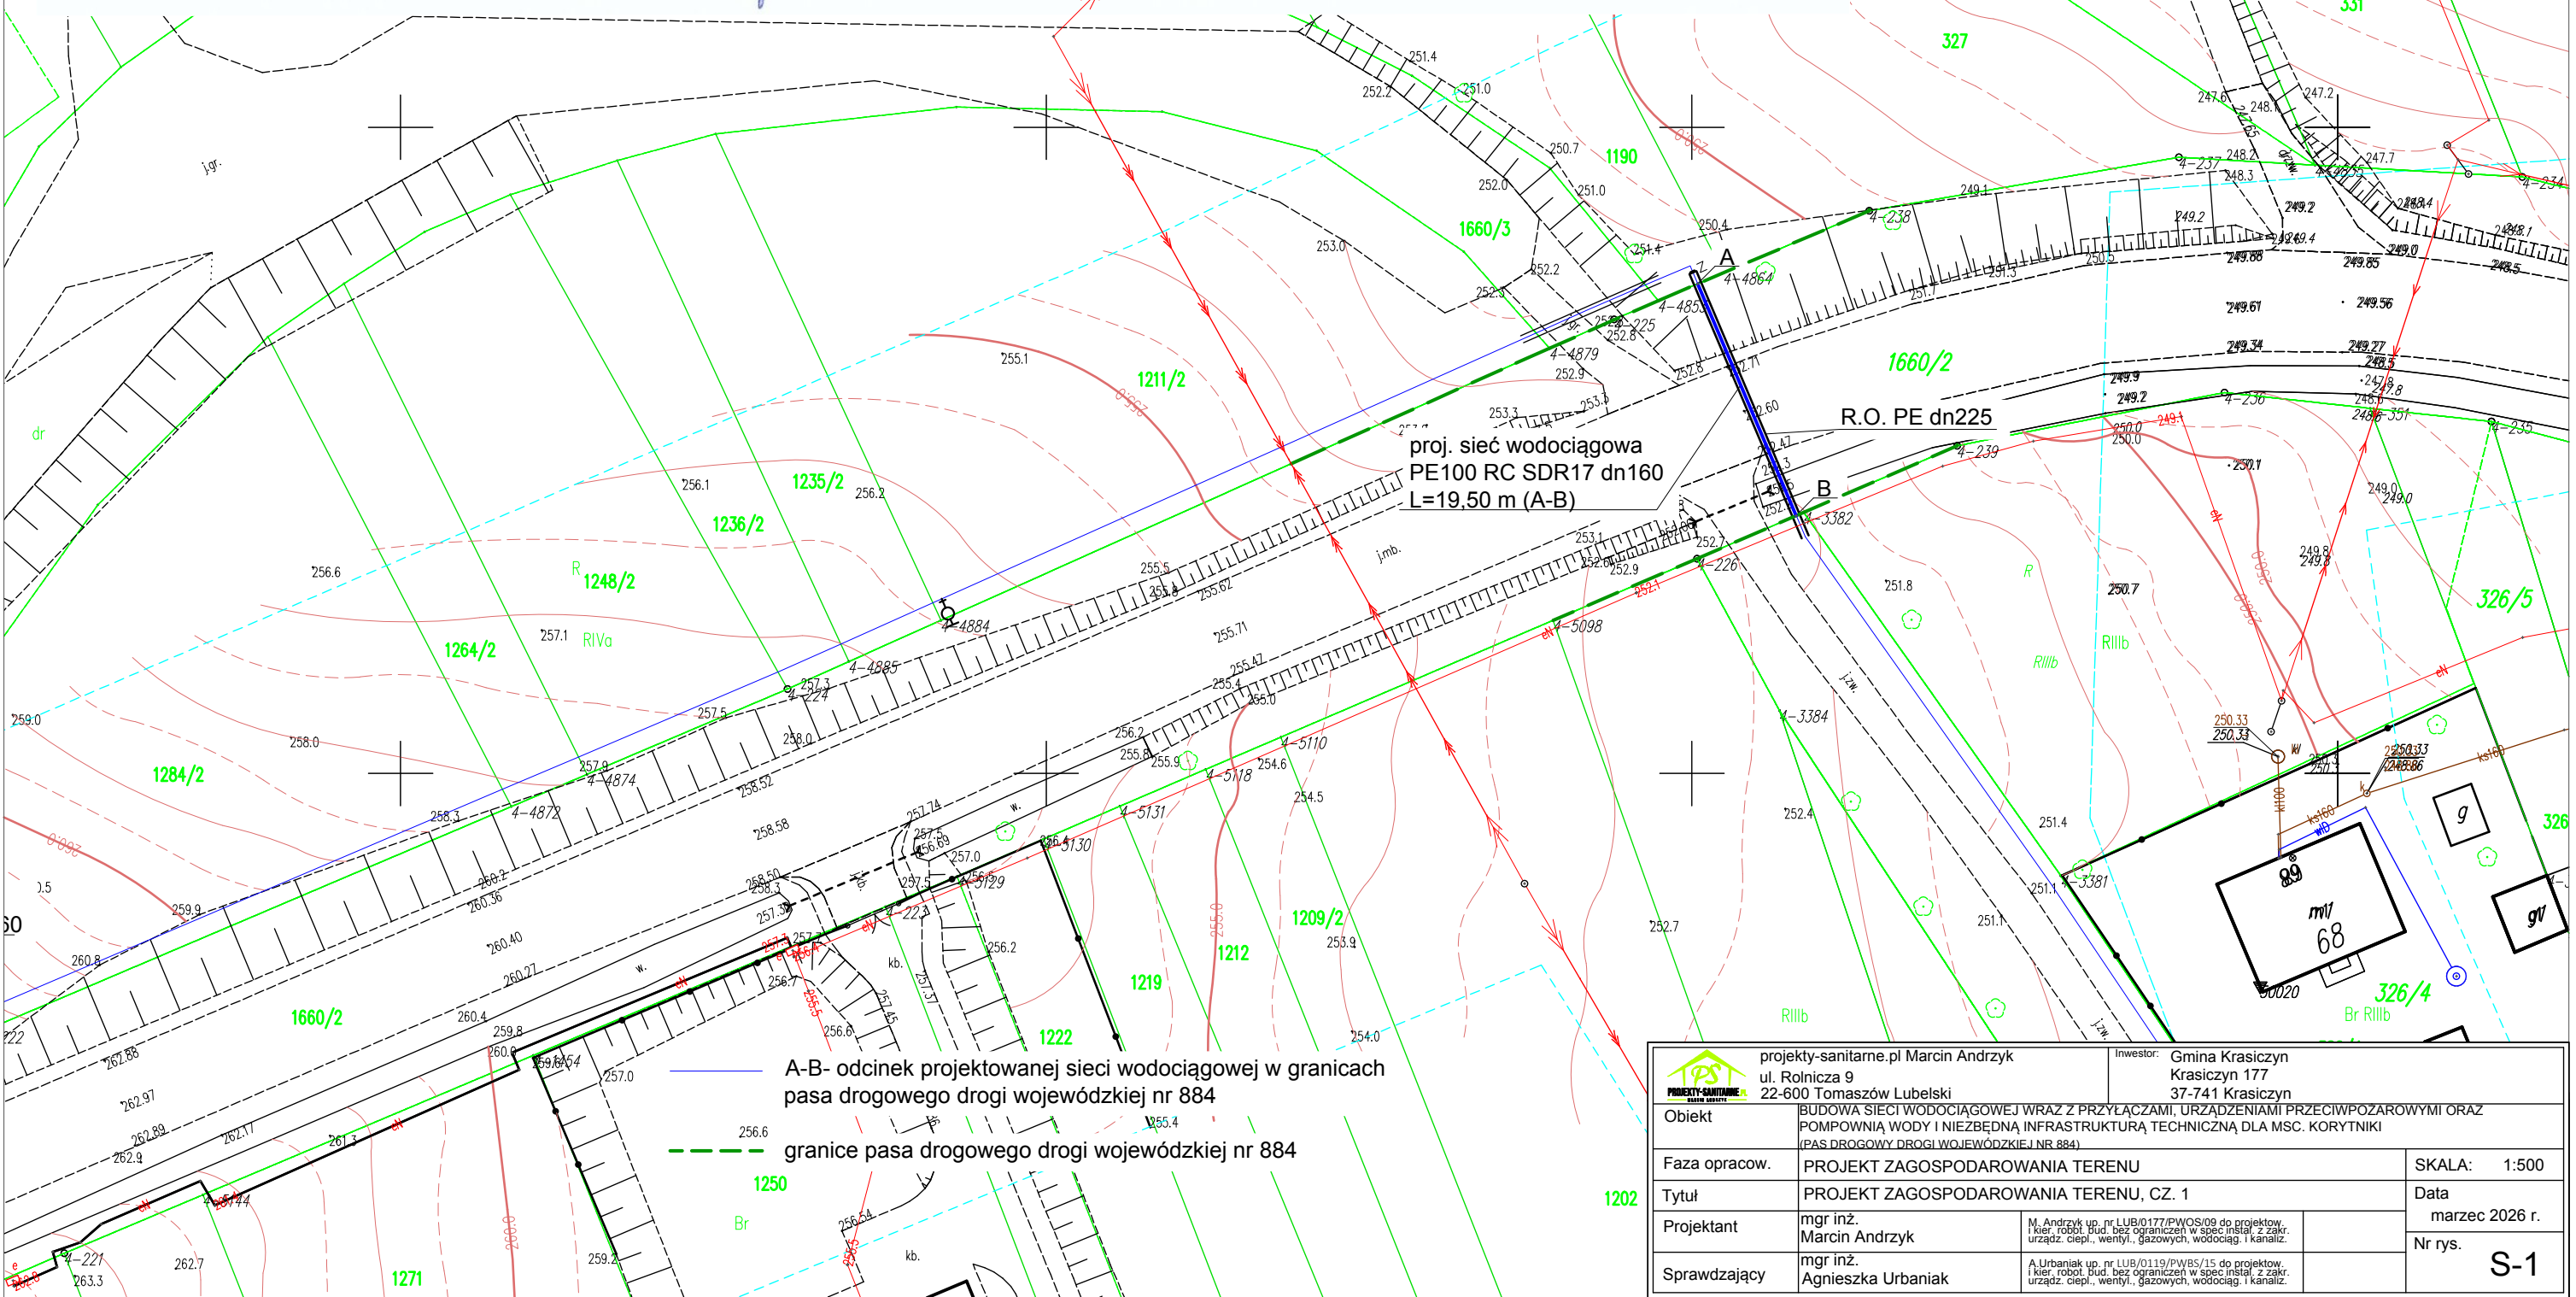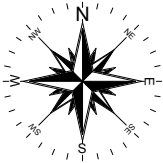

proj. sieć wodociągowa
PE100 RC SDR17 dn160
L=19,50 m (A-B)

R.O. PE dn225

A-B- odcinek projektowanej sieci wodociągowej w granicach pasa drogowego drogi wojewódzkiej nr 884

granice pasa drogowego drogi wojewódzkiej nr 884

 projekty-sanitarne.pl Marcin Andrzyk ul. Rolnicza 9 22-600 Tomaszów Lubelski		Inwestor: Gmina Krasiczyn Krasiczyn 177 37-741 Krasiczyn	
Obiekt	BUDOWA SIECI WODOCIĄGOWEJ WRAZ Z PRZYŁĄCZAMI, URZĄDZENIAMI PRZECIWPÓŻAROWYMI ORAZ POMPOWNIĄ WODY I NIEZBEDNĄ INFRASTRUKTURĄ TECHNICZNĄ DLA MSC. KORYTNIKI (PAS DROGOWY DROGI WOJEWÓDZKIEJ NR 884)		
Faza opracow.	PROJEKT ZAGOSPODAROWANIA TERENU		SKALA: 1:500
Tytuł	PROJEKT ZAGOSPODAROWANIA TERENU, CZ. 1		Data
Projektant	mgr inż. Marcin Andrzyk	M. Andrzyk up. nr LUB/0177/PWOS/09 do projektow. i kier. robot bud. bez ograniczeń w spec instal. z zakr. urządz. ciepl., wentyl., gazowych, wodociąg. i kanaliz.	marzec 2026 r.
Sprawdzający	mgr inż. Agnieszka Urbaniak	A. Urbaniak up. nr LUB/0119/PWBS/15 do projektow. i kier. robot bud. bez ograniczeń w spec instal. z zakr. urządz. ciepl., wentyl., gazowych, wodociąg. i kanaliz.	Nr rys. S-1