


UWAGA:
Roboty budowlano-montażowe wchodzące w zakres instalacji elektroenergetycznych należy wykonać zgodnie z:
- Warunkami Technicznymi.
- dokumentacjami techniczno-ruchowymi zastosowanych urządzeń,
- obowiązującymi normami i przepisami.
Wszystkie zastosowane w ramach instalacji elektroenergetycznych urządzenia i adaptery, osprzęt elektroinstalacyjny, kable i przewody, aparatura zabezpieczeniowa, muszą posiadać odpowiednie atesty i świadectwa dopuszczeń.
Roboty powinni wykonywać i nadzorować pracownicy posiadający odpowiednie kwalifikacje i uprawnienia.
Gniazda 230v montowane w łazienkach na wysokości 135cm kategorii IP44, gniazda kuchni i pom mokrych oraz na zewnątrz kategorii IP44 z kłapką
ODPOWIEDNIE LOKALIZACJE UZGODNIĆ Z INWESTOREM.

BUDYNEK SĄSIEDNI POZA ZAKRESEM OPRACOWANIA

DOBUDOWANA CZĘŚĆ BUDYNKU POZA ZAKRESEM OPRACOWANIA

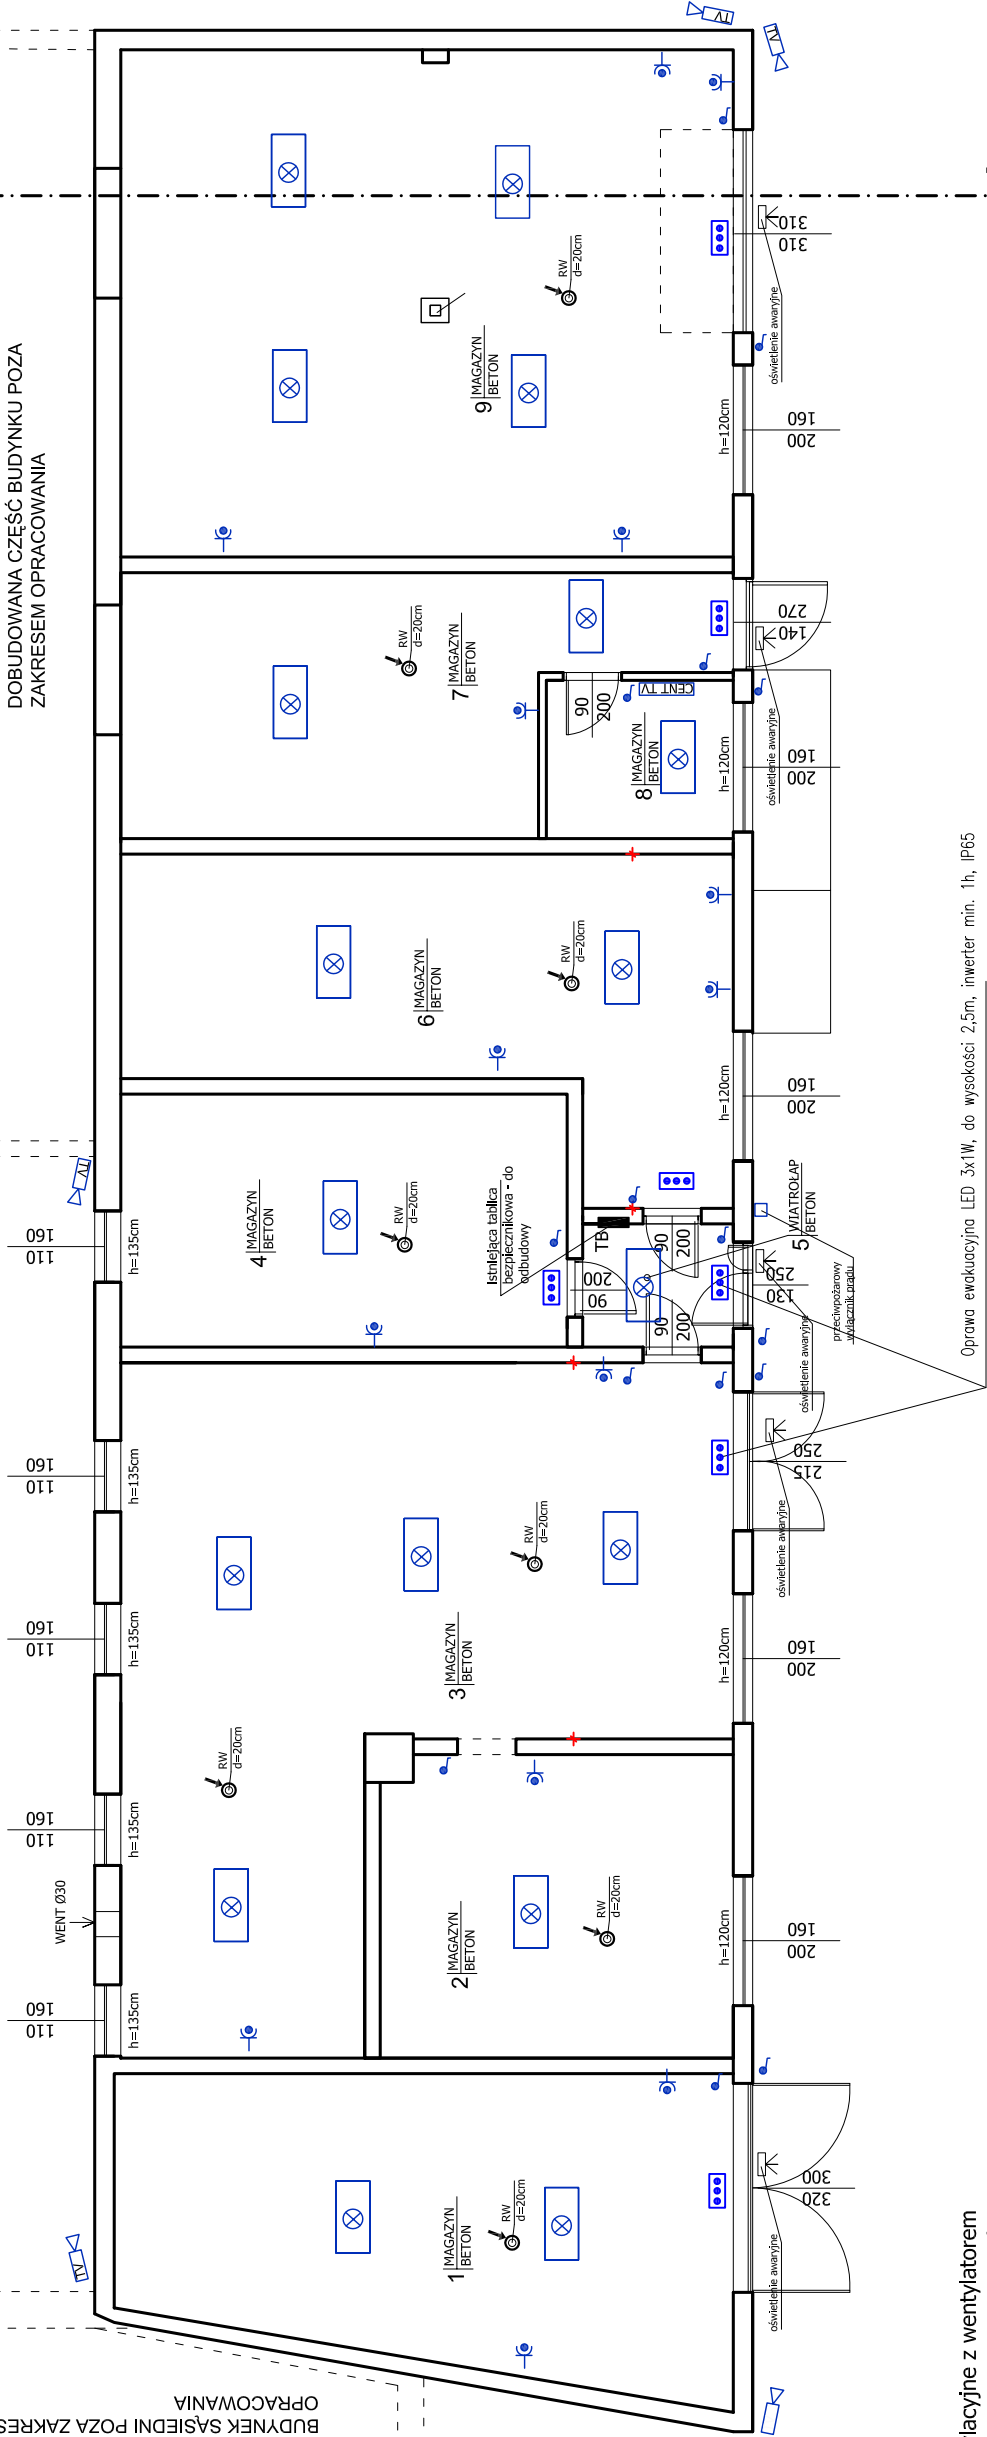

Oprawa ewakuacyjna LED 3x1W, do wysokości 2,5m, inwerter min. 1h, IP65

W POMIESZCZENIACH MAGAZYNOWYCH MIN 100IX

RW - rury wentylacyjne z wentylatorem elektrycznym z blachy ocynkowanej śr. 20cm z kratką w stropie z możliwością redukcji przepływu powietrza, ponad stropem rury ocieplić wełną mineralną gr 5 cm owinać folią lub płaszczem z blachy ocynkowanej.

LEGENDA:

-  - Oprawa LED 60w, nastropowa, obudowa stalowa, kolor szary
-  - projektowana oprawa plafon 60W
-  - projektowana oprawa klinkiet
-  - projektowany przełącznik świecznikowy
-  - projektowany wyłącznik 1 biegunowy
-  - projektowany przełącznik krzyżowy
-  - porjektowany przełącznik zmienny
-  - projektowany wyłącznik 1 biegunowy szczelny
-  - projektowany przełącznik świecznikowy szczelny
-  - projektowane gniazdo wtykowe SZCZELNE
-  - projektowana kamera monitoringu wizyjnego.
-  - centrala monitoringu wizyjnego

TN-S

Samoczynne wyłączanie zasilania /wyłączniki różnicowoprądowe

Nazwa:	MODERNIZACJA GMINNEGO MAGAZYNU OBRONY CYWILNEJ
Obiekt:	BUDYNEK MAGAZYNOWY
Adres budowy:	woj.Lubuskie, pow.Żagań, 67-320 Małomice, ul. Piastowska 19
Działka:	166/9 ,Obr. 0001, J.Ew. 081005_4
Inwestor:	GMINA MAŁOMICE UL. PLAC KONSTYTUCJI 3 MAJA 1 67-320 MAŁOMICE
PROJEKTANT:	podpis:
	mgr inż. Michał Gancarczyk spec. konstrukc.-budowlana upr. 58/DOS/11
Data:	27 PAŹDZIERNIK 2025 skala 1:100
RZUT ELEMENTY ELEKTRYCZNE RYS: 6 STAN PROJEKTOWANY	

NR POM.	NAZWA POMIESZCZENIA	POSADZKA	POW. UŻYTKOWA
1	MAGAZYN	BETON	42,12
2	MAGAZYN	BETON	25,45
3	MAGAZYN	BETON	71,21
4	MAGAZYN	BETON	26,63
5	WIATROLAP	BETON	4,40
6	MAGAZYN	BETON	37,30
7	MAGAZYN	BETON	31,02
8	MAGAZYN	BETON	7,02
9	MAGAZYN	BETON	73,62
RAZEM			319,17