


INSTALACJA KANALIZACJI – RZUT PIĘTRA – RYSUNEK ZAMIENNY
SKALA 1:100

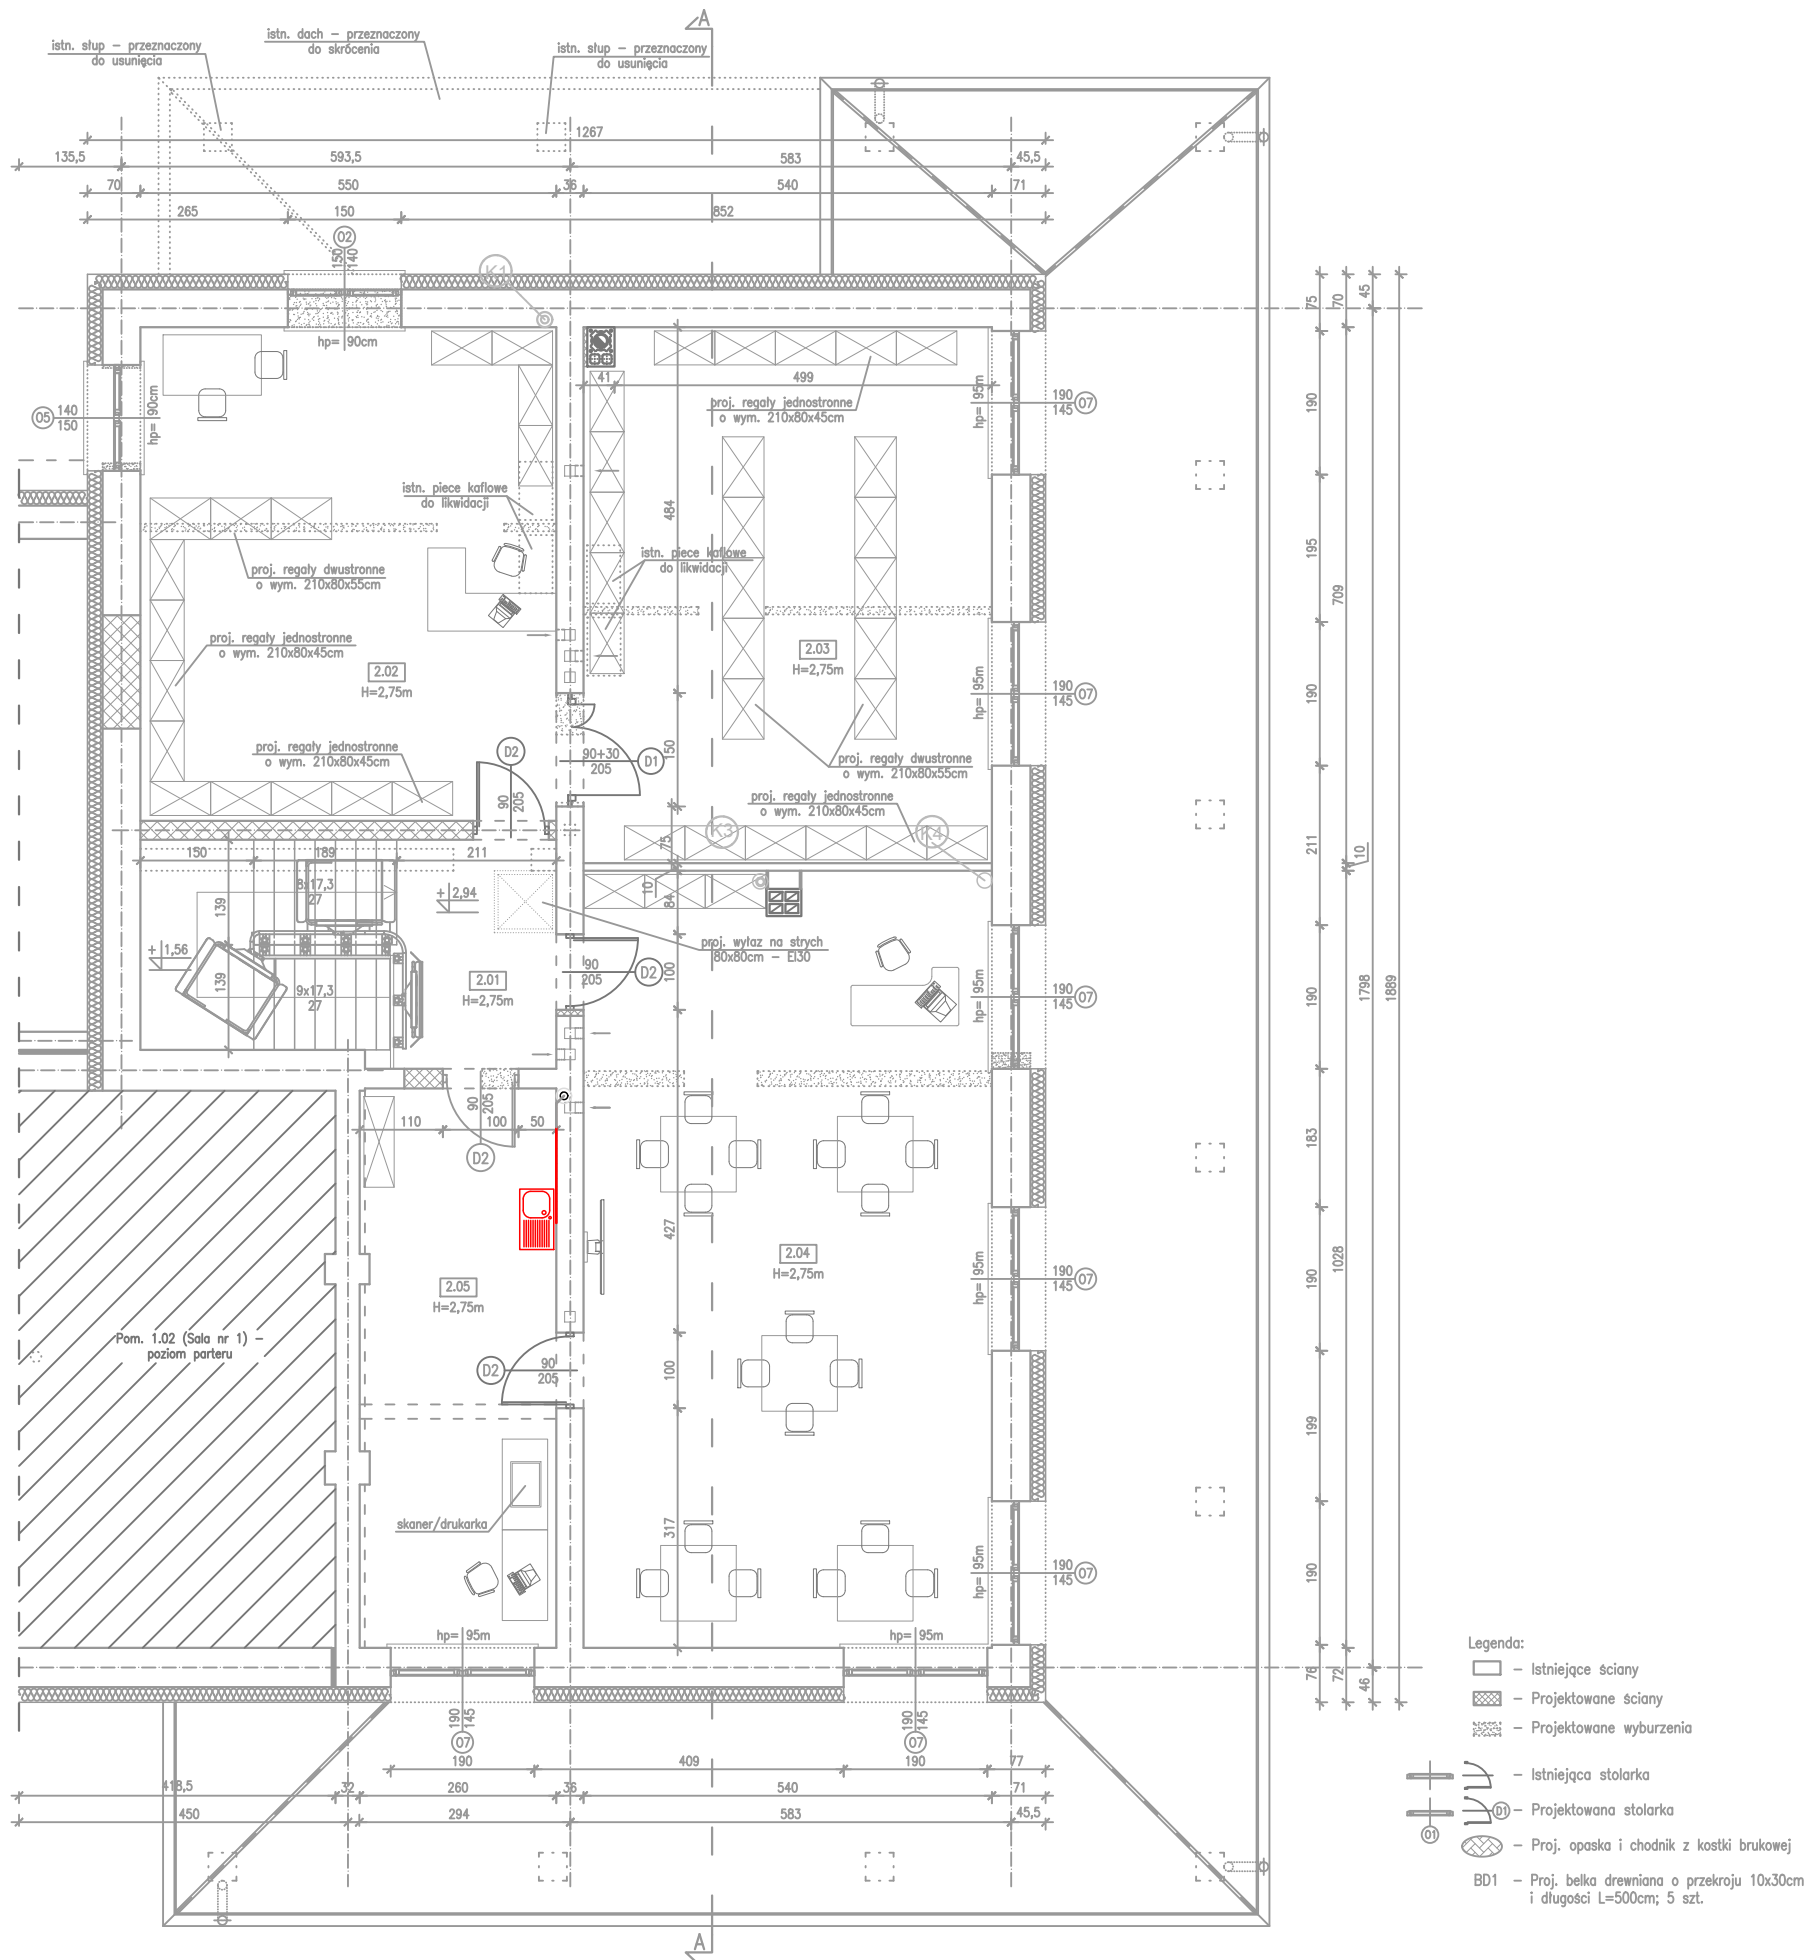

Nr pom.	Nazwa pomieszczenia	Posadzka	Pow. użytkowa [m2]	Pow. całkowita [m2]
2.01	Korytarz + klatka schodowa	płytki podłogowe	15,92	15,92
2.02	Biblioteka	paneł podłogowe	35,92	35,92
2.03	Biblioteka	paneł podłogowe	38,07	38,07
2.04	Świetlica	paneł podłogowe	55,24	55,24
2.05	Świetlica	paneł podłogowe	19,13	19,13
		Razem	164,28	164,28

UWAGA:
ZMIANY NANIESIONE KOLOREM CZERWONYM
KWALIFIKUJE SIĘ JAKO NIEODSTĘPUJĄCE W SPOSÓB
ISTOTNY OD ZATWIERDZONEGO PROJEKTU
BUDOWLANEGO I POZWOLENIA NA BUDOWĘ

SAN-PROJ		"SAN-PROJ" Usługi Projektowe	
TEMAT: Rozbudowa i przebudowa istniejącego budynku handlowo-usługowego o ganek i taras wraz ze zmianą sposobu użytkowania budynku handlowo-usługowego na budynek kultury, nauki i oświaty – Dom Ludowy wraz z przebudową wewnętrznych instalacji wod.-kan., c.o., gazowej i elektrycznej, przebudowa przyłącza wodociągowego oraz sieci gazowej, budowa przyłącza kanalizacji sanitarnej w m. Wola Baranowska		ADRES OBIEKTU: DZIAŁKA NR 662 POŁOŻONA W MIEJSCOWOŚCI WOLA BARANOWSKA gm. BARANÓW SANDOMIERSKI	
TREŚĆ RYSUNKU: INSTALACJA KANALIZACJI – RZUT PIĘTRA – RYSUNEK ZAMIENNY		imię i nazwisko specj. nr upr. podpis	
PROJEKTOWAŁ: mgr inż. Marek Kosior		UAN/III/7342/12/98	
OPRACOWAŁ: inż. Paulina Gurak		sanit.	
STADIUM	PT	DATA	05-2024
BRANŻA	sanitarna	SKALA	1:100