


INSTALACJA WODY – RZUT PIĘTRA – RYSUNEK ZAMIENNY
SKALA 1:100

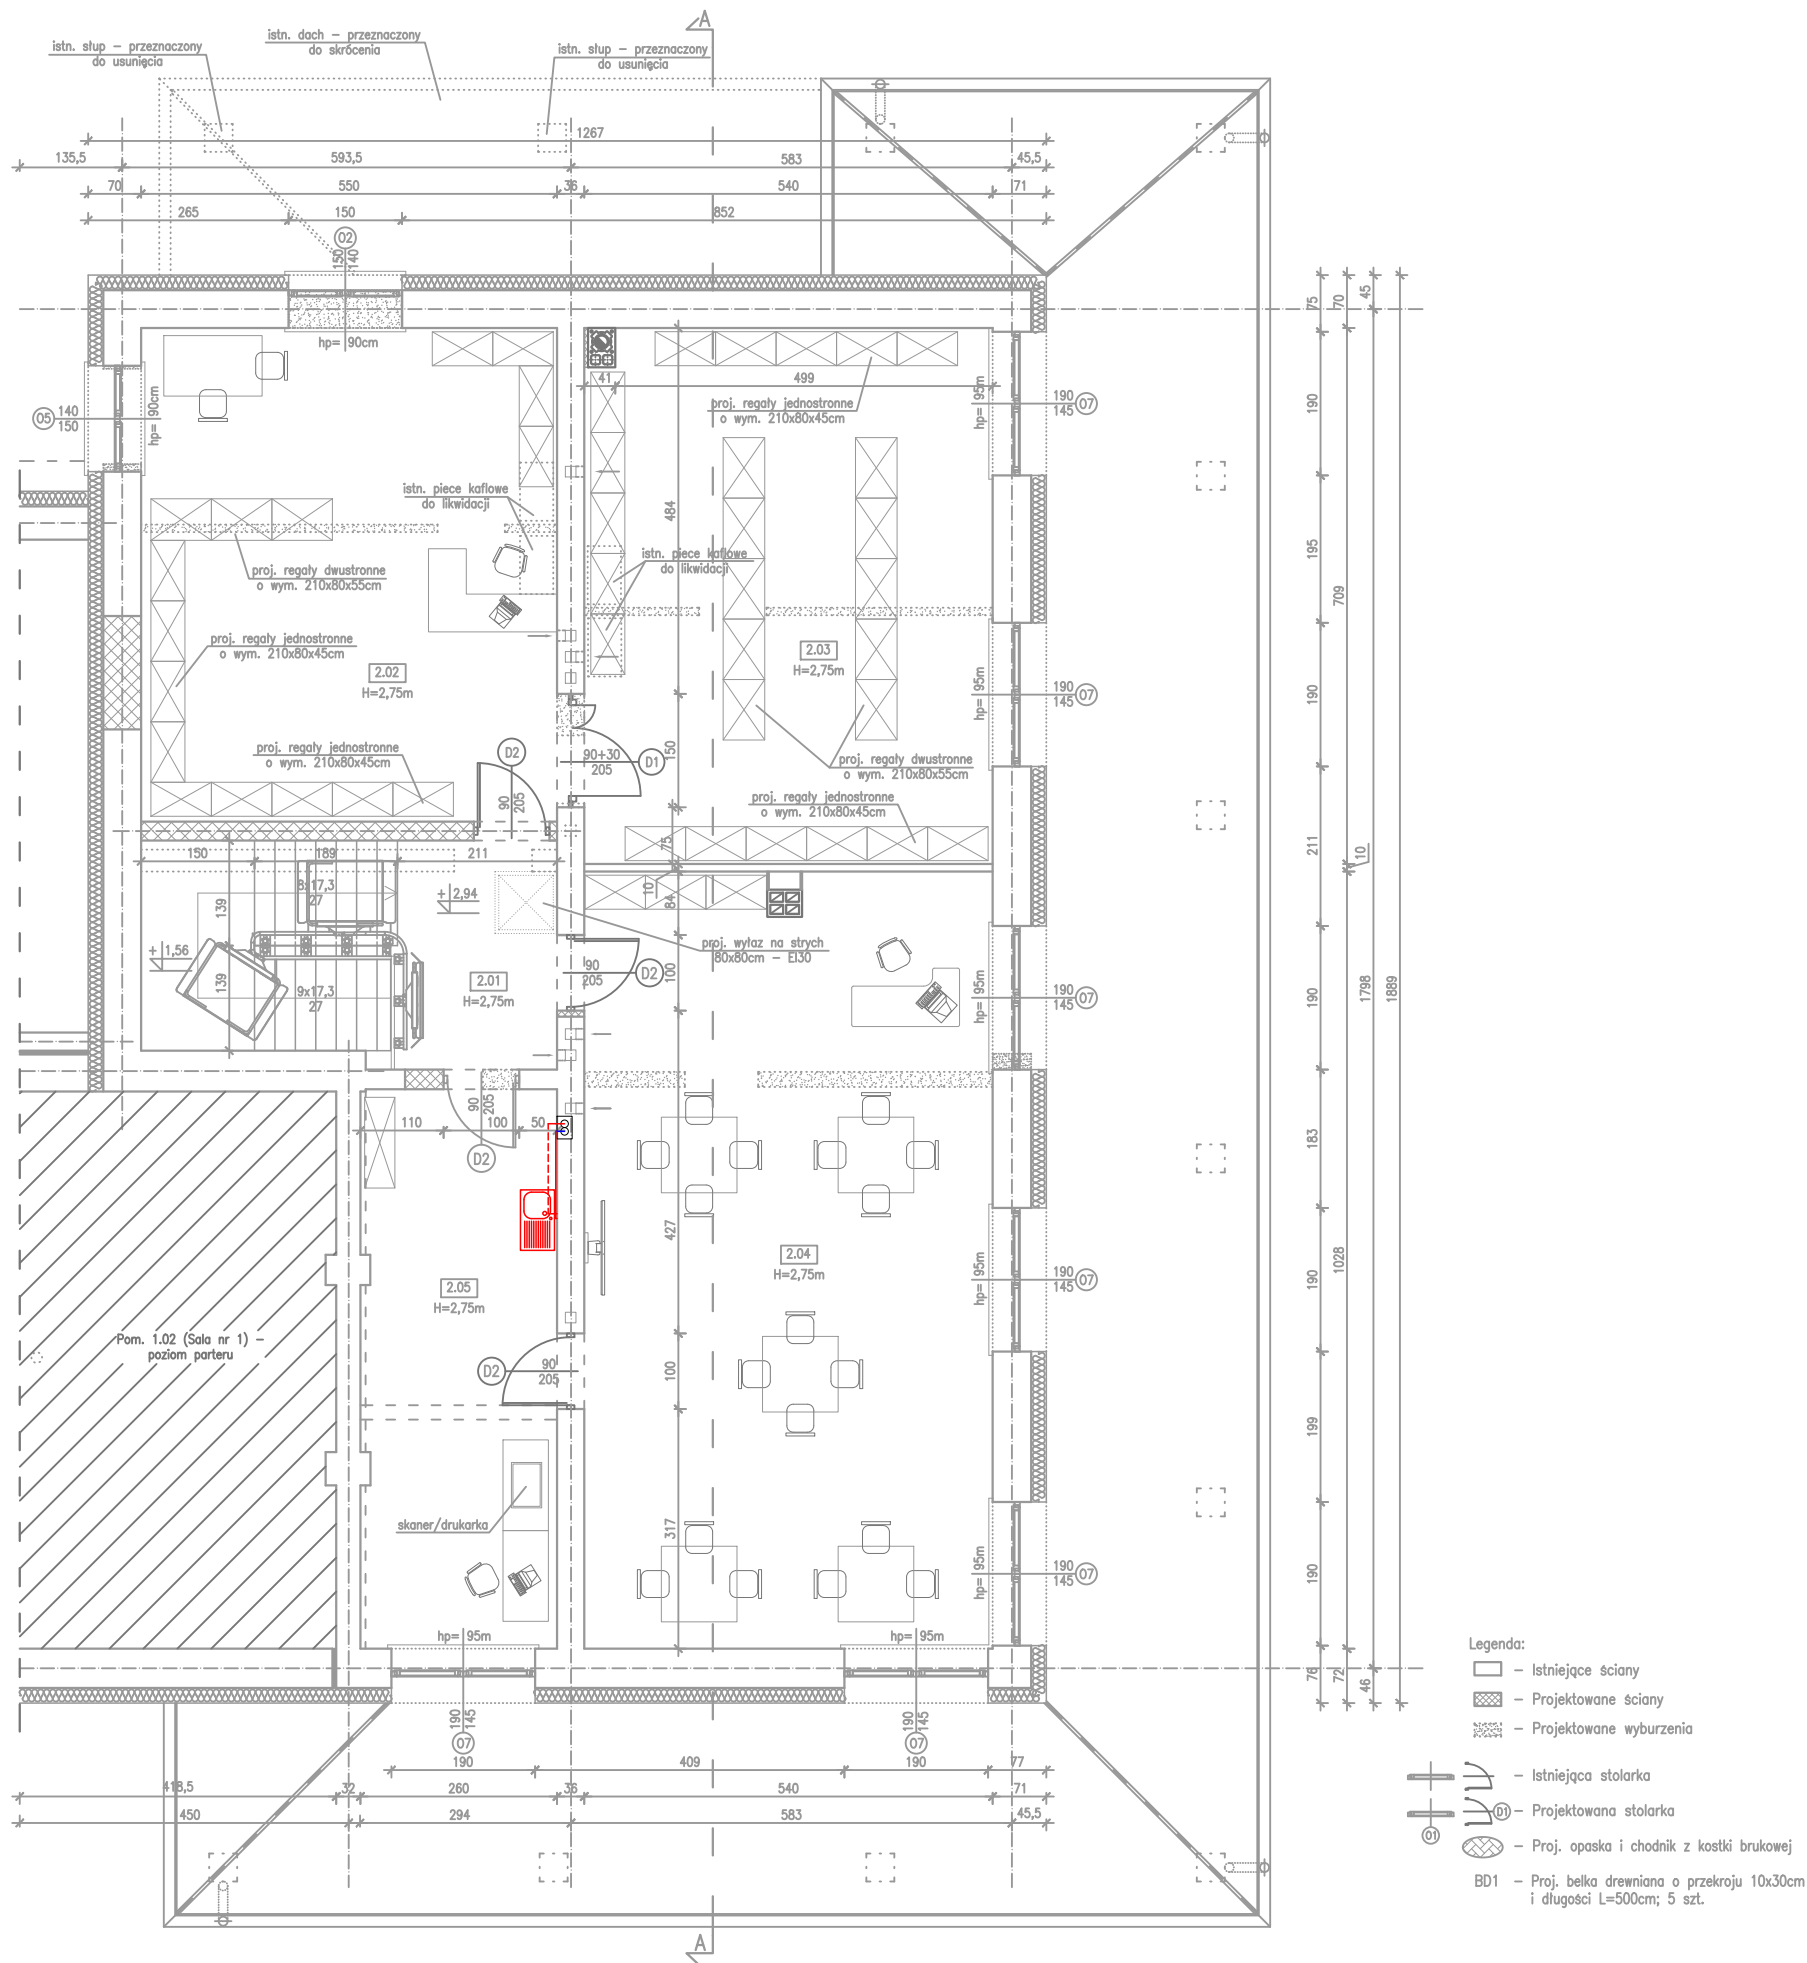

Nr pom.	Nazwa pomieszczenia	Posadzka	Pow. użytkowa [m2]	Pow. całkowita [m2]
2.01	Korytarz + klatka schodowa	płytki podłogowe	15,92	15,92
2.02	Biblioteka	panele podłogowe	35,92	35,92
2.03	Biblioteka	panele podłogowe	38,07	38,07
2.04	Świetlica	panele podłogowe	55,24	55,24
2.05	Świetlica	panele podłogowe	19,13	19,13
	Razem		164,28	164,28

UWAGA:
ZMIANY NANIESIONE KOLOREM CZERWONYM
KWALIFIKUJE SIĘ JAKO NIEODSTĘPUJĄCE W SPOSÓB
ISTOTNY OD ZATWIERDZONEGO PROJEKTU
BUDOWLANEGO I POZWOLENIA NA BUDOWĘ

SAN- PROJ		"SAN-PROJ" Usługi Projektowe Janusz Kalamarz	
TEMAT: Rozbudowa i przebudowa istniejącego budynku handlowo-usługowego o ganek i taras wraz ze zmianą sposobu użytkowania budynku handlowo-usługowego na budynek kultury, nauki i oświaty – Dom Ludowy wraz z przebudową wewnętrznych instalacji wod.-kan., c.o., gazowej i elektrycznej, przebudowa przyłącza wodociągowego oraz sieci gazowej, budowa przyłącza kanalizacji sanitarnej w m. Wola Baranowska			
ADRES OBIEKTU:		DZIAŁKA NR 662 POŁOŻONA W MIEJSCOWOŚCI WOLA BARANOWSKA gm. BARANÓW SANDOMIERSKI	
TREŚĆ RYSUNKU:		INSTALACJA WODY – RZUT PIĘTRA – RYSUNEK ZAMIENNY	
PROJEKTOWAŁ:		imię i nazwisko specj.	nr upr. podpis
mgr inż. Marek Kosior		sanit.	UAN/III/7342/12/98
OPRACOWAŁ:			S-02
inż. Paulina Gurak		sanit.	
STADIUM		DATA	BRANŻA
PT		05-2024	sanitarna
			SKALA
			1:100