
 


INSTALACJA WODY – RZUT PARTERU
SKALA 1:100

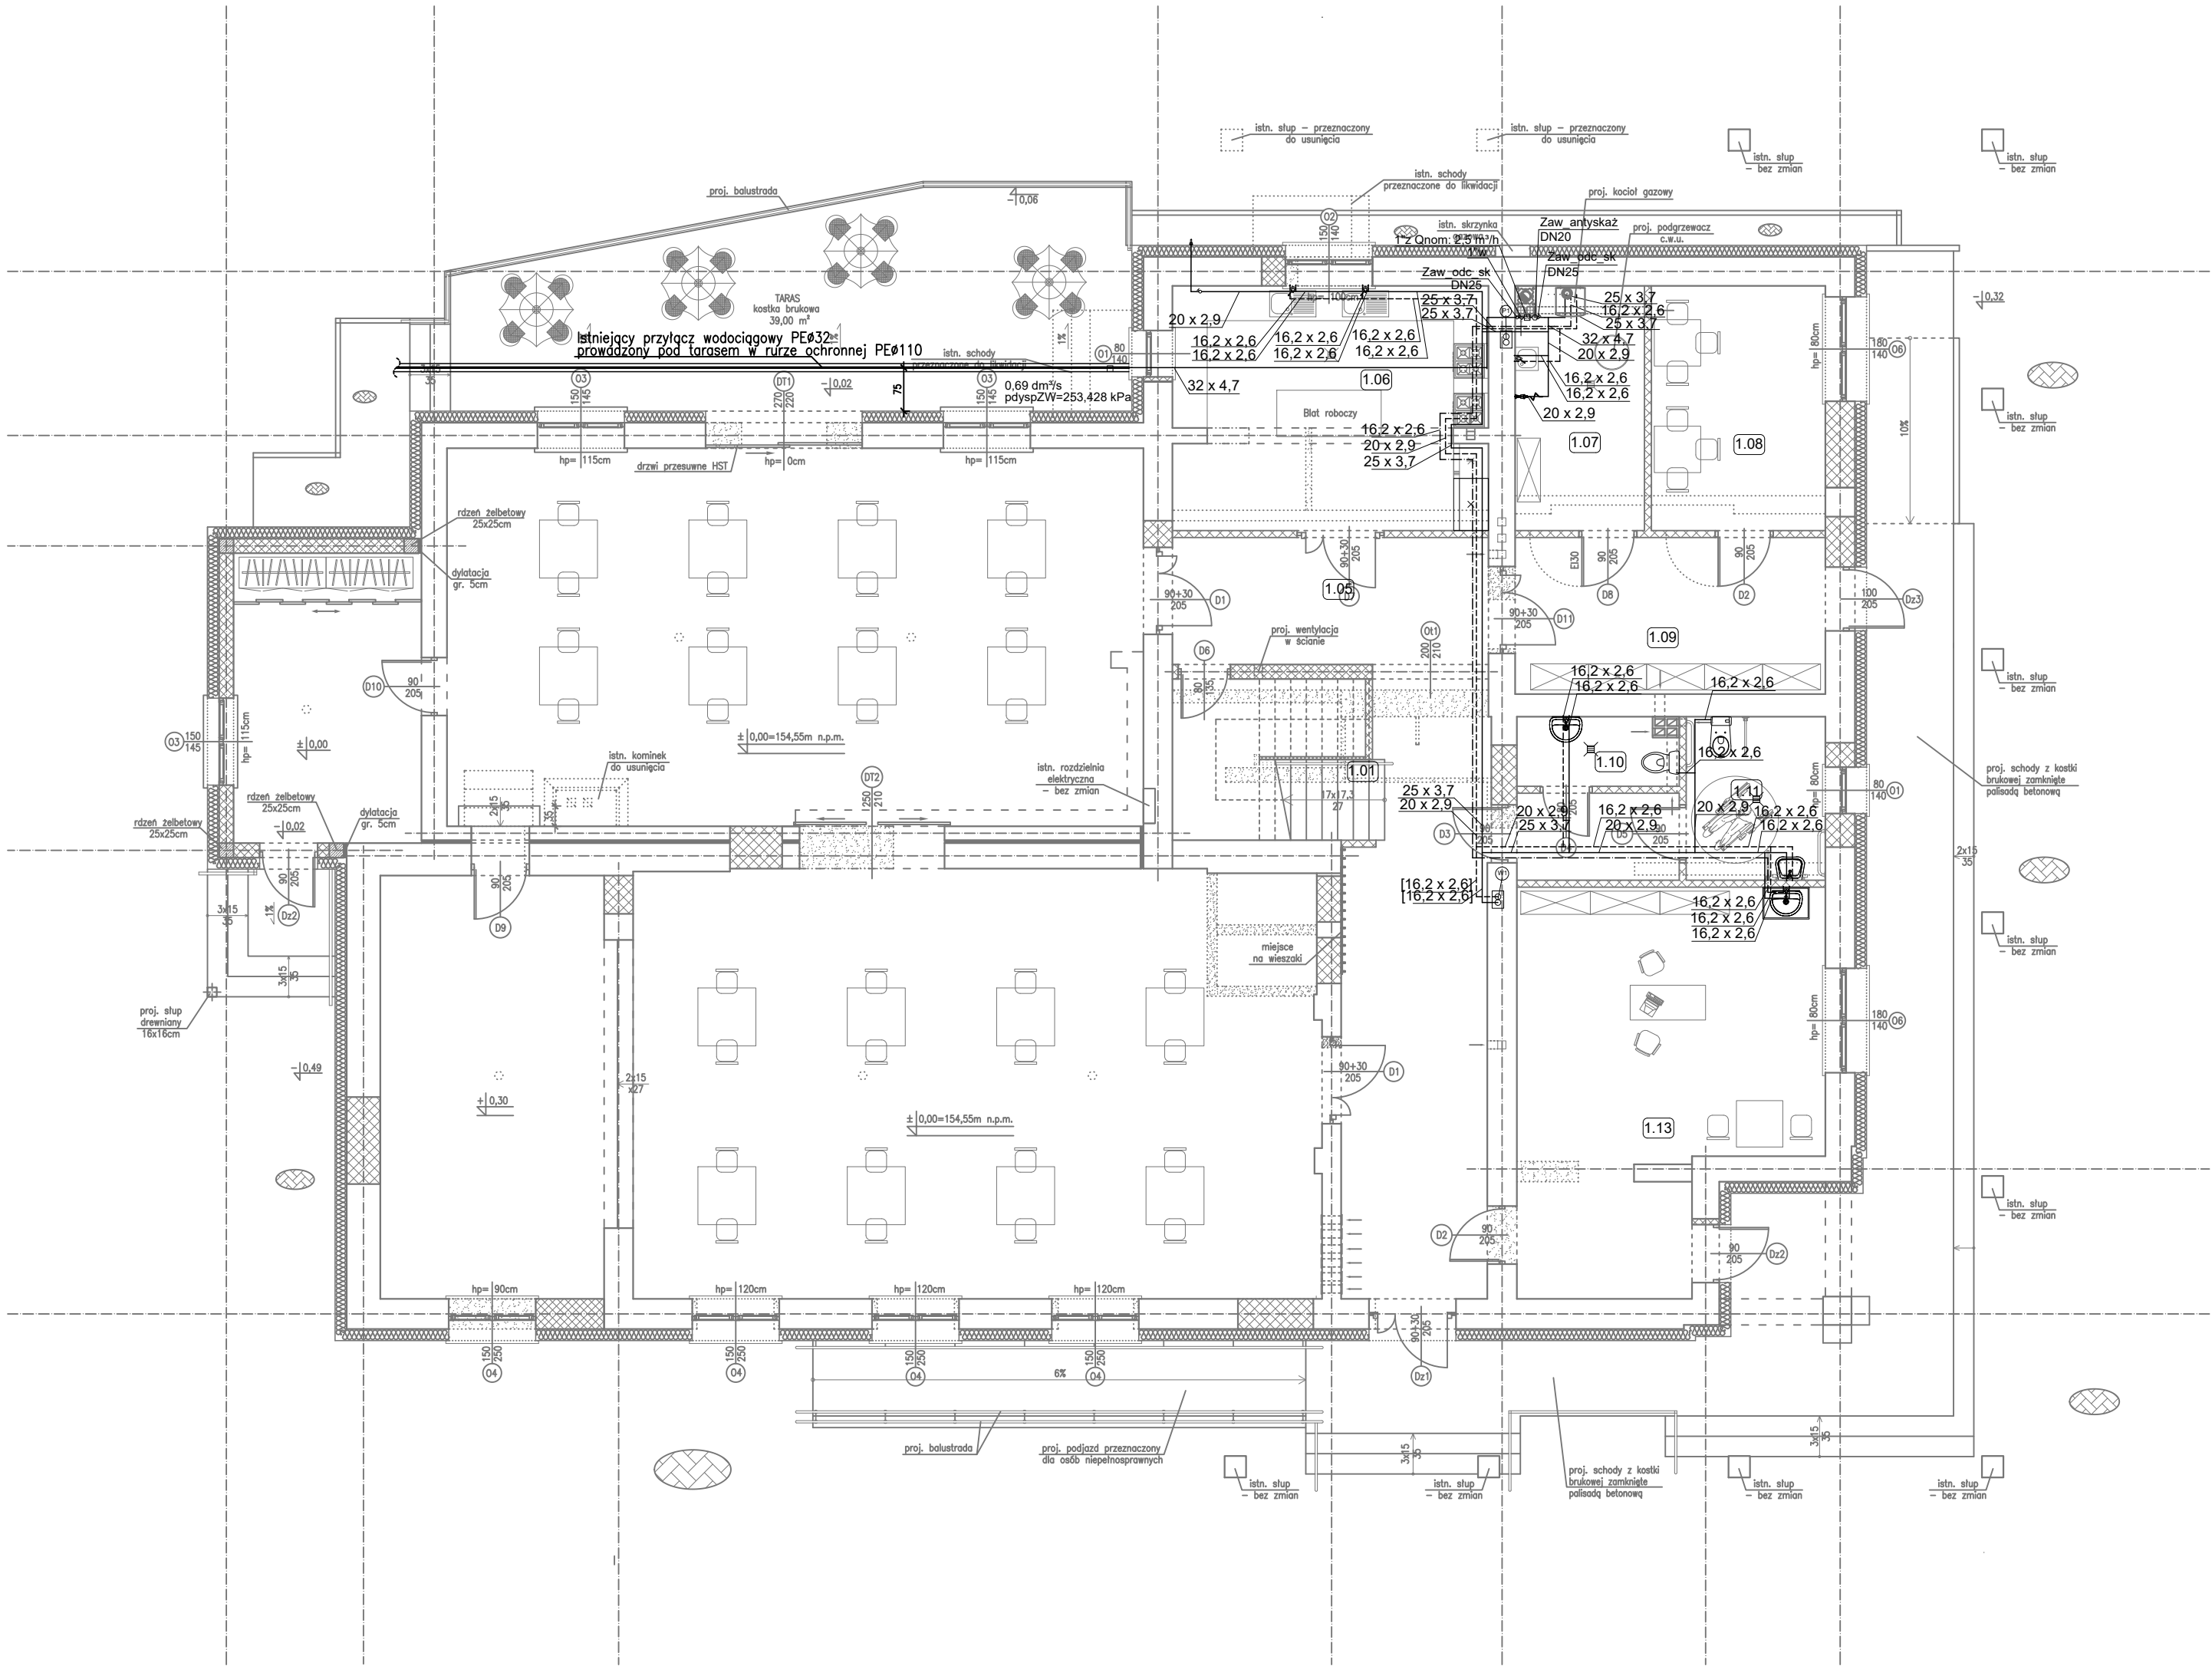

- LEGENDA
- Istniejące ściany
 - Projektowane ściany
 - Projektowane wyburzenia
 - Projektowana instalacja wody zimnej
 - Projektowana instalacja wody ciepłej
 - Projektowana instalacja cyrkulacji

ZESTAW WODOMIERZA GŁÓWNEGO



- ZAWÓR KULOWY ODCINAJĄCY DN25
- WODOMIERZ SKRZYDEŁKOWY 2,5 m³/h
- FILTR SIATKOWY DN25
- ZAWÓR ZWROTNY ANTYSKAŻENIOWY DN25 KLEA
- ZAWÓR KULOWY Z MOŻLIWOŚCIĄ ODWODNIENIA INSTALACJI DN25

Nr pom.	Nazwa pomieszczenia	Posadzka	Pow. użytkowa [m²]	Pow. całkowita [m²]
1.01	Korytarz + klatka schodowa	płytki podłogowe	25,52	35,32
1.02	Sala nr 1	deska podłogowa	118,27	118,27
1.03	Sala nr 2	panele podłogowe	77,93	77,93
1.04	Ganek/ szatnia	panele podłogowe	16,20	16,20
1.05	Korytarz	płytki podłogowe	11,94	11,94
1.06	Kuchnia	płytki podłogowe	22,67	22,67
1.07	Kołodźnia	płytki podłogowe	9,22	9,22
1.08	Pom. KGW	panele podłogowe	12,66	12,66
1.09	Korytarz	płytki podłogowe	14,45	14,45
1.10	WC męski	płytki podłogowe	3,19	3,19
1.11	WC damski/ WC dla osoby niepełnosprawnej	płytki podłogowe	6,77	6,77
1.12	Przedpokój	płytki podłogowe	4,20	4,20
1.13	Pom. świetlicy	panele podłogowe	31,82	31,82
		Razem	354,94	364,64

SAN-PROJ

"SAN-PROJ" Usługi Projektowe
Janusz Kalamaz

TEMAT: Rozbudowa i przebudowa istniejącego budynku handlowo-usługowego o ganek i taras wraz ze zmianą sposobu użytkowania budynku handlowo-usługowego na budynek kultury, nauki i oświaty – Dom Ludowy wraz z przebudową wewnętrznych instalacji wod.-kan., c.o., gazowej i elektrycznej, przebudowa przyłącza wodociągowego oraz sieci gazowej, budowa przyłącza kanalizacji sanitarnej w m. Wola Baranowska

ADRES OBIEKTU: DZIAŁKA NR 662 POŁOŻONA W MIEJSCOWOŚCI WOLA BARANOWSKA
gm. BARANÓW SANDOMIERSKI

TREŚĆ RYSUNKU: INSTALACJA WODY – RZUT PARTERU

imię i nazwisko specj.	nr upr.	podpis	NUMER RYSUNKU
mgr inż. Marek Kosior	UAN/III/7342/12/98		S-01

OPRACOWAŁ: inż. Paulina Gurak

STADIUM	DATA	BRANŻA	SKALA
PT	05-2024	sanitarna	1:100