


INSTALACJA WODY – RZUT PIĘTRA
SKALA 1:100

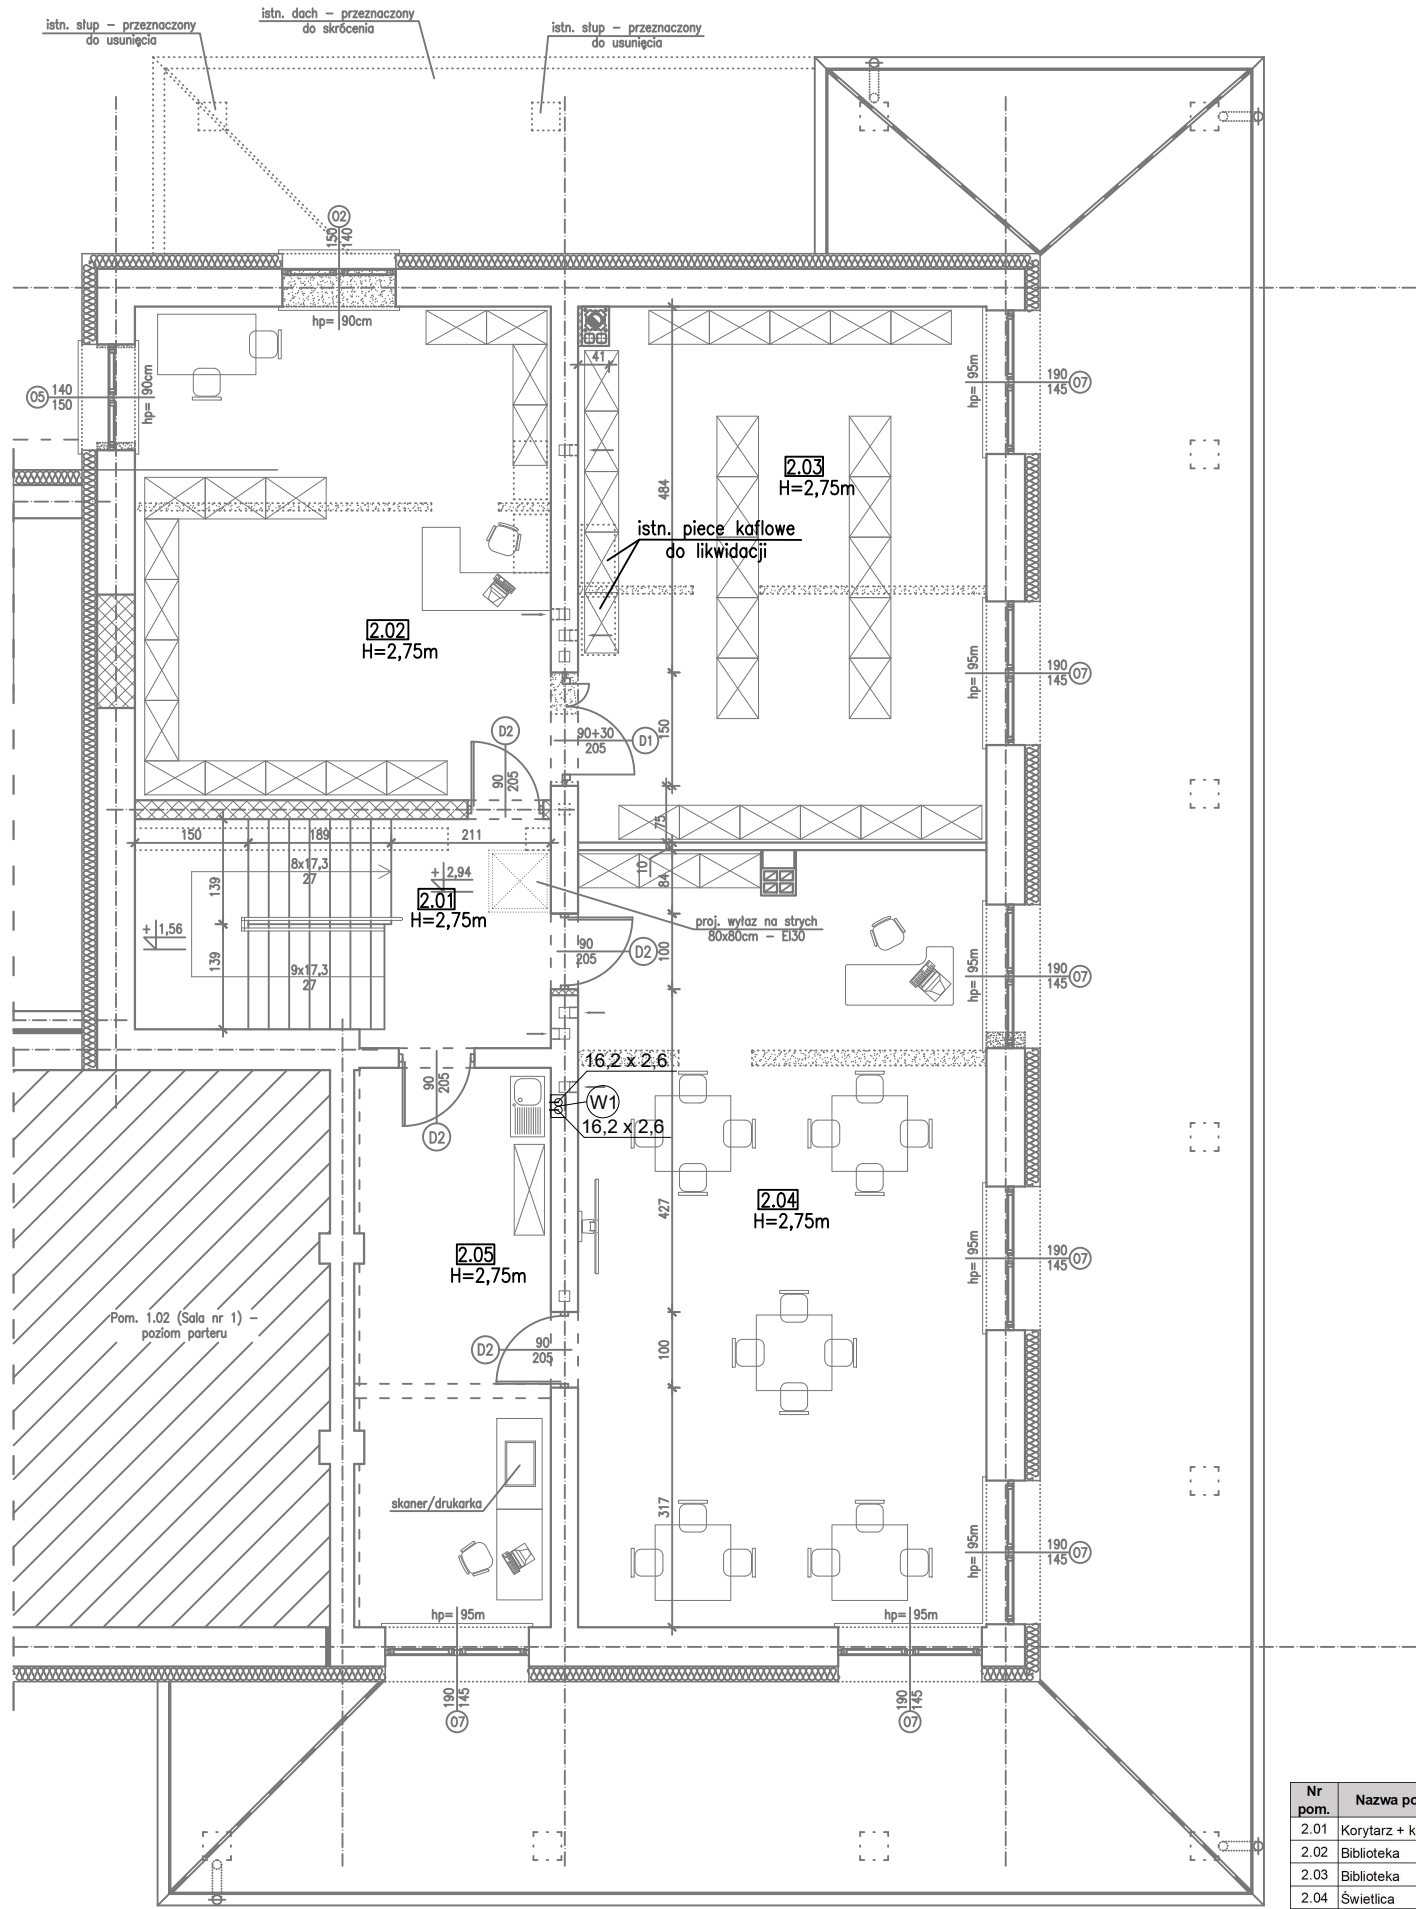

Nr pom.	Nazwa pomieszczenia	Posadzka	Pow. użytkowa [m2]	Pow. całkowita [m2]
2.01	Korytarz + klatka schodowa	plytki podlogowe	15,92	15,92
2.02	Biblioteka	panele podlogowe	35,92	35,92
2.03	Biblioteka	panele podlogowe	38,07	38,07
2.04	Świetlica	panele podlogowe	55,24	55,24
2.05	Świetlica	panele podlogowe	19,13	19,13
Razem			164,28	164,28

LEGENDA

- Istniejące ściany
— Projektowane ściany
— Projektowane wyburzenia
— Projektowana instalacja wody zimnej
- - - Projektowana instalacja wody ciepłej
- - - Projektowana instalacja cyrkulacji

SAN-PROJ		"SAN-PROJ" Usługi Projektowe			
PROJ		Janusz Kalamarz			
TEMAT: Rozbudowa i przebudowa istniejącego budynku handlowo-usługowego o ganek i taras wraz ze zmianą sposobu użytkowania budynku handlowo-usługowego na budynek kultury, nauki i oświaty – Dom Ludowy wraz z przebudową wewnętrznych instalacji wod.-kan., c.o., gazowej i elektrycznej, przebudowa przyłącza wodociągowego oraz sieci gazowej, budowa przyłącza kanalizacji sanitarnej w m. Wola Baranowska					
ADRES OBIEKTU:		DZIAŁKA NR 662 POŁOŻONA W MIEJSCOWOŚCI WOLA BARANOWSKA gm. BARANÓW SANDOMIERSKI			
TREŚĆ RYSUNKU:		INSTALACJA WODY – RZUT PIĘTRA			
imię i nazwisko		specj.	nr upr.	podpis	NUMER RYSUNKU S-02
PROJEKTOWAŁ:					
mgr inż. Marek Kosior		sanit.	UAN/III/7342/ 12/98		
OPRACOWAŁ:					
inż. Paulina Gurak		sanit.			
STADIUM		DATA	BRANŻA		SKALA
PT		05-2024	sanitarna		1:100