


INSTALACJA KANALIZACJI – RZUT PARTERU
SKALA 1:100

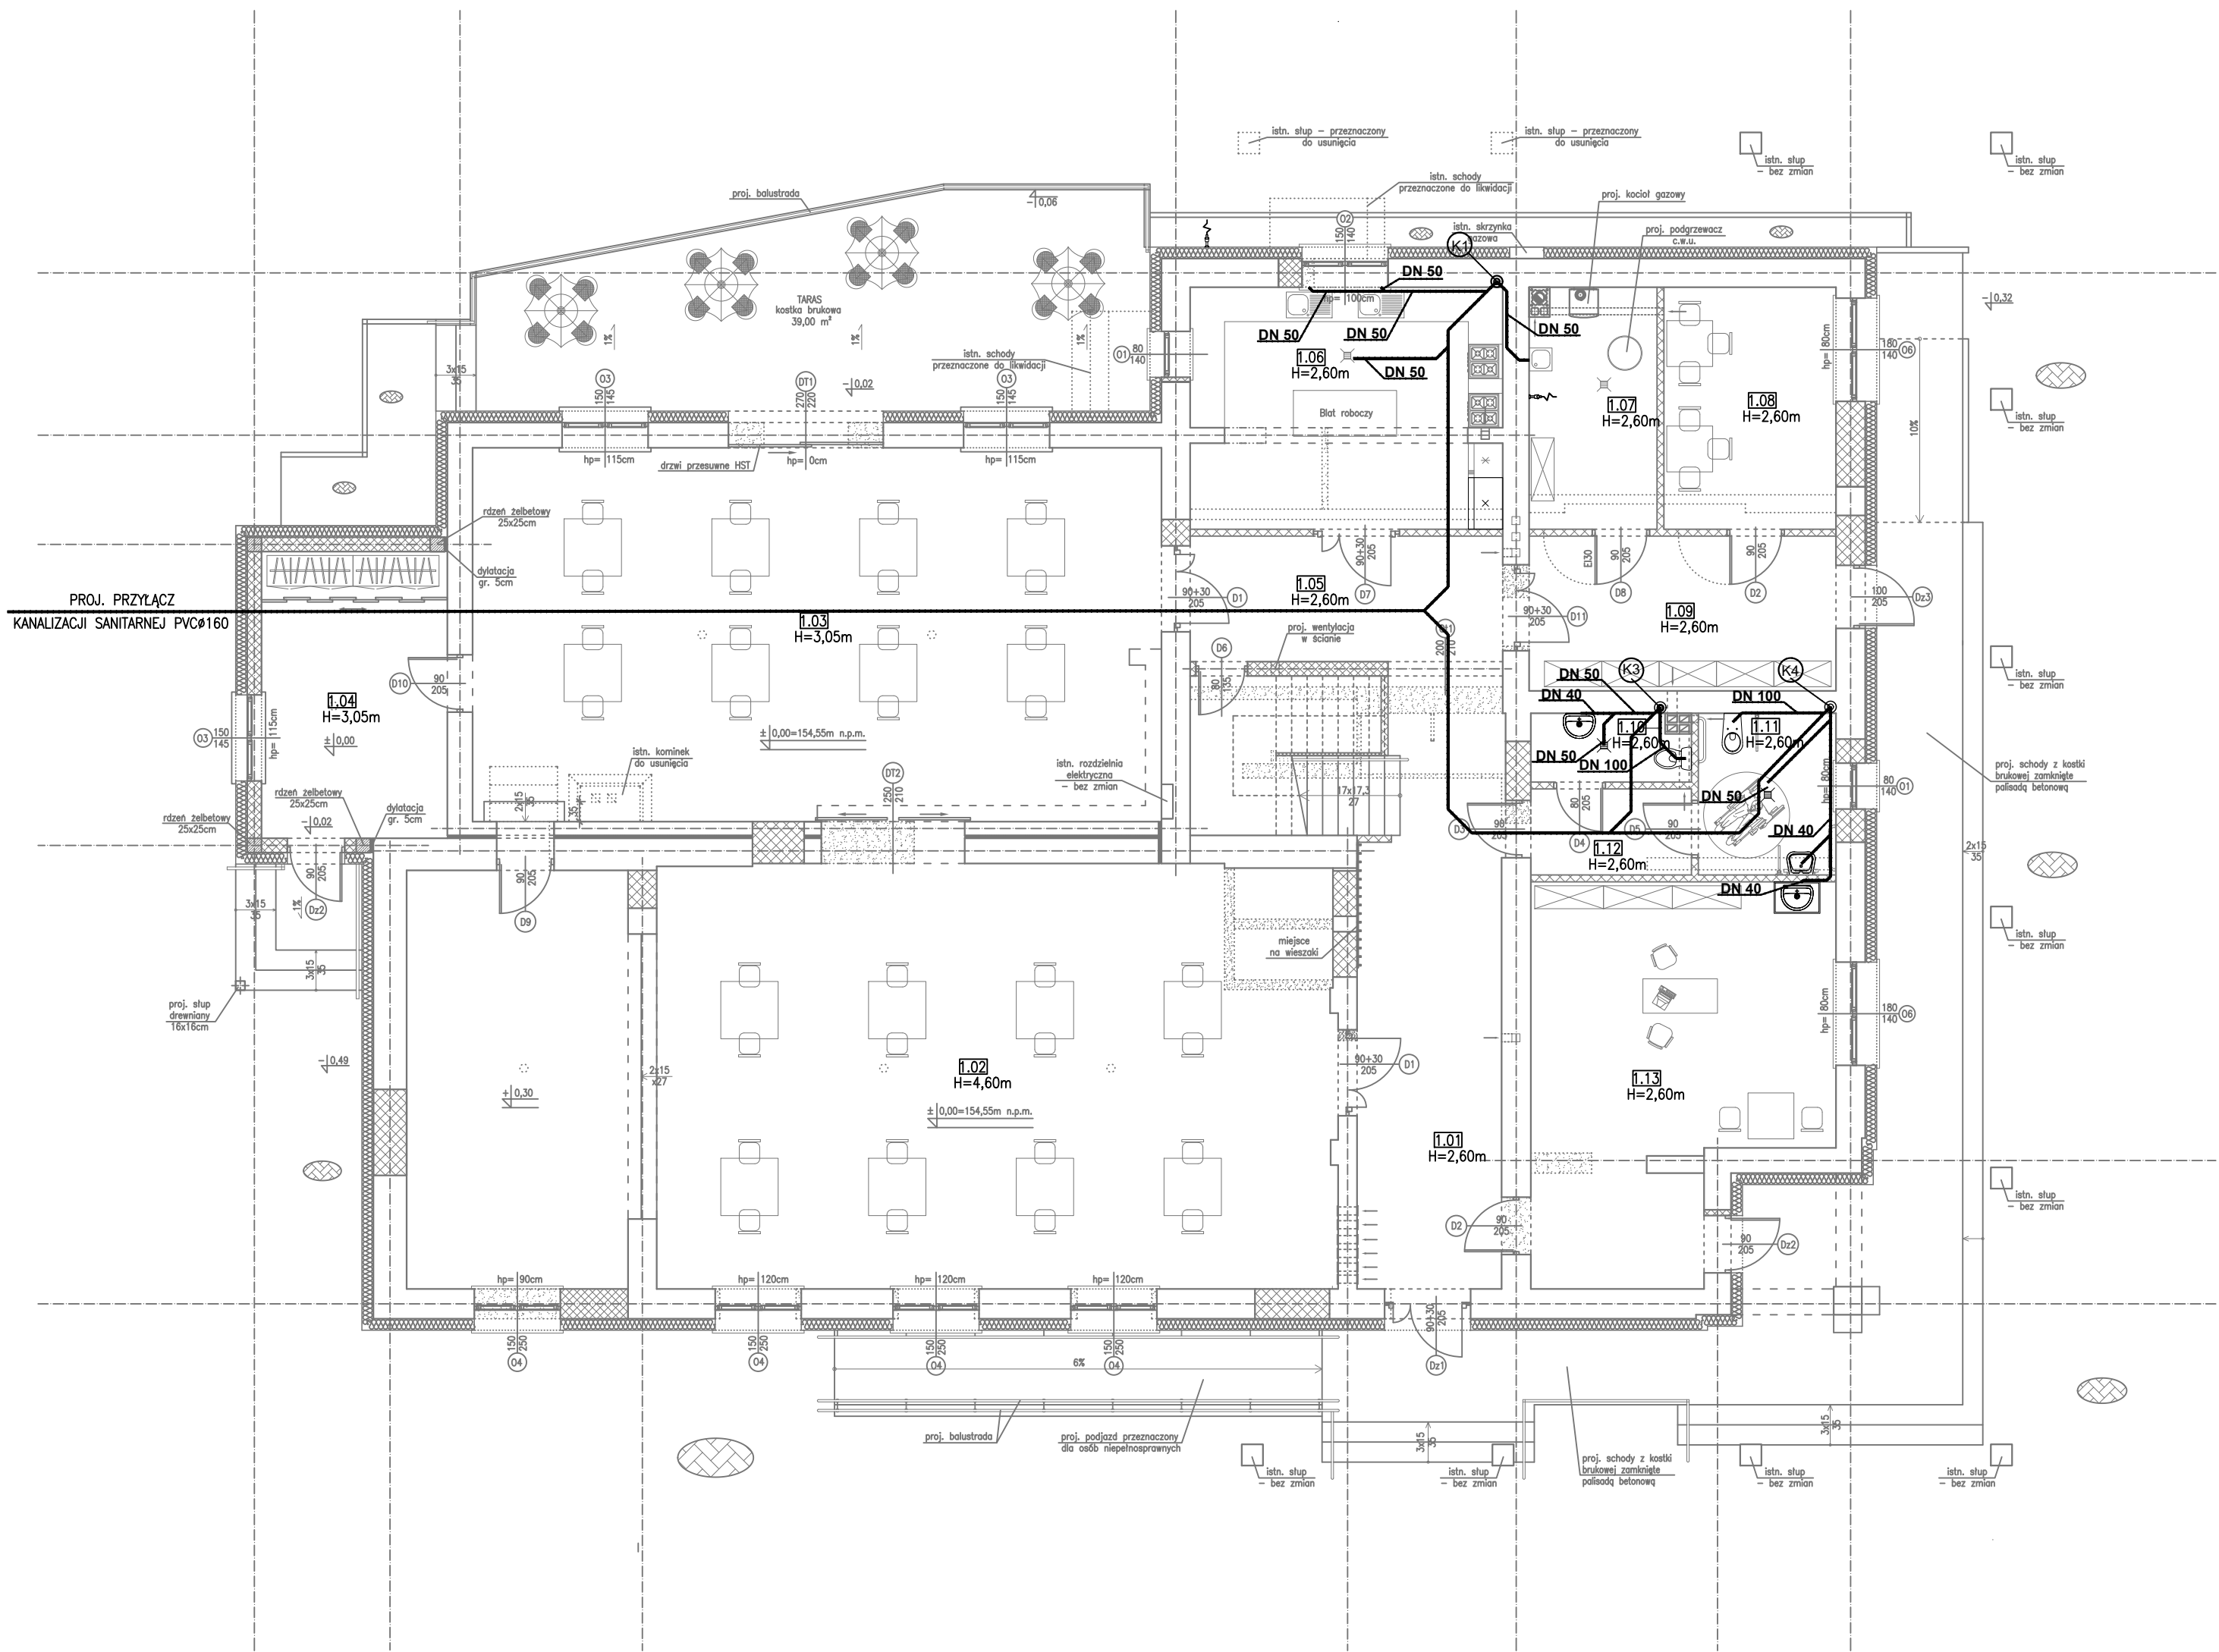

- LEGENDA
- Istniejące ściany
 - Projektowane ściany
 - Projektowane wyburzenia
 - Projektowana instalacja kanalizacji wykonana z rur PP
 - Proj. pion kanalizacji

Nr pom.	Nazwa pomieszczenia	Posadzka	Pow. użytkowa [m ²]	Pow. całkowita [m ²]
1.01	Korytarz + klatka schodowa	plytki podłogowe	25,52	35,32
1.02	Sala nr 1	deska podłogowa	118,27	118,27
1.03	Sala nr 2	panele podłogowe	77,93	77,93
1.04	Ganek/ szatnia	panele podłogowe	16,20	16,20
1.05	Korytarz	plytki podłogowe	11,94	11,94
1.06	Kuchnia	plytki podłogowe	22,67	22,67
1.07	Kafelownia	plytki podłogowe	9,22	9,22
1.08	Pom. KGW	panele podłogowe	12,66	12,66
1.09	Korytarz	plytki podłogowe	14,45	14,45
1.10	WC męski	plytki podłogowe	3,19	3,19
1.11	WC damski/ WC dla osoby niepełnosprawnej	plytki podłogowe	6,77	6,77
1.12	Przedpokój	plytki podłogowe	4,20	4,20
1.13	Pom. świetlicy	panele podłogowe	31,82	31,82
		Razem	354,84	364,64

SAN-PROJ		"SAN-PROJ" Usługi Projektowe	
PROJ		Janusz Kalamarz	
TEMAT: Rozbudowa i przebudowa istniejącego budynku handlowo-usługowego o ganek i taras wraz ze zmianą sposobu użytkowania budynku handlowo-usługowego na budynek kultury, nauki i oświaty – Dom Ludowy wraz z przebudową wewnętrznych instalacji wod.-kan., c.o., gazowej i elektrycznej, przebudowa przyłącza wodociągowego oraz sieci gazowej, budowa przyłącza kanalizacji sanitarnej w m. Wola Baranowska			
ADRES OBIEKTU:		DZIAŁKA NR 662 POŁOŻONA W MIEJSCOWOŚCI WOLA BARANOWSKA gm. BARANÓW SANDOMIERSKI	
TREŚĆ RYSUNKU:		INSTALACJA KANALIZACJI – RZUT PARTERU	
imię i nazwisko specj.		nr upr.	podpis
mgr inż. Marek Kosior		UAN/III/7342/ 12/98	
OPRACOWAŁ:		NUMER RYSUNKU	
inż. Paulina Gurak		S-03	
STADIUM	DATA	BRANŻA	SKALA
PT	05-2024	sanitarna	1:100