


INSTALACJA C.O. – RZUT PARTERU
SKALA 1:100

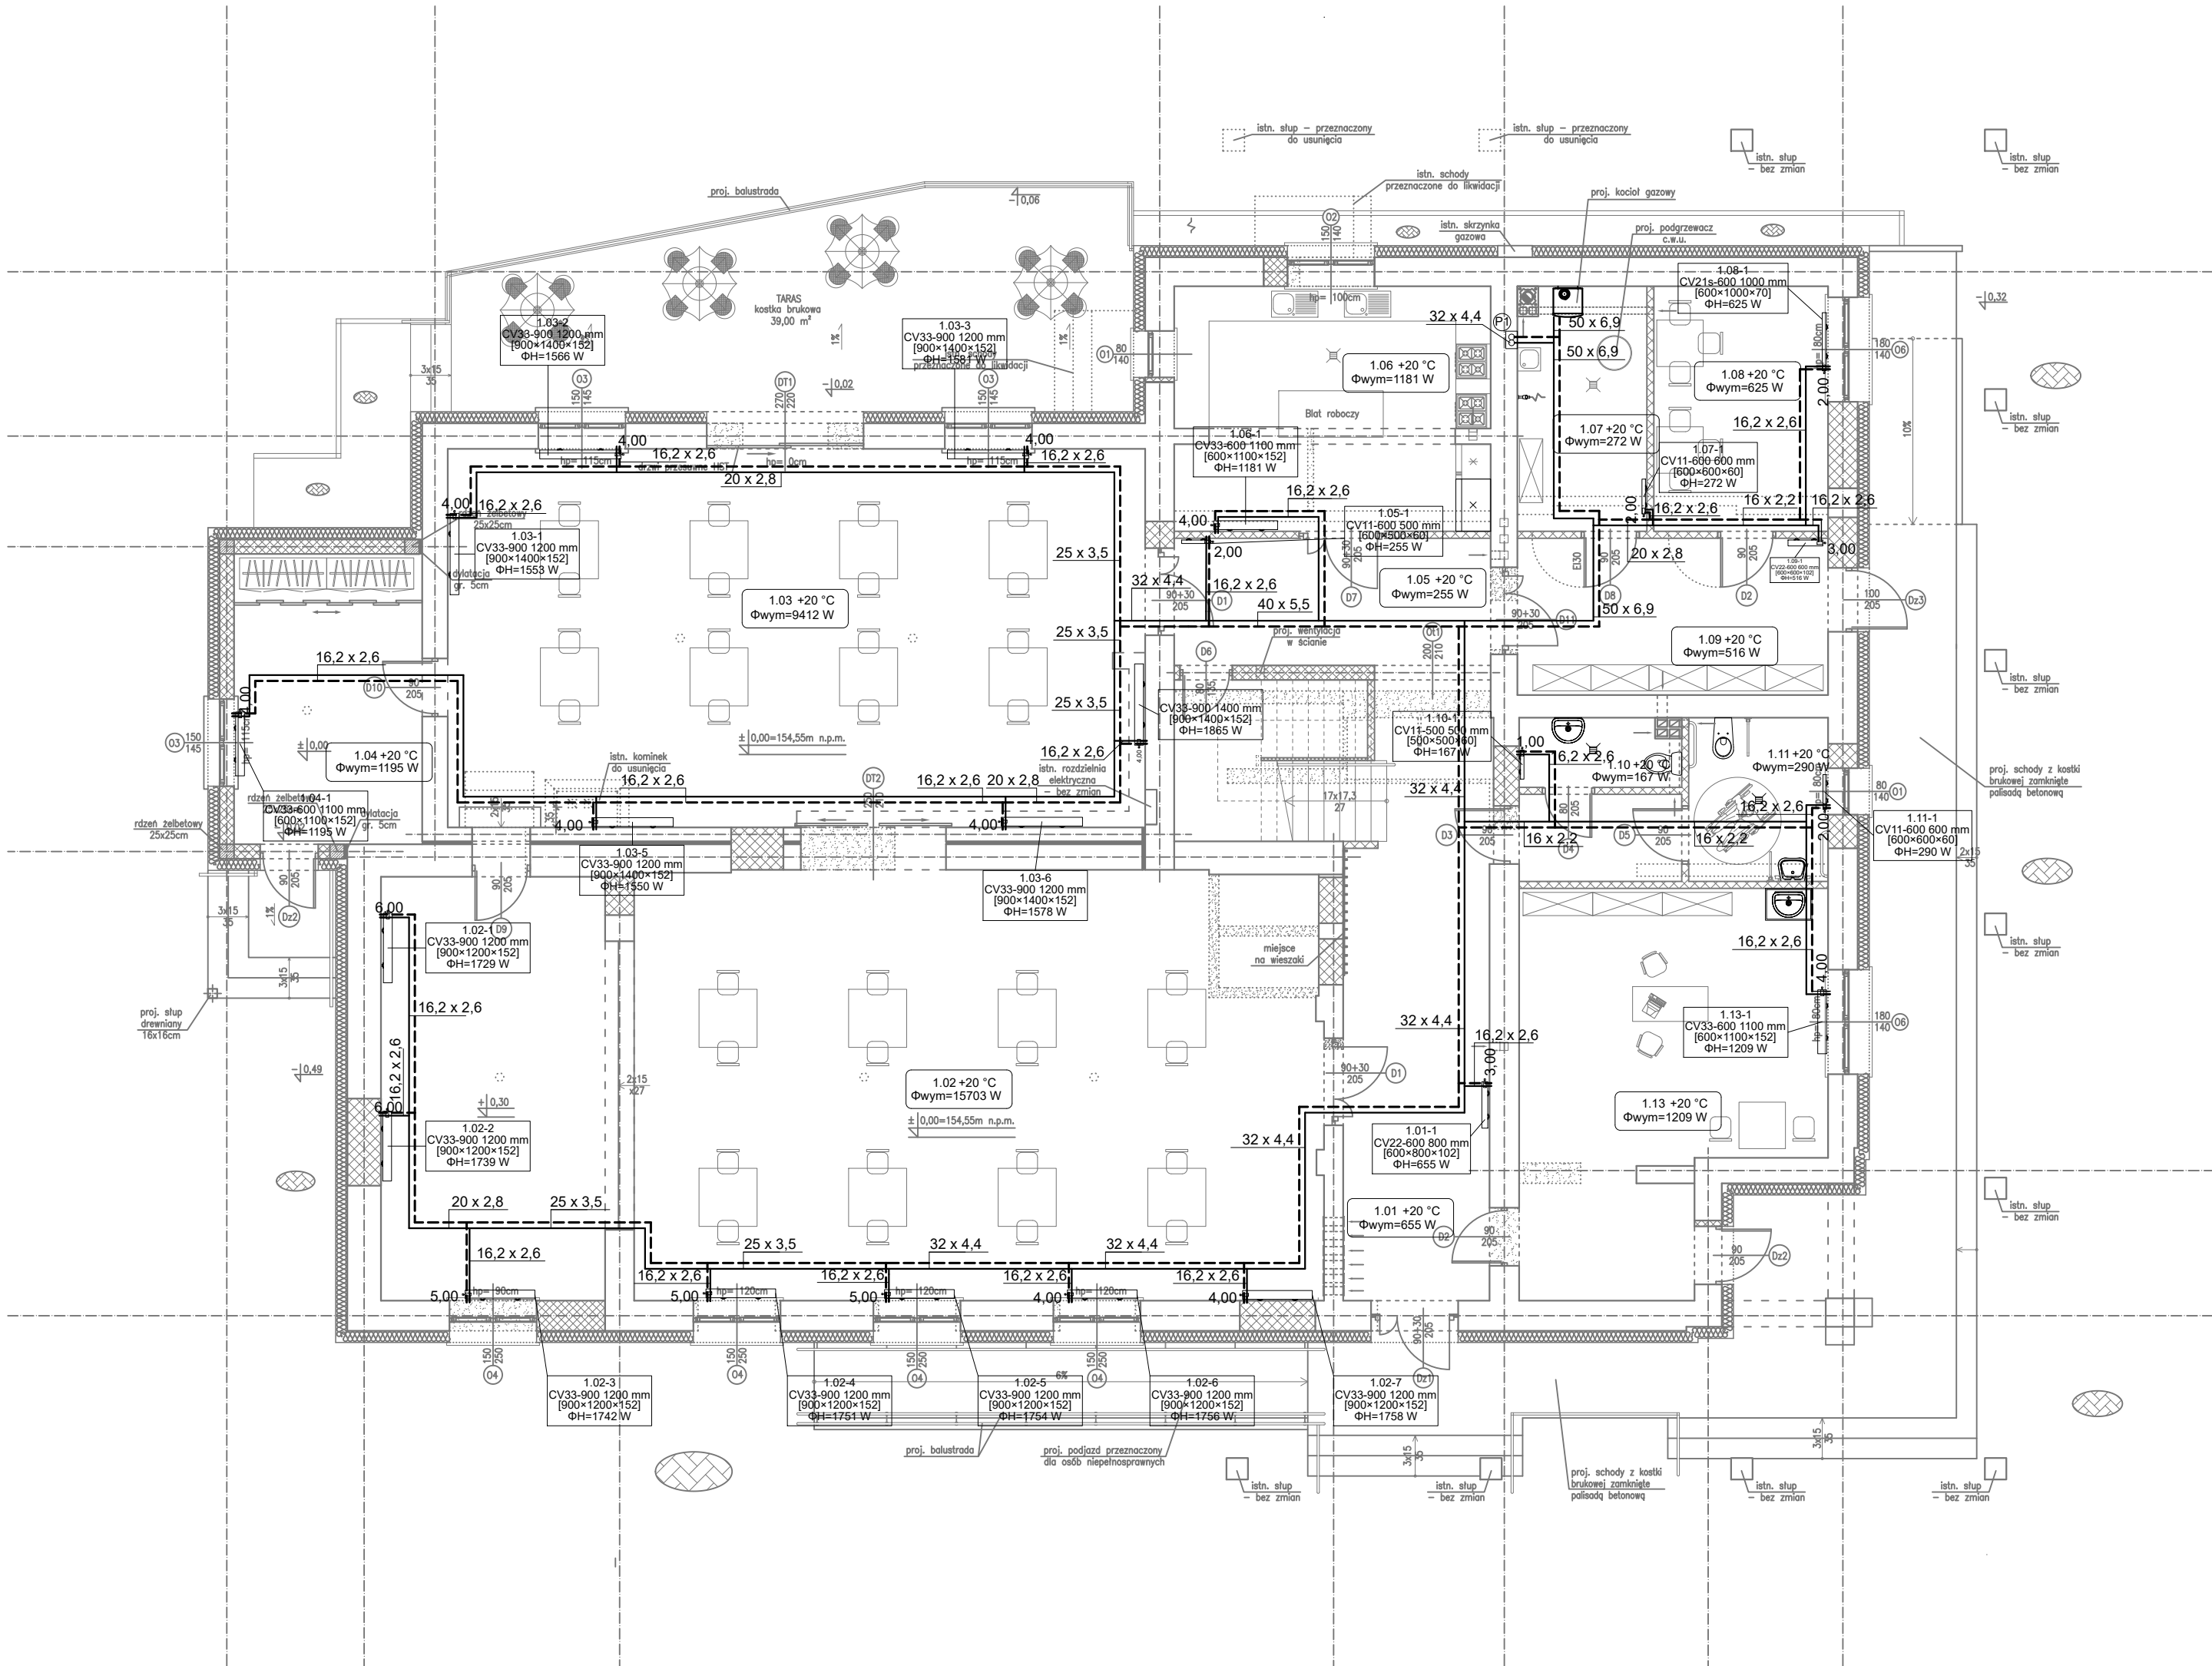

LEGENDA:	
SYMBOL	OZNACZENIE
	RUROCIĄG ZASILACZĄCY – C.O. GRZEJNIKOWE
	RUROCIĄG POWROTNY – C.O. GRZEJNIKOWE
	PION C.O.
	OZNACZENIE POMIESZCZENIA/ZAPOTRZEBOWANIE NA MOC CIEPLNĄ
	NASTAWA ZAWORU
	ISTNIEJĄCE ŚCIANY
	PROJEKTOWANE ŚCIANY
	PROJEKTOWANE WYBURZENIA

UWAGA:
MOŻNA ZASTOSOWAĆ GRZEJNIKI INNEGO TYPU OD DOWOLNEGO PRODUCENTA
POD WARUNKIEM ZAPEWNIENIA WYMAGANEJ ILOŚCI CIEPŁA

Nr pom.	Nazwa pomieszczenia	Posadzka	Pow. użytkowa [m ²]	Pow. całkowita [m ²]
1.01	Korytarz + klatka schodowa	plytki podłogowe	25,52	35,32
1.02	Sala nr 1	deska podłogowa	118,27	118,27
1.03	Sala nr 2	panel podłogowy	77,93	77,93
1.04	Ganek/ szatnia	panel podłogowy	16,20	16,20
1.05	Korytarz	plytki podłogowe	11,94	11,94
1.06	Kuchnia	plytki podłogowe	22,67	22,67
1.07	Kafelownia	plytki podłogowe	9,22	9,22
1.08	Pom. KGW	panel podłogowy	12,66	12,66
1.09	Korytarz	plytki podłogowe	14,45	14,45
1.10	WC męski	plytki podłogowe	3,19	3,19
1.11	WC damski/ WC dla osoby niepełnosprawnej	plytki podłogowe	6,77	6,77
1.12	Przedpokój	plytki podłogowe	4,20	4,20
1.13	Pom. świetlicy	panel podłogowy	31,82	31,82
	Razem		354,84	364,64

"SAN-PROJ" Usługi Projektowe Janusz Kalamarz	
TEMAT: Rozbudowa i przebudowa istniejącego budynku handlowo-usługowego o ganek i taras wraz ze zmianą sposobu użytkowania budynku handlowo-usługowego na budynek kultury, nauki i oświaty – Dom Ludowy wraz z przebudową wewnętrznych instalacji wod.-kan., c.o., gazowej i elektrycznej, przebudowa przyłącza wodociągowego oraz sieci gazowej, budowa przyłącza kanalizacji sanitarnej w m. Wola Baranowska	
ADRES OBIEKTU:	DZIAŁKA NR 662 POŁOŻONA W MIEJSCOWOŚCI WOLA BARANOWSKA gm. BARANÓW SANDOMIERSKI
TREŚĆ RYSUNKU: INSTALACJA C.O. – RZUT PARTERU	
PROJEKTOWAŁ: mgr inż. Marek Kosior	imię i nazwisko specj. nr upr. podpis
OPRACOWAŁ: inż. Paulina Gurak	sonit. UAN/III/7342/12/98
STADIUM PT	DATA 05–2024
BRANŻA sanitarna	SKALA 1:100
NUMER RYSUNKU S–05	