


INSTALACJA C.O. – RZUT PIĘTRA
SKALA 1:100

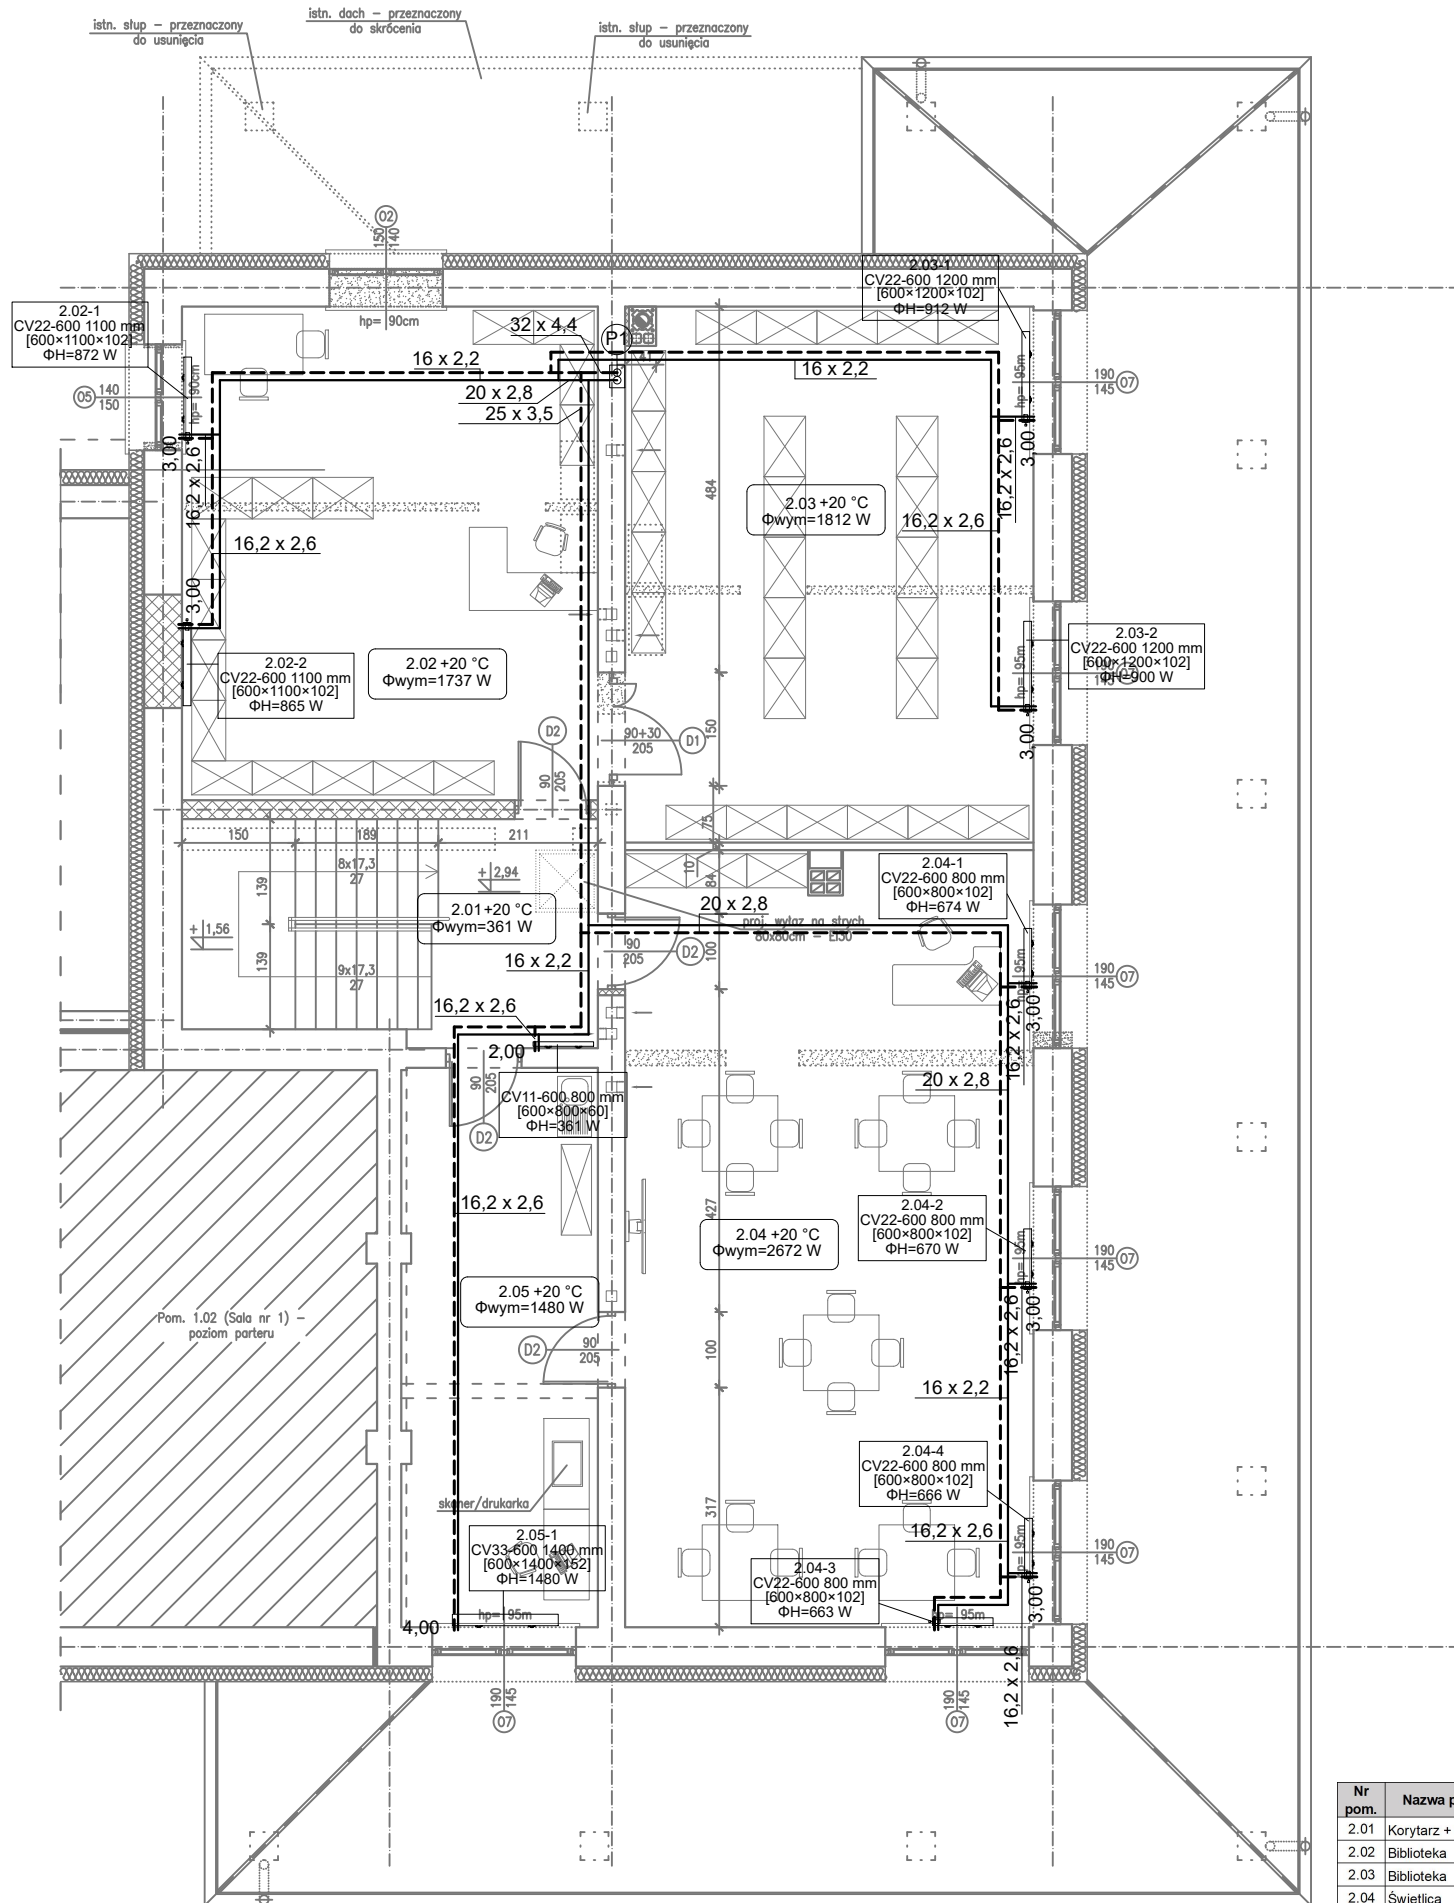

Nr pom.	Nazwa pomieszczenia	Posadzka	Pow. użytkowa [m ²]	Pow. całkowita [m ²]
2.01	Korytarz + klatka schodowa	plytki podlogowe	15,92	15,92
2.02	Biblioteka	panele podlogowe	35,92	35,92
2.03	Biblioteka	panele podlogowe	38,07	38,07
2.04	Świetlica	panele podlogowe	55,24	55,24
2.05	Świetlica	panele podlogowe	19,13	19,13
Razem			164,28	164,28

LEGENDA:

SYMBOL	OZNACZENIE
	RUROCIĄG ZASILACJĄCY – C.O. GRZEJNIKOWE
	RUROCIĄG POWROTNY – C.O. GRZEJNIKOWE
	PION C.O.
	OZNACZENIE POMIESZCZENIA/ZAPOTRZEBOWANIE NA MOC CIEPLNĄ
	NASTAWA ZAWORU
	ISTNIEJĄCE ŚCIANY
	PROJEKTOWANE ŚCIANY
	PROJEKTOWANE WYBURZENIA

UWAGA:
MOŻNA ZASTOSOWAĆ GRZEJNIKI INNEGO TYPU OD DOWOLNEGO PRODUCENTA
POD WARUNKIEM ZAPEWNIENIA WYMAGANEJ ILOŚCI CIEPŁA

		"SAN-PROJ" Usługi Projektowe Janusz Kalamarz	
TEMAT: Rozbudowa i przebudowa istniejącego budynku handlowo-usługowego o ganek i taras wraz ze zmianą sposobu użytkowania budynku handlowo-usługowego na budynek kultury, nauki i oświaty – Dom Ludowy wraz z przebudową wewnętrznych instalacji wod.-kan., c.o., gazowej i elektrycznej, przebudowa przyłączy wodociągowego oraz sieci gazowej, budowa przyłączy kanalizacji sanitarnej w m. Wola Baranowska			
ADRES OBIEKTU:		DZIAŁKA NR 662 POŁOŻONA W MIEJSCOWOŚCI WOLA BARANOWSKA gm. BARANÓW SANDOMIERSKI	
TREŚĆ RYSUNKU:		INSTALACJA C.O. – RZUT PIĘTRA	
imię i nazwisko specj. nr upr. podpis		NUMER RYSUNKU	
PROJEKTOWAŁ: mgr inż. Marek Kosior sanit.		UAN/III/7342/ 12/98	
OPRACOWAŁ: inż. Paulina Gurak sanit.		S-06	
STADIUM PT	DATA 05-2024	BRANŻA sanitarna	SKALA 1:100