


INSTALACJA GAZOWA – RZUT PARTERU
SKALA 1:50

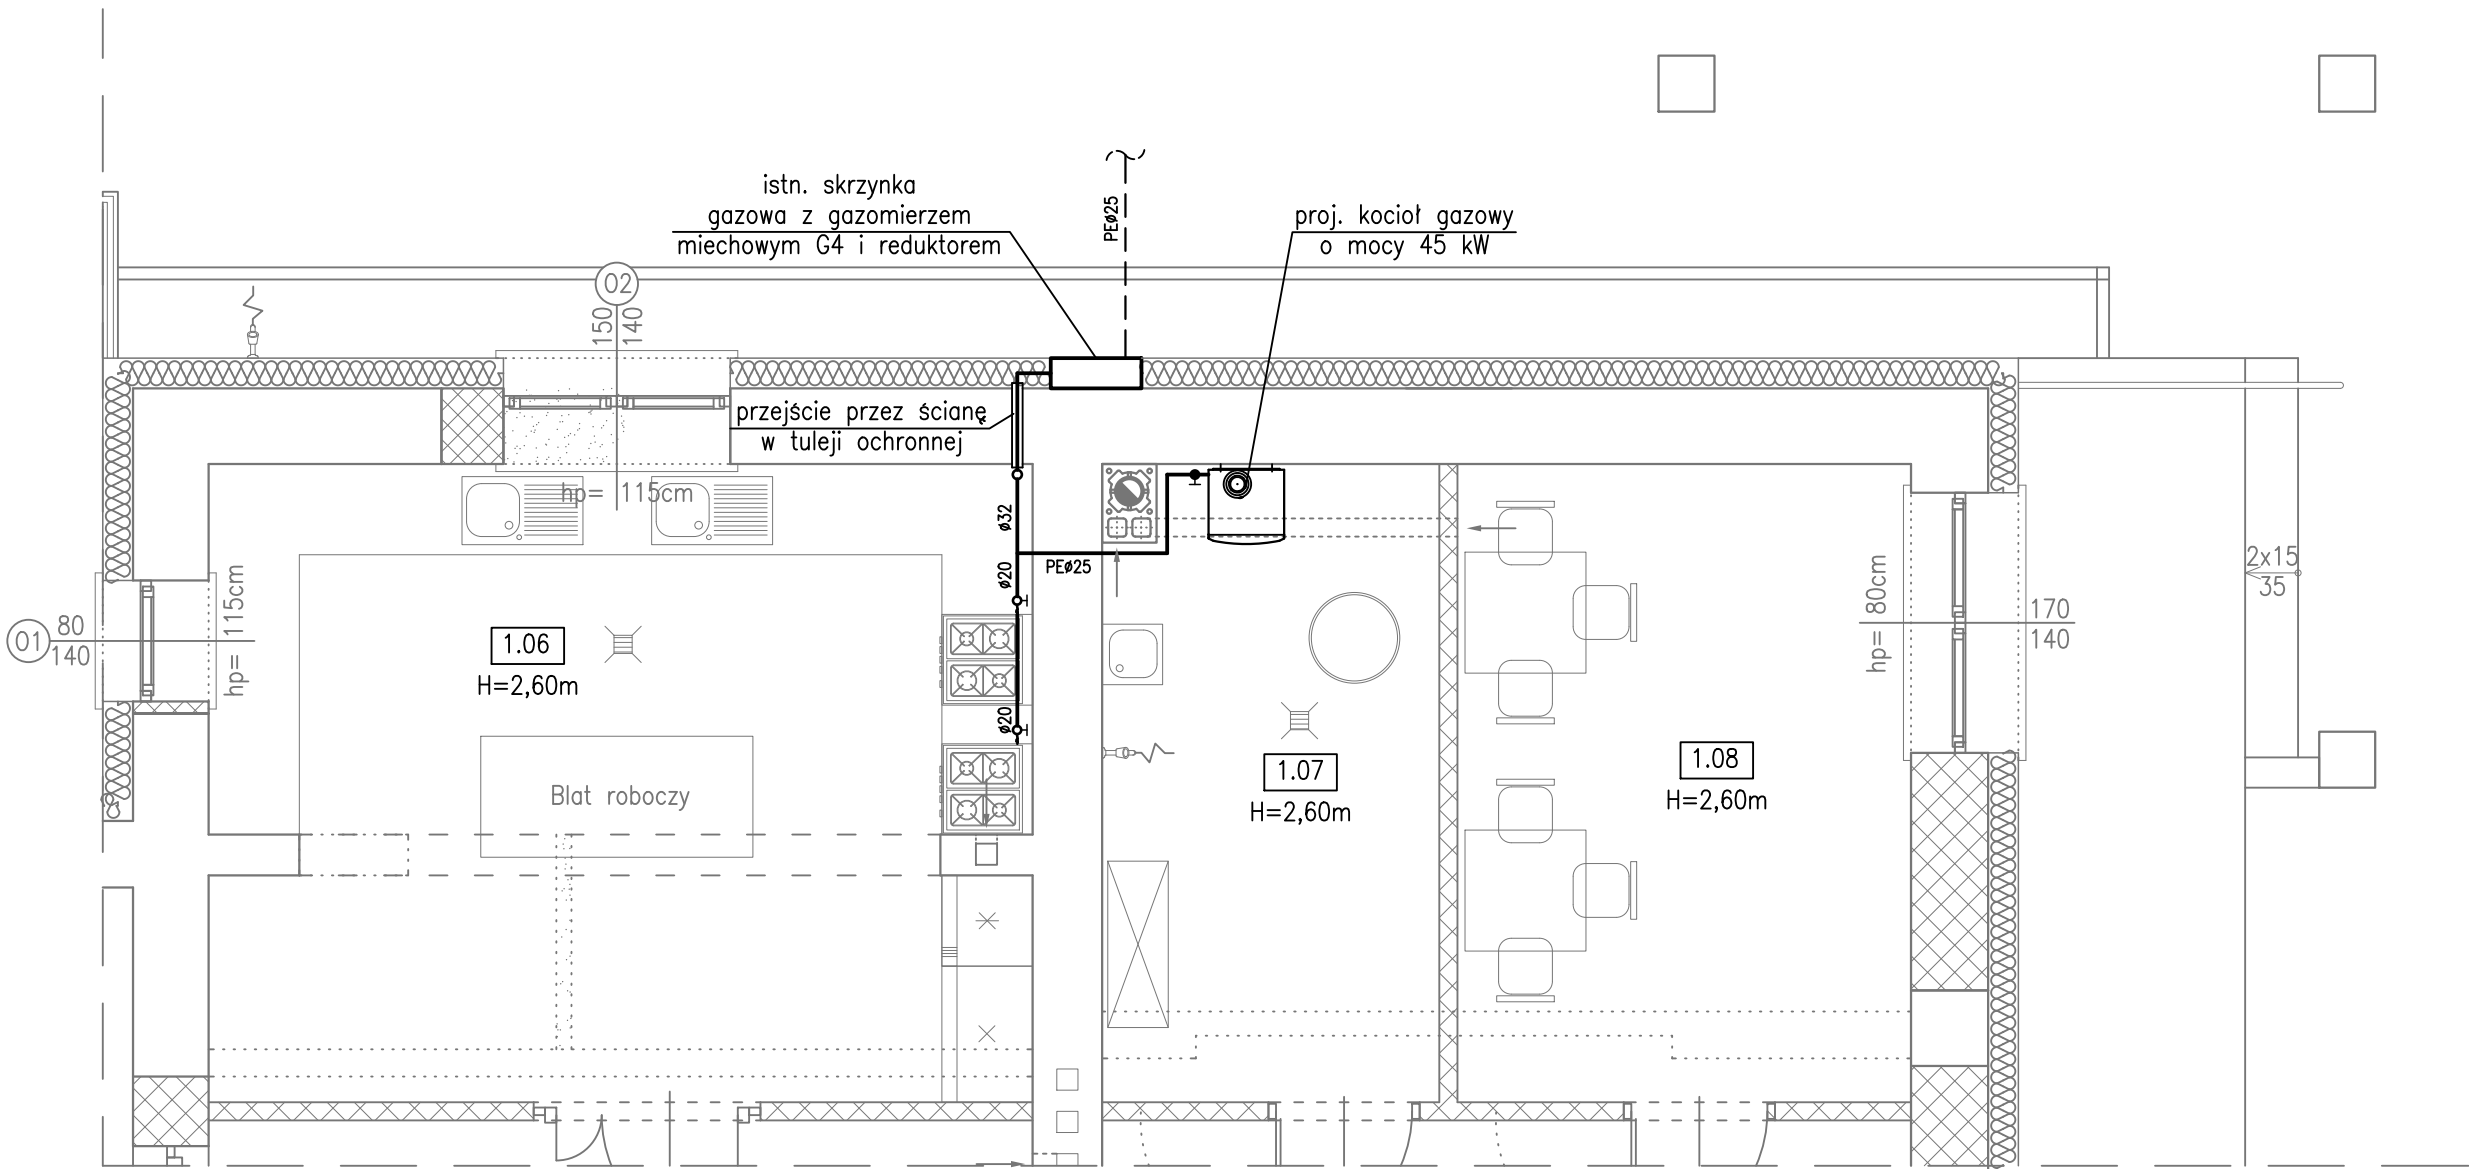

LEGENDA:

SYMBOL	OZNACZENIE
	WEWNĘTRZNA INSTALACJA GAZOWA
	KUREK ODCINAJĄCY
	ISTNIEJĄCE ŚCIANY
	PROJEKTOWANE ŚCIANY
	PROJEKTOWANE WYBURZENIA

Nr pom.	Nazwa pomieszczenia	Posadzka	Pow. użytkowa	Pow. całkowita [m2]
1.06	Kuchnia	płytki podłogowe	22,67	22,67
1.07	Kotłownia	płytki podłogowe	9,22	9,22
1.08	Pom. KGW	panele podłogowe	12,66	12,66

SAN-PROJ		"SAN-PROJ" Usługi Projektowe			
PROJ		Janusz Kalamarz			
TEMAT: Rozbudowa i przebudowa istniejącego budynku handlowo-usługowego o ganek i taras wraz ze zmianą sposobu użytkowania budynku handlowo-usługowego na budynek kultury, nauki i oświaty – Dom Ludowy wraz z przebudową wewnętrznych instalacji wod.-kan., c.o., gazowej i elektrycznej, przebudowa przyłącza wodociągowego oraz sieci gazowej, budowa przyłącza kanalizacji sanitarnej w m. Wola Baranowska					
ADRES OBIEKTU:		DZIAŁKA NR 662 POŁOŻONA W MIEJSCOWOŚCI WOLA BARANOWSKA gm. BARANÓW SANDOMIERSKI			
TREŚĆ RYSUNKU:		INSTALACJA GAZOWA – RZUT PARTERU			
imię i nazwisko		specj.	nr upr.	podpis	NUMER RYSUNKU S-07
PROJEKTOWAŁ:			UAN/III/7342/ 12/98		
mgr inż. Marek Kosior		sanit.			
OPRACOWAŁ:					
inż. Paulina Gurak		sanit.			
STADIUM		DATA	BRANŻA		SKALA
PT		05-2024	sanitarna		1:50