


AKSONOMETRIA INSTALACJI GAZOWEJ

SKALA 1:50

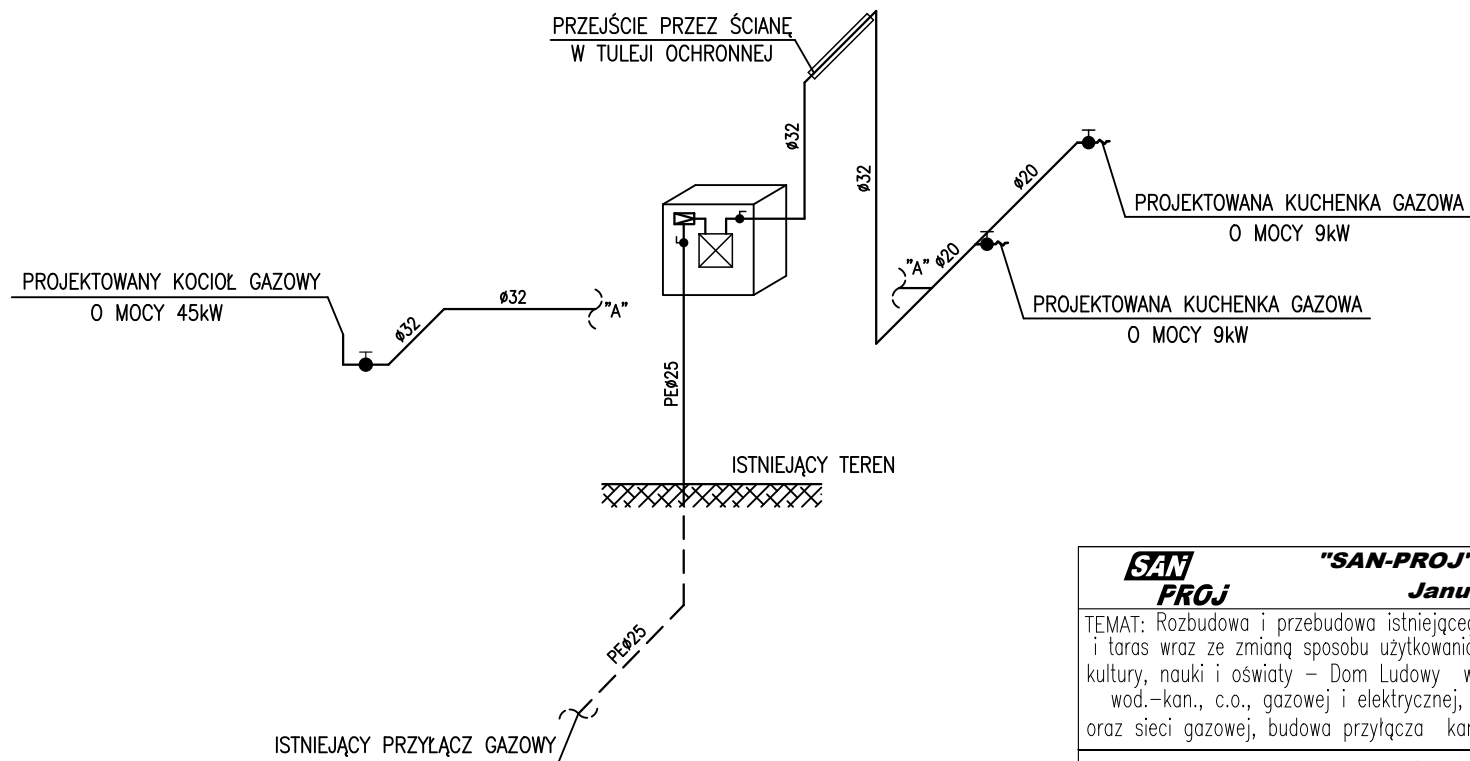

SAN-PROJ		"SAN-PROJ" Usługi Projektowe			
		Janusz Kalamarz			
TEMAT: Rozbudowa i przebudowa istniejącego budynku handlowo-usługowego o ganek i taras wraz ze zmianą sposobu użytkowania budynku handlowo-usługowego na budynek kultury, nauki i oświaty – Dom Ludowy wraz z przebudową wewnętrznych instalacji wod.-kan., c.o., gazowej i elektrycznej, przebudowa przyłącza wodociągowego oraz sieci gazowej, budowa przyłącza kanalizacji sanitarnej w m. Wola Baranowska					
ADRES OBIEKTU: DZIAŁKA NR 662 POŁOŻONA W MIEJSCOWOŚCI WOLA BARANOWSKA gm. BARANÓW SANDOMIERSKI					
TREŚĆ RYSUNKU: INSTALACJA GAZOWA – RZUT PARTERU					
imię i nazwisko		specj.	nr upr.	podpis	NUMER RYSUNKU <