


KOTŁOWNIA GAZOWA – RZUT PARTERU
SKALA 1:50

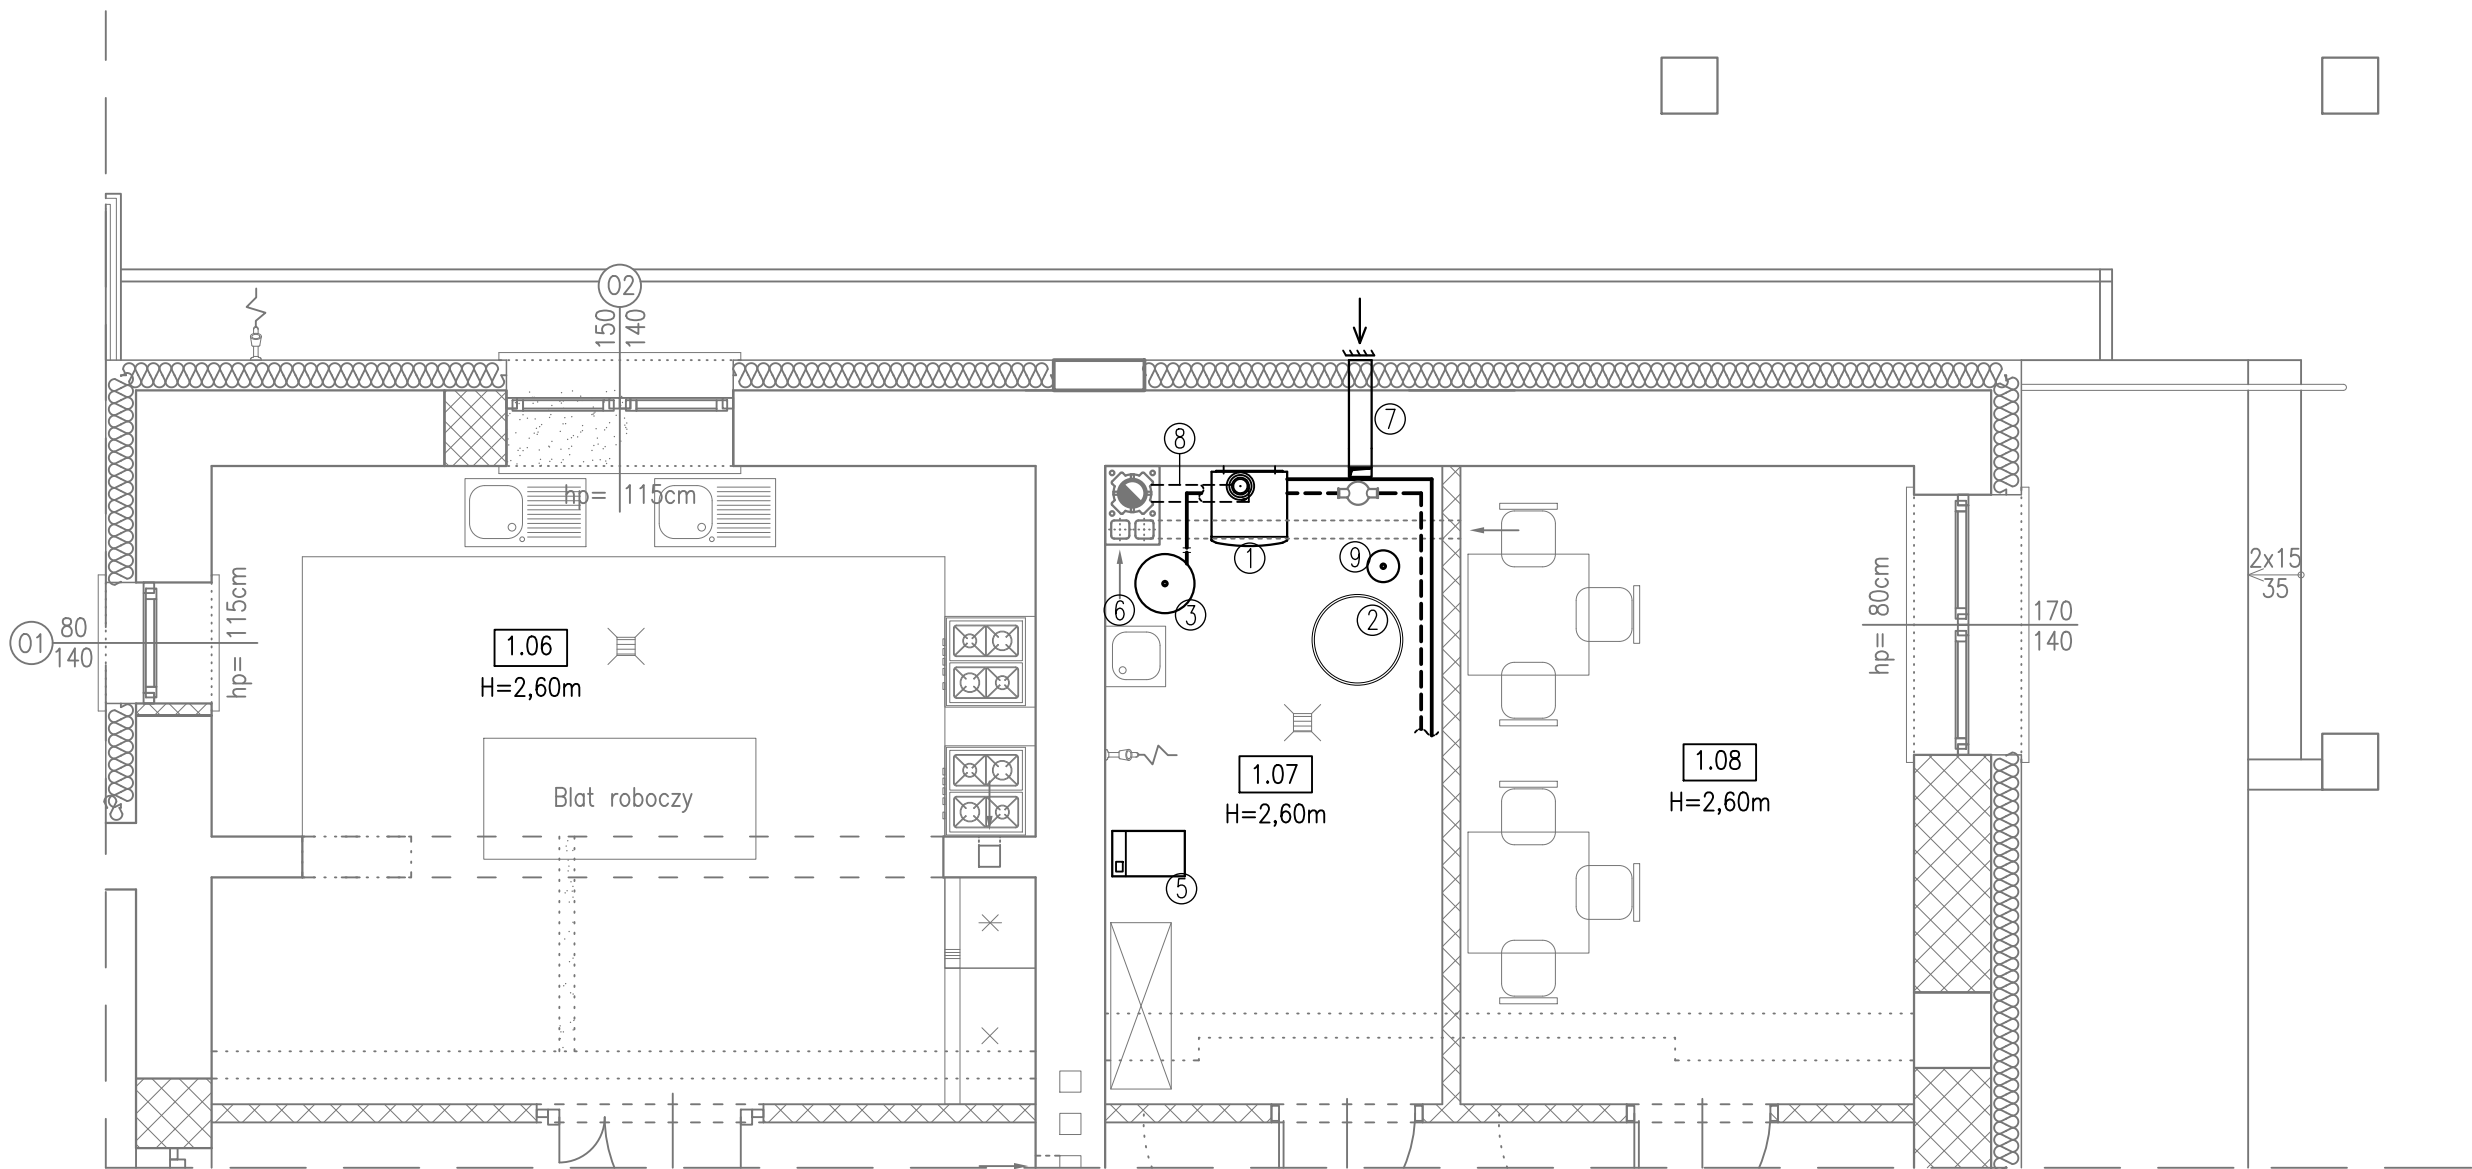

LEGENDA:

- ① PROJ. KOCIOŁ GAZOWY O MOCY 45kW
- ② PROJ. PODGRZEWACZ C.W.U. O POJEMNOŚCI 200dm³
- ③ PROJ. NACZYNIĘ WZBIORCZE C.O.
- ④ STACJA UZDATNIANIA WODY
- ⑤ MAGNETOODMULACZ
- ⑥ PROJ. KANAŁ WYWIEWNY
- ⑦ PROJ. KANAŁ NAWIEWNY O WYM. 15x20cm
- ⑧ PROJ. PRZEWÓD POWIETRZNO–SPALINOWY
- ⑨ PROJ. NACZYNIĘ WZBIORCZE C.W.U.

- ISTNIEJĄCE ŚCIANY
- PROJEKTOWANE ŚCIANY
- PROJEKTOWANE WYBURZENIA

SAN-PROJ		"SAN-PROJ" Usługi Projektowe	
PROJ		Janusz Kalamarz	
TEMAT: Rozbudowa i przebudowa istniejącego budynku handlowo-usługowego o ganek i taras wraz ze zmianą sposobu użytkowania budynku handlowo-usługowego na budynek kultury, nauki i oświaty – Dom Ludowy wraz z przebudową wewnętrznych instalacji wod.-kan., c.o., gazowej i elektrycznej, przebudowa przyłącza wodociągowego oraz sieci gazowej, budowa przyłącza kanalizacji sanitarnej w m. Wola Baranowska			
ADRES OBIEKTU:		DZIAŁKA NR 662 POŁOŻONA W MIEJSCOWOŚCI WOLA BARANOWSKA gm. BARANÓW SANDOMIERSKI	
TREŚĆ RYSUNKU:		KOTŁOWNIA GAZOWA – RZUT PARTERU	
imię i nazwisko		specj.	nr upr. podpis
PROJEKTOWAŁ:			S-09
mgr inż. Marek Kosior		sanit.	
OPRACOWAŁ:			
inż. Paulina Gurak		sanit.	
STADIUM		DATA	BRANŻA
PT		05-2024	sanitarna
			SKALA
			1:50