


INSTALACJA KLIMATYZACJI – RZUT PARTERU
SKALA 1:100

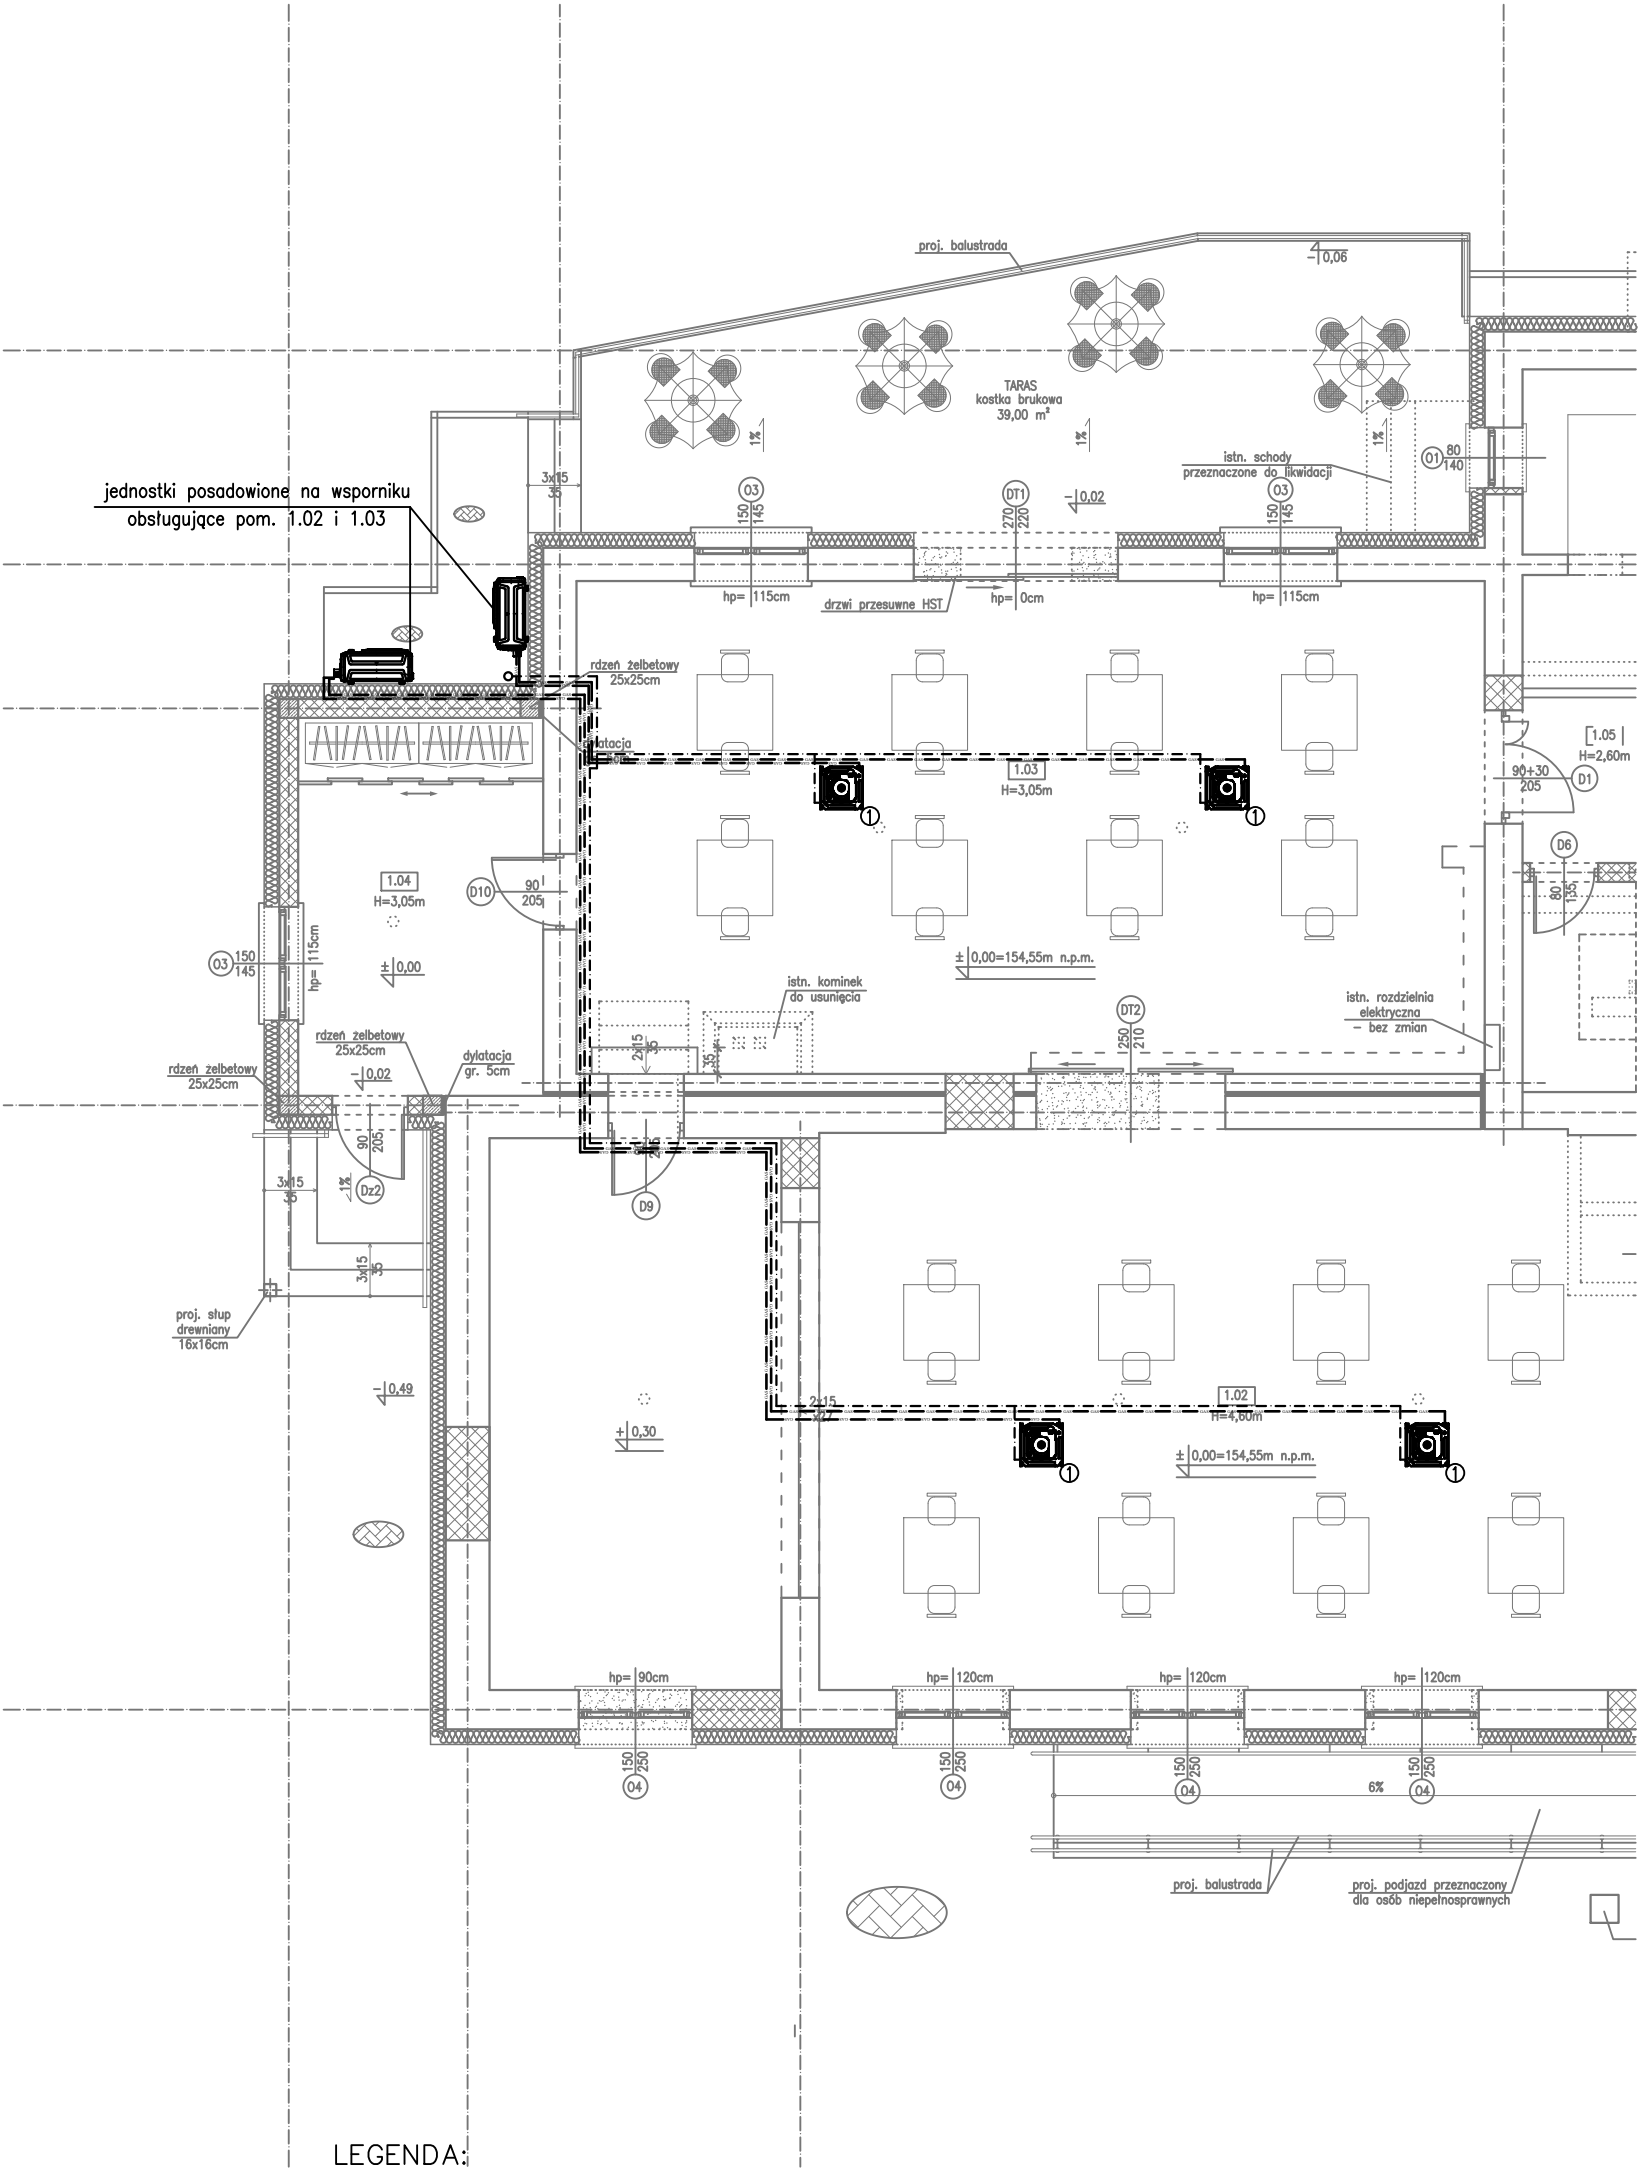

LEGENDA:

SYMBOL	OZNACZENIE
1	PROJEKTOWANY KLIMATYZATOR KASETONOWY
2	PROJEKTOWANA JEDNOSTKA ZEWNĘTRZNA KLIMATYZATORÓW
— GAS —	INSTALACJA CHŁODNICZA – CZYNNIK CHŁODNICZY WG. DTR URZĄDZENIA ŚREDNICE RUR MIEDZIANYCH 6,35/12,7mm
— · —	INSTALACJA ODPROWADZENIA SKROPLIN Ø25
	ISTNIEJĄCE ŚCIANY
	PROJEKTOWANE ŚCIANY
	PROJEKTOWANE WYBURZENIA

Nr pom.	Nazwa pomieszczenia	Posadzka	Pow. użytkowa	Pow. całkowita [m2]
1.02	Sala nr 1	deska podłogowa	118,27	118,27
1.03	Sala nr 2	panele podłogowe	77,93	77,93
1.04	Ganek/ szatnia	panele podłogowe	16,20	16,20

SAN- PRGJ		"SAN-PROJ" Usługi Projektowe Janusz Kalamarz				
TEMAT: Rozbudowa i przebudowa istniejącego budynku handlowo-usługowego o ganek i taras wraz ze zmianą sposobu użytkowania budynku handlowo-usługowego na budynek kultury, nauki i oświaty – Dom Ludowy wraz z przebudową wewnętrznych instalacji wod.-kan., c.o., gazowej i elektrycznej, przebudowa przyłącza wodociągowego oraz sieci gazowej, budowa przyłącza kanalizacji sanitarnej w m. Wola Baranowska						
ADRES OBIEKTU:		DZIAŁKA NR 662 POŁOŻONA W MIEJSCOWOŚCI WOLA BARANOWSKA gm. BARANÓW SANDOMIERSKI				
TREŚĆ RYSUNKU:		INSTALACJA KLIMATYZACJI – RZUT PARTERU				
imię i nazwisko		specj.	nr upr.	podpis	NUMER RYSUNKU S-11	
PROJEKTOWAŁ:						
mgr inż. Marek Kosior		sanit.	UAN/III/7342/ 12/98			
OPRACOWAŁ:						
inż. Paulina Gurak		sanit.				
STADIUM		DATA		BRANŻA		SKALA
PT		05-2024		sanitarna		1:100

S-11