


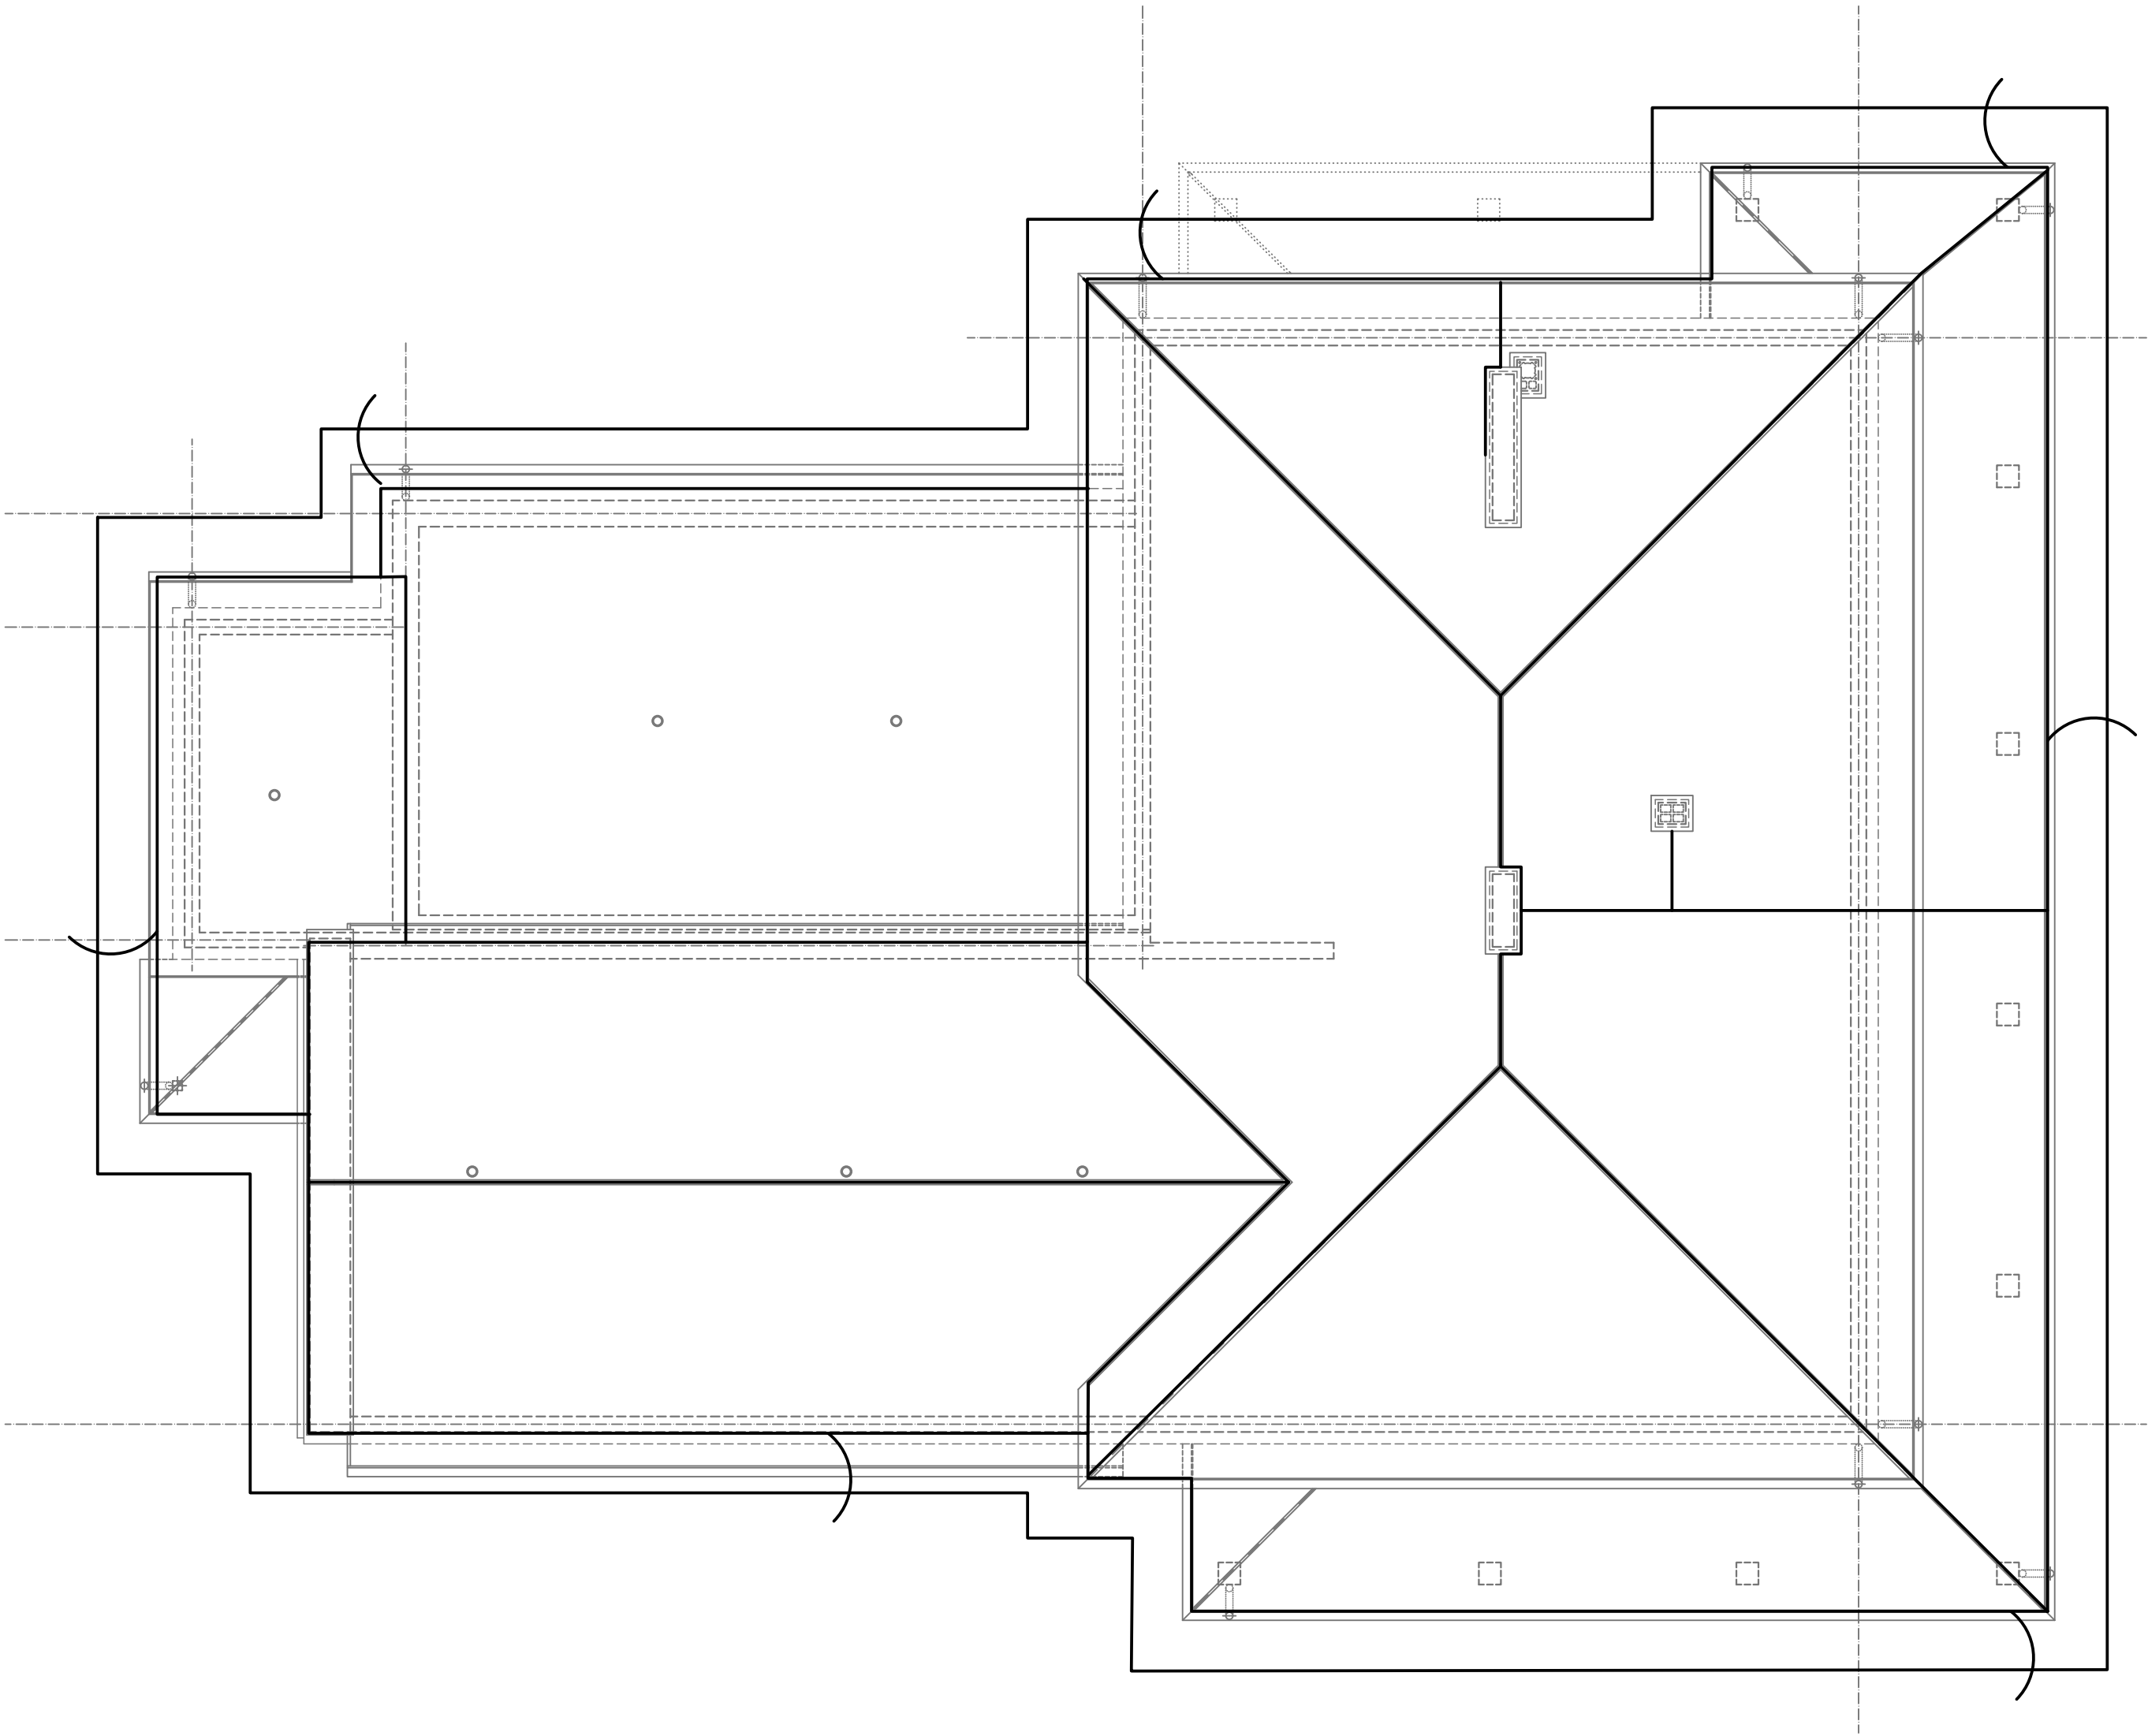

- Legenda:
- Zwód odprowadzający drut FeZn f18 do poziomu gruntu
 - Drut odgromowy FeZn f18

UWAGA:

- W projekcie instalacji odgromowej przewidziano zmianę poziomu prowadzenia instalacji odgromowej między różnymi wysokościami połaci dachu
- Na kominach wypuścić wąsy na wysokość min. 0.5m powyżej komina
- Przyjęto montaż złączy kontrolnych w elewacji lub w gruncie
- W przypadku stwierdzenia, że istniejący uziom fundamentowy spełnia wymogi dopuszcza się podłączenie instalacji odgromowej do uziomu fundamnetowego

SAN PROJ		"SAN-PROJ" Usługi Projektowe Janusz Kalamarz			
TEMAT: Rozbudowa i przebudowa istniejącego budynku handlowo-usługowego o ganek i taras wraz ze zmianą sposobu użytkowania budynku handlowo-usługowego na budynek kultury, nauki i oświaty – Dom Ludowy wraz z przebudową wewnętrznych instalacji: wod.-kan., c.o., gazowej i elektrycznej, przebudową przyłącza wodociągowego oraz sieci gazowej, budową przyłącza kanalizacji sanitarnej w m. Wola Baranowska					
ADRES OBIEKTU:		DZIAŁKA NR 662 POŁOŻONA W MIEJSCOWOŚCI WOLA BARANOWSKA gm. BARANÓW SANDOMIERSKI			
TREŚĆ RYSUNKU:		INSTALACJA ODGROMOWA – RZUT DACHU			
imię i nazwisko		specj.	nr upr.	podpis	NUMER RYSUNKU E-08
PROJEKTOWAŁ: mgr inż. Jan Jędrzejec		elektr.	UAN.I-7342/2/97		
OPRACOWAŁ: mgr inż. Janusz Kalamarz		elektr.			
SPRAWDZIŁ: mgr inż. Arkadiusz Winiarz		elektr.	PDK/0075/PWOE/12		
STADIUM PT	DATA 05-2024	BRANŻA elektryczna		SKALA 1:100	