


INSTALACJA ELEKTRYCZNA OŚWIETLENIOWA – RZUT PARTERU
skala 1:100

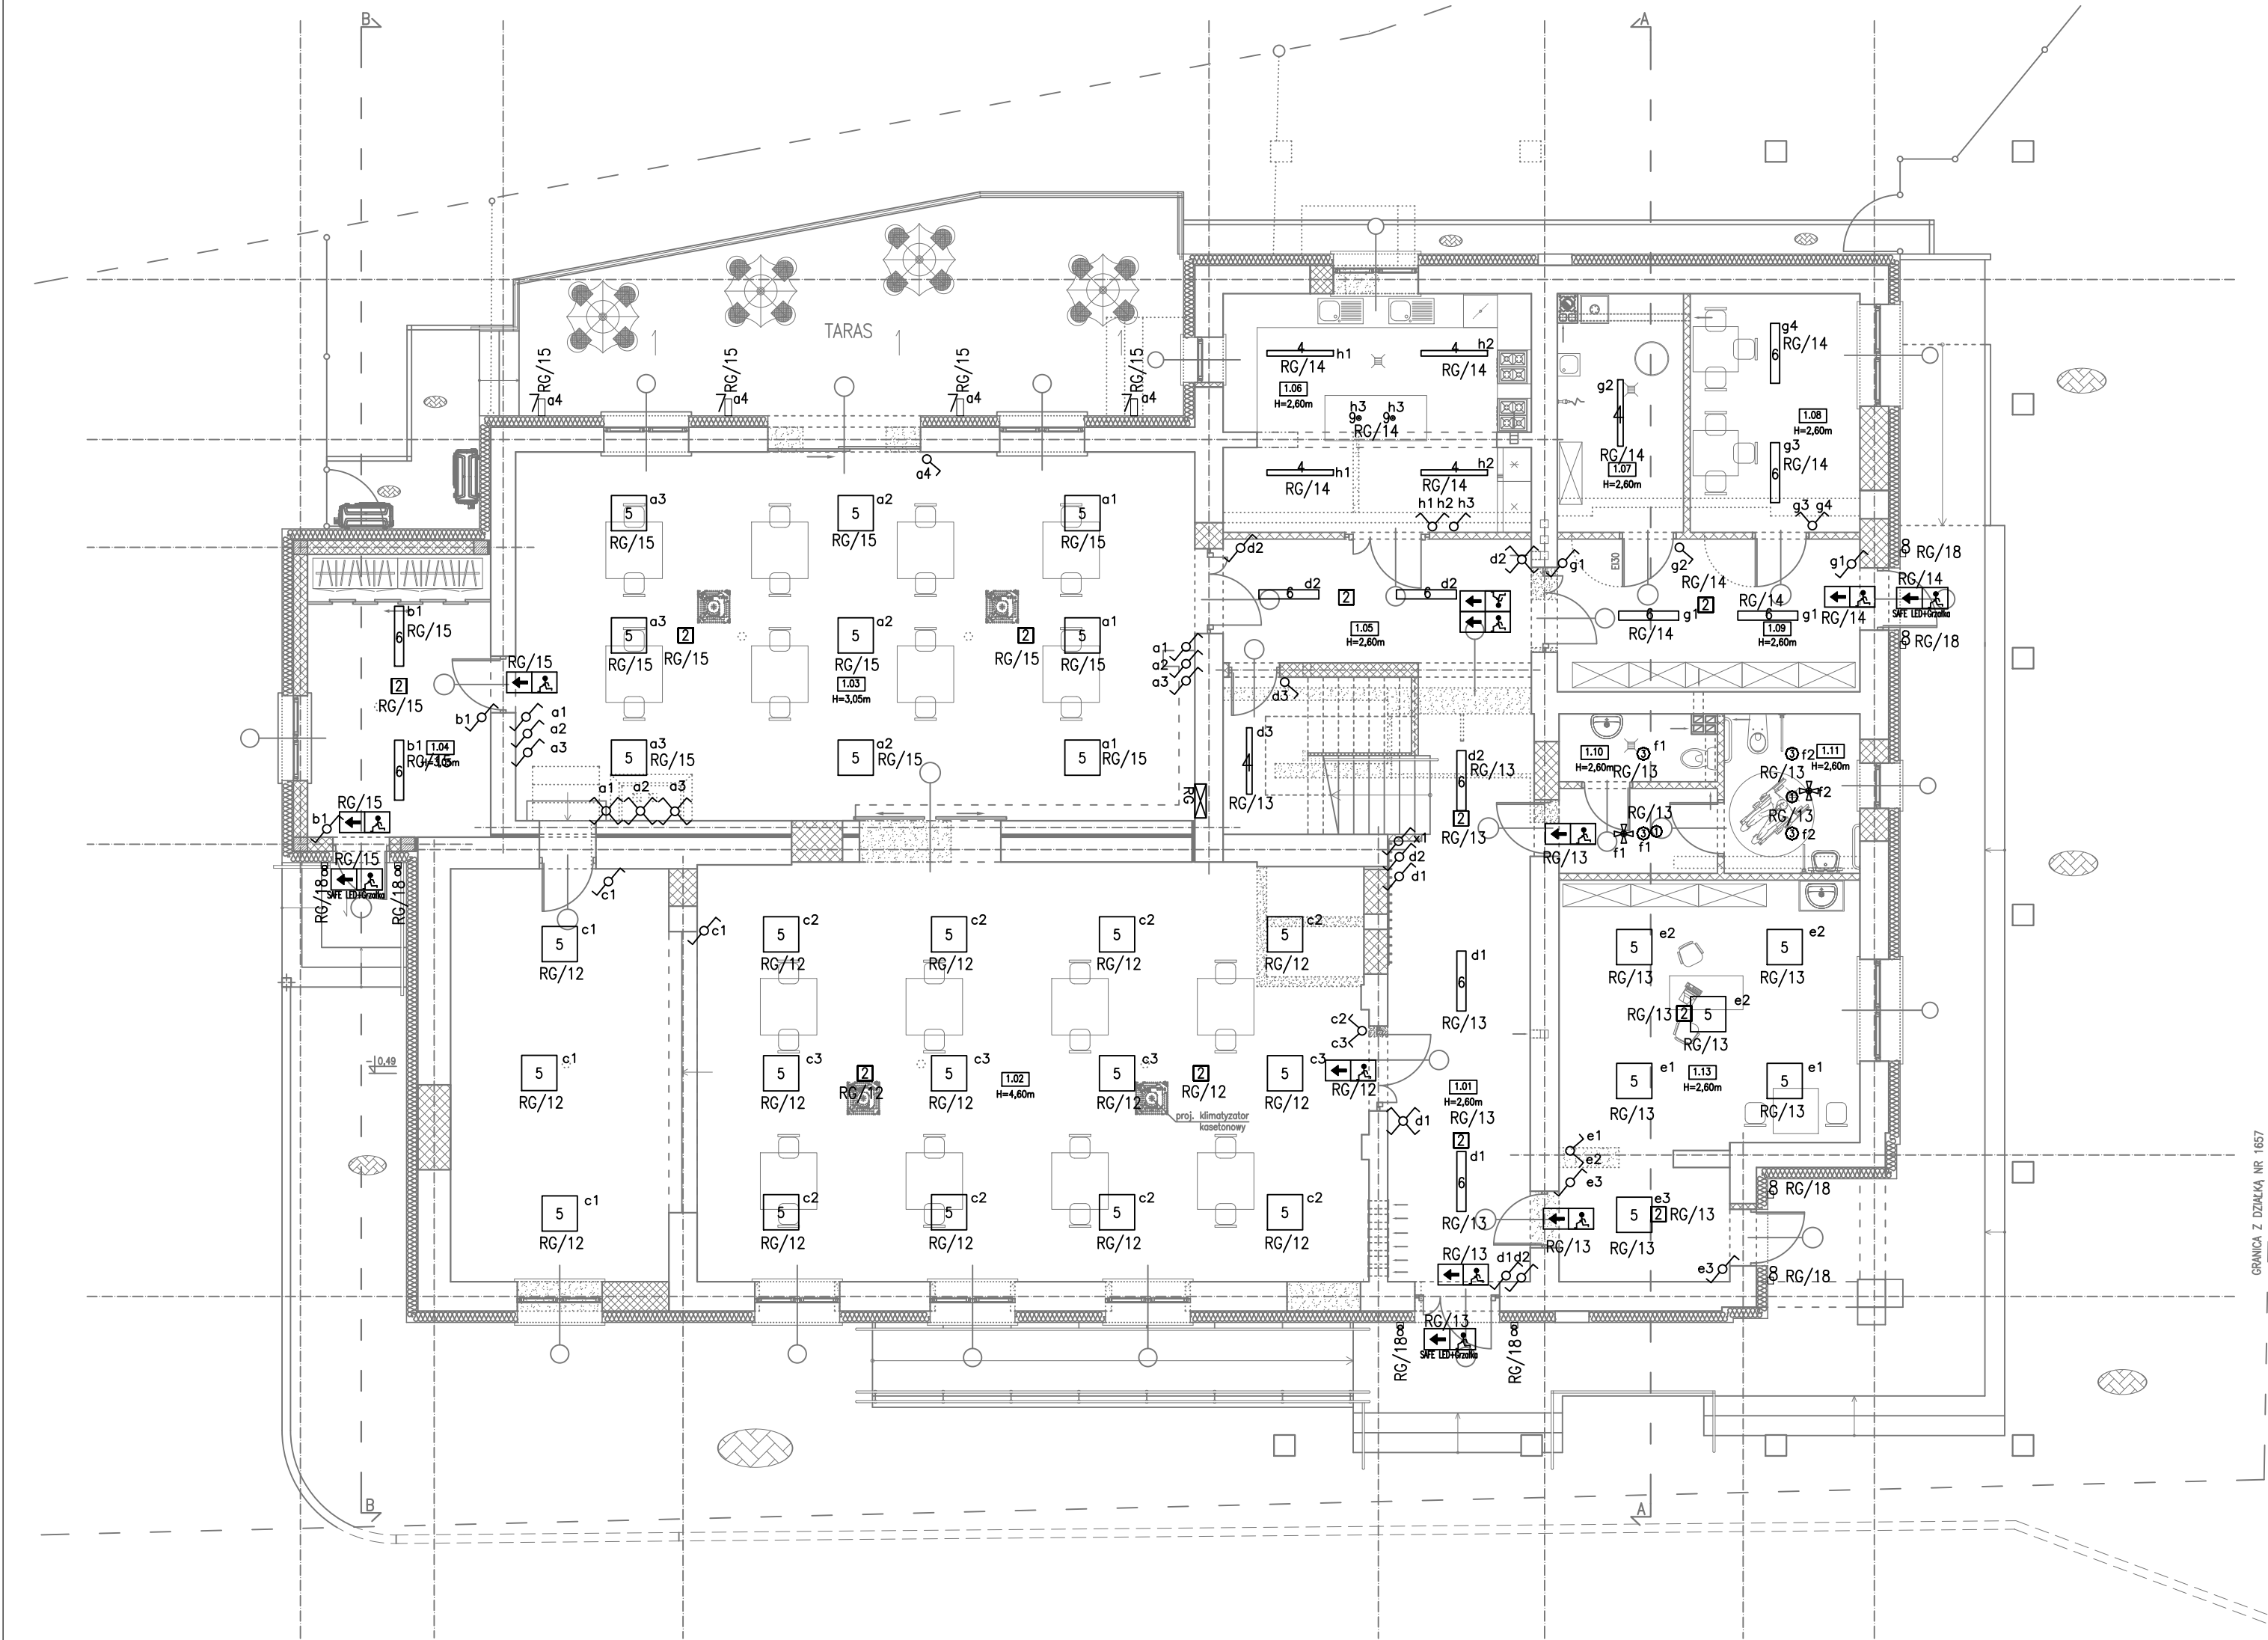

- Lista opraw:
- 1 – Oprawa oświetlenia awaryjnego LED IP65 1W, 2 szt.
 - 2 – Oprawa oświetlenia awaryjnego LED 1W 135lm, 11 szt.
 - 3 – Oprawa oświetlenia LED 225mm, IP44, 17W 4000K, 4szt.
 - 4 – Oprawa oświetlenia LED 1175x98mm, 33W 5655lm, 6 szt.
 - 5 – Oprawa oświetlenia LED 623x623mm, 30W 4000K, 30 szt.
 - 6 – Oprawa oświetlenia LED 1060mm, IP40 26W 4000K, 11 szt.
 - 7 – Oprawa oświetlenia – klinkiet elewacyjny LED, IP54, 2xE27, max. 60W, 4 szt.
 - 8 – Lampa elewacyjna – klinkiet LED 120cm, 28W, kolor biały ciepły, 8 szt.
 - 9 – Oprawa oświetlenia zwieszana wewnętrzna z wbudowanym źródłem LED, 2 szt.
 - 10 – Oprawa ewakuacyjna Safe LED I 1W z modułem awaryjnym 1h jednostronna, 7 szt.
 - 11 – Oprawa ewakuacyjna Safe LED I 1W z modułem awaryjnym 1h dwustronna, 1 szt.
 - 12 – Oprawa ewakuacyjna Safe LED (+grzałka), 3 szt.
- UWAGA:
- 1) Obliczenia natężenia oświetlenia zostały wykonane na podstawie materiałów i wytycznych otrzymanych od Inwestora.
- 2) Oprawy ewakuacyjne zostały rozmieszczone bez uprzednich ustaleń z p.poz.
- Legenda:
- Łącznik pojedynczy, 230V 16A
 - Łącznik podwójny, 230V 16A
 - Łącznik krzyżowy, 230V 16A
 - Łącznik schodowy, 230V 16A

- Legenda:
- Istniejące ściany
 - Projektowane ściany
 - Projektowane wyburzenia
 - Istniejąca stolarka
 - Projektowana stolarka
 - Proj. opaska i chodnik z kostki brukowej

Nr pom.	Nazwa pomieszczenia	Posadzka	Pow. użytkowa [m ²]	Pow. całkowita [m ²]
1.01	Korytarz + klatka schodowa	plytki podłogowe	25,52	35,32
1.02	Sala nr 1	deska podłogowa	118,27	118,27
1.03	Sala nr 2	panele podłogowe	77,93	77,93
1.04	Ganek/szatnia	panele podłogowe	16,20	16,20
1.05	Korytarz	plytki podłogowe	11,94	11,94
1.06	Kuchnia	plytki podłogowe	22,87	22,87
1.07	Kolejownia	plytki podłogowe	9,22	9,22
1.08	Pom. KGW	panele podłogowe	12,66	12,66
1.09	Korytarz	plytki podłogowe	14,45	14,45
1.10	WC męski	plytki podłogowe	3,19	3,19
1.11	WC damski / WC dla osoby niepełnosprawnej	plytki podłogowe	6,77	6,77
1.12	Przedścinok	plytki podłogowe	4,20	4,20
1.13	Pom. świetlicy	panele podłogowe	31,82	31,82
	Razem		354,84	364,64

SAN-PROJ		"SAN-PROJ" Usługi Projektowe	
		Janusz Kalamarz	
TEMAT: Rozbudowa i przebudowa istniejącego budynku handlowo-usługowego o ganek i taras wraz ze zmianą sposobu użytkowania budynku handlowo-usługowego na budynek kultury, nauki i oświaty – Dom Ludowy wraz z przebudową wewnętrznych instalacji: wod.-kan., c.o., gazowej i elektrycznej, przebudową przyłącza wodociągowego oraz sieci gazowej, budową przyłącza kanalizacji sanitarnej w m. Wola Baranowska			
ADRES OBIEKTU:	DZIAŁKA NR 662 POŁOŻONA W MIEJSCOWOŚCI WOLA BARANOWSKA gm. BARANÓW SANDOMIERSKI		
TREŚĆ RYSUNKU: INSTALACJA ELEKTRYCZNA OŚWIETLENIOWA – RZUT PARTERU			
imię i nazwisko	specj.	nr upr.	podpis
PROJEKTOWAŁ: mgr inż. Jan Jędrzejec	elektr.	UAN.1-7342/2/97	
OPRACOWAŁ: mgr inż. Janusz Kalamarz	elektr.		
SPRAWDZIŁ: mgr inż. Arkadiusz Winiarz	elektr.	PDK/0075/PWOE/12	
STADIUM	DATA	BRANŻA	SKALA
PT	05-2024	elektryczna	1:100

E-01