


INSTALACJA ELEKTRYCZNA OŚWIETLENIOWA – RZUT PIĘTRA
skala 1:100

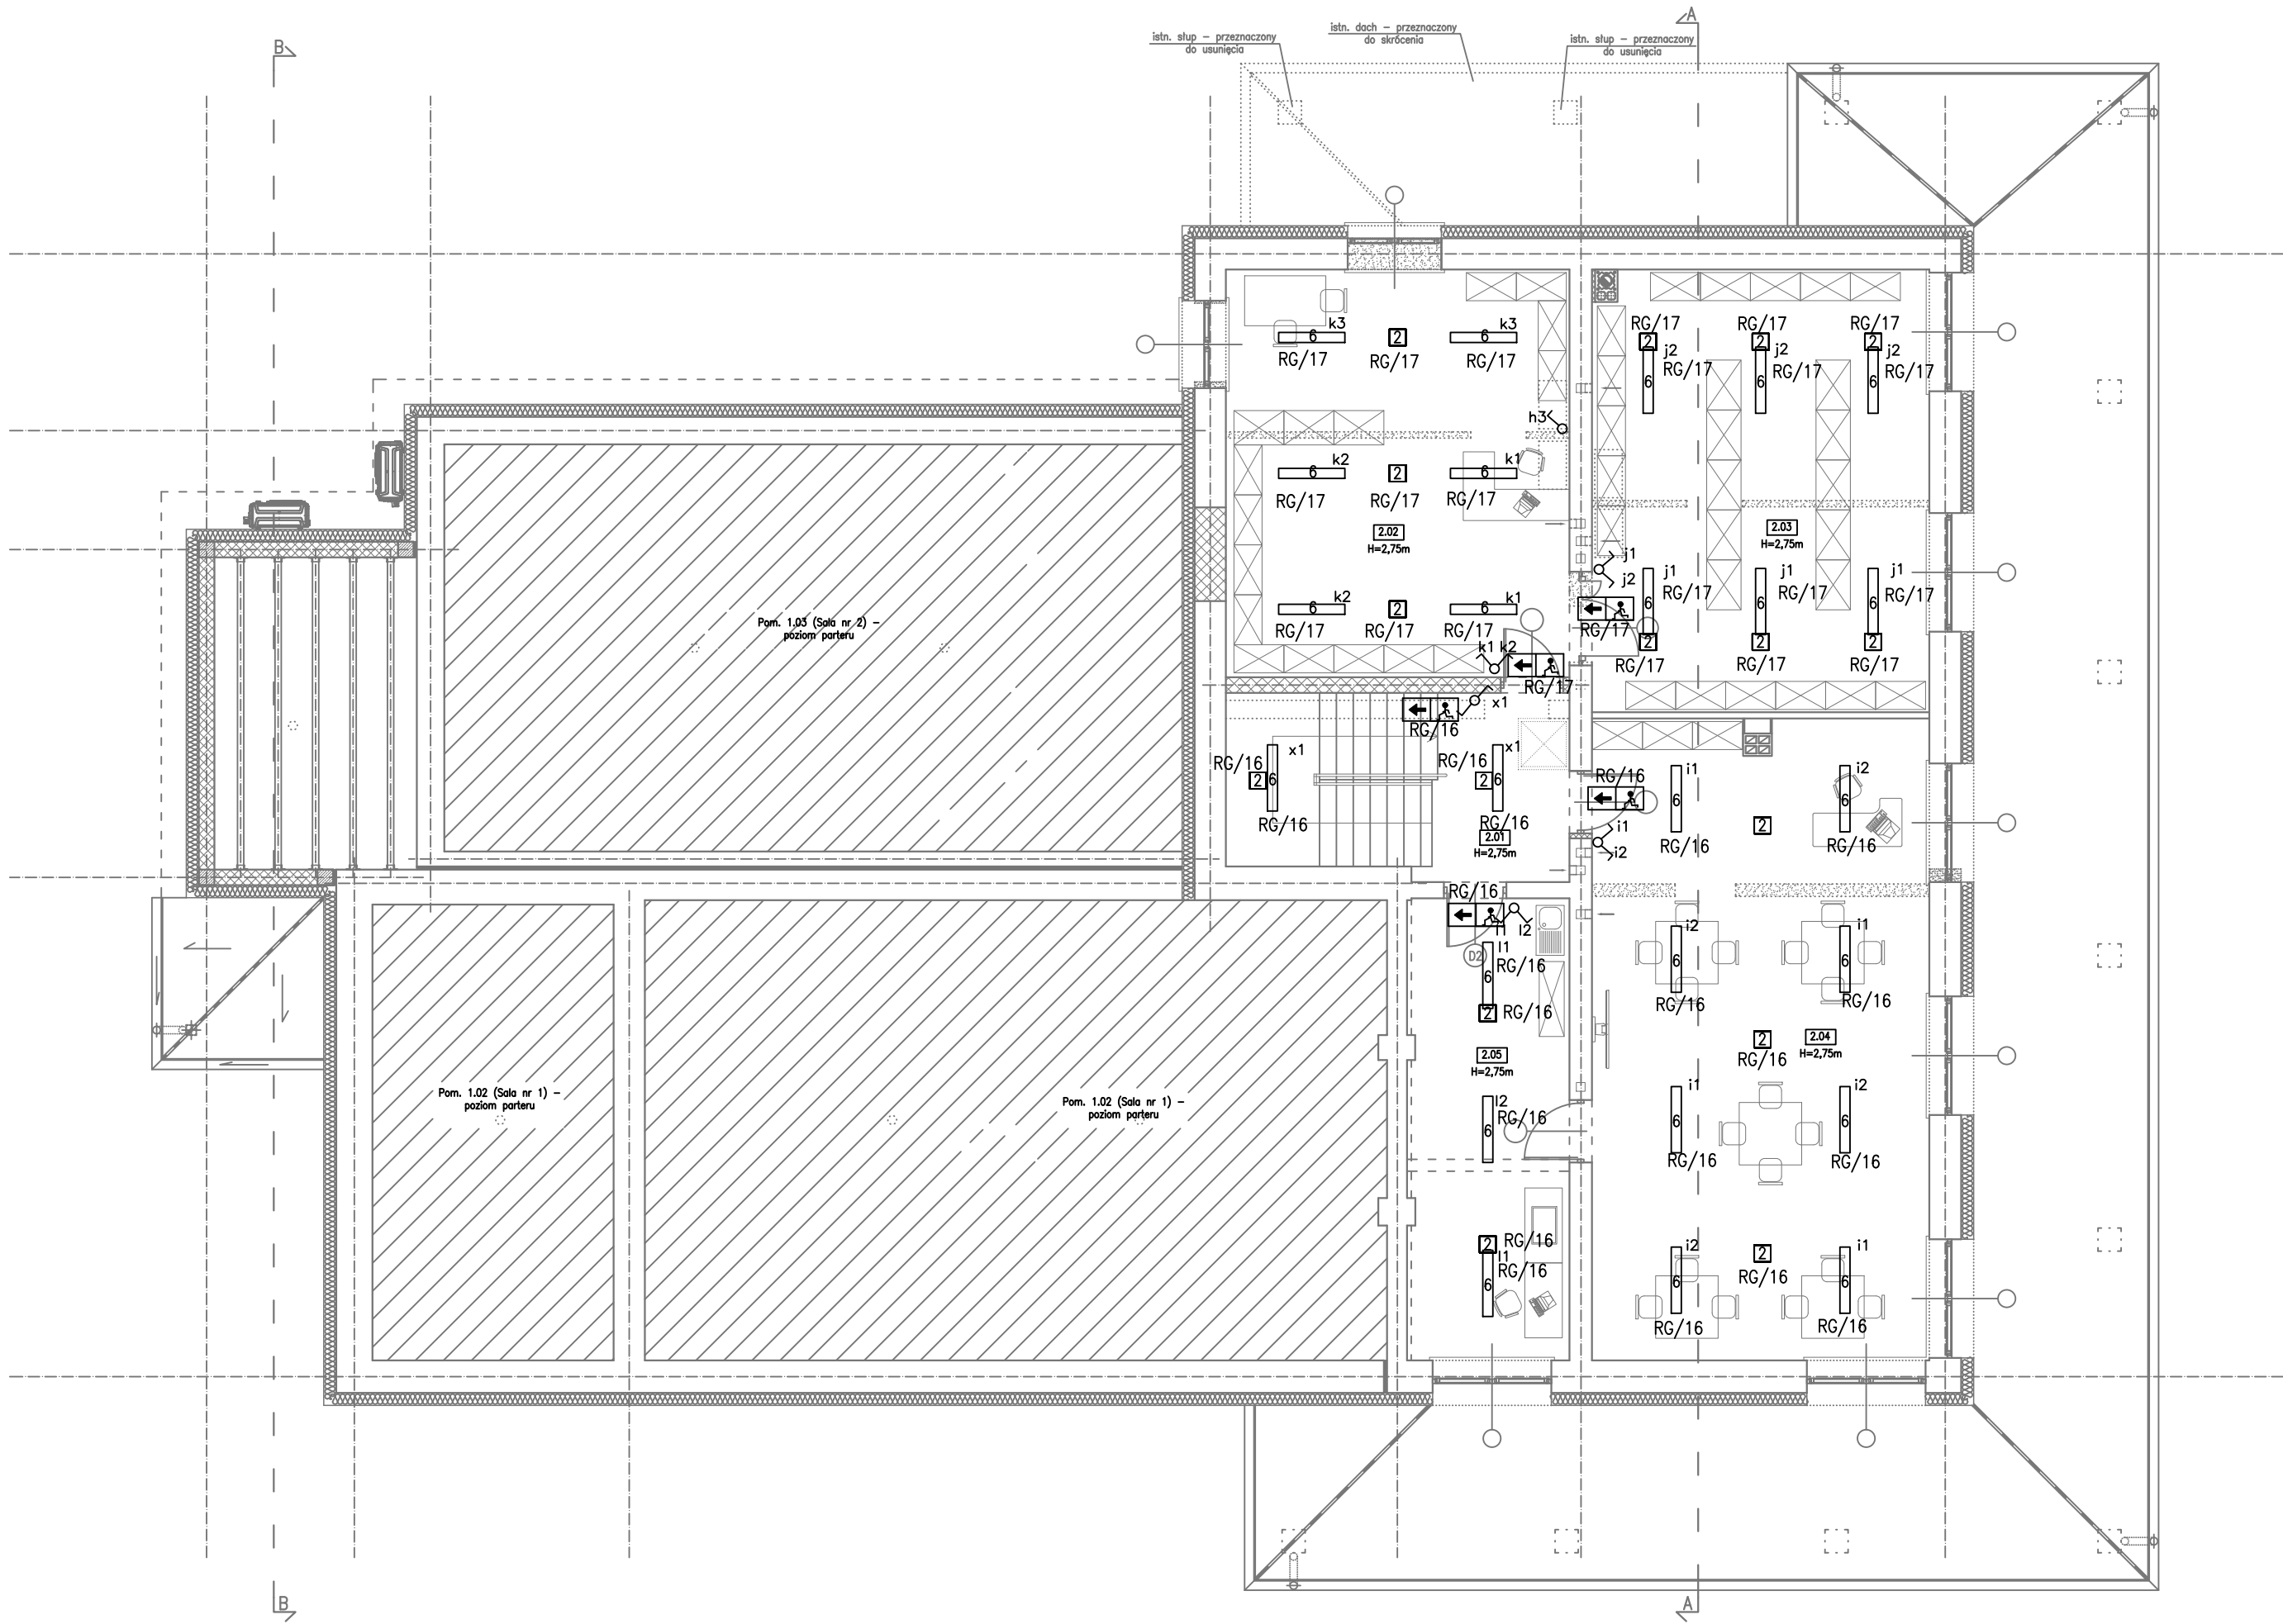

- Legenda:
- Istniejące ściany
 - Projektowane ściany
 - Projektowane wyburzenia
 - Istniejąca stolarka
 - Projektowana stolarka

Nr pom.	Nazwa pomieszczenia	Posadzka	Pow. użytkowa [m2]	Pow. całkowita [m2]
2.01	Korytarz + klatka schodowa	plytki podłogowe	15,92	15,92
2.02	Biblioteka	panele podłogowe	35,92	35,92
2.03	Biblioteka	panele podłogowe	38,07	38,07
2.04	Świetlica	panele podłogowe	55,24	55,24
2.05	Świetlica	panele podłogowe	19,13	19,13
	Razem		164,28	164,28

- Legenda:
- Łącznik pojedynczy, 230V 16A
 - Łącznik podwójny, 230V 16A
 - Łącznik krzyżowy, 230V 16A
 - Łącznik schodowy, 230V 16A

- Lista oprav:
- Oprawa oświetlenia awaryjnego LED 1W 135lm, 16 szt.
 - Oprawa oświetlenia LED 1060mm, IP40 26W 4000K, 25 szt.
 - Oprawa ewakuacyjna Safe LED 1 1W z modułem awaryjnym 1h jednostronna, 5 szt.

UWAGA:
1) Obliczenia natężenia oświetlenia zostały wykonane na podstawie materiałów i wytycznych otrzymanych od Inwestora.
2) Oprawy ewakuacyjne zostały rozmieszczone bez uprzednich ustaleń z p.poz.

SAN PROJ		"SAN-PROJ" Usługi Projektowe Janusz Kalamarz			
TEMAT: Rozbudowa i przebudowa istniejącego budynku handlowo-usługowego o ganek i taras wraz ze zmianą sposobu użytkowania budynku handlowo-usługowego na budynek kultury, nauki i oświaty – Dom Ludowy wraz z przebudową wewnętrznych instalacji: wod.-kan., c.o., gazowej i elektrycznej, przebudową przyłącza wodociągowego oraz sieci gazowej, budowę przyłącza kanalizacji sanitarnej w m. Wola Baranowska					
ADRES OBIEKTU:		DZIAŁKA NR 662 POŁOŻONA W MIEJSCOWOŚCI WOLA BARANOWSKA gm. BARANÓW SANDOMIERSKI			
TREŚĆ RYSUNKU:		INSTALACJA ELEKTRYCZNA OŚWIETLENIOWA – RZUT PIĘTRA			
imię i nazwisko		specj.	nr upr.	podpis	NUMER RYSUNKU E-02
PROJEKTOWAŁ: mgr inż. Jan Jędrzejec		elektr.	UAN.I-7342/2/97		
OPRACOWAŁ: mgr inż. Janusz Kalamarz		elektr.			
SPRAWDZIŁ: mgr inż. Arkadiusz Winiarz		elektr.	PDK/0075/PWOE/12		
STADIUM PT		DATA 05-2024		BRANŻA elektryczna	SKALA 1:100

E-02