


INSTALACJA ELEKTRYCZNA Gniazdowa- RZUT PARTERU
skala 1:100

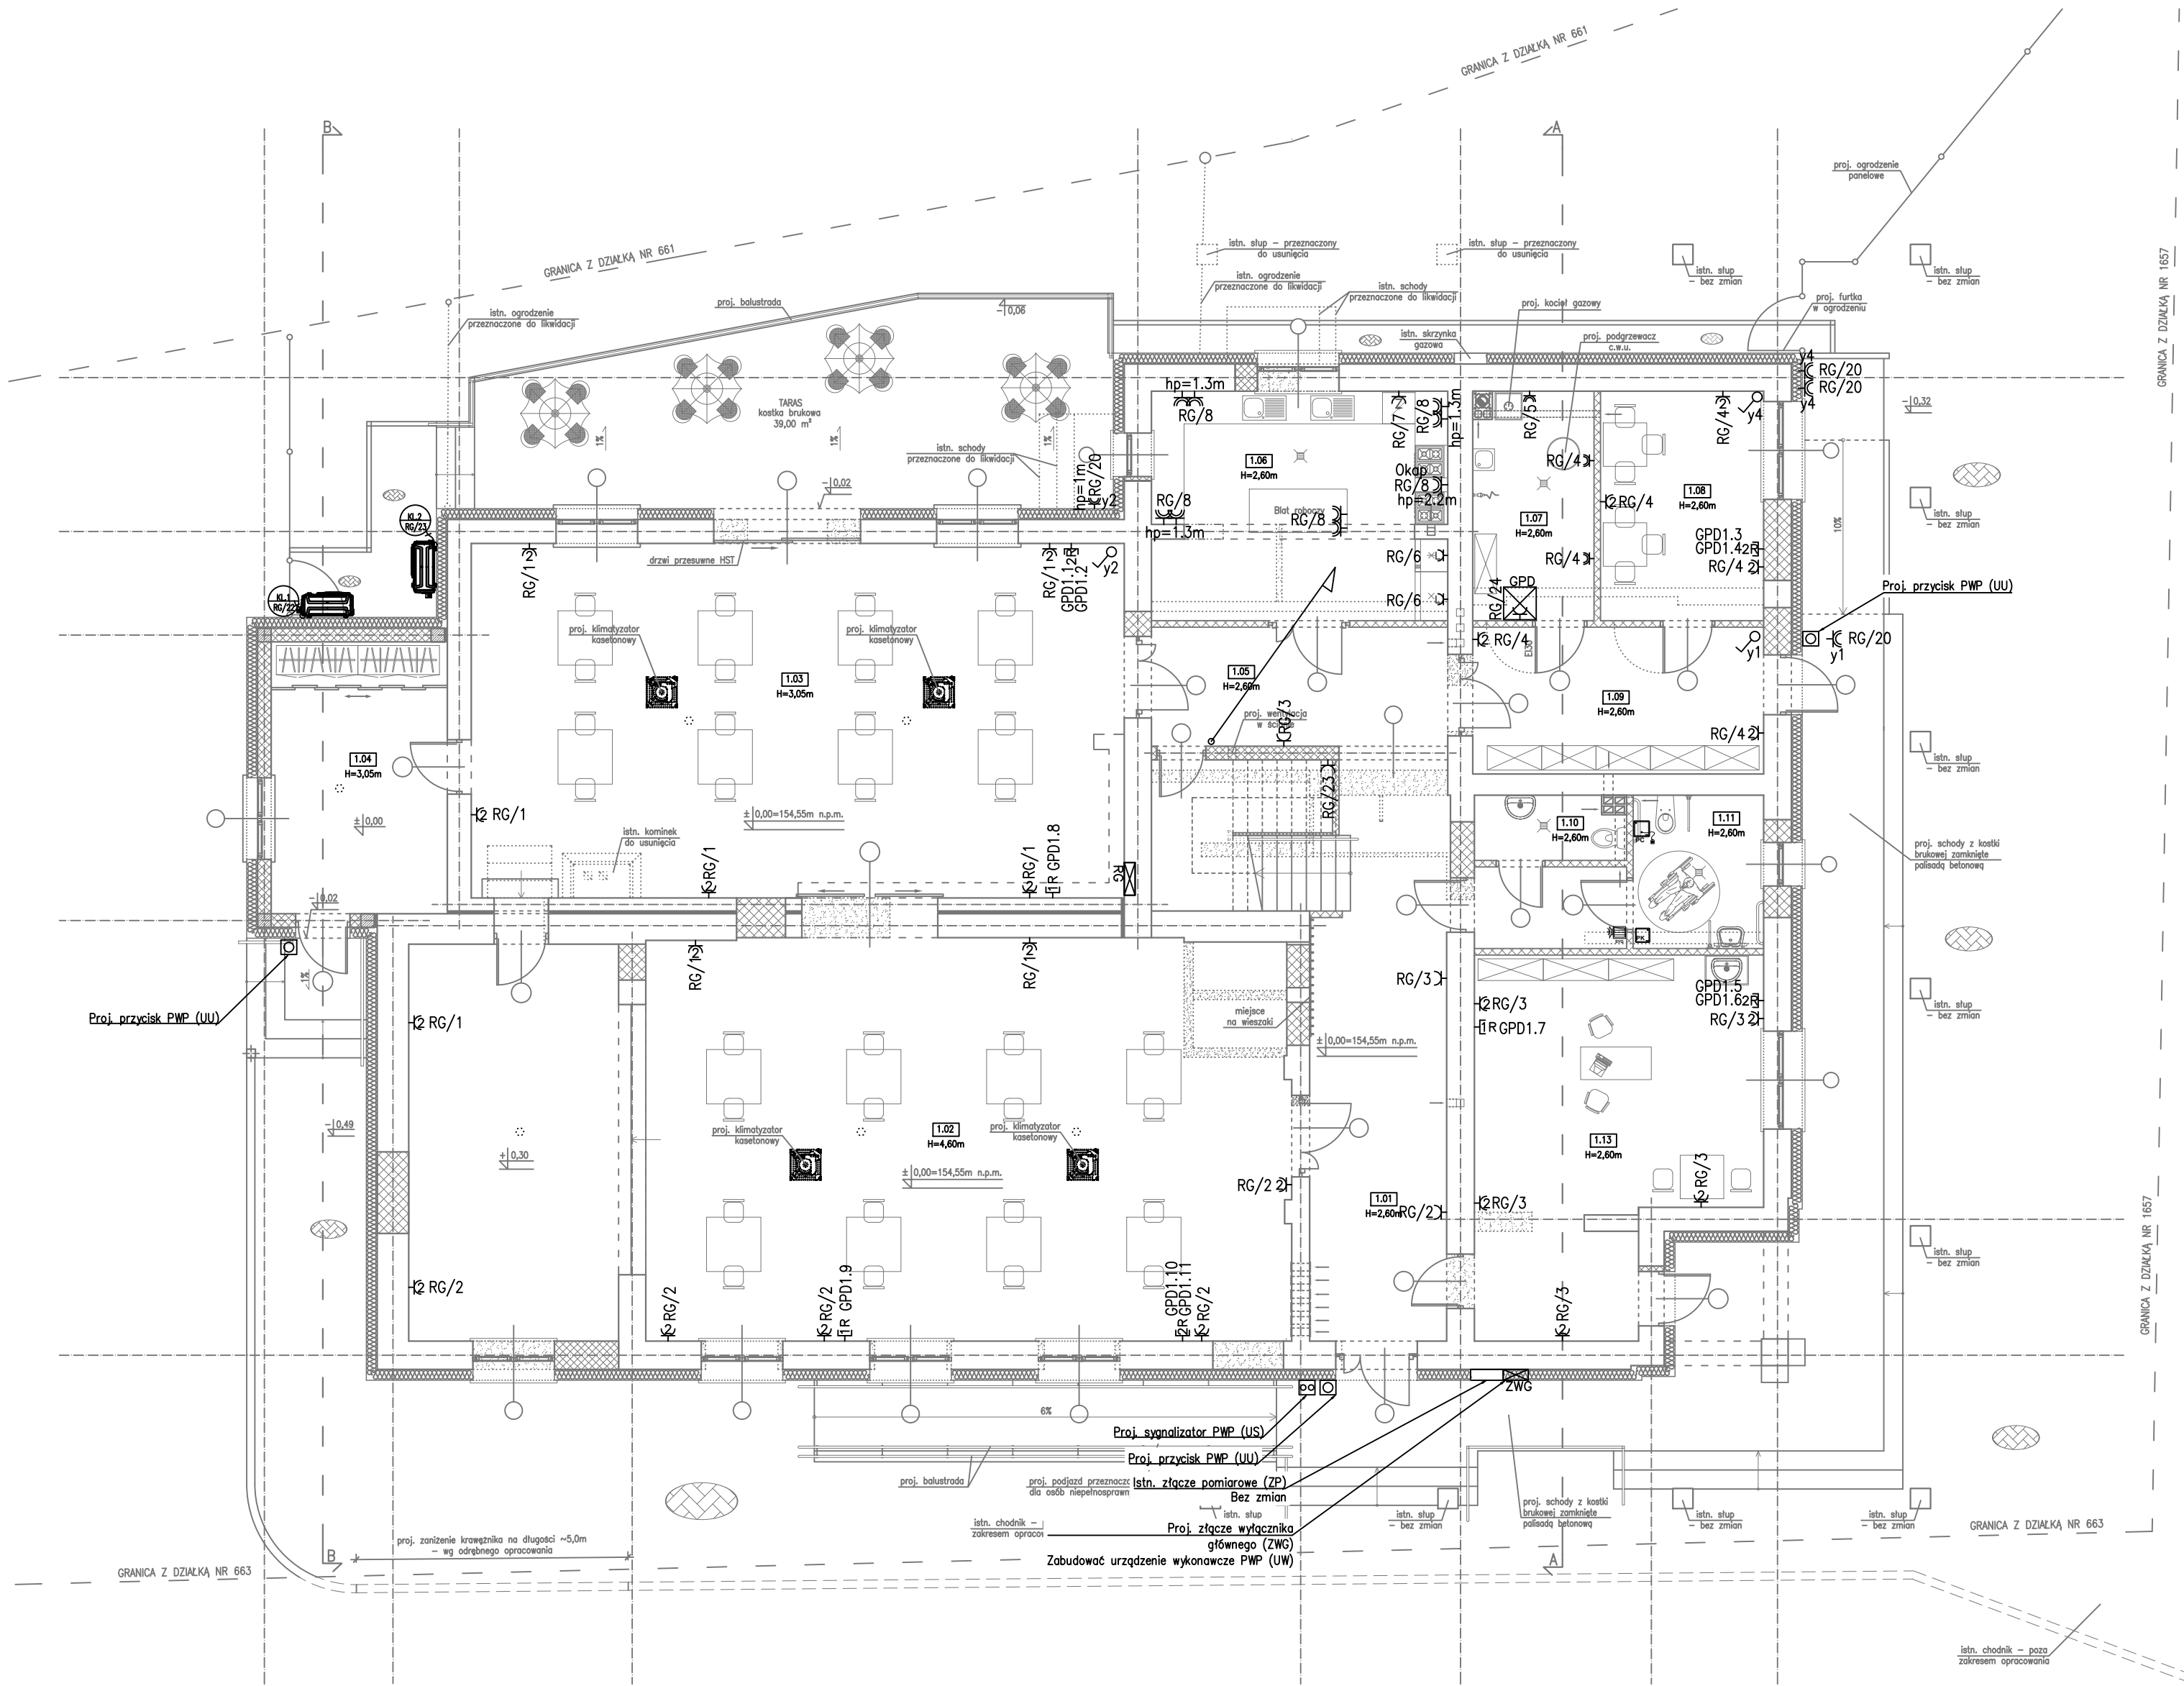

- KL.1 - jedn. zew. klimatyzacji 1 - ~3kW 230V - RG/22
KL.2 - jedn. zew. klimatyzacji 2 - ~3kW 230V - RG/23
Proj. przepust na kondygnację

- Legenda:
- Gniazdo p/t 230V 16A IP44 hp = 0.3m
 - Gniazdo p/t 2x230V 16A w podwójnej ramce hp = 0.3m
 - Gniazdo p/t 1x230V 16A
 - Gniazdo p/t 1x230V 16A do zmywarki IP44 hp = 0.5m
 - Gniazdo p/t 1x230V 16A do lodówki IP44 hp = 0.5m
 - Wypust 230V - opis/moc zgodnie z symbolem (zapas 1.5m)
 - System przyzywoy:
 - Przycisk pociągowy
 - Przycisk kasownika
 - Sygnalizator optyczno-akustyczny
 - Przeciwpożarowy wyłącznik prądu:
 - Przycisk PWP (UU)
 - Sygnalizator zadziałania PWP (US)
 - Ogólne:
 - Rozdzielnica główna
 - Łącznik on/off gniazda zewnętrznego
 - Oznaczenie obwodu sterującego załączeniem gniazd zewnętrznych
 - Złaczce wyłącznika głównego (PWP)
 - Lan:
 - Gniazdo 2xRJ45 kat. 6A
 - Gniazdo 1xRJ45 kat. 6A
 - GPD - główny punkt dystrybucyjny

UWAGA:

- Wysokość montażu osprzętu zgodnie z legendą chyba że na rysunku wskazano inaczej
- Gniazda na blacie roboczym zabudować w blacie (dopuszcza się dostawę wraz z blatem)
- Pomiędzy jednostkami klimatyzacji wew oraz zew. prowadzić przewody zgodnie z DTR producenta
- Istniejącą rozdzielnicę należy zdemontować i w jej miejscu osadzić nową zgodnie z projektem

- Legenda:
- Istniejące ściany
 - Projektowane ściany
 - Projektowane wyburzenia
 - Istniejąca stolarka
 - Projektowana stolarka
 - Proj. opaska i chodnik z kostki brukowej

Nr pom.	Nazwa pomieszczenia	Posadzka	Pow. użytkowa [m ²]	Pow. całkowita [m ²]
1.01	Korytarz + klatka schodowa	plytki podlogowe	25.52	35.32
1.02	Sala nr 1	deska podlogowa	118.27	118.27
1.03	Sala nr 2	panele podlogowe	77.93	77.93
1.04	Ganek/ szatnia	panele podlogowe	16.20	16.20
1.05	Korytarz	plytki podlogowe	11.94	11.94
1.06	Kuchnia	plytki podlogowe	22.67	22.67
1.07	Kolejnost	plytki podlogowe	9.22	9.22
1.08	Pom. KGW	panele podlogowe	12.66	12.66
1.09	Korytarz	plytki podlogowe	14.45	14.45
1.10	WC męski	plytki podlogowe	3.19	3.19
1.11	WC damski/ WC dla osoby niepełnosprawnej	plytki podlogowe	6.77	6.77
1.12	Przedsiacznik	plytki podlogowe	4.20	4.20
1.13	Pom. świetlicy	panele podlogowe	31.82	31.82
	Razem		354.94	364.64

SAN-PROJ		"SAN-PROJ" Usługi Projektowe				Janusz Kalamarz			
TEMAT: Rozbudowa i przebudowa istniejącego budynku handlowo-usługowego o ganek i taras wraz ze zmianą sposobu użytkowania budynku handlowo-usługowego na budynek kultury, nauki i oświaty – Dom Ludowy wraz z przebudową wewnętrznych instalacji: wod.-kan., c.o., gazowej i elektrycznej, przebudową przyłącza wodociągowego oraz sieci gazowej, budową przyłącza kanalizacji sanitarnej w m. Wola Baranowska									
ADRES OBIEKTU:		DZIAŁKA NR 662 POŁOŻONA W MIEJSCOWOŚCI WOLA BARANOWSKA gm. BARANÓW SANDOMIERSKI							
TREŚĆ RYSUNKU:		INSTALACJA ELEKTRYCZNA GNIAZDOWA – RZUT PARTERU							
imię i nazwisko		specj.		nr upr.		podpis		NUMER RYSUNKU	
PROJEKTOWAŁ: mgr inż. Jan Jędrzejec		elekt.		UAN.1-7342/2/97		E-03			
OPRACOWAŁ: mgr inż. Janusz Kalamarz		elekt.							
SPRAWDZIŁ: mgr inż. Arkadiusz Winiarz		elekt.		PDK/0075/PWOE/12					
STADIUM		DATA		BRANŻA		SKALA			
PT		05–2024		elektryczna		1:100			