


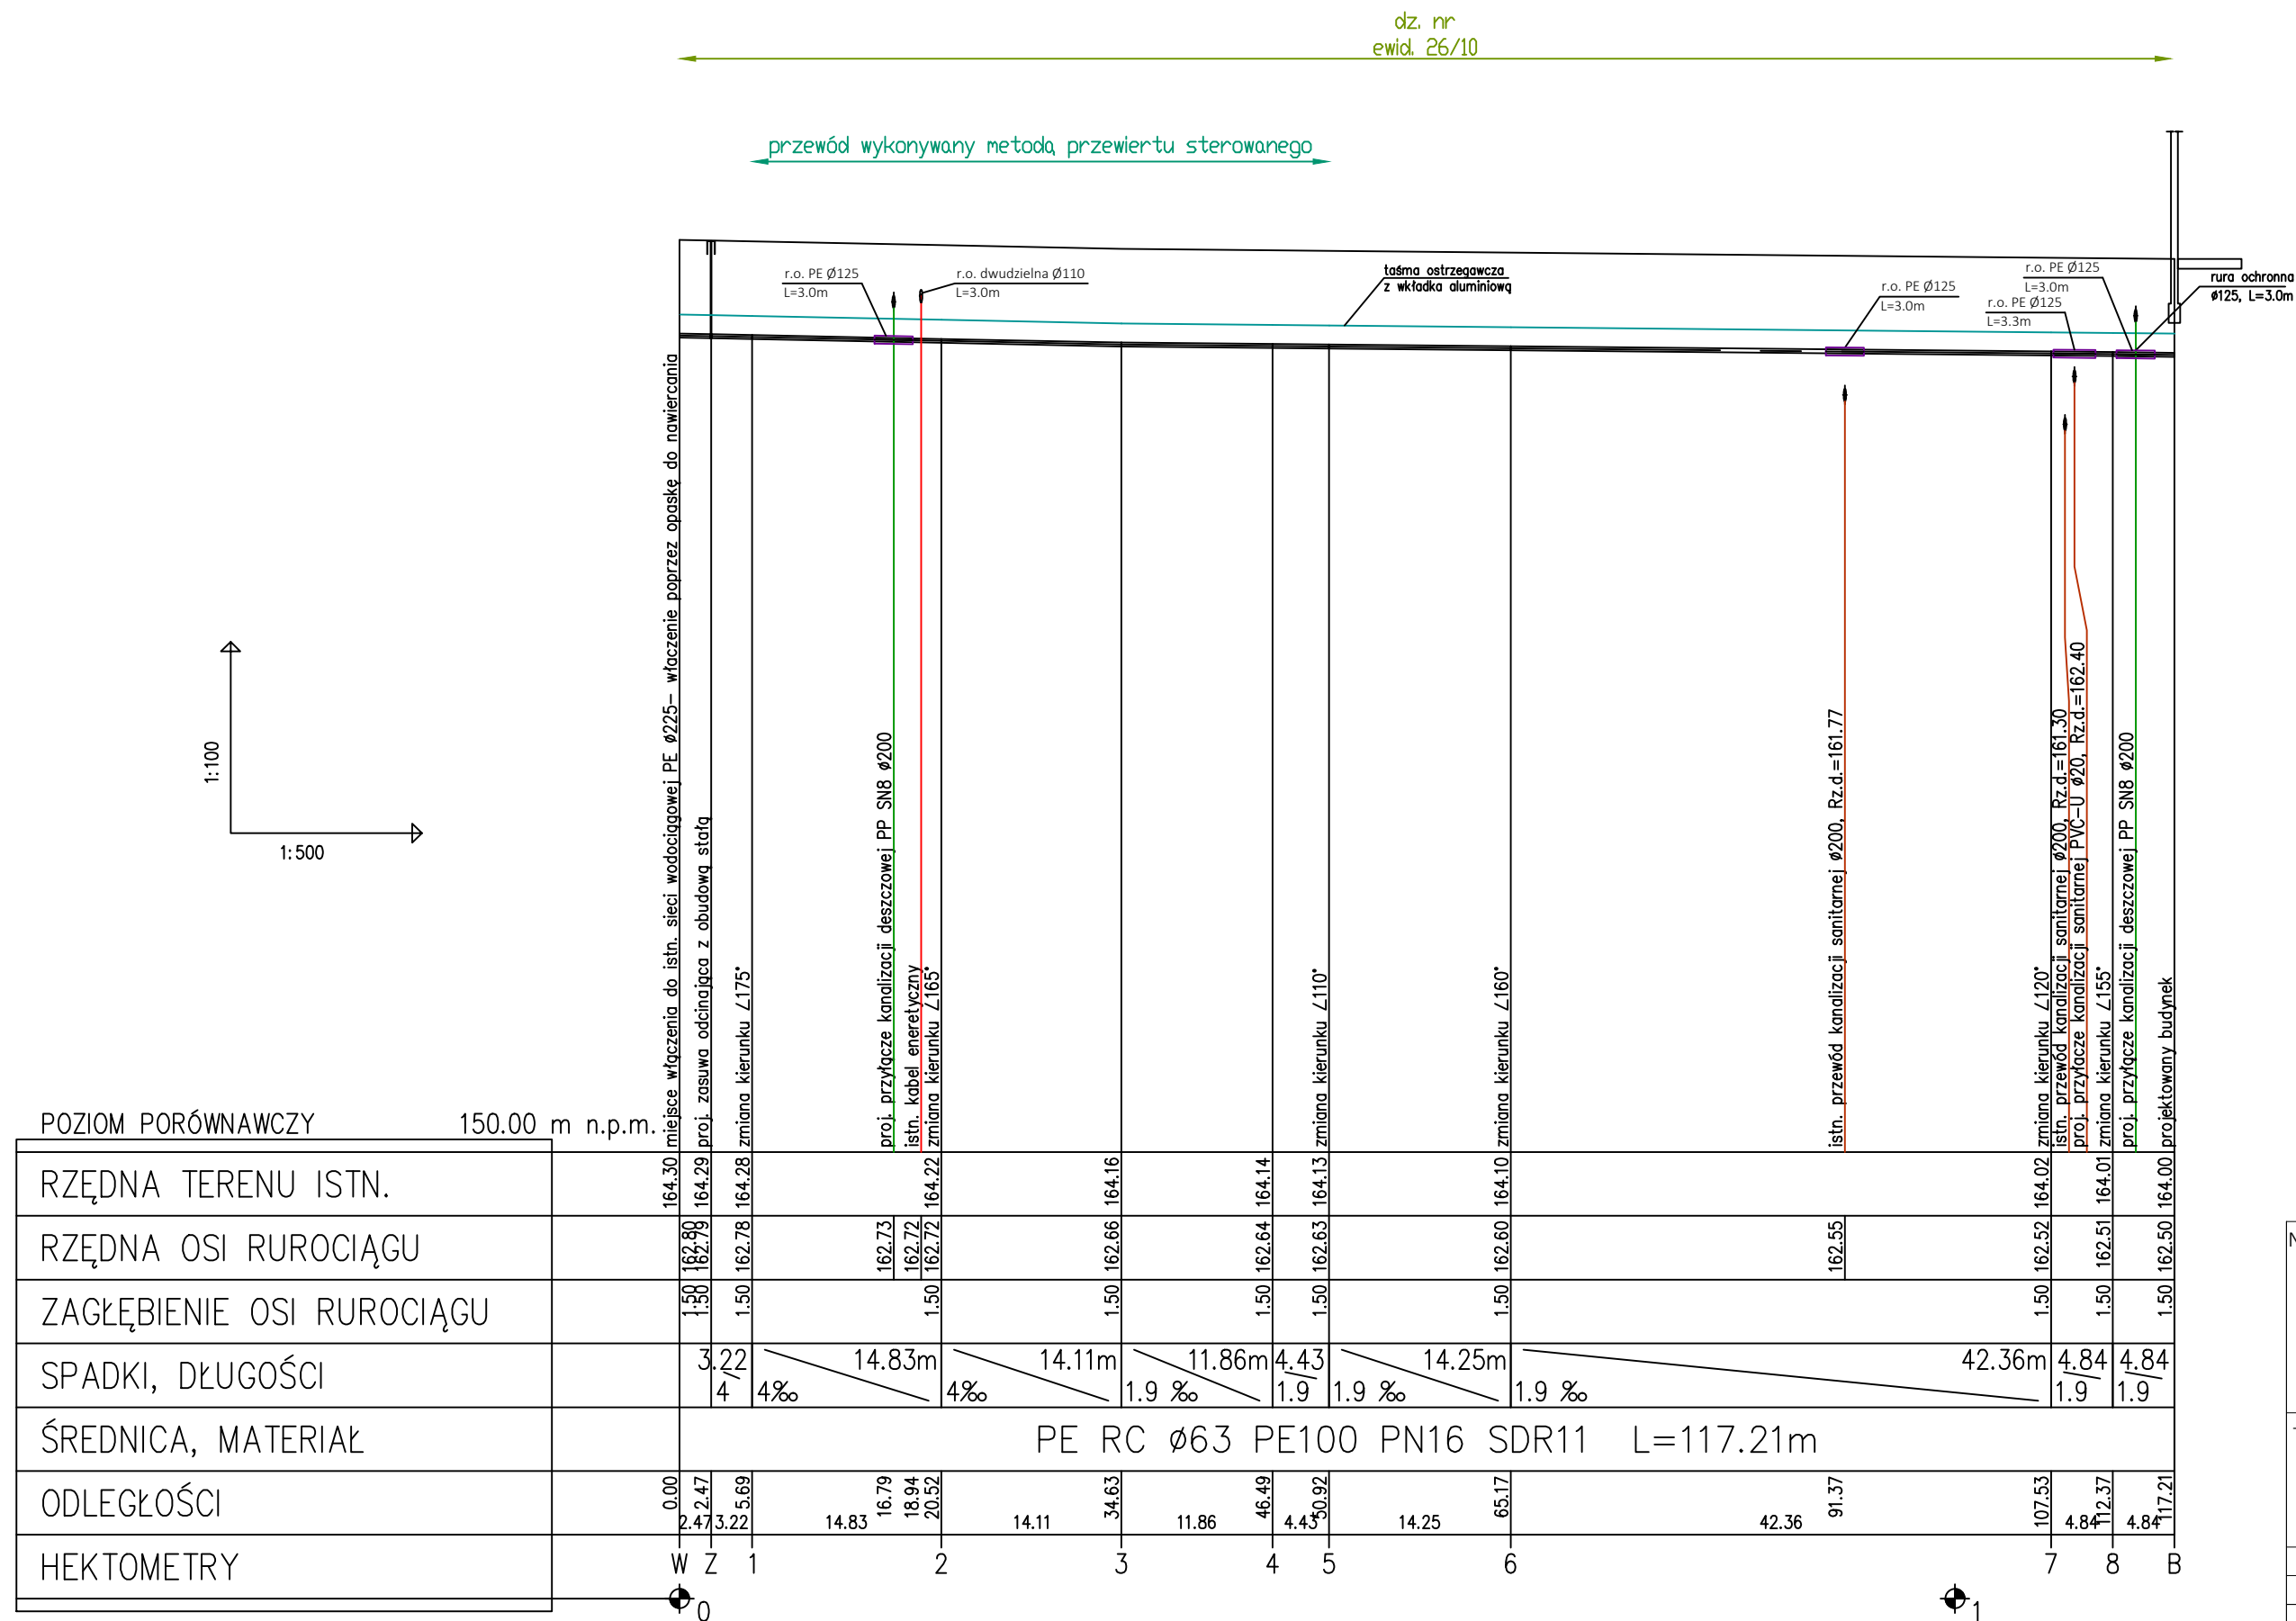

Nazwa projektu	BUDOWA BUDYNKU UŻYTECZNOŚCI PUBLICZNEJ Z NIEZBEDNĄ INFRASTRUKTURĄ (PRZYŁĄCZEM WODY, KANALIZACJI SANITARNEJ I DESZCZOWEJ, ZBIORNIKIEM NA WODY OPADOWE, OŚWIEPLENIEM TERENU ORAZ ZEWNĘTRZNYM ODCINKIEM INSTALACJI ELEKTRYCZNEJ DO PUNKTU POMIAROWEGO) W RAMACH ZADANIA PN. "BUDOWA MIESZKAŃ TRENINGOWYCH I WSPOMAGANYCH" NA CZĘŚCI DZIAŁKI NR 26/10, 26/74, 26/3 OBRĘB 6 W STALOWEJ WOLI			Orientacja 
Tytuł rysunku	PROFIL PODŁUŻNY PRZYŁĄCZA WODOCIĄGOWEGO			Nr rysunku IS01
Faza	Projekt zagospodarowania terenu			SKALA 1:100/500 FORMAT 297x590
Data	23.07.2024			
Inwestor	Gmina Stalowa Wola, ul. Wolności 7, 37-450 Stalowa Wola			
Branża	Imię i nazwisko	uprawnienia	podpis	
Projektant (br. sanitarna)	mgr inż. Barbara Sekulska-Dul	PDK/0165/POOS/23		